



Vzorový řez
A—A'

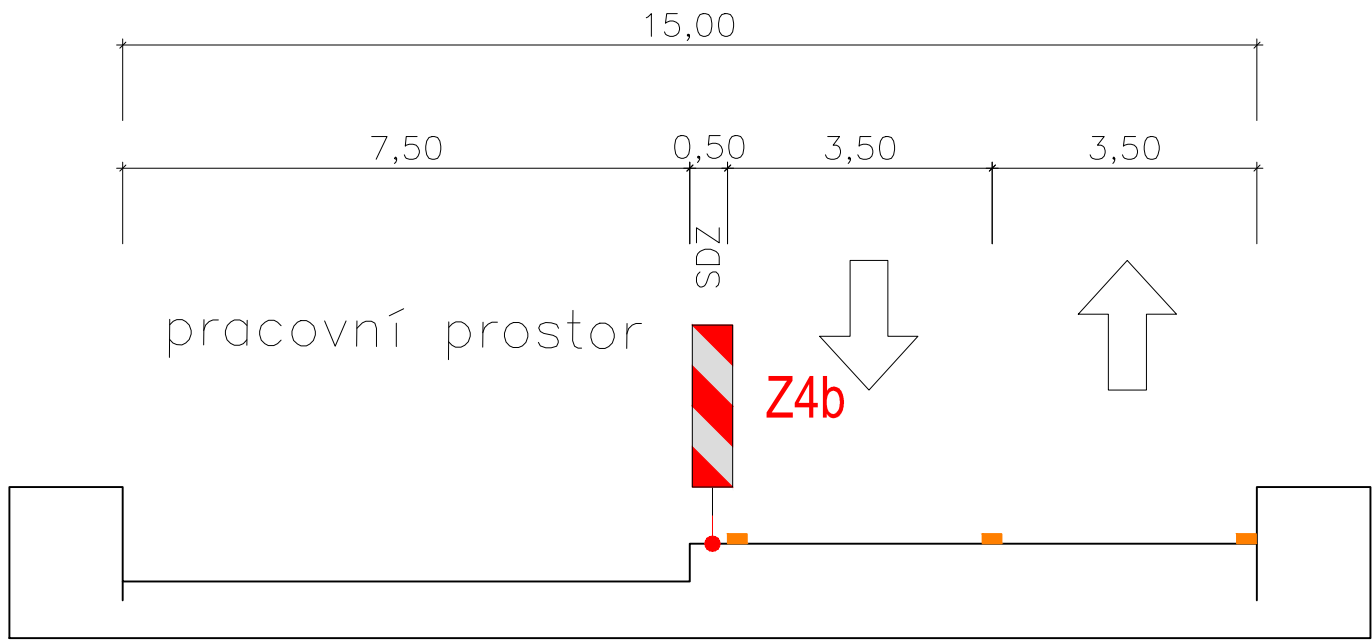

Souřadnicový systém JTSK Výškový systém Bpv



projektová, průzkumná a konzultační společnost
PUDIS a.s., Podbabská 1014/20, 160 00 Praha 6
tel.: +420 267 004 111, www.pudis.cz, info@pudis.cz

| | | |
|--|---|--|
| Vypracoval: Bc. Lucie Odvodyová | Hlavní inženýr projektu: Ing. Michal Gřunděl | Investor: Krajská správa a údržba silnic Středočeského kraje, p.o. Zborovská 11 150 21 Praha 5 |
| | Výrobní ředitel: Ing. Jan Vlček | |
| Odpovědný projektant: Ing. Tomáš Honc | Ředitel společnosti: Ing. Martin Höfler | |
| Číslo zakázky: D-19-022 | Datum: 06/2021 | |

| | | |
|---|--------------------------|------------------|
| Akce: III/0081 Kozomín, most ev.č. 0081-2 nadjezd D8 silnice Kozomín - Úžice - PD | Měřítko: 1: 1000, 100 | Formát: 3x A4 |
| | Stupeň: PDPS | |
| Příloha: | Číslo přílohy: | |
| Situace fáze 1 | D.1.1.1.2 | |