



## LEGENDA ROZVODŮ:

- - - - - sv  
 - - - - - sv  
 - - - - - sv
- NOVÉ ROZVODY VODOVODU  
 - ROZVODY Z TRUBEK PPR Hostalen PN 16 (SV),  
 STÁVAJÍCÍ ROZVODY VODOVODU

## SCHÉMA ZAPOJENÍ:

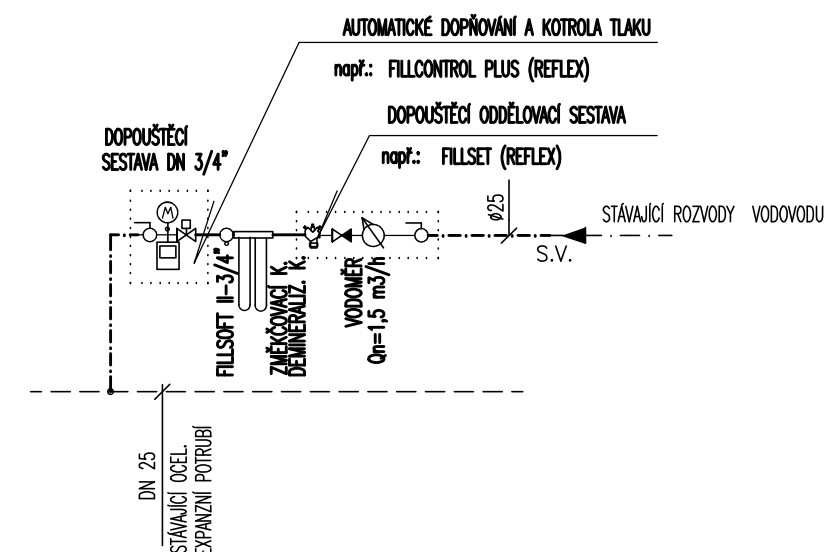

|                 |   |                  |  |            |
|-----------------|---|------------------|--|------------|
| PROJEKTANT      | Ing. Petr Chochola  | IČO: 458 66 236  | <div><b>A PLAN</b><br/>PROJEKTOVÁ KANCELÁŘ<br/>FIBICHOVA 55, PŘÍBRAM II, 261 01<br/>Tel., Fax : 318 620 111</div> |            |
| GEN. PROJEKTANT | Ing. Petr Chochola  |                  |  |            |
| INVESTOR        | VYŠŠÍ ODBORNÁ ŠKOLA A STŘEDNÍ ODBORNÁ ŠKOLA BŘEZNICE, ROŽMITÁLSKÁ 340   |                  |  |            |
| OBECNÍ ÚŘAD     | BŘEZNICE  | KRAJ STŘEDOČESKÝ |  |            |
| STAVBA          | STAVEBNÍ ÚPRAVY - MODERNIZACE PLYNOVÉ KOTELNY<br>V OBJEKTU VYŠŠÍ ODBORNÉ ŠKOLY A STŘEDNÍ ODBORNÉ ŠKOLY<br>V BŘEZNICI, ROŽMITÁLSKÁ 340 |                  | DATUM  | 04/2022    |
| ČÁST            | D.1.4 - VODOVOD<br><br>PŮDORYS 1.PP - KOTELNA   |                  | STUPEŇ   | DPS – DVZ  |
|                 |   |                  | ZAKÁZKOVÉ ČÍSLO  | 07–2022    |
|                 |   |                  | FORMÁT   | 2 A4       |
|                 |   |                  | MĚŘÍTKO  | 1:50       |
|                 |   |                  | ČÍSLO VÝKRESU  | D.1.4 - 10 |