
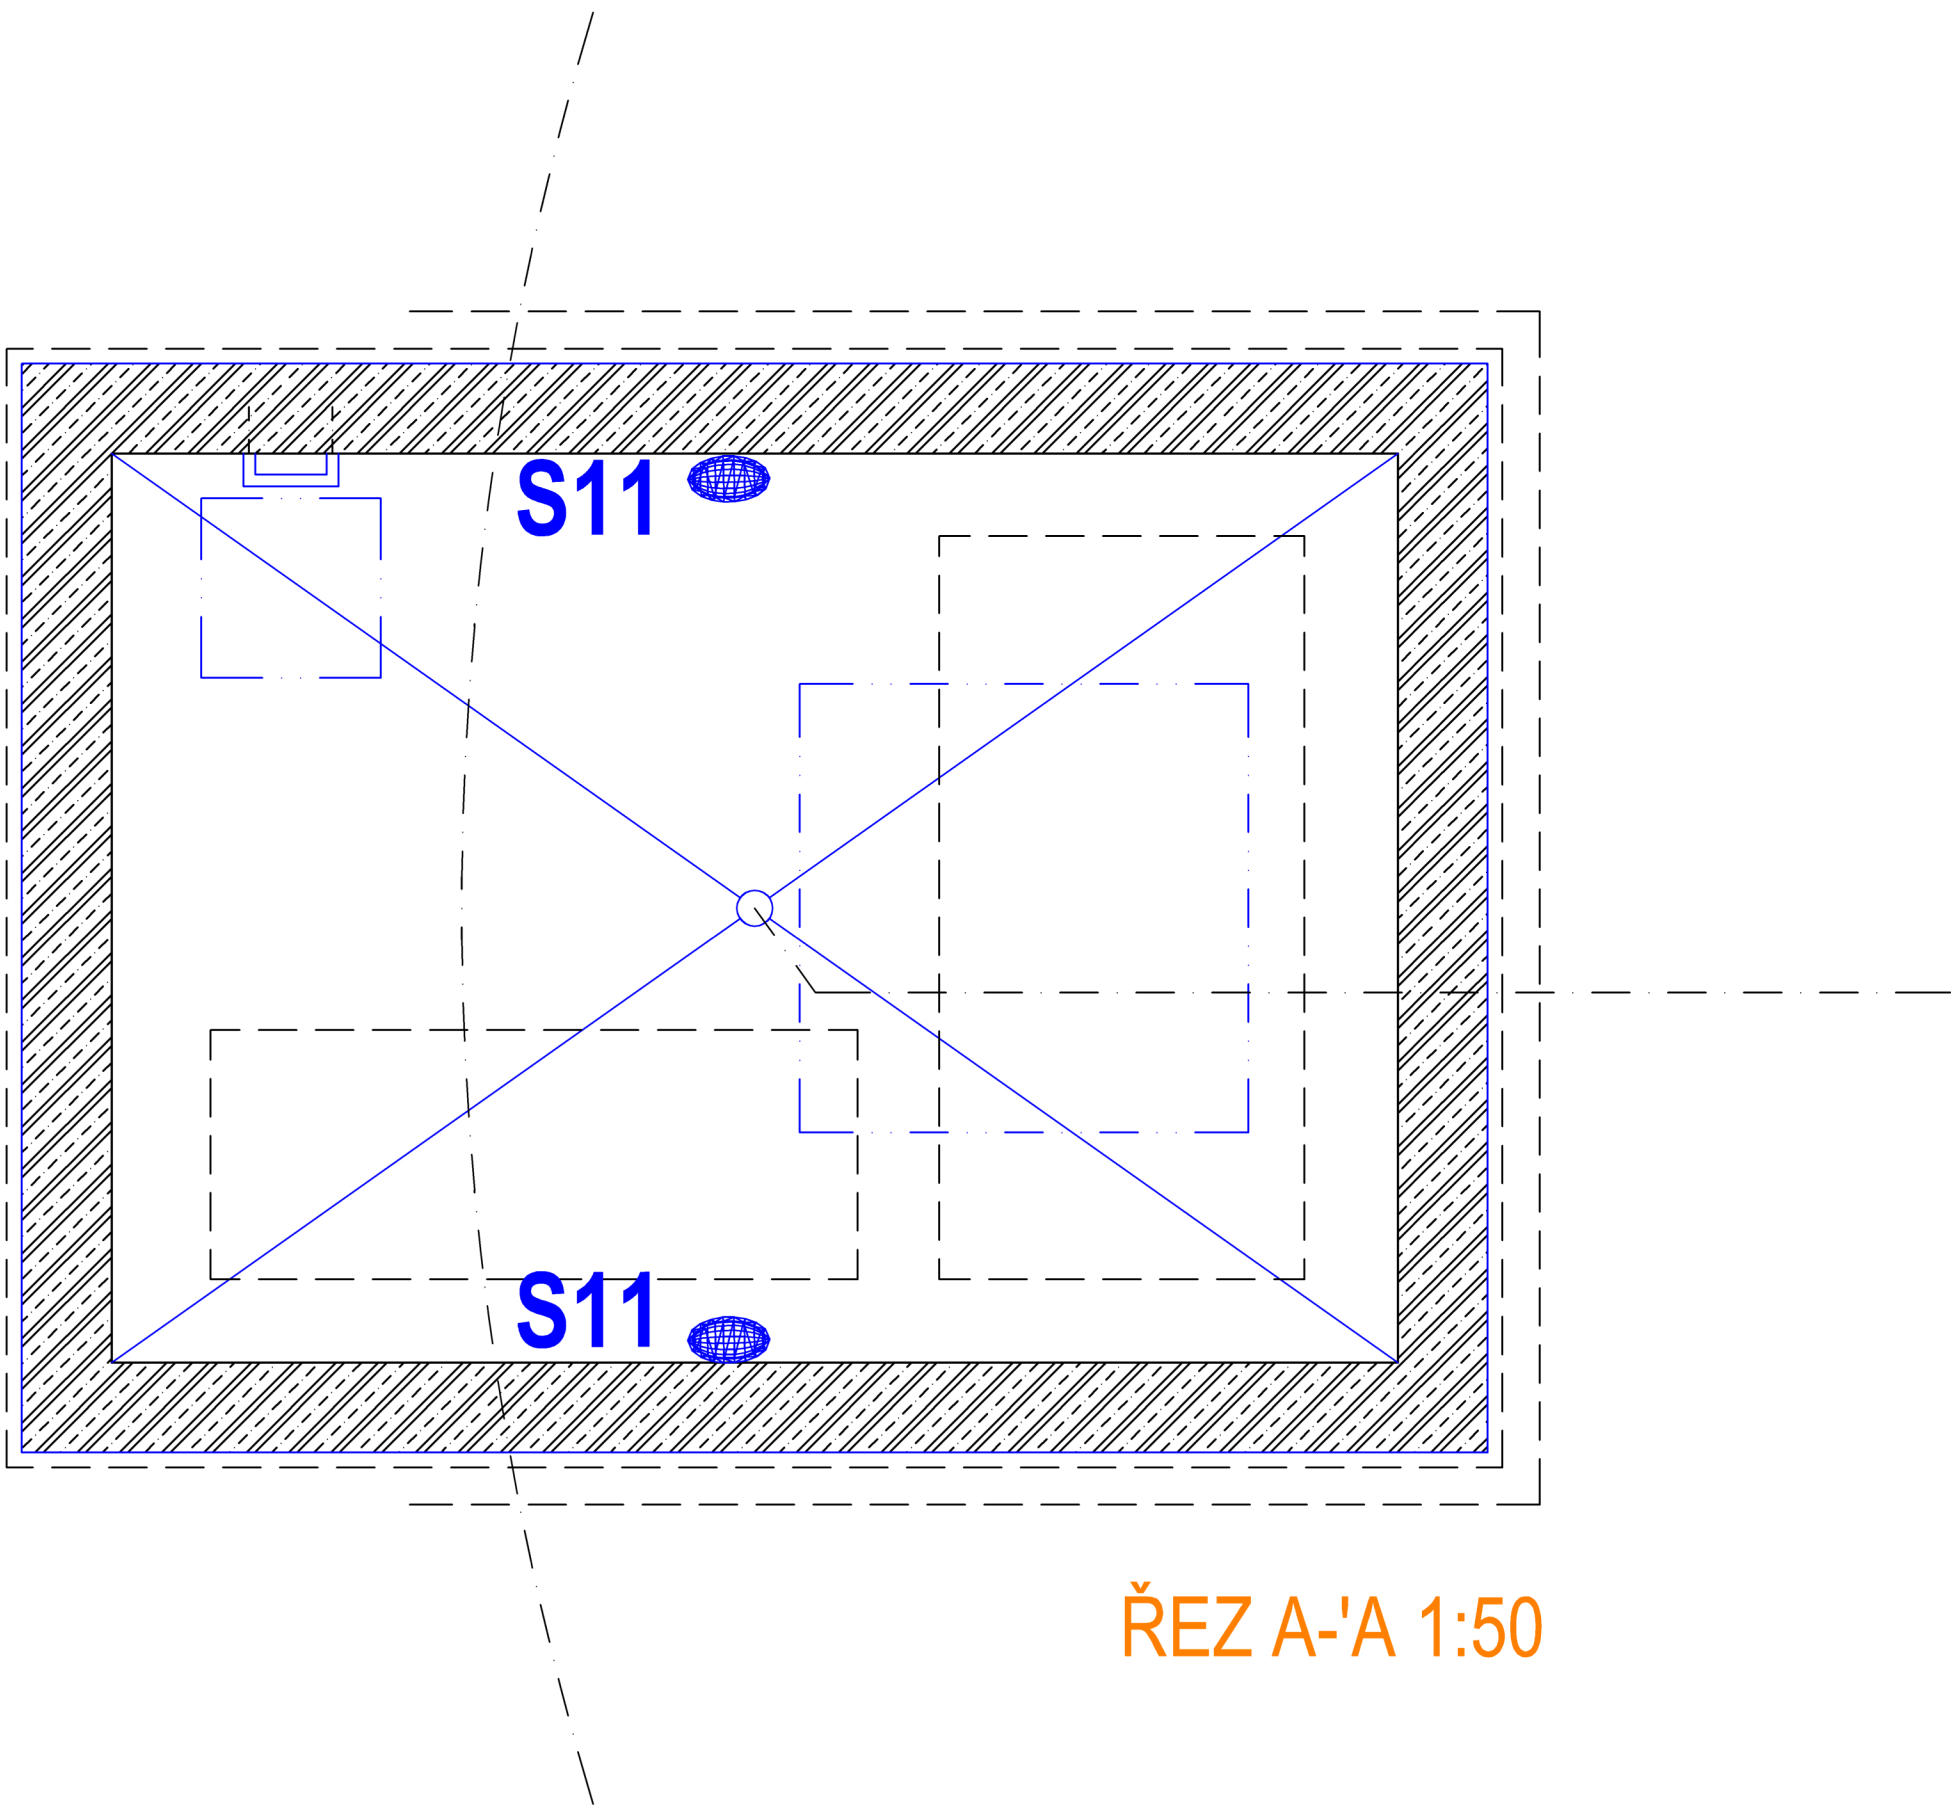



PANENSKÉ BŘEŽANY, HORNÍ ZÁMEK - VENKOVNÍ OSVĚTLENÍ.

LEGENDA SVÍTIDEL (podrobně v technické specifikaci):

- VO - designové parkové svítidlo, LED 52 W, 5350 lm, 3000 K, IP66, IK08, stožár H = 4 m, pozinkovaný s povrchovou úpravou.  
S1 - stropní svítidlo s opálovým krytem, retrofit LED 20 W, 2452 lm, 3000 K, IP23.  
S2 - ponorný světlomet, LED 6,2 W, 605 lm, optika flood, 6500 K, IP68, IK08, tř. ochrany III.  
S3 - ponorné svítidlo, LED 9,1 W, 870 lm, optika flood, 6500 K, IP68, IK08, tř. ochrany III.  
S4 - sloupkové svítidlo, LED 14,4 W, 662 lm, difúzní optika, 3000 K, IP66, IK06.  
S5 - zemní svítidlo, LED 10 W, 1090 lm, optika flood, 3000 K, IP68, IK10, montážní pouzdro.  
S6 - zemní svítidlo, LED 12,1 W, 1110 lm, polohovatelná optika, 3000 K, IP68, IK10, montážní pouzdro.  
S7 - pružné lineární LED v madle zábradlí, odolné dle EN 60598 - 1: 2015, 9 W/m, 2900 K, 275 W/m, IP68, IK10, tř. ochrany III.  
S8 - směrové svítidlo, LED 10,9 W, 643 lm, 3000 K, optika wide flood, IP66, IK07, spínání čidlem PIR.  
S9 - světlomet, LED 92 W, 10400 lm, 3000 K, optika flood, IP67, IK08, stožár H = 3 m, pozinkovaný s povrchovou úpravou.  
S10 - světlomet, LED 28,4 W, 3700 lm, 3000 K, optika spot, IP67, IK08, stožár H = 3 m, pozinkovaný s povrchovou úpravou.  
S11 - nástěnné/stropní svítidlo s opálovým krytem, LED 20 W, 630 lm, 3000 K, IP54.

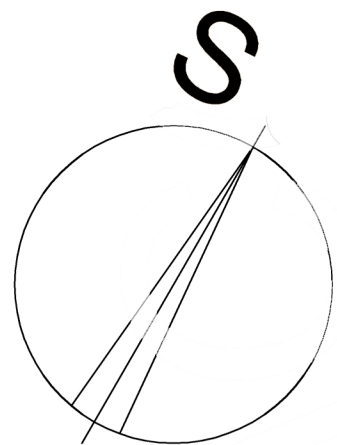


ŘEZ A-A 1:50

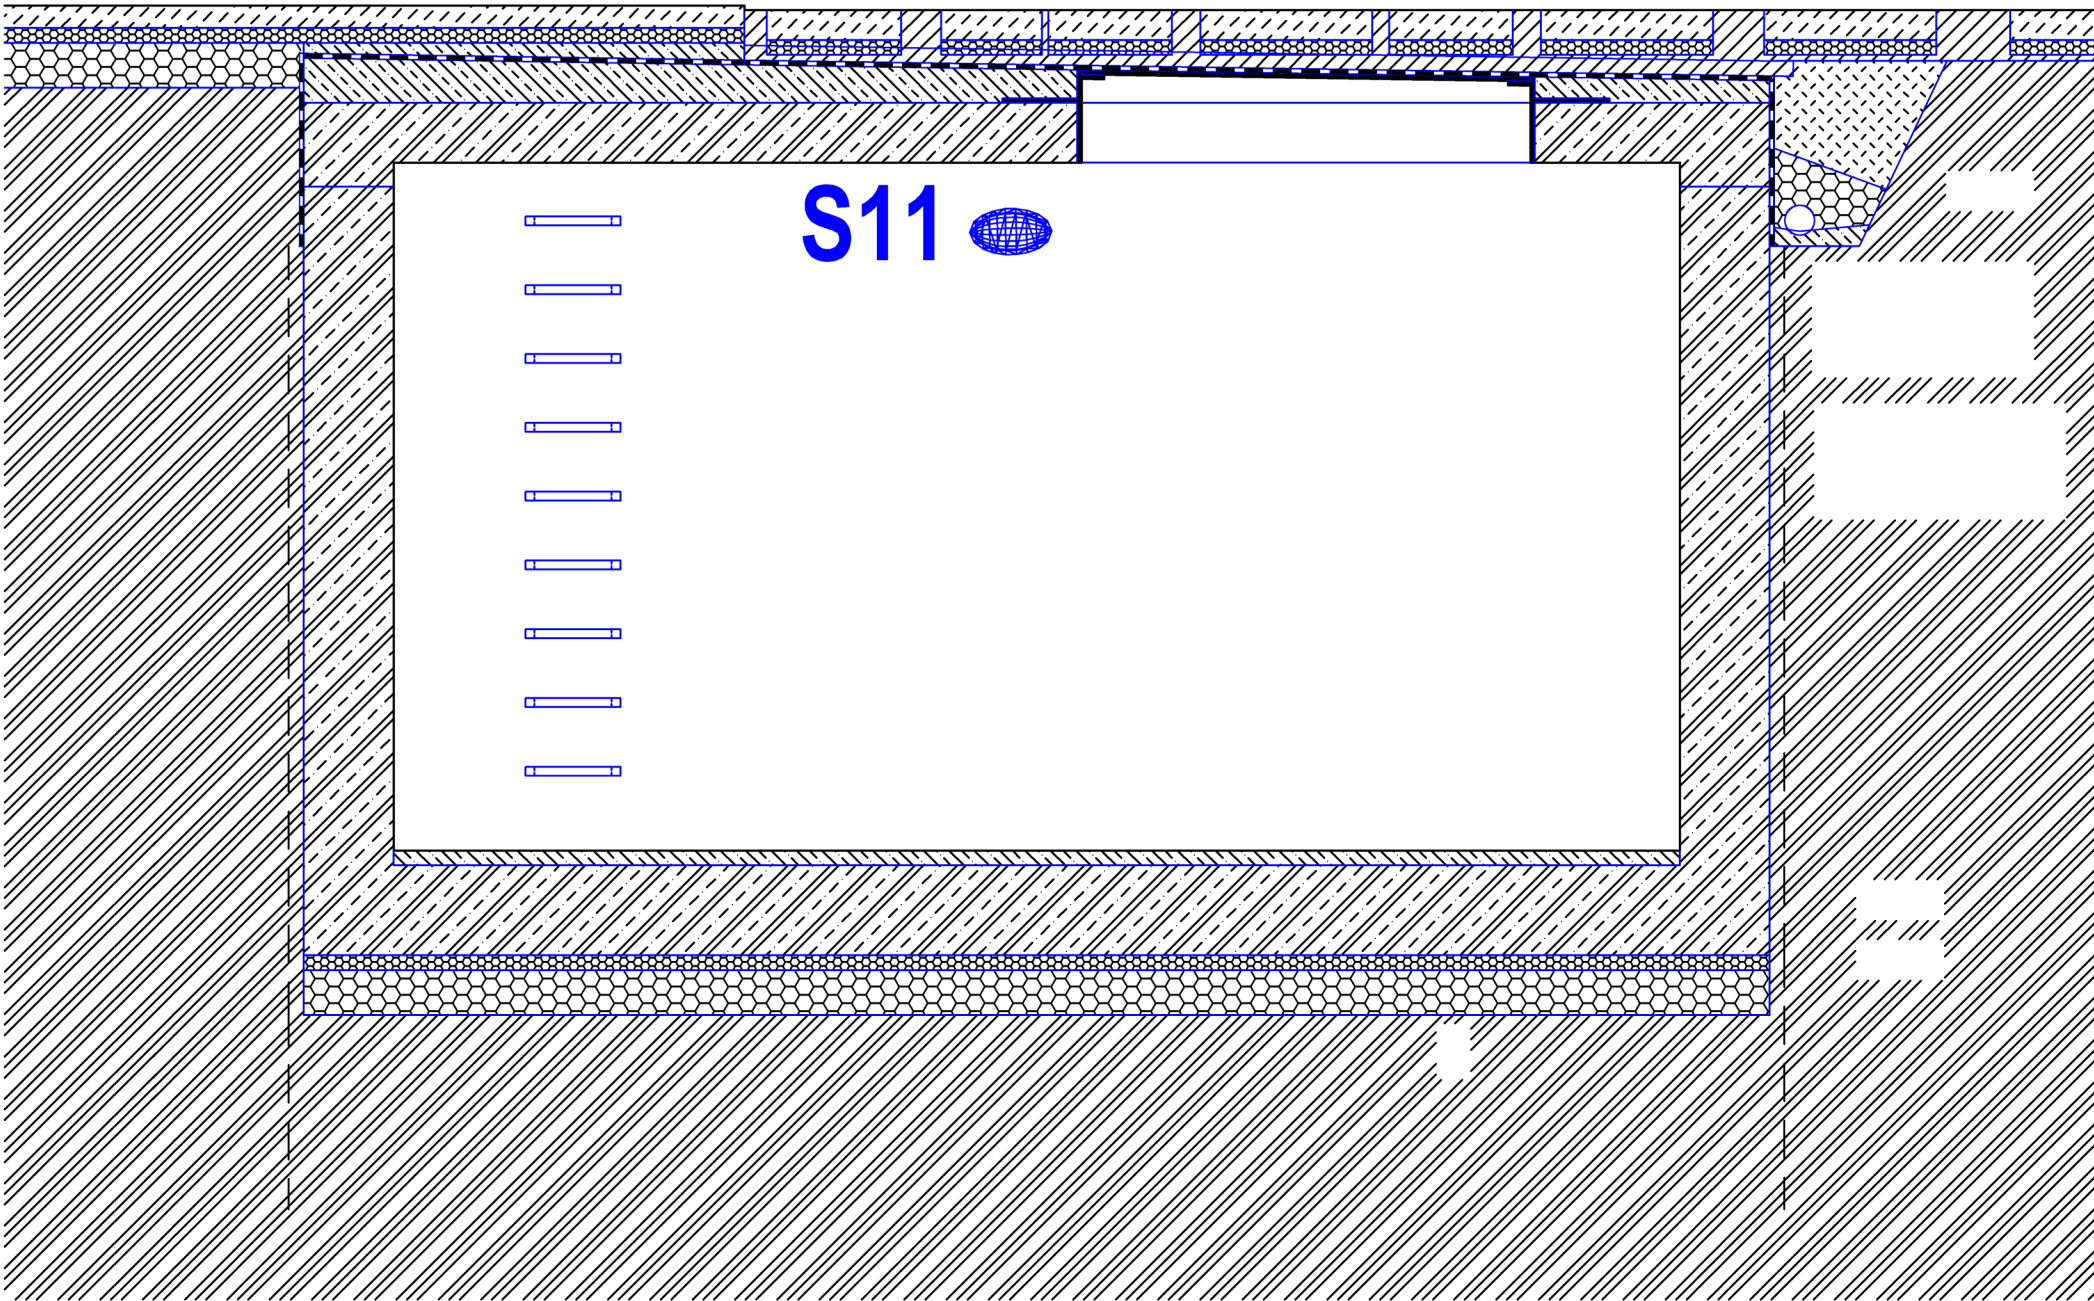

PŮDORYS 1:50

REVIZE Č.:	OBSAH :	DATUM :

TATO DOKUMENTACE JE DLE AUTORSKÉHO ZÁKONA MAJETKEM PROJEKTOVÉHO ATELIÉRU, JEJÍ KOPÍROVÁNÍ A ROZŠÍŘOVÁNÍ JE MOŽNO POUZE SE SOUHLASEM AUTORA

MÍSTO STAVBY:	Panenské Břežany		
OBJEDNATEL:	STŘEDOČESKÝ KRAJ IČ: 70891095, DIČ: CZ70891095 se sídlem: Zborovská 11, 150 21 Praha 5		
ZÁSTUPCE INVESTORA:	zastoupený Martien Hermanem, radním pro oblast investic a veřejných zakázek Ing. Jiří Píler, správce objektu, tel.: +420 739 452 165		
SDRUŽENÍ:			
<div><div></div><div><b>PROJEKTOVÝ ATELIER PRO ARCHITEKTURU A POZEMNÍ STAVBY, s.r.o.</b> BĚLEHRADSKÁ 199/70, 120 00, PRAHA 2, IČO : 45308616 TEL.: 221 592 931, EMAIL: ATELIERTS@ATELIERTS.CZ</div><div><b>Design By Hy, s.r.o.</b> sídlo: MEZIVRŠÍ 1813/6, 147 00 PRAHA 4 kancelář: GORAZDOVA 20, 120 00 PRAHA 2</div></div>			
AUTORSKÝ KOLEKTIV:	Ing.arch. T. ŠANTAVÝ, Ing.arch. V. KLADIVA		
HL. INŽENÝR PROJEKTU:	Ing.arch. V. KLADIVA		
ODPOV.PROJEKTANT:	ZPRACOVATEL ČÁSTI:	VYPRACOVAL:	KONTROLOVAL:
Ing.arch. T. ŠANTAVÝ	Ing.arch. V. KLADIVA	Ing.arch. V. KLADIVA	Ing.arch. T. ŠANTAVÝ
Č.ZAK.: 3489 080 18 00	<b>PANENSKÉ BŘEŽANY - HORNÍ ZÁMEK DOKONČENÍ PRACÍ V AREÁLU PARKU</b>		Č.PARÉ:
DATUM: 09/2019			
POČET A4: 8			
NÁZEV*DWG: —			
MĚŘÍTKO: 1:50	ČÁST: -		Č.PŘÍLOHY: <b>D.1.SO12 IS/1.03b</b>
STUPEŇ: —	<b>SO 04 - STROJOVNA II PŮDORYS, ŘEZ</b>		
PROFESE: —			