



ULIČNÍ VPUŠŤ - BEZ KALOVÉHO PROSTORU

M 1:25

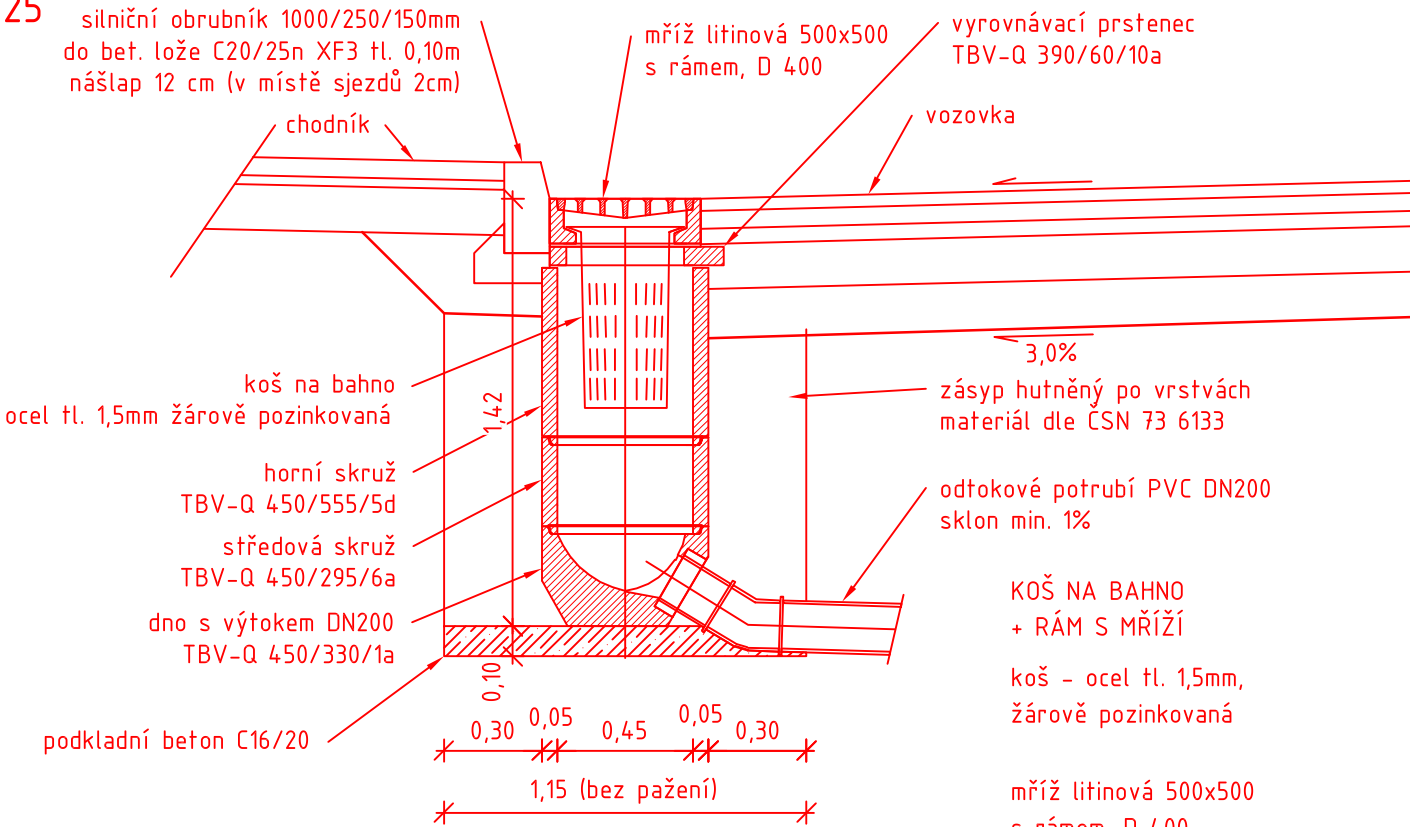


KOŠ NA BAHNO  
+ RÁM S MŘÍŽÍ  
koš - ocel tl. 1,5mm,  
žárově pozinkovaná  
mříž litinová 500x500  
s rámem, D 400

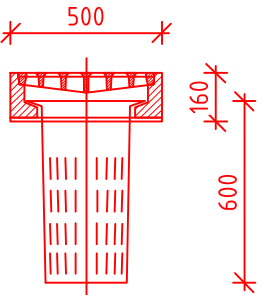


SKLADBA UV

VYROVNÁVACÍ PRSTENEC  
TBV-Q 390/60/10a

PŮDORYS

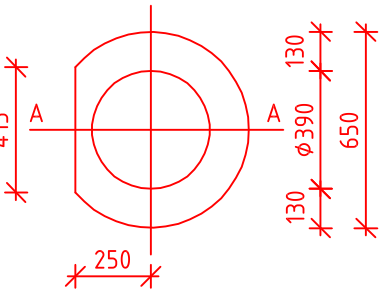


ŘEZ A-A

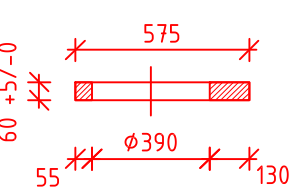


HORNÍ SKRUŽ  
TBV-Q 450/555/5d

PŮDORYS

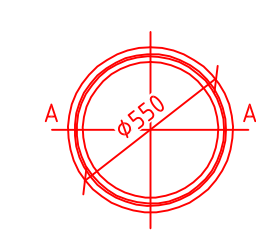


ŘEZ A-A

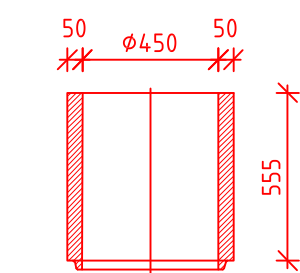


STŘEDOVÁ SKRUŽ  
TBV-Q 450/295/6a

PŮDORYS

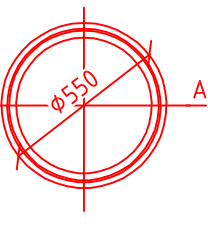


ŘEZ A-A

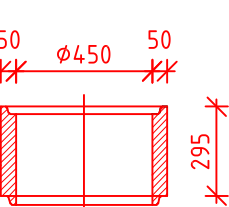


DNO S VÝTOKEM PRO DN200  
TBV-Q 450/330/1a

PŮDORYS

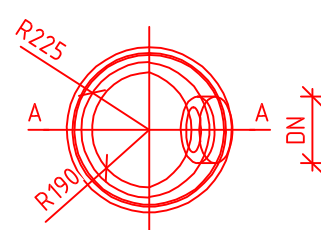

ŘEZ A-A

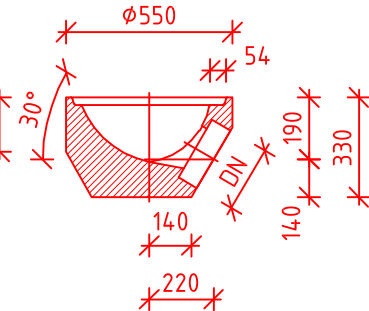

Souřadnicový systém: JTSK  
Výškový systém: Bpv

INVESTOR:



Krajská správa a údržba silnic  
Středočeského kraje  
Zborovská 11, 150 21 Praha 5

OBJEDNATEL:



Krajská správa a údržba silnic  
Středočeského kraje  
Zborovská 11  
150 21 Praha 5

NÁZEV AKCE:

REKONSTRUKCE SILNICE III/10140,  
CVRČOVICE

STAVEBNÍ OBJEKT:

SO 301 - ODVODNĚNÍ KOMUNIKACE

PŘÍLOHA:

VZOROVÝ PŘÍČNÝ ŘEZ ULIČNÍ VPUSTI

ZHOTOVITEL:



M - PROJEKCE s.r.o.  
Resslova 956/13  
500 02 Hradec Králové  
www.m-projekce.cz

ZODP. PROJEKTANT:

Ing. Daniel Vala

VYPRACOVAL:

Ing. Daniel Vala

KONTROLA:

David Senohrábek, Dis.

PARÉ:

MĚŘÍTKO:

1:25

Č. ZAKÁZKY:

18-021-02

STUPEŇ:

DSP

DATUM:

12/18

ČÁST:

C

PŘÍLOHA:

3