


KOORDINAČNÍ SITUACE - M 1:500
KM 2,280 - 2,800
 Rekonstrukce silnice III/10140, Cvrčovice
 k.ú. Cvrčovice [618128], Brandýsek [609285]

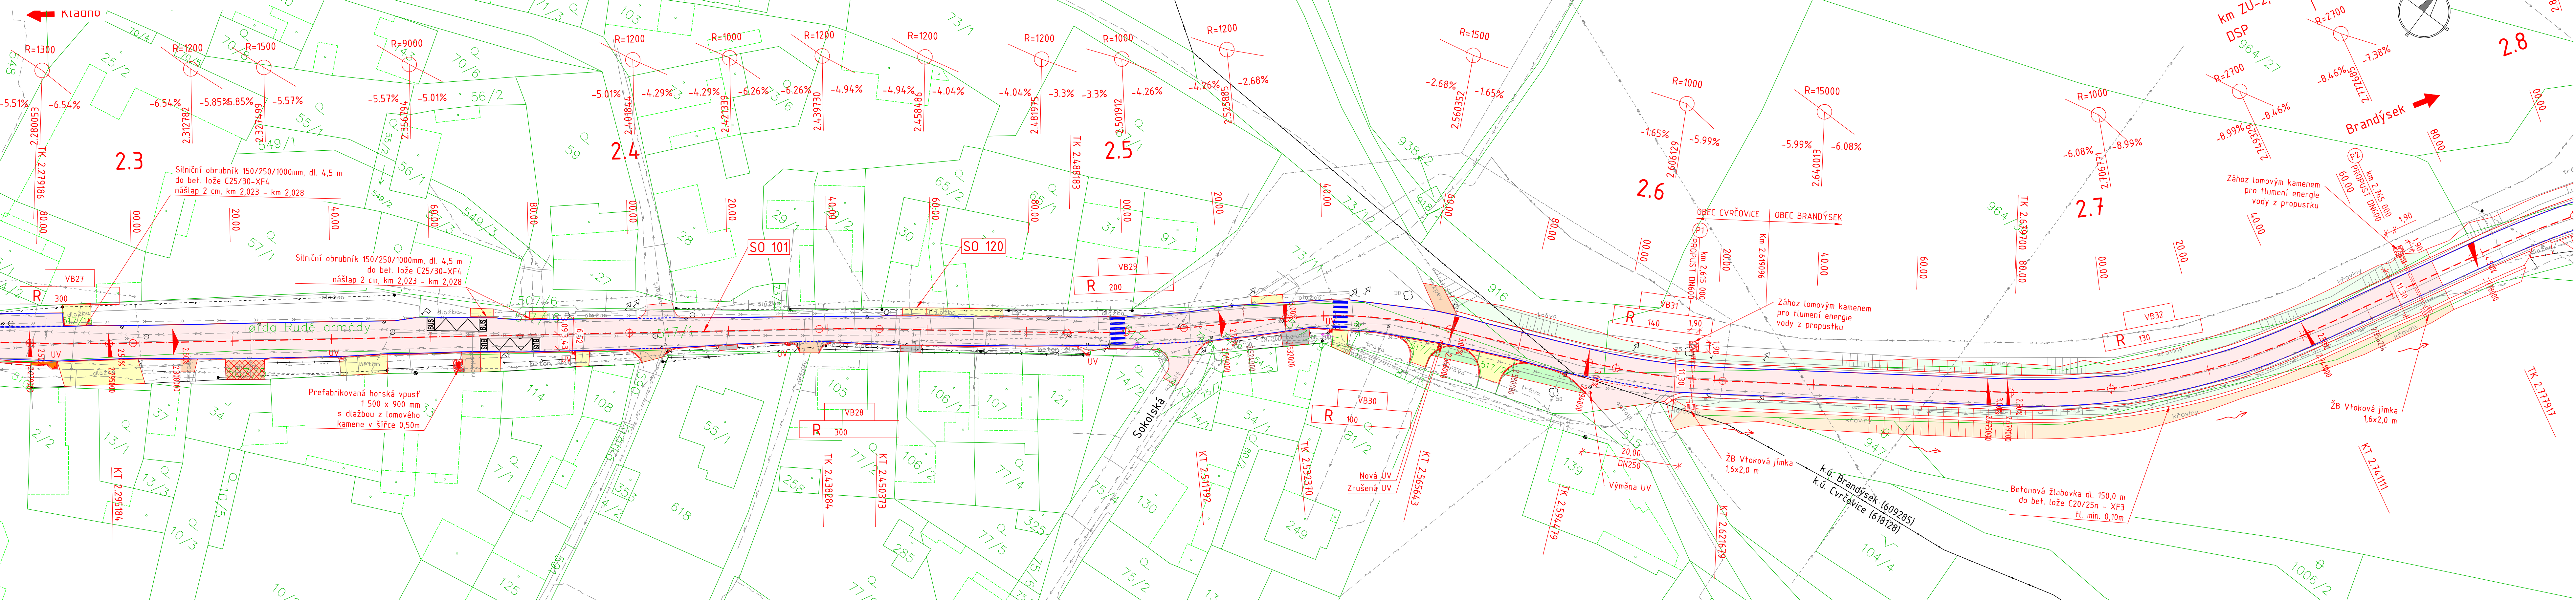

Seznam stavebních objektů

č. obj	název objektu
SO 101	Rekonstrukce silnice III/10140
SO 120	Úprava chodníků Cvrčovice
SO 190	Dopravní značení
SO 191	Dopravní inženýrské opatření
SO 192	Oprava objízdných tras
SO 301	Odvodnění komunikace

LEGENDA:

- Údržbové práce
- Stavající stav, zaměření
- Obnova VZD
- Hranice pozemků
- Slučka
- Hranice katastrálního území
- Výměna konstrukce vozovky
- Frézovaná vozovka a pokládka AC
- Nezpevněná krajnice
- Zpevněné sjezdy asf. recyklatem
- Pochozí plochy, bet. dlažba
- Pochozí plochy, barevná dlažba
- Pochozí plochy, barevná dlažba
- Pojízdné plochy, kamen. dlažba
- Městská zeleň, travnaté a jiné zelené plochy
- Čištění příkopu
- Vegetační tvárnice

LEGENDA STÁVAJÍCÍCH INŽENÝRSKÝCH SÍTÍ:

- kanalizace dešťová
- kanalizace spáňková
- plynovod VTL
- plynovod STL
- plynovod NTL
- vodovod
- sálavací vedení
- VO
- elektrické vedení VVN
- elektrické vedení VN
- elektrické vedení NN

Upozornění !
Záznamy podzemních zařízení (sit) neslouží jako vytyčovací výkres.
Před zahájením stavebních prací je nutno zajistit jejich vytyčení dle platných předpisů.

Poznámka: Ne všechny sítě jsou v prostoru stavby!

LEGENDA NOVÝCH INŽENÝRSKÝCH SÍTÍ:

- obnova dešťové kanalizace - SO 301
- Osa odvodnění (drenáž)

Souřadnicový systém: JTSK
Výškový systém: Bpv

INVESTOR:

Ksús
KRAJSKÁ SPRÁVA A ÚDRŽBA SILNIC
Středočeského kraje

Krajská správa a údržba silnic Středočeského kraje
Zborovská 11, 150 21 Praha 5

OBJEDNATEL: Krajská správa a údržba silnic Středočeského kraje Zborovská 11 150 21 Praha 5	NÁZEV AKCE: REKONSTRUKCE SILNICE III/10140, CVRČOVICE			
	ČÁST: SOUHRNNÉ ŘEŠENÍ STAVBY			
	PŘÍLOHA: KOORDINAČNÍ SITUACE, KM 2,280 - 2,800			
	ZHOTOVITEL: 	ZODP. PROJEKTANT: Ing. Daniel Vala		PARE:
M - PROJEKCE s.r.o. Resslova 956/13 500 02 Hradec Králové www.m-projekce.cz	VYPRACOVAL: Ing. Daniel Vala			
	KONTROLA: David Senohrábek, Dis.			
	MĚŘÍTKO: 1: 500	Č. ZAKÁZKY: 18-021-02	STUPEŇ: PDPS	DATUM: 10/21
	ČÁST: B	PŘÍLOHA: 3,7		