


LEGENDA

 
- - - - RADIÁTOROVÝ ROZVOD 55/40°C
- NAPOJEN NA NOVÝ TEPELNÝ ZDROJ (TČ)
- MĚDĚNÉ POTRUBÍ


POZNÁMKA:

- Veškeré potrubí vedené ve stavební konstrukci (podlaha, stěna atd.) nebo bude vedeno mimo vytápěné místnosti se opatří nálevky např. TUBEX v tl. odpovídající vyhlášce Ministerstva průmyslu a obchodu č. 193/2007 Sb.
- Rozvod bude veden v podlaze a svislé potrubí ve stěně.
- Tělesa připevněna přípojkou zasekanou v drážce ve stěně.
- Všechny prvky vystupující na fasádě či na střeše budou v barvě antracití.

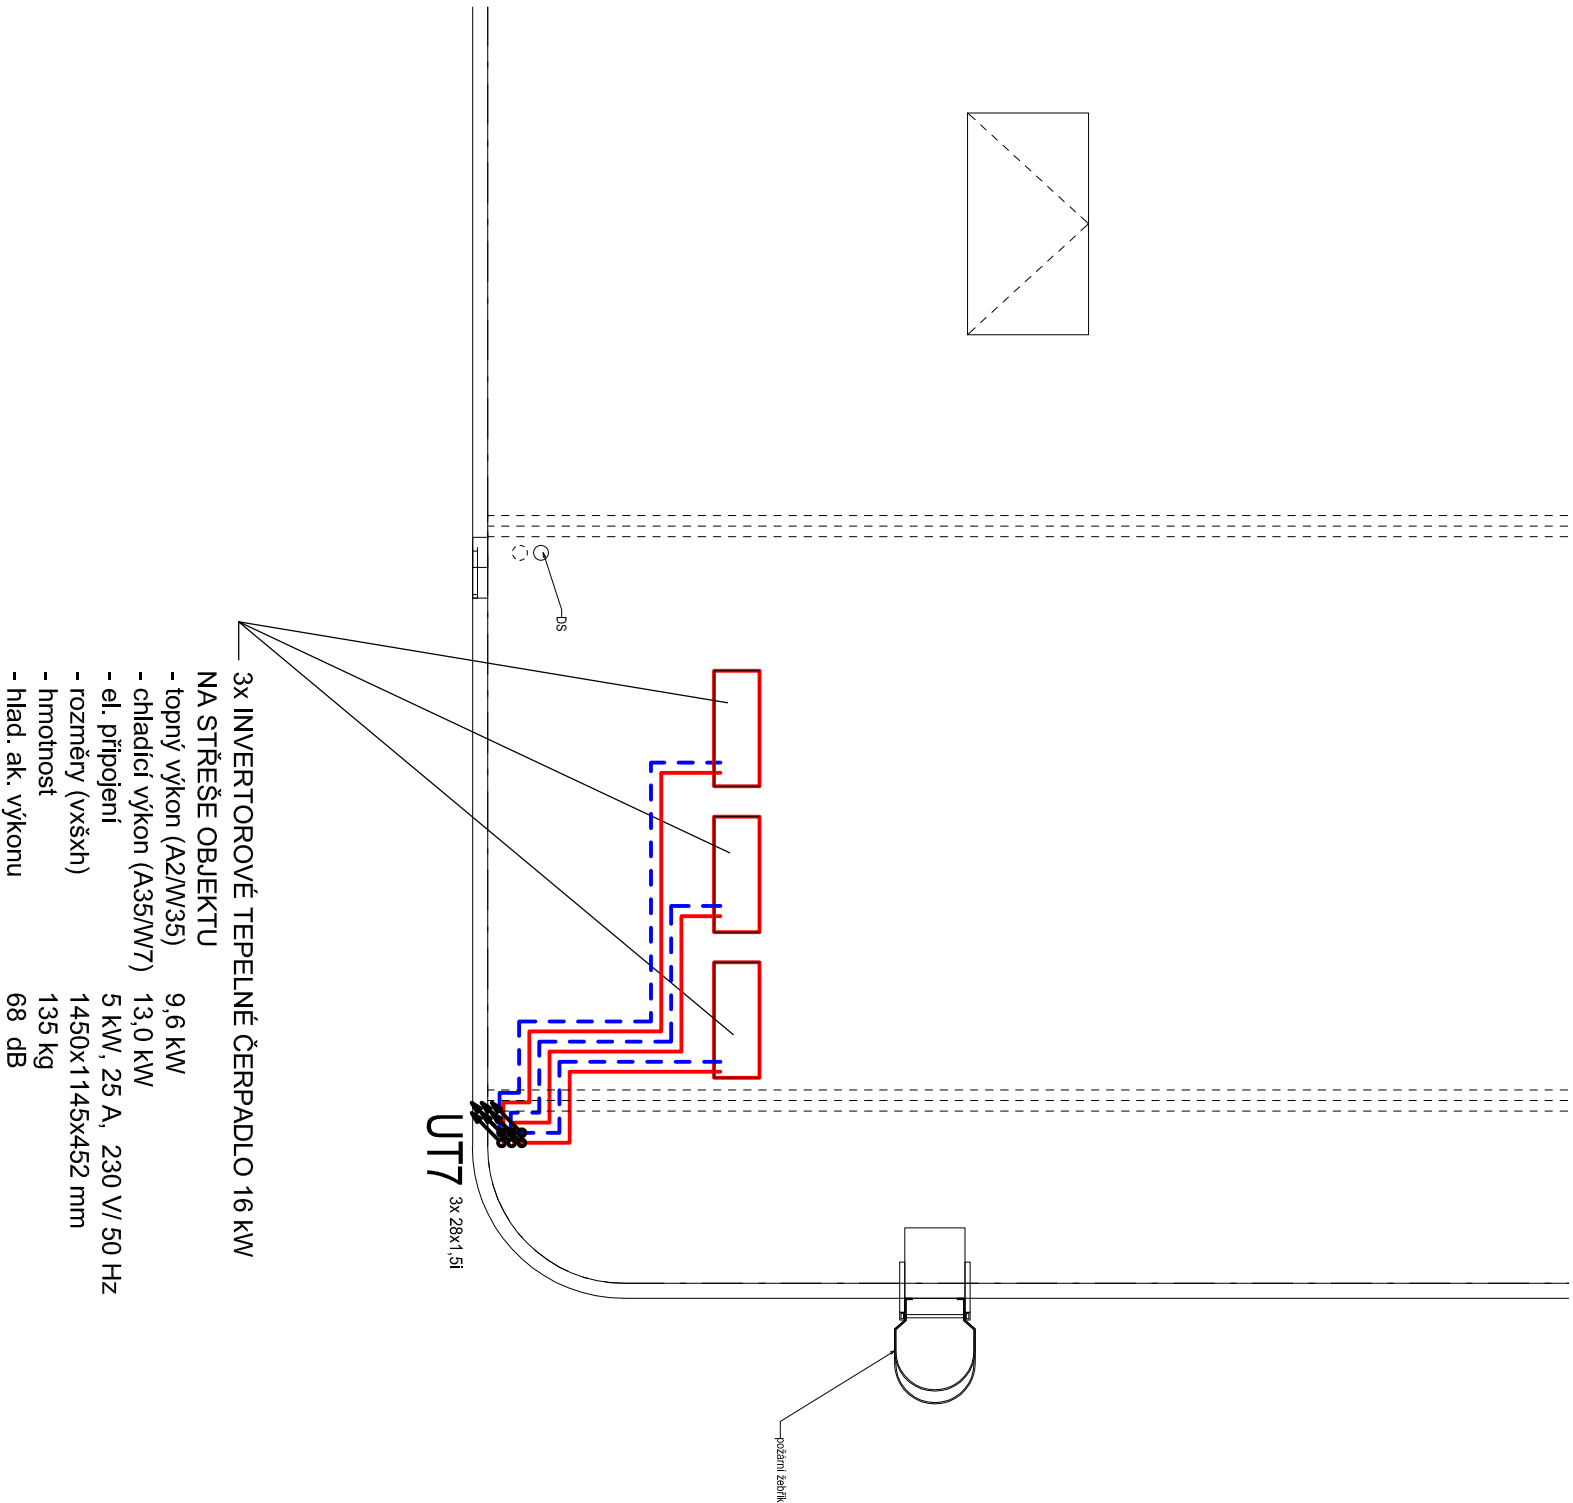

0,000 = 195,12 m n.m. BpV



INVESTOR STŘEDOČESKÝ KRAJ, Zborovská 11, 150 21 Praha 5			
AKCE GYMNAZIUM JANA PALACHA MĚLNÍK - PŘÍSTAVBA NOVÉ TĚLOCVIČNY Pod Vrchem 3421, 27601 Mělník na pozemku p.č. 591/1, 591/2, 591/9, 591/11, 591/12, 591/20, 7957/1, 7957/3; k.ú. Mělník			
STUPĚŇ DOKUMENTACE PRO PROVEDENÍ STAVBY			
ČÁST	GENERÁLNÍ PROJEKTANT  Adam Rujbr Architects Sroská 22, 612 00 Brno - Královovo Pole Tel.: 545 216 938, Fax: 545 216 937, GSM: 603 283 041 Holejší nabřeží 19, 150 00 Praha 5 Tel.: 251 511 333, GSM: 603 799 403		
ODPOVĚDNÝ PROJEKTANT	Ing. IVA MĚDLKOVÁ	ODPOVĚDNÝ PROJEKTANT	Ing. arch. ADAM RUJBR
PROJEKTANT	Ing. JAKUB NOVÁK	ARCHITEKT	Ing. arch. ADAM RUJBR, Ing. arch. MICHAL GROŠUP
KONTROLOVAL	Ing. IVA MĚDLKOVÁ	HIP	Ing.arch. MICHAL GROŠUP
OBSAH VÝKRESU		Č. ZAKÁZKY: 16/2013	
PŮDORYS STŘECHY		DATUM 08/2014	FORMÁT 2xA4
		MĚŘÍTKO 1:75	Č. VÝKR. D.1.4.A.06
		SADA	