


II/279 HORNÍ BOUSOV – DOLNÍ BOUSOV, REKONSTRUKCE SILNICE
SO.241 – PROPUSTEK
NOVÝ STAV PROPUSTKU – PŮDORYS
M 1:50

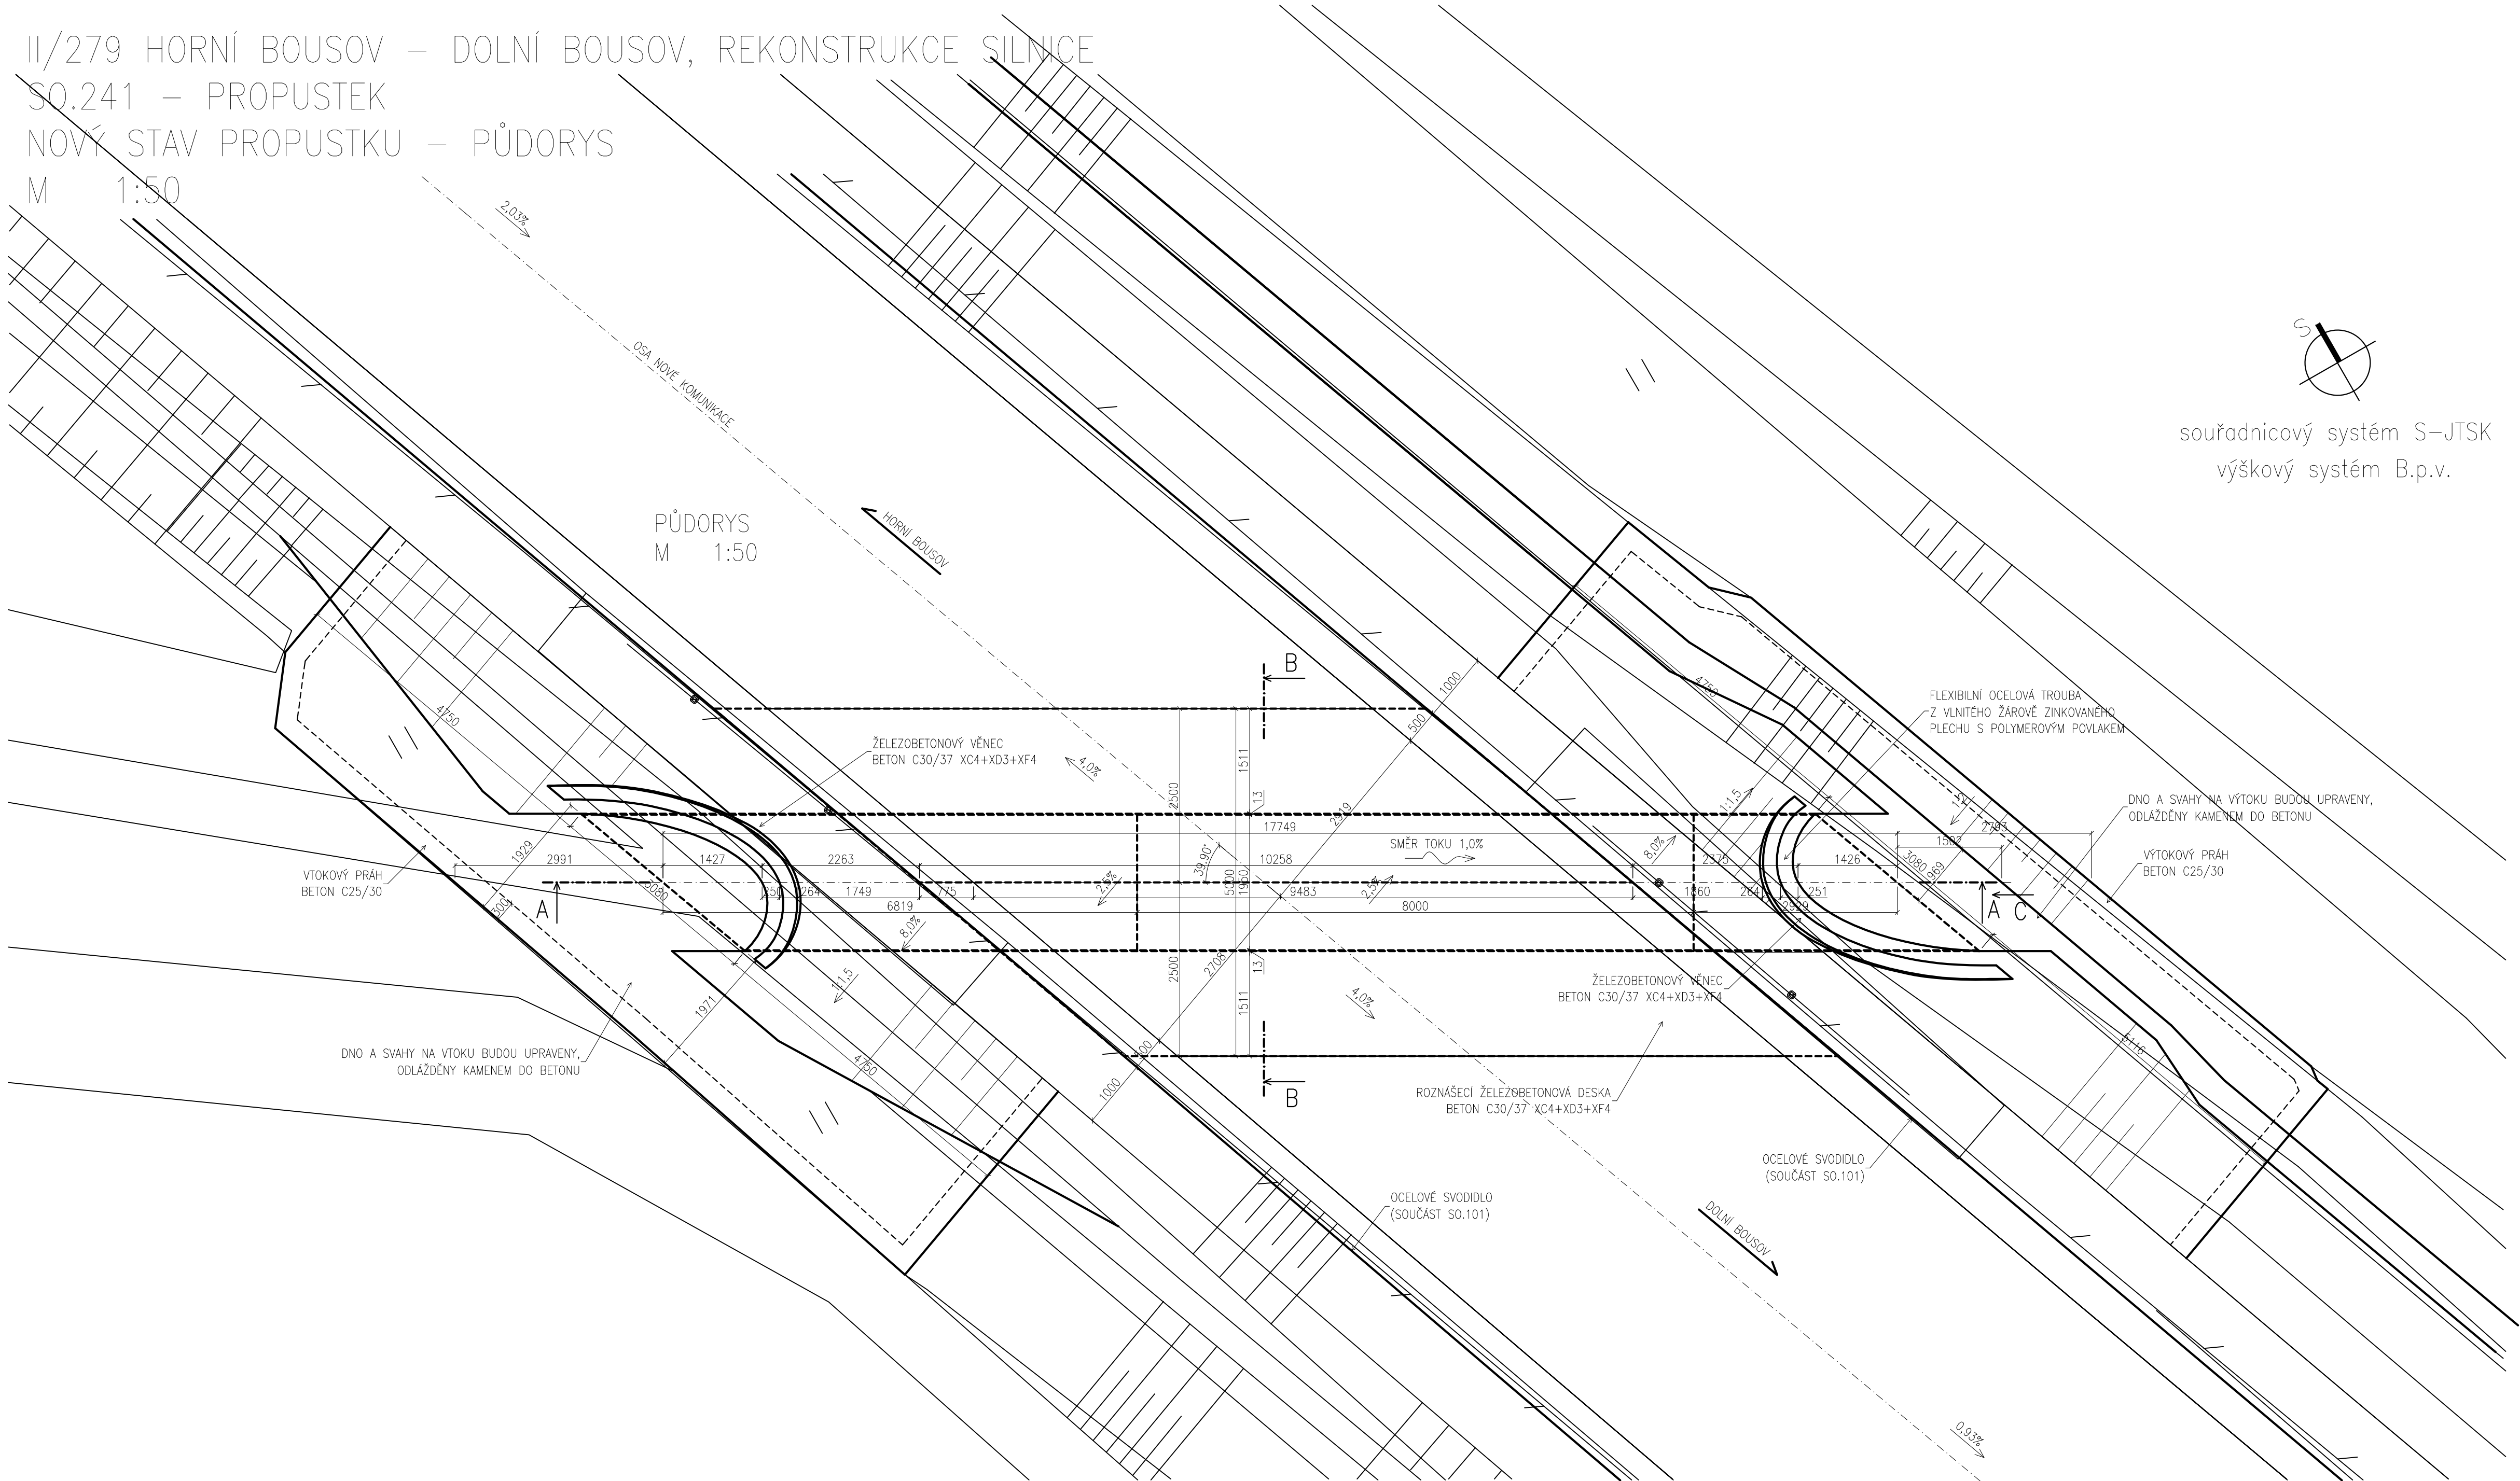

Objednatel:	STŘEDOČESKÝ KRAJ ZBOROVSKÁ 11, 150 21 PRAHA 5 IČ: 708 91 095
-------------	---

Koordinace stavby a profesí		
Koordinace stavby a technologie		
Zodpovědná osoba		

Hlavní projektant Ing. Horák J.	Vedoucí projektu Ing. Horák J.	Tech. kontrola Ing. Jirák J.	Vypracoval Ing. Pospíšil J.	CR PROJECT CONSTRUCTIONS&ROADS CR PROJECT s.r.o., POD BORKEM 319, 293 01 Mladá Boleslav tel.: +420 326 700 669 GSM GATE: +420 606 602 039 fax: +420 326 700 665 e-mail: info@crproject.cz URL: http://www.crproject.cz
stavba: II/279 HORNÍ BOUSOV - DOLNÍ BOUSOV, REKONSTRUKCE SILNICE				HIP: Ing. Jindřich Jirák
objekt: SO.241 - PROPUSTEK				číslo zakázky: 2009-114
část: C – STAVEBNÍ				stupeň dokumentace: PDPS
obsah: NOVÝ STAV PROPUSTKU - PŮDORYS				datum: 01.2012
název dig.souboru: SO241-0303_no_stav_pudorys				měřítko: 1:50 formát: 10xA4
číslo přílohy: C_241-03-03				číslo výkresu: 03 výtisk číslo: