


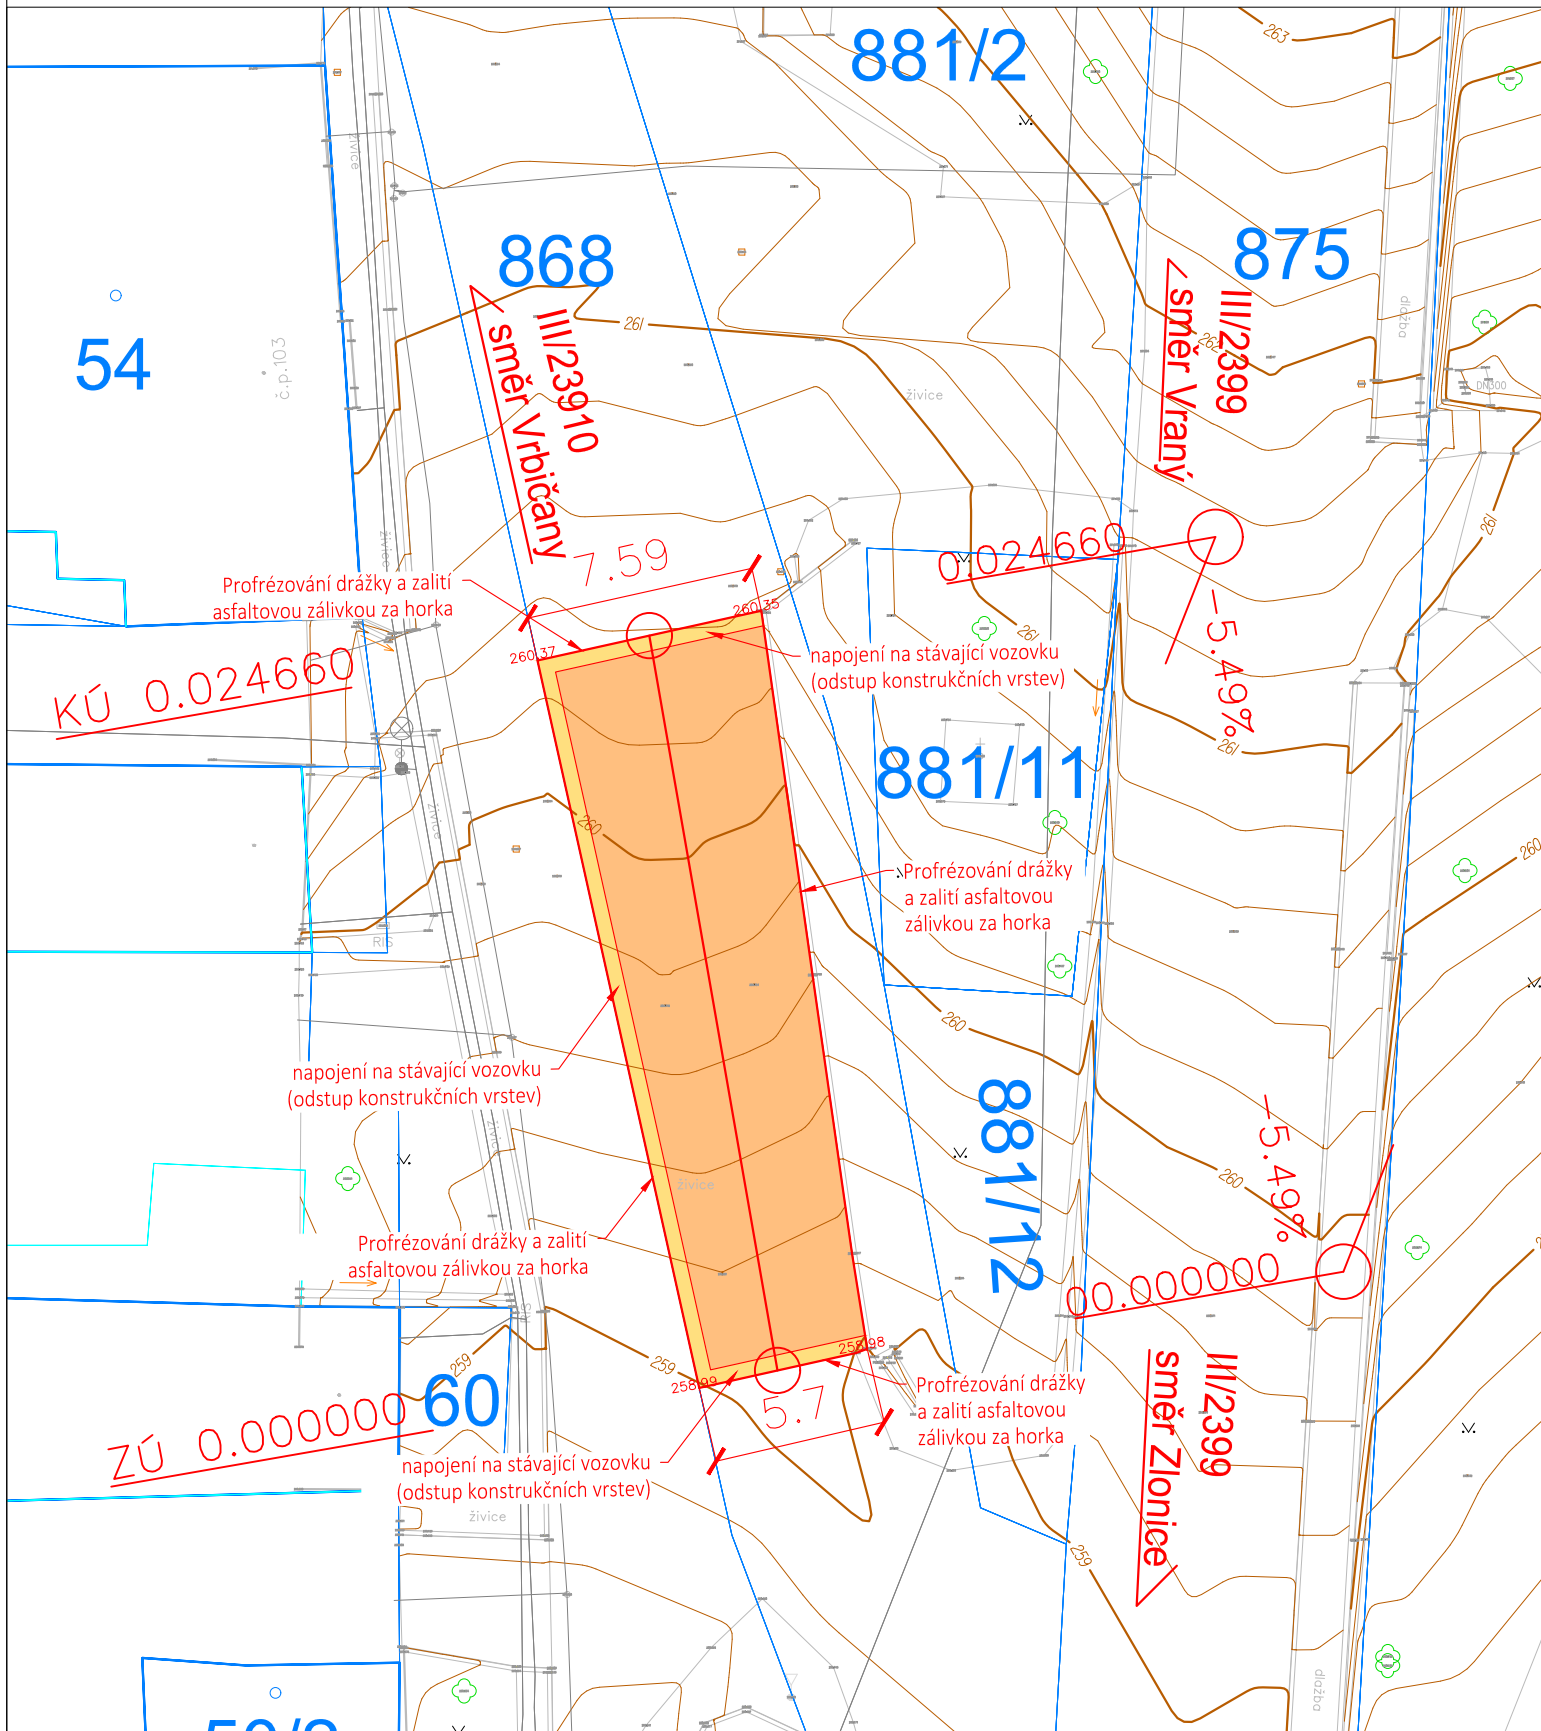


SO 111  
SITUACE  
M 1:250



LEGENDA:

- |   |                                |
|---|--------------------------------|
|  | NAVRŽENÉ HRANY                 |
|  | KATASTRÁLNÍ MAPA               |
|  | ZAMĚŘENÍ STÁVAJÍCÍHO STAVU     |
|  | VOZOVKA - frézování tl. 0,04 m |
|  | VOZOVKA - frézování tl. 0,10 m |

### LEGENDA INŽENÝRSKÝCH SÍTÍ:

- STÁVAJÍCÍ:
- \_\_\_\_\_ SDĚLOVACÍ KABEL - CETIN
- \_\_\_\_\_ OPTICKÝ KABEL - CETIN
- \_\_\_\_\_ NN
- \_\_\_\_\_ VEŘEJNÉ OSVĚTLENÍ - OBEC PÁLEČ
- \_\_\_\_\_ VODOVOD



**SAGASTA**

**SAGASTA s.r.o.**

Novodvorská 1010/14, 142 00 Praha 4  
tel.: +420 261 344 100, [www.sagasta.cz](http://www.sagasta.cz), [info@sagasta.cz](mailto:info@sagasta.cz)

## Souřadnicový systém JTSK

### Výškový systém Bpv



# PUDIS

**projektová, průzkumná a konzultační společnost**

PUDIS a.s., Podbabská 1014/20, 160 00 Praha 6  
tel.: +420 267 004 111, [www.pudis.cz](http://www.pudis.cz), [info@pudis.cz](mailto:info@pudis.cz)

Vypracoval: David Suchánek tel: +420 720 976 646	Hlavní inženýr projektu: Ing. Jan Petr	Investor: KSÚS Středočeského kraje Zborovská 81/11 150 21 Praha 5 – Smíchov
	Výrobní ředitel: Ing. Jan Vlček	
	Ředitel společnosti: Ing. Martin Höfler	
Odpovědný projektant: Ing. Zuzana Biela		
Číslo zakázky: D-18-045	Datum: 13.4.2021	

Akce: III/2399 Páleč, rekonstrukce mostu ev.č. 2399-1 přes Pálečský potok – PD	Měřítko: 1:250	Formát: 2xA4
	Stupeň: PDPS	Souprava:
Příloha: SO 111 Oprava vozovky silnice III/23910 Situace	Číslo přílohy: 2	