



Prívod - viz areál. rozvody SO53

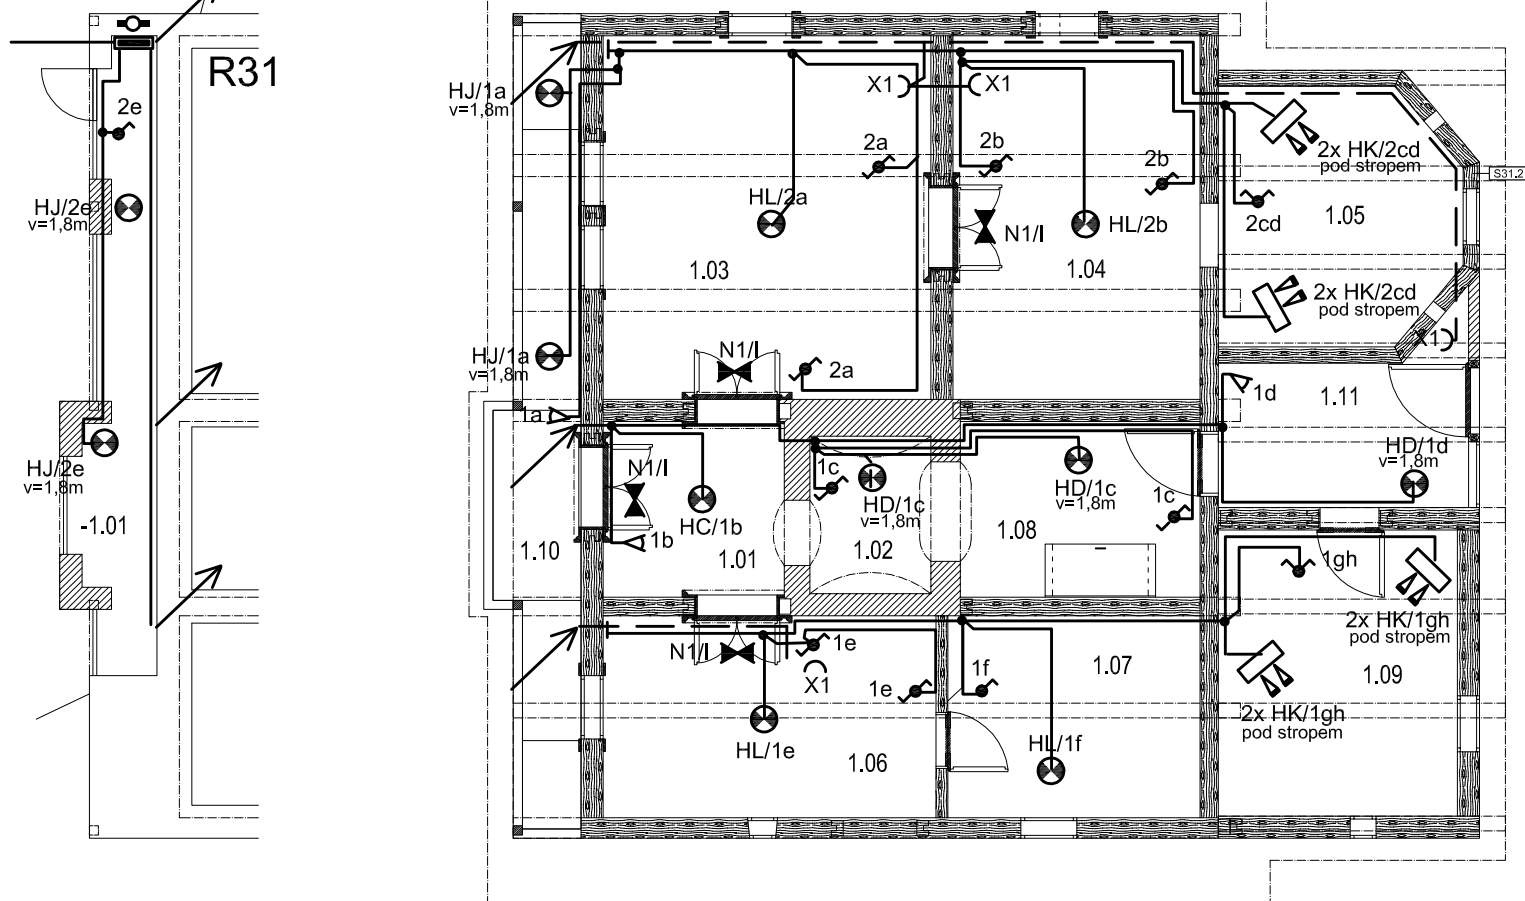

#### Vedení kabelových tras:

 Kabelové rozvody budou vedené:

- 1) V prostorách se zděnými a omítnutými dřevěnými příčkami budou kabely vedeny zásadně pod omítkou.
- 2) V prostorách s neomítnutými dřevěnými příčkami budou kabely vedeny po povrchu v bezhalogenových nehořlavých trubkách matné černé barvy, k osvětlovacím tělesům umístěným na stropěch v tvrzových trubkách v souvrství podlahy vyššího podlaží



#### Poznámky:

- 1) Dispoziční umístění a barevné provedení (alt. upřesnění typu) koncových prvků upřesní architekt.
- 2) Kabely musí být vedeny v nehořlavých bezhalogenových trubkách zohledňujících třídu reakce na oheň použ. stav. materiálů.
- 3) Upřesnění typu a barvy trubek vedených po povrchu určí architekt na stavbě.
- 4) Kabely k nouzovým osv. tělesům budou vedeny samostatnými kabely - odděleně.
- 5) Typy kabelů - blíže viz technická zpráva a v.č. EL1

Ostatní poznámky -

- viz výkres č. D.1.4.g.3 a technická zpráva.

Tabulka místností - Laubovna z Křivoklátku Amalína

č.m.	Název	plocha [m <sup>2</sup> ]	podlaha	stěny	strop
1.01	siň	5,85	cihelná dlažba	hliněná+vápenná omítka	vápenná omítka
1.02	černá kuchyně	3,50	cihelná dlažba	vápenná omítka	vápenná omítka
1.03	velká světnice	21,90	prkna	hliněná+vápenná omítka	vápenná omítka
1.04	malá světnice (ložnice)	16,53	prkna	hliněná omítka	vápenná omítka
1.05	alkovna - polygon	10,29	dusaná hlina	roubení	hliněná omítka
1.06	komora	12,36	prkna	hliněná+vápenná omítka	vápenná omítka
1.07	komora	9,36	prkna	hliněná omítka	vápenná omítka
1.08	kontrasiň	7,76	cihelná dlažba	hliněná+vápenná omítka	vápenná omítka
1.09	přístavek	12,59	prkna	hliněná omítka	vápenná omítka
1.10	ochoz	9,72	prkna	hliněná omítka (vnější)	dřev. podbití
1.11	siň přístavku	7,10	cihelná dlažba	hliněná+vápenná om.+roubení	vápenná omítka

revize	datum	popis	vypracoval
-	srpen 2013	DPS vydáno	JS

±0,000 = 274.94 Bpv = čistá podlaha v předsíni

vypracoval: Ing. Josef Morčuš	Kontroloval: Ing. Josef Morčuš	zodpovědný projektant: Ing. Josef Morčuš	IHARCH s.r.o. IRENA HRABINCOVÁ Dipl.Arch. atelier@iharch.cz www.iharch.cz	Nad Údolím 351/70 Praha 4 147 00 tel.: 605 975 255
profese: Elektroinstalace - silnoproud	Suchý vršek 2097/53, 158 00 Praha 5 - Stodůlky Tel: +420 604 537 709, E-mail: josef.morcus@lex.cz		č.zakázky: 009	revize: -
projekt: DOSTAVBA AREÁLU MUZEA LIDOVÝCH STAVEB V KOUŘIMI	investor: Středočeský kraj	stupeň: DPS	datum: srpen 2013	paré: -
výkres: SO31 - Laubovna z Křivoklátku Amalína dispozice silnoproudu	měřítko: 1:100@A4		č. výkresu: D.1.4.g.13	