



- LEGENDA**
- TRASA DÁLKOVÉHO OPTICKÉHO KABELU NOVÁ
 - CHRÁNIČKA NOVÁ
 - KABELOVÁ KOMORA PŘEMÍSTĚNÁ
 - TRASA DÁLKOVÉHO OPTICKÉHO KABELU RUŠENÁ
 - HRANY OBJEKTŮ NOVÝCH
 - HRANY OBJEKTŮ NOVÝCH DOČASNÝCH
 - HRANY OBJEKTŮ STÁVAJÍCÍCH
 - KATASTR NEMOVITOSTÍ
 - VEDENÍ VVN NADZEMNÍ STÁVAJÍCÍ
 - VEDENÍ VN NADZEMNÍ STÁVAJÍCÍ
 - VEDENÍ NN PODZEMNÍ STÁVAJÍCÍ
 - VEDENÍ SDĚLOVACÍ PODZEMNÍ STÁVAJÍCÍ
 - PLYNOVOD VTL STÁVAJÍCÍ

**PŘECHOD KOMUNIKACE DOK
M 1:20**

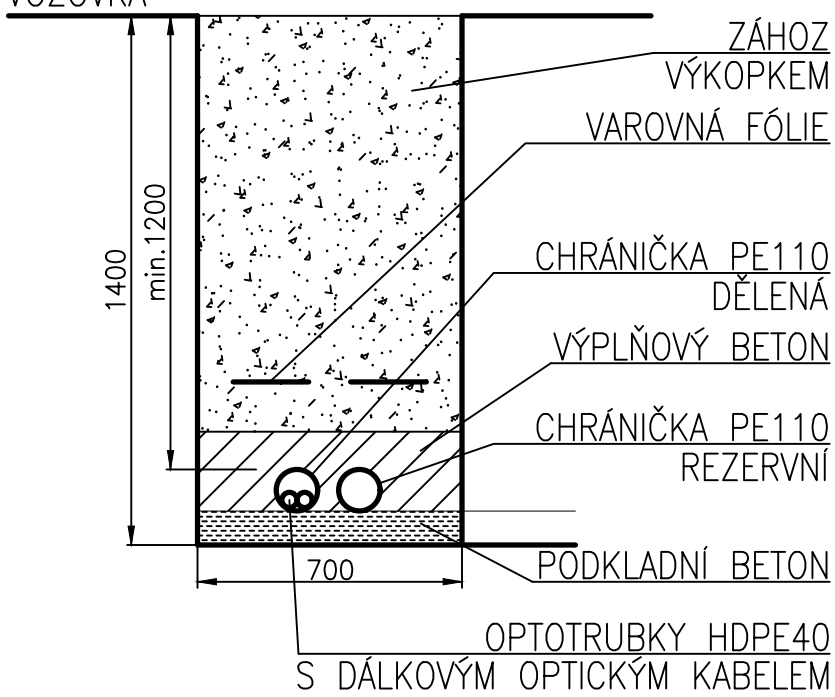

**VOLNÝ TERÉN DOK
M 1:20**

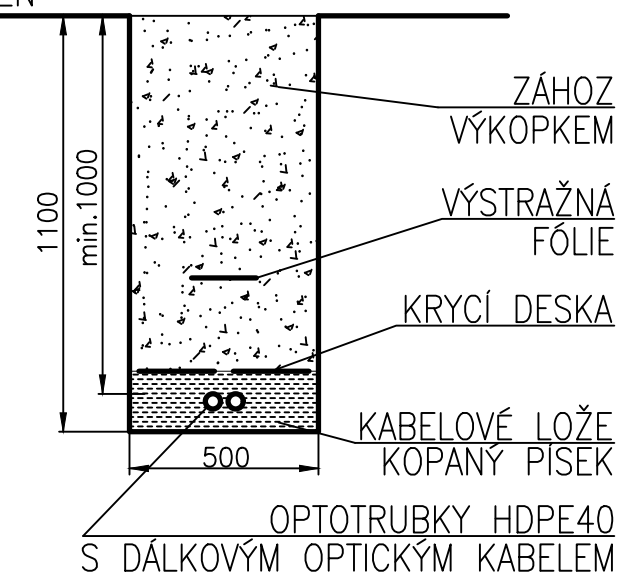

SG - RD KSÚS - SFDI



Souřadnicový systém JTSK

Koordinátor PDPS: PUDIS a.s.

Výškový systém Bpv

Zhotovitel částí PD:



projektová, průzkumná a konzultační společnost

PUDIS a.s., Podbabská 1014/20, 160 00 Praha 6
tel.: +420 267 004 111, www.pudis.cz, info@pudis.cz

Vypracoval:

Michael Blažek

Hlavní inženýr projektu:

Ing. Michal Turek

Investor:

Krajská správa a údržba silnic
Středočeského kraje
Zborovská 81/11
Praha 5
150 21

Odpovědný projektant:

Michael Blažek

Ředitel společnosti:

Ing. Martin Höfler

Číslo zakázky:

D20-030

Datum:

04/2022

Akce:

II/240 a II/101, přeložka silnic v úseku D7 –D8, II. etapa –
Obchvat Kralup nad Vltavou – PD – představební příprava

Příloha:

SO 467 PŘELOŽKA DÁLKOVÝCH OPTICKÝCH KABELŮ SLOANE PARK (VODAFONE) KM 1,55 a 1,95
SITUACE A ŘEZY – 2. DÍL

Měřítko:

1:500

Formát:

6x44

Stupeň:

PDPS

Souprava:

Číslo přílohy:

2.2