



- LEGENDA
- TRASA DÁLKOVÉHO OPTICKÉHO KABELU NOVÁ
 - CHRÁNIČKA NOVÁ
 - TRASA DÁLKOVÉHO OPTICKÉHO KABELU RUŠENÁ
 - HRANY OBJEKTŮ NOVÝCH
 - HRANY OBJEKTŮ NOVÝCH DOČASNÝCH
 - HRANY OBJEKTŮ STÁVAJÍCÍCH
 - KATASTR NEMOVITOSTÍ
 - VEDENÍ VVN NADZEMNÍ STÁVAJÍCÍ
 - VEDENÍ VVN NADZEMNÍ STÁVAJÍCÍ
 - VEDENÍ NN PODZEMNÍ STÁVAJÍCÍ
 - VEDENÍ SDĚLOVACÍ PODZEMNÍ STÁVAJÍCÍ
 - PLYNOVOD VTL STÁVAJÍCÍ

PŘECHOD KOMUNIKACE DOK
M 1:20

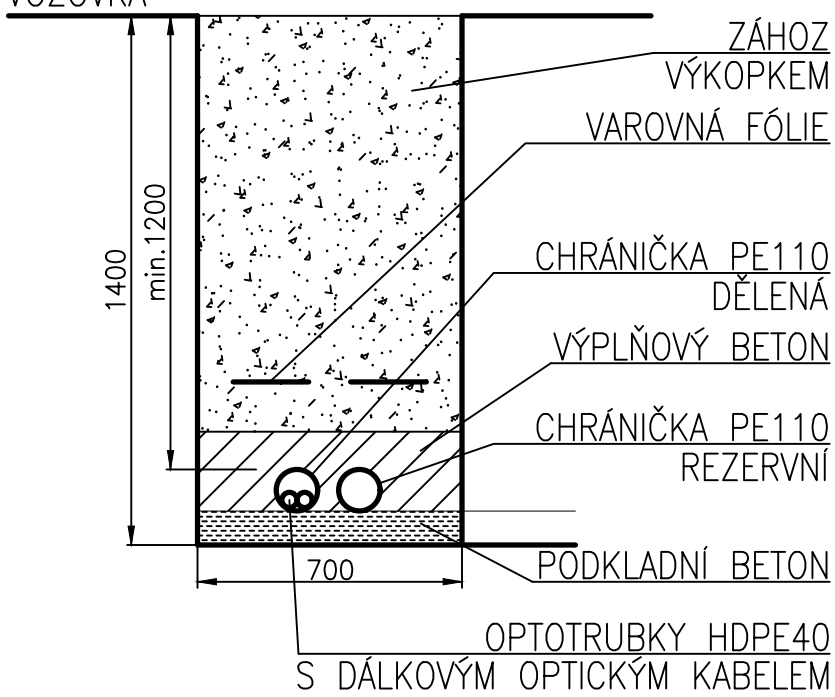

VOLNÝ TERÉN DOK
M 1:20

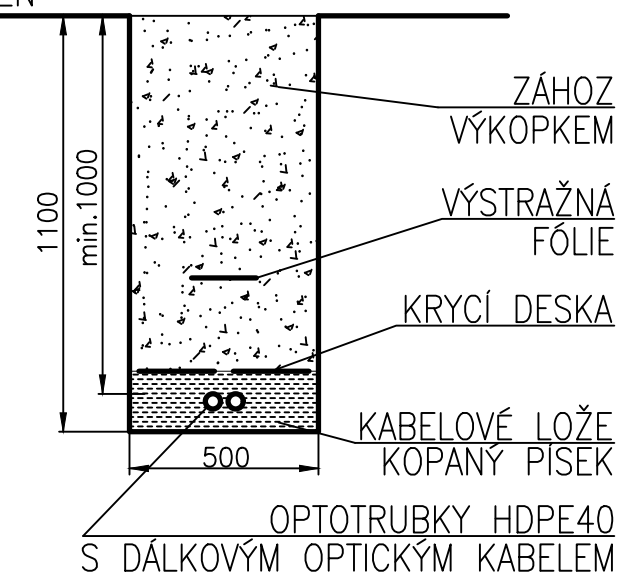

SG - RD KSÚS - SFDI



Souřadnicový systém JTSK Koordinátor PDPS: PUDIS a.s. Výškový systém Bpv

Zhotovitel částí PD:

PUDIS | **projektová, průzkumná a konzultační společnost**
PUDIS a.s., Podbabská 1014/20, 160 00 Praha 6
tel.: +420 267 004 111, www.pudis.cz, info@pudis.cz

Vypracoval: Michael Blažek	Hlavní inženýr projektu: Ing. Michal Turek	Investor: Krajská správa a údržba silnic Středočeského kraje Zborovská 81/11 Praha 5 150 21
Odpovědný projektant: Michael Blažek	Výrobní ředitel: Ing. Jan Vlček	
Číslo zakázky: D20-030	Ředitel společnosti: Ing. Martin Höfler	
Datum: 04/2022		

Akce: II/240 a II/101, přeložka silnic v úseku D7 –D8, II. etapa – Obchvat Kralup nad Vltavou – PD – představební příprava	Měřítko: 1:500	Formát: 6x44
Příloha: SO 462.2 PŘELOŽKA DÁLKOVÉHO OPTICKÉHO KABELU GTS NOVERA (NET4GAS) KM 1,55 a 1,95 SITUACE A ŘEZY – 1. DÍL	Stupeň: PDPS	Souprava:
Číslo přílohy:	2.1	