



- LEGENDA
- TRASA DÁLKOVÉHO OPTICKÉHO KABELU NOVÁ
  - CHRÁNIČKA NOVÁ
  - TRASA DÁLKOVÉHO OPTICKÉHO KABELU RUŠENÁ
  - HRANY OBJEKTŮ NOVÝCH
  - HRANY OBJEKTŮ NOVÝCH DOČASNÝCH
  - HRANY OBJEKTŮ STÁVAJÍCÍCH
  - KATASTR NEMOVITOSTÍ
  - VEDENÍ VVN NADZEMNÍ STÁVAJÍCÍ
  - VEDENÍ VVN NADZEMNÍ STÁVAJÍCÍ
  - VEDENÍ NN PODZEMNÍ STÁVAJÍCÍ
  - VEDENÍ SDĚLOVACÍ PODZEMNÍ STÁVAJÍCÍ
  - PLYNOVOD VTL STÁVAJÍCÍ

PŘECHOD KOMUNIKACE DOK  
M 1:20

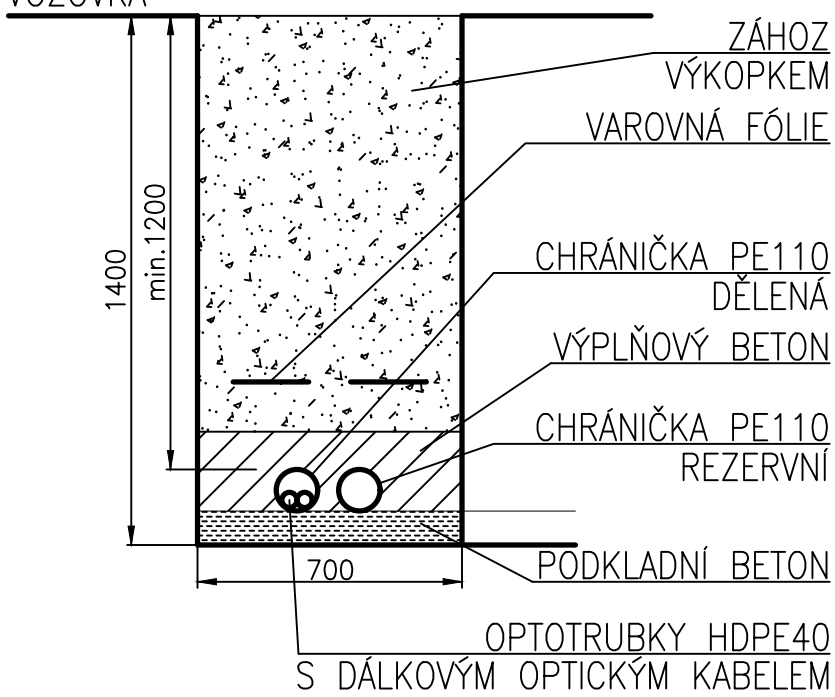

VOLNÝ TERÉN DOK  
M 1:20

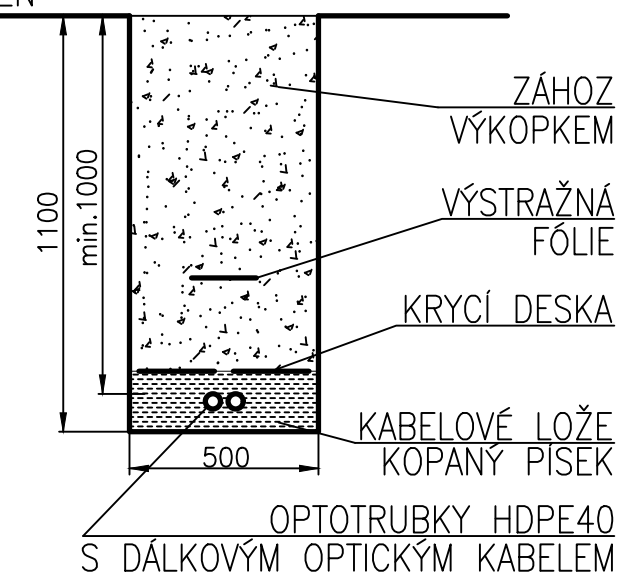

SG - RD KSÚS - SFDI



Souřadnicový systém JTSK

Koordinátor PDPS: PUDIS a.s.

Výškový systém Bpv

Zhotovitel částí PD:



projektová, průzkumná a konzultační společnost  
PUDIS a.s., Podbabská 1014/20, 160 00 Praha 6  
tel.: +420 267 004 111, www.pudis.cz, info@pudis.cz

Vypracoval: Michael Blažek	Hlavní inženýr projektu: Ing. Michal Turek	Investor: Krajská správa a údržba silnic Středočeského kraje Zborovská 81/11 Praha 5 150 21
	Výrobní ředitel: Ing. Jan Vlček	
Odpovědný projektant: Michael Blažek	Ředitel společnosti: Ing. Martin Höfler	
Číslo zakázky: D20-030	Datum: 04/2022	

Akce: II/240 a II/101, přeložka silnic v úseku D7 –D8, II. etapa – Obchvat Kralup nad Vltavou – PD – představební příprava	Měřítko: 1:500	Formát: 6x44
	Stupeň: PDPS	Souprava:
Příloha: SO 462.1 PŘELOŽKA DÁLKOVÉHO OPTICKÉHO KABELU GTS NOVERA (T-MOBILE) KM 1,55 a 1,95 SITUACE A ŘEZY – 2. DÍL	Číslo přílohy: 2.2	