



SKLADBA VSAKOVACÍHO SYSTÉMU ENREGIS – PŮDORYS VSAKU 1

M 1:100

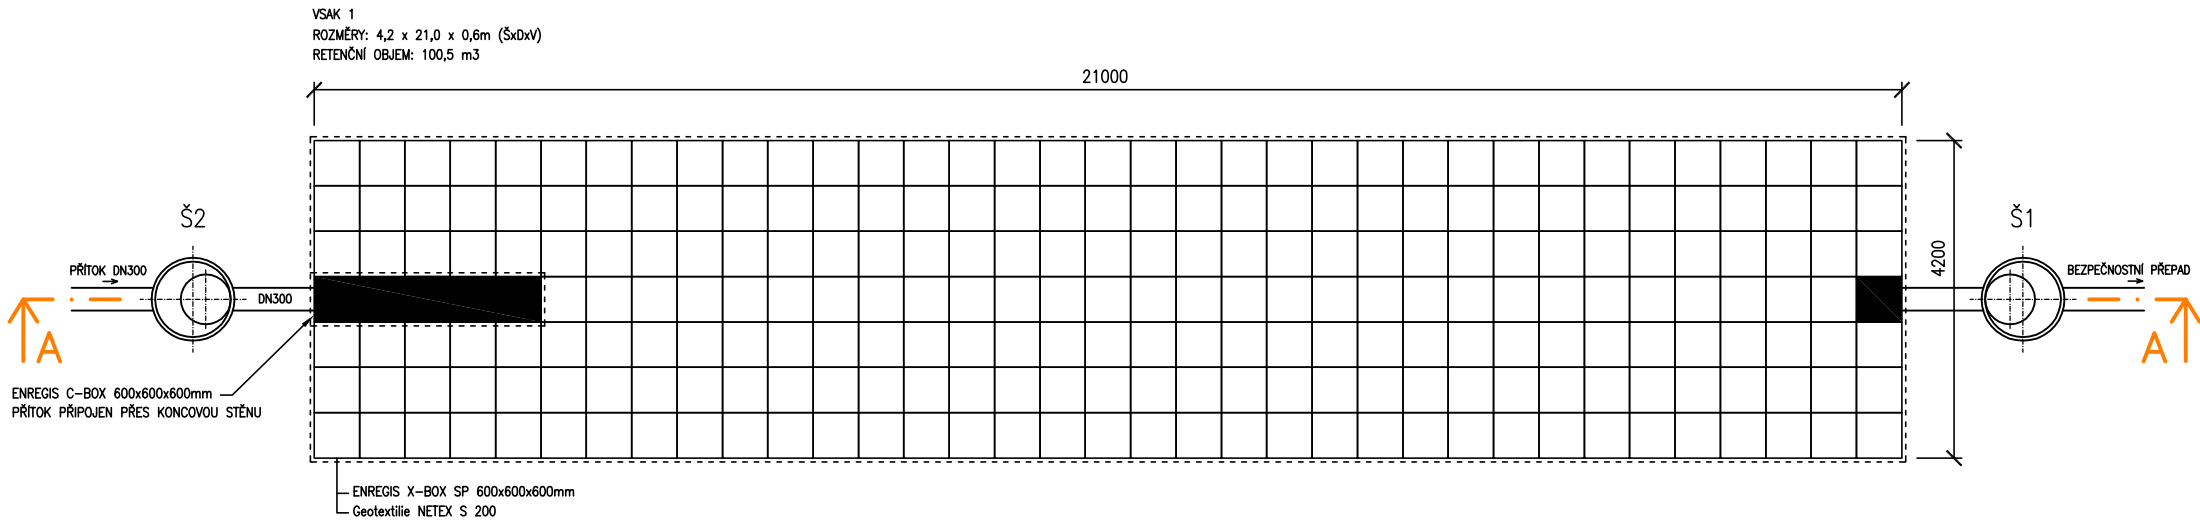


ŘEZ A-A

M 1:100

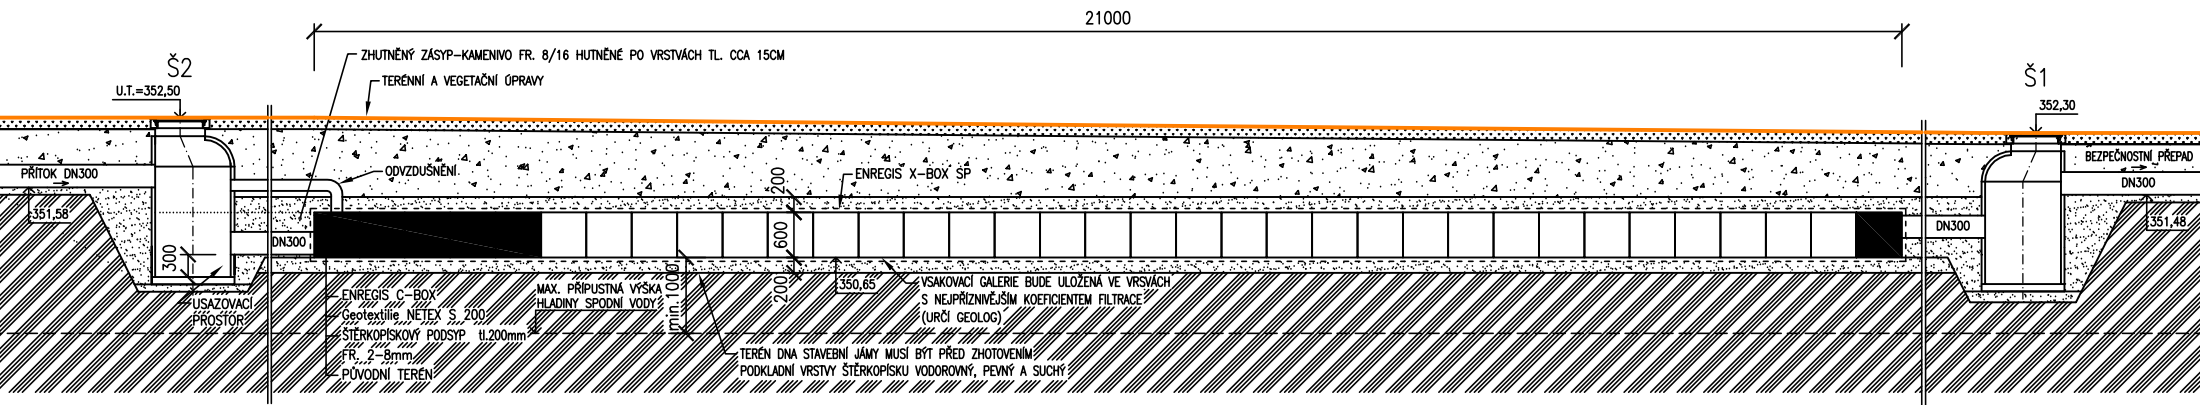


ENREGIS C-BOX – DETAIL

M 1:20

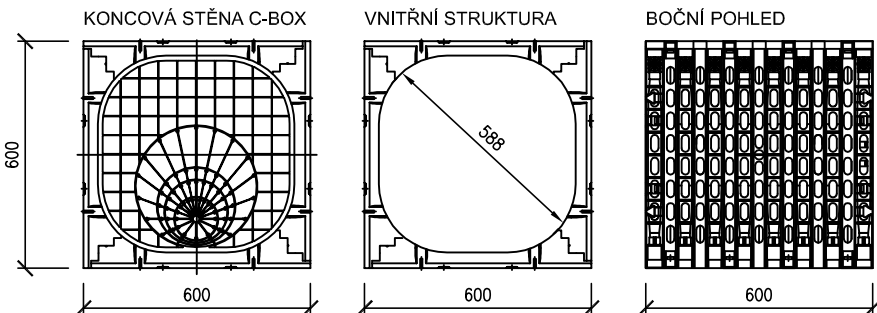


ENREGIS X-BOX SP – DETAIL

M 1:20

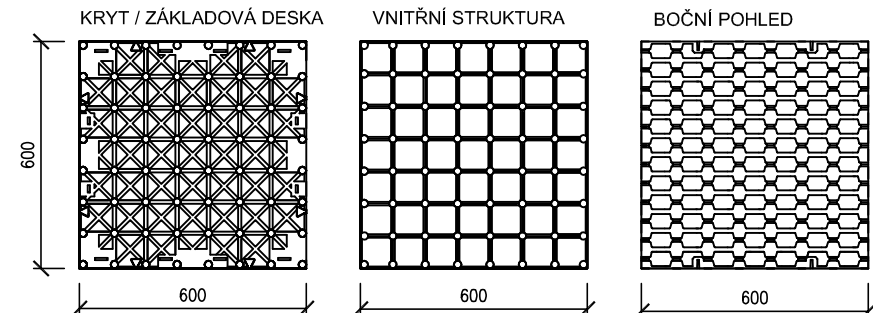


SKLADBA VSAKOVACÍHO SYSTÉMU ENREGIS – PŮDORYS VSAKU 2

M 1:100

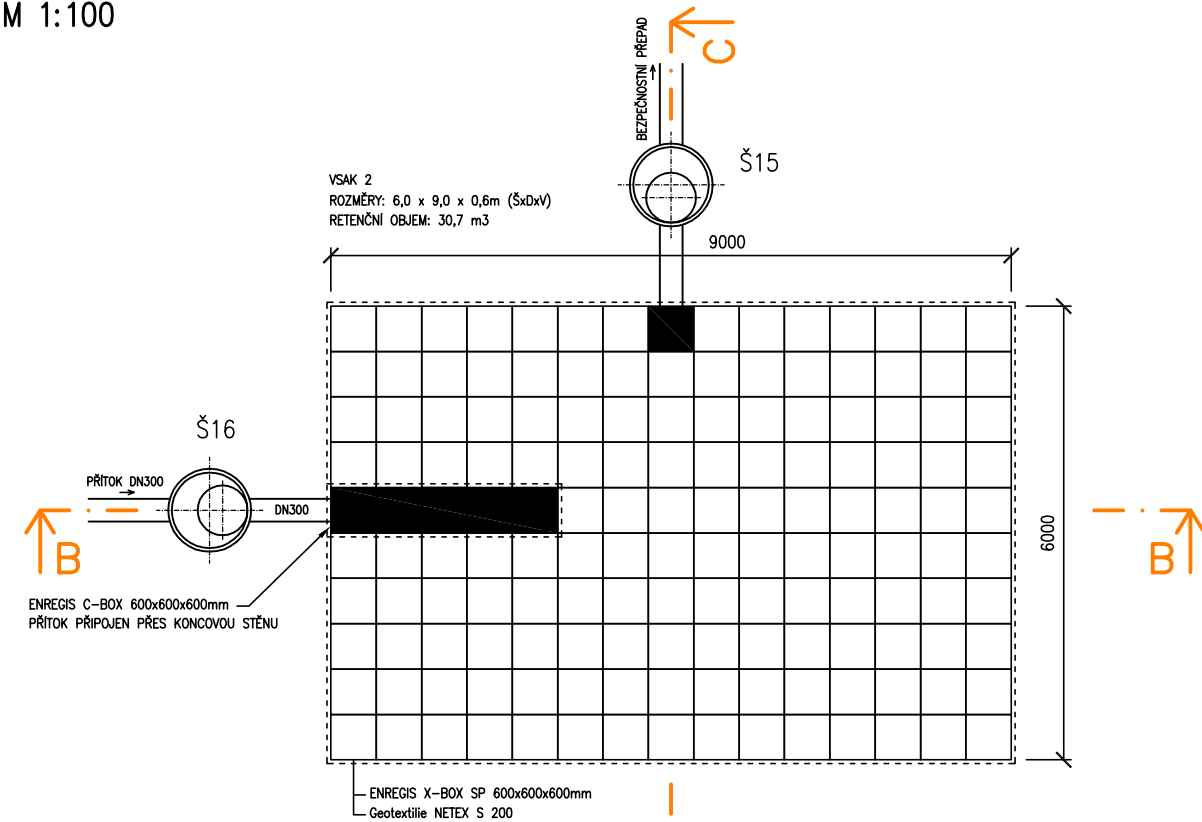


ŘEZ B-B

M 1:100

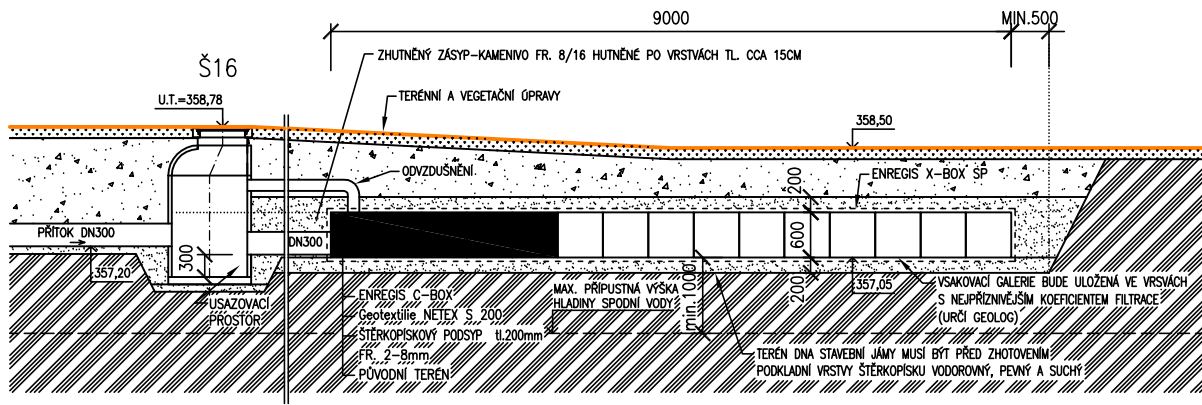




ŘEZ C-C

M 1:100

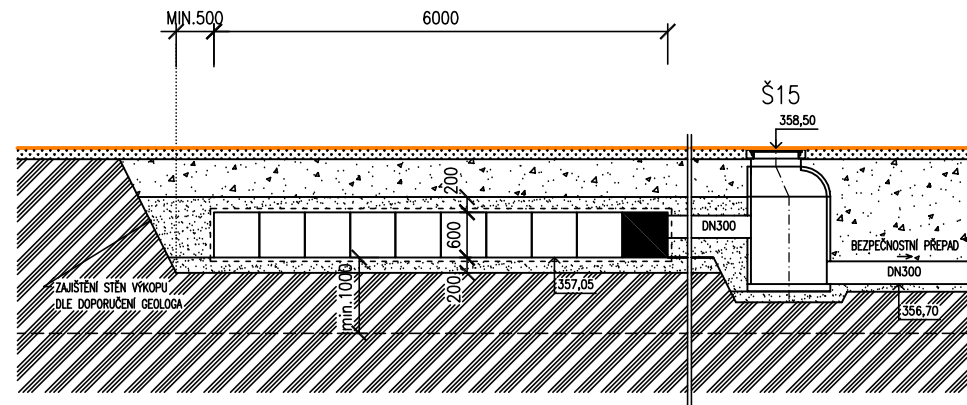

POZNÁMKA:


PŘI INSTALACI VSAKOVACÍCH BLOKŮ JE NUTNÉ DODRŽET MAX. MOŽNÉ PŘESYPÁNÍ A HLOUBKU ULOŽENÍ GALERIE. VÍCE POUZE PO TECHNICKÉ PORADĚ S VÝROBCEM.

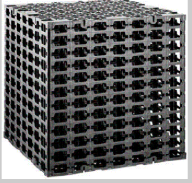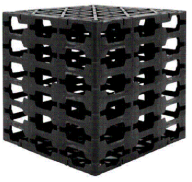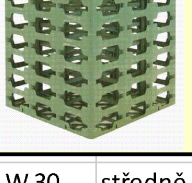ZÁSADY INSTALACE:					
X-BOX 600 kN/m2 	max. 4 vrstvy boxů (max.výška galerie 2,4m)				
	max. hloubka uložení	4,5m			
	max. překrytí boxů	3,0m			
	min. překrytí boxů - pochozí	0,2m			
	osobní vůz	0,6m			
	nákladní doprava	SLW 30 0,8m			
		SLW 60 0,8m			
X-BOX SP 	max. 3 vrstvy boxů (max.výška galerie 1,8m)				
	max. hloubka uložení	3,5m			
	max. překrytí boxů	2,5m			
	min. překrytí boxů - pochozí	0,5m			
	osobní vůz	0,8m			
	nákladní doprava	SLW 30 1,0m			
		SLW 60 1,0m			
X-BOX SP GREEN 	max. 2 vrstvy boxů (max.výška galerie 1,2m)				
	max. hloubka uložení	3,0m			
	max. překrytí boxů	2,4m			
	min. překrytí boxů - pochozí	0,5m			
	osobní vůz	0,8m			
	nákladní doprava	SLW 30 1,0m			
SLW 30	středně těžká nákladní doprava do 30 tun				
SLW 60	těžká nákladní doprava do 60 tun				

VÝKRES OSAZENÍ VSAKOVACÍ GALERIE MÁ POUZE ILUSTRATIVNÍ CHARAKTER A MUSÍ BÝT CHÁPÁN POUZE JAKO PODKLAD PROJEKTOVÉ DOKUMENTACE. PŘED SAMOTNOU REALIZACÍ JE NUTNÉ OVĚŘIT GEOLOGEM KOEFICIENT FILTRACE ZEMINY V MÍSTĚ VSAKU, UPŘESNIT VÝŠKU TERÉNU, HLOUBKU DNA KANALIZACE, DN PŘÍTOKOVÉHO POTRUBÍ, HLADINU SPODNÍ VODY A JINÁ PŘÍPADNÁ STAVEBNÍ OMEZENÍ. JE NEZBYTNÉ DODRŽET MAX. PŘÍPUSTNOU VÝŠKU DNA VSAK. GALERIE OD USTÁLENÉ HLADINY PODZEMNÍ VODY (1,0m). TĚMTO PODMÍNKÁM MUSÍ BÝT PŘÍZPŮSOBENO ULOŽENÍ GALERIE.

VÝŠKOVÉ ŘEŠENÍ BYLO ZAKRESLENO PODLE POŽADAVKŮ PROJEKTANTA

AKCE: Bojov - inženýrské sítě			
NÁZEV PŘÍLOHY: SCHEMA SKLADBY VSAKOVACÍ GALERIE ENREGIS X-BOX			
Č. NABÍDKY: NFH/055/2019	DATUM: 15.2.2019	MĚŘÍTKO: 1:100/50/20	VYPRACOVAL: Filip Herman



BUILDING SUCCESS

tel: 841 111 128
www.mea-odvodneni.cz