


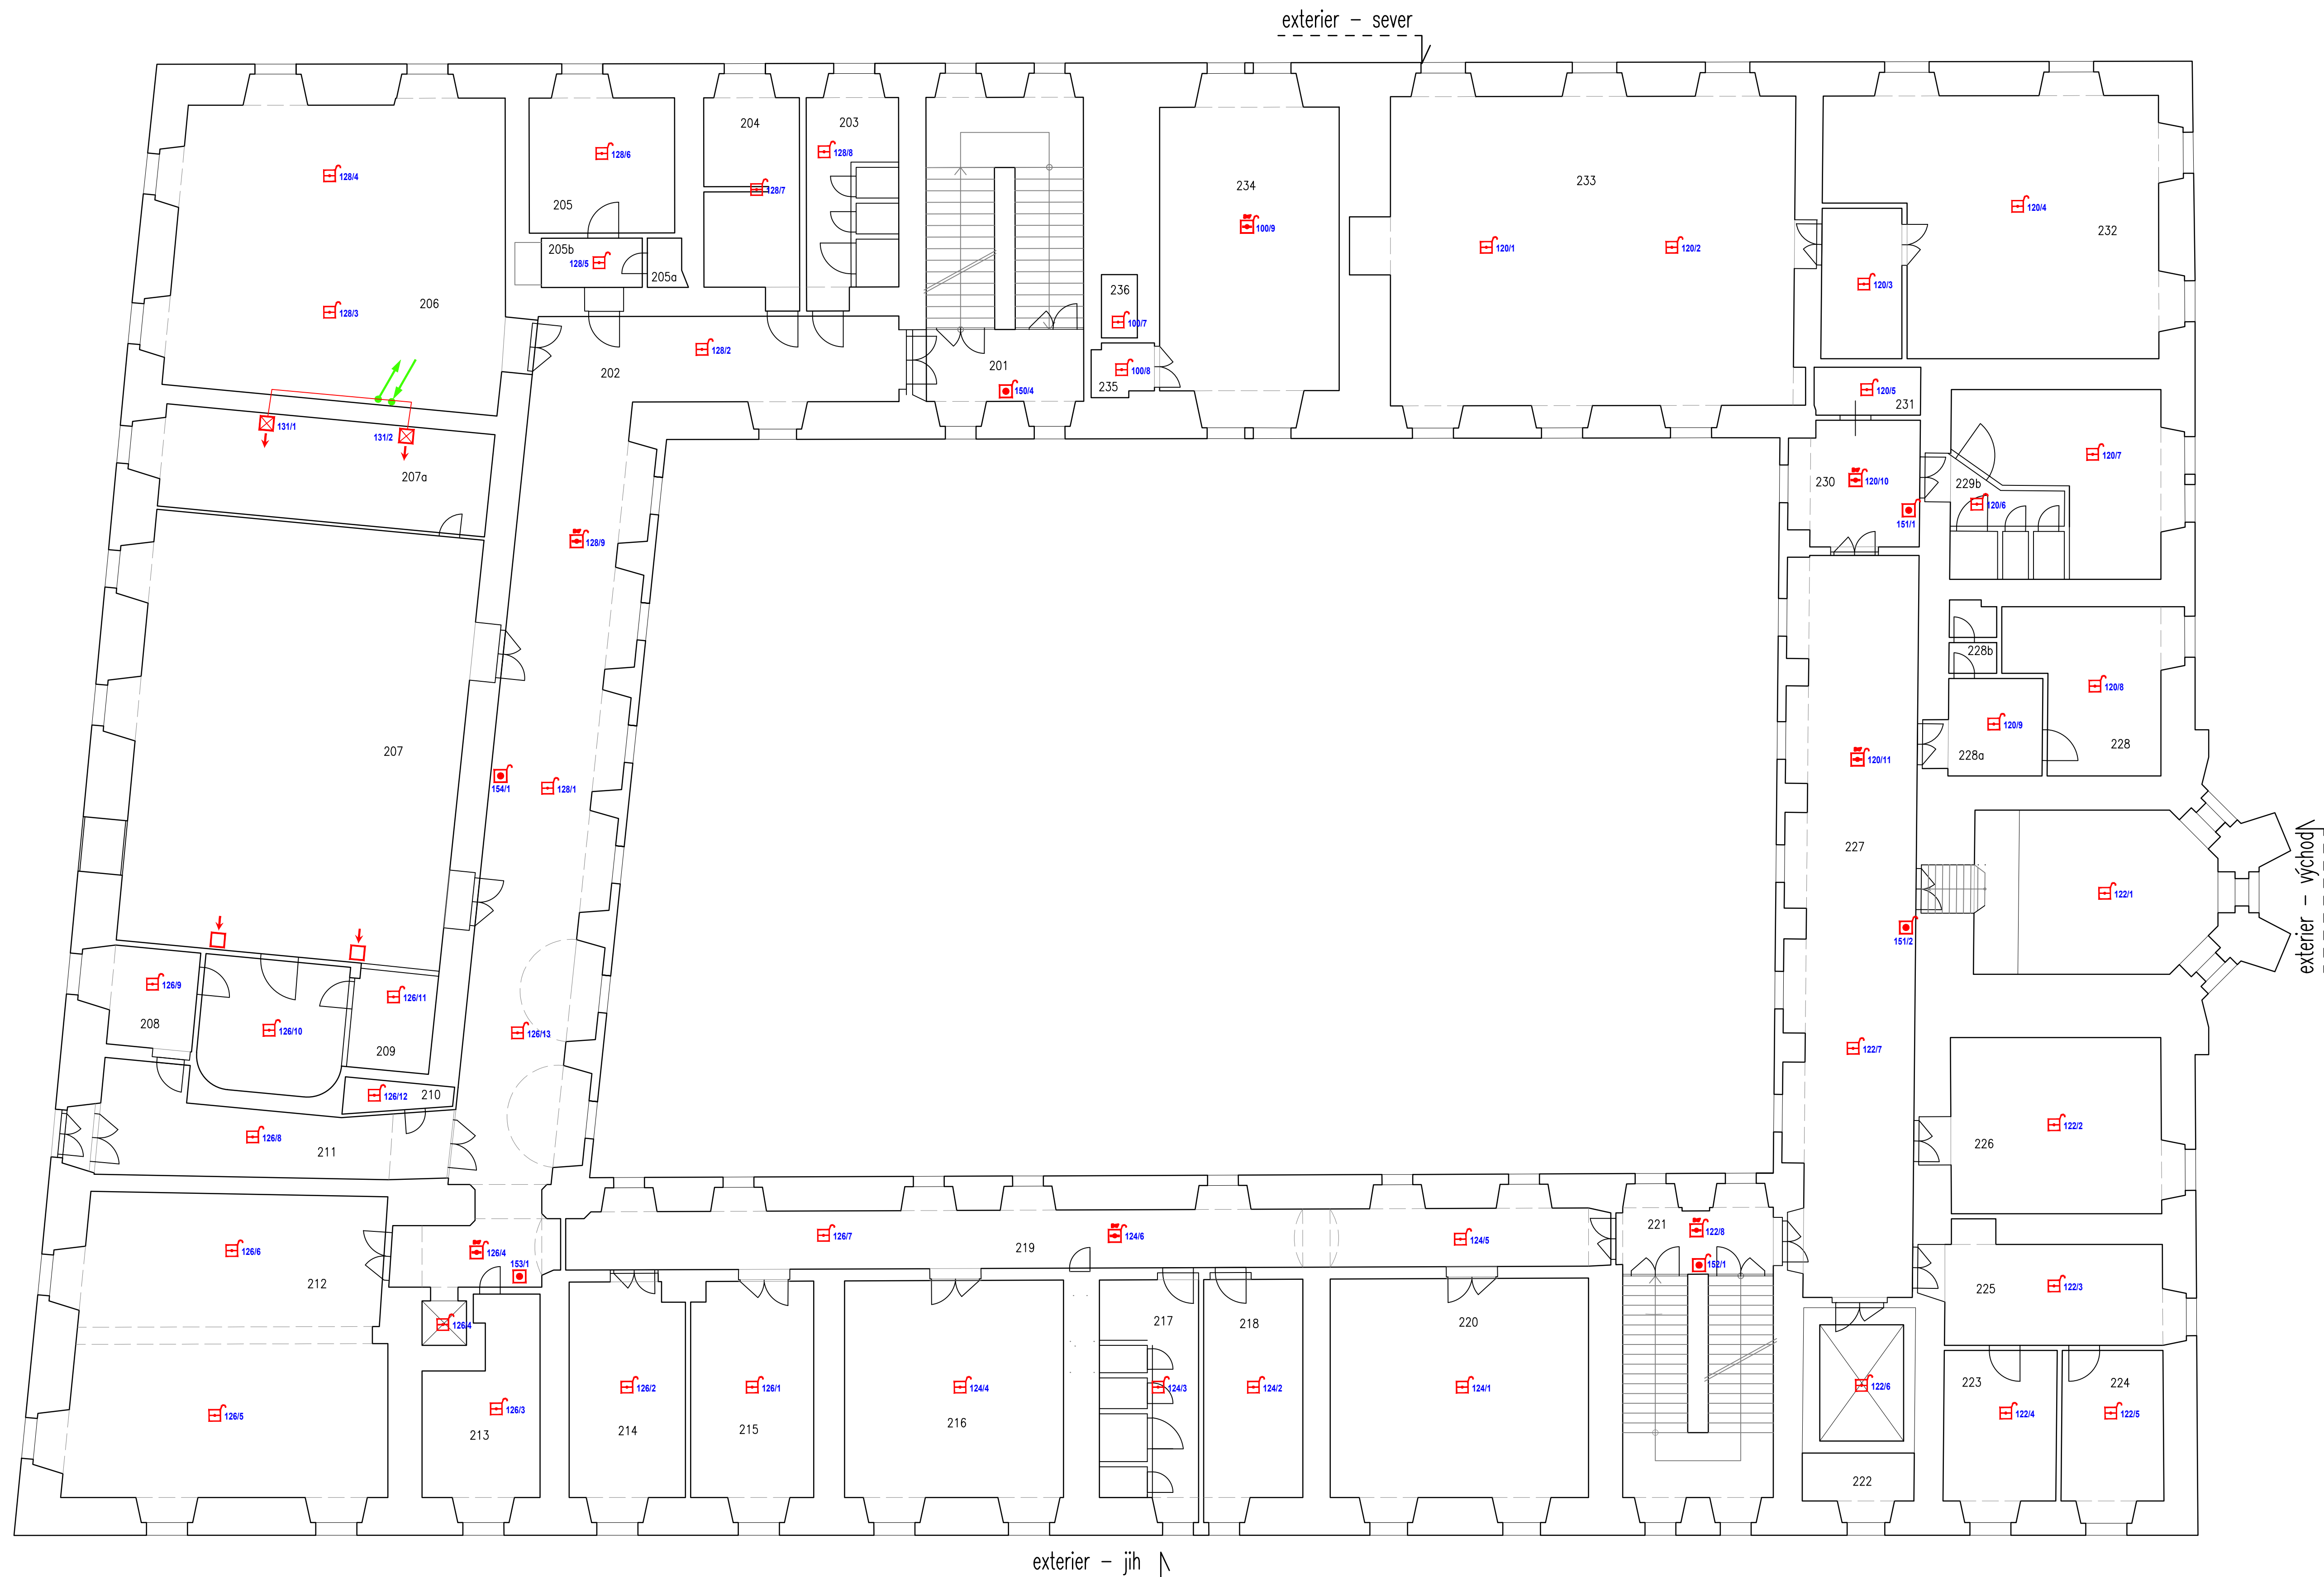


























Zámek 2.NP



ZÁMEK - LEGENDA MÍSTNOSTÍ 2.NP	
Č.M.	NÁZEV
201	Vstup a Schodiště
202	Chodba
203	WC
204	Umyvárna
205	Sesterna
205a	WC
205b	Předstín s kuch.
206	Pokoј
207a	Krejčovna
207	Sál
208	Komůrka
209	Sklad
210	Sklad
211	Chodba
212	Jidelna
213	Připrava jídel
214	Pokoј
215	Pokoј
216	Pokoј
217	WC
218	Sklad
219	Chodba
220	Pokoј
221	Chodba a schodiště
222	Vstup
223,224,225	Pokoј
226	Pokoј
227	Chodba
228	Sesterna
228a	Připrava jídel
228b	Jidelna
229	Umyvárna
229b	WC
230	Chodba
231	Chodba
232	Pokoј
233	Pokoј
234	Pokoј
235	Chodba
236	Sklad
i	instalační prostory

LEGENDA EPS

- | | | | |
|---|---|---|--|
|  | ÚSTŘEDNA EPS |  | VSTUPNĚ/VÝSTUPNÍ MODUL 4IN/20UT |
|  | EXTERNÍ ZOBRAZOVACÍ TABLO |  | VÝSTUPNÍ MODUL 12 ReI |
|  | AUTOMATICKÝ HLÁSIČ – TERMODIFERENCIÁLNÍ |  | BEZDRÁTOVÝ TRANSPONDÉR (KOPPLER) |
|  | AUTOMATICKÝ HLÁSIČ – OPTICKO-KOUŘOVÝ |  |  AUTOMATICKÝ HLÁSIČ – V BEZDRÁTOVÉ PATICI |
|  | AUT. HL. – OPTICKO-KOUŘOVÝ SE SÍŘENOU |  | OPPO – OBSLUŽNÉ POLE POŽÁRNÍ OCHRANY |
|  | AUTOMATICKÝ HLÁSIČ – MULTISENZOROVÝ O2T |  | KTPO – KLIČOVÝ TREZOR POŽÁRNÍ OCHRANY |
|  | AUTOMATICKÝ HLÁSIČ – MULTISENZOROVÝ OT |  | PARALELNÍ ZOBRAZOVACÍ TABLO |
|  | TLAČÍTKOVÝ HLÁSIČ EPS | | |
| | SÍŘENA EPS |  | OVLAĐACÍ VEDENÍ S FUNKČNÍ INTEGRITOU |
|  | SIGNALIZAČNÍ SVĚTLO – MAJÁK |  | KRUHOVÁ HLÁSIČOVÁ LINKA S FUNKČNÍ INTEGRITOU |
|  | ELEKTROMECHANICKÝ ZÁMEK OVLÁDANÝ EPS |  | KRUHOVÁ HLÁSIČOVÁ LINKA (BEZ FUNKČNÍ INTEGRITY) |
|  | OVLAĐACÍ VÝVOD |  | LINKA OPTICKÝ KABEL |
|  | ROZVADĚČ REPS, VSTUPNĚ/VÝSTUPNÍ MODULY | | |
|  | LINEÁRNÍ HLÁSIČ – PŘÍJMAČ | | |
|  | LINEÁRNÍ HLÁSIČ – VYSILAČ | | |

VYPRACOVANÉ		ZODPOVĚDNÝ PROJEKTANT	KONTROLÉLKA	DODATEL
Jan Mišíček		Ing. Martin Vlk	Ing. Martin Vlk	
OBJEKT			ČÍSLO ZAKÁZKY	OP221201321
Domov Pod Lipami Smečno, Zámeček 1, 273 05 Smečno			DOKUMENTACE	DVZ/DPS
INVESTOR			MĚŘÍTKO	1:100
Domov Pod Lipami Smečno, Zámeček 1, 273 05 Smečno			DATUM	10/2022
STAVBA			POČET FORMÁTŮ A4	10xA4
Elektrická požární signalizace DPL Smečno			NÁZEV SOUBORU	EPS_Zamek2np.dwg
OBJEKT			ČÍSLO VÝSTUPU	ČÍSLO PŘÍLOHY
EPS DPL Smečno				7.3
OBJEKT ZÁMEK – PŮDORYS 2.NP				
COLSYS s.r.o. – BUDĚJŠKÁ 109 – 272 03 KLADNO – ČESKÁ REPUBLIKA TEL: +420 312 278 111 E-Mail: info@colsys.cz ČÍSLO VÝSTUPU – 025_27147618 – 01_MĚŘÍTKO 1:500 V PRAZE, OD 0. C. M. 1902 BANKOVNÍ SPOLUČENÍ: KREDITNÍ BANKA ČESKÉ REPUBLIKY, a.s. ČÍSLO ÚČTU 26020000000000000700				
JEDNA VÝSTAVENÁ AŽURET KA JE 20 000 PRŮTA CHYBNĚNÝCH VÝSTAVENÍ ŽE JE 20 000 VÝSTAVENÍ VÝSTAVENÍ A ŽENY ŽENY JE 20 000 CHYBNĚNÍ VÝSTAVENÍ JE 20 000 CHYBNĚNÍ VÝSTAVENÍ JE 20 000				