


OBJEKT PRÁDELNY - 1NP

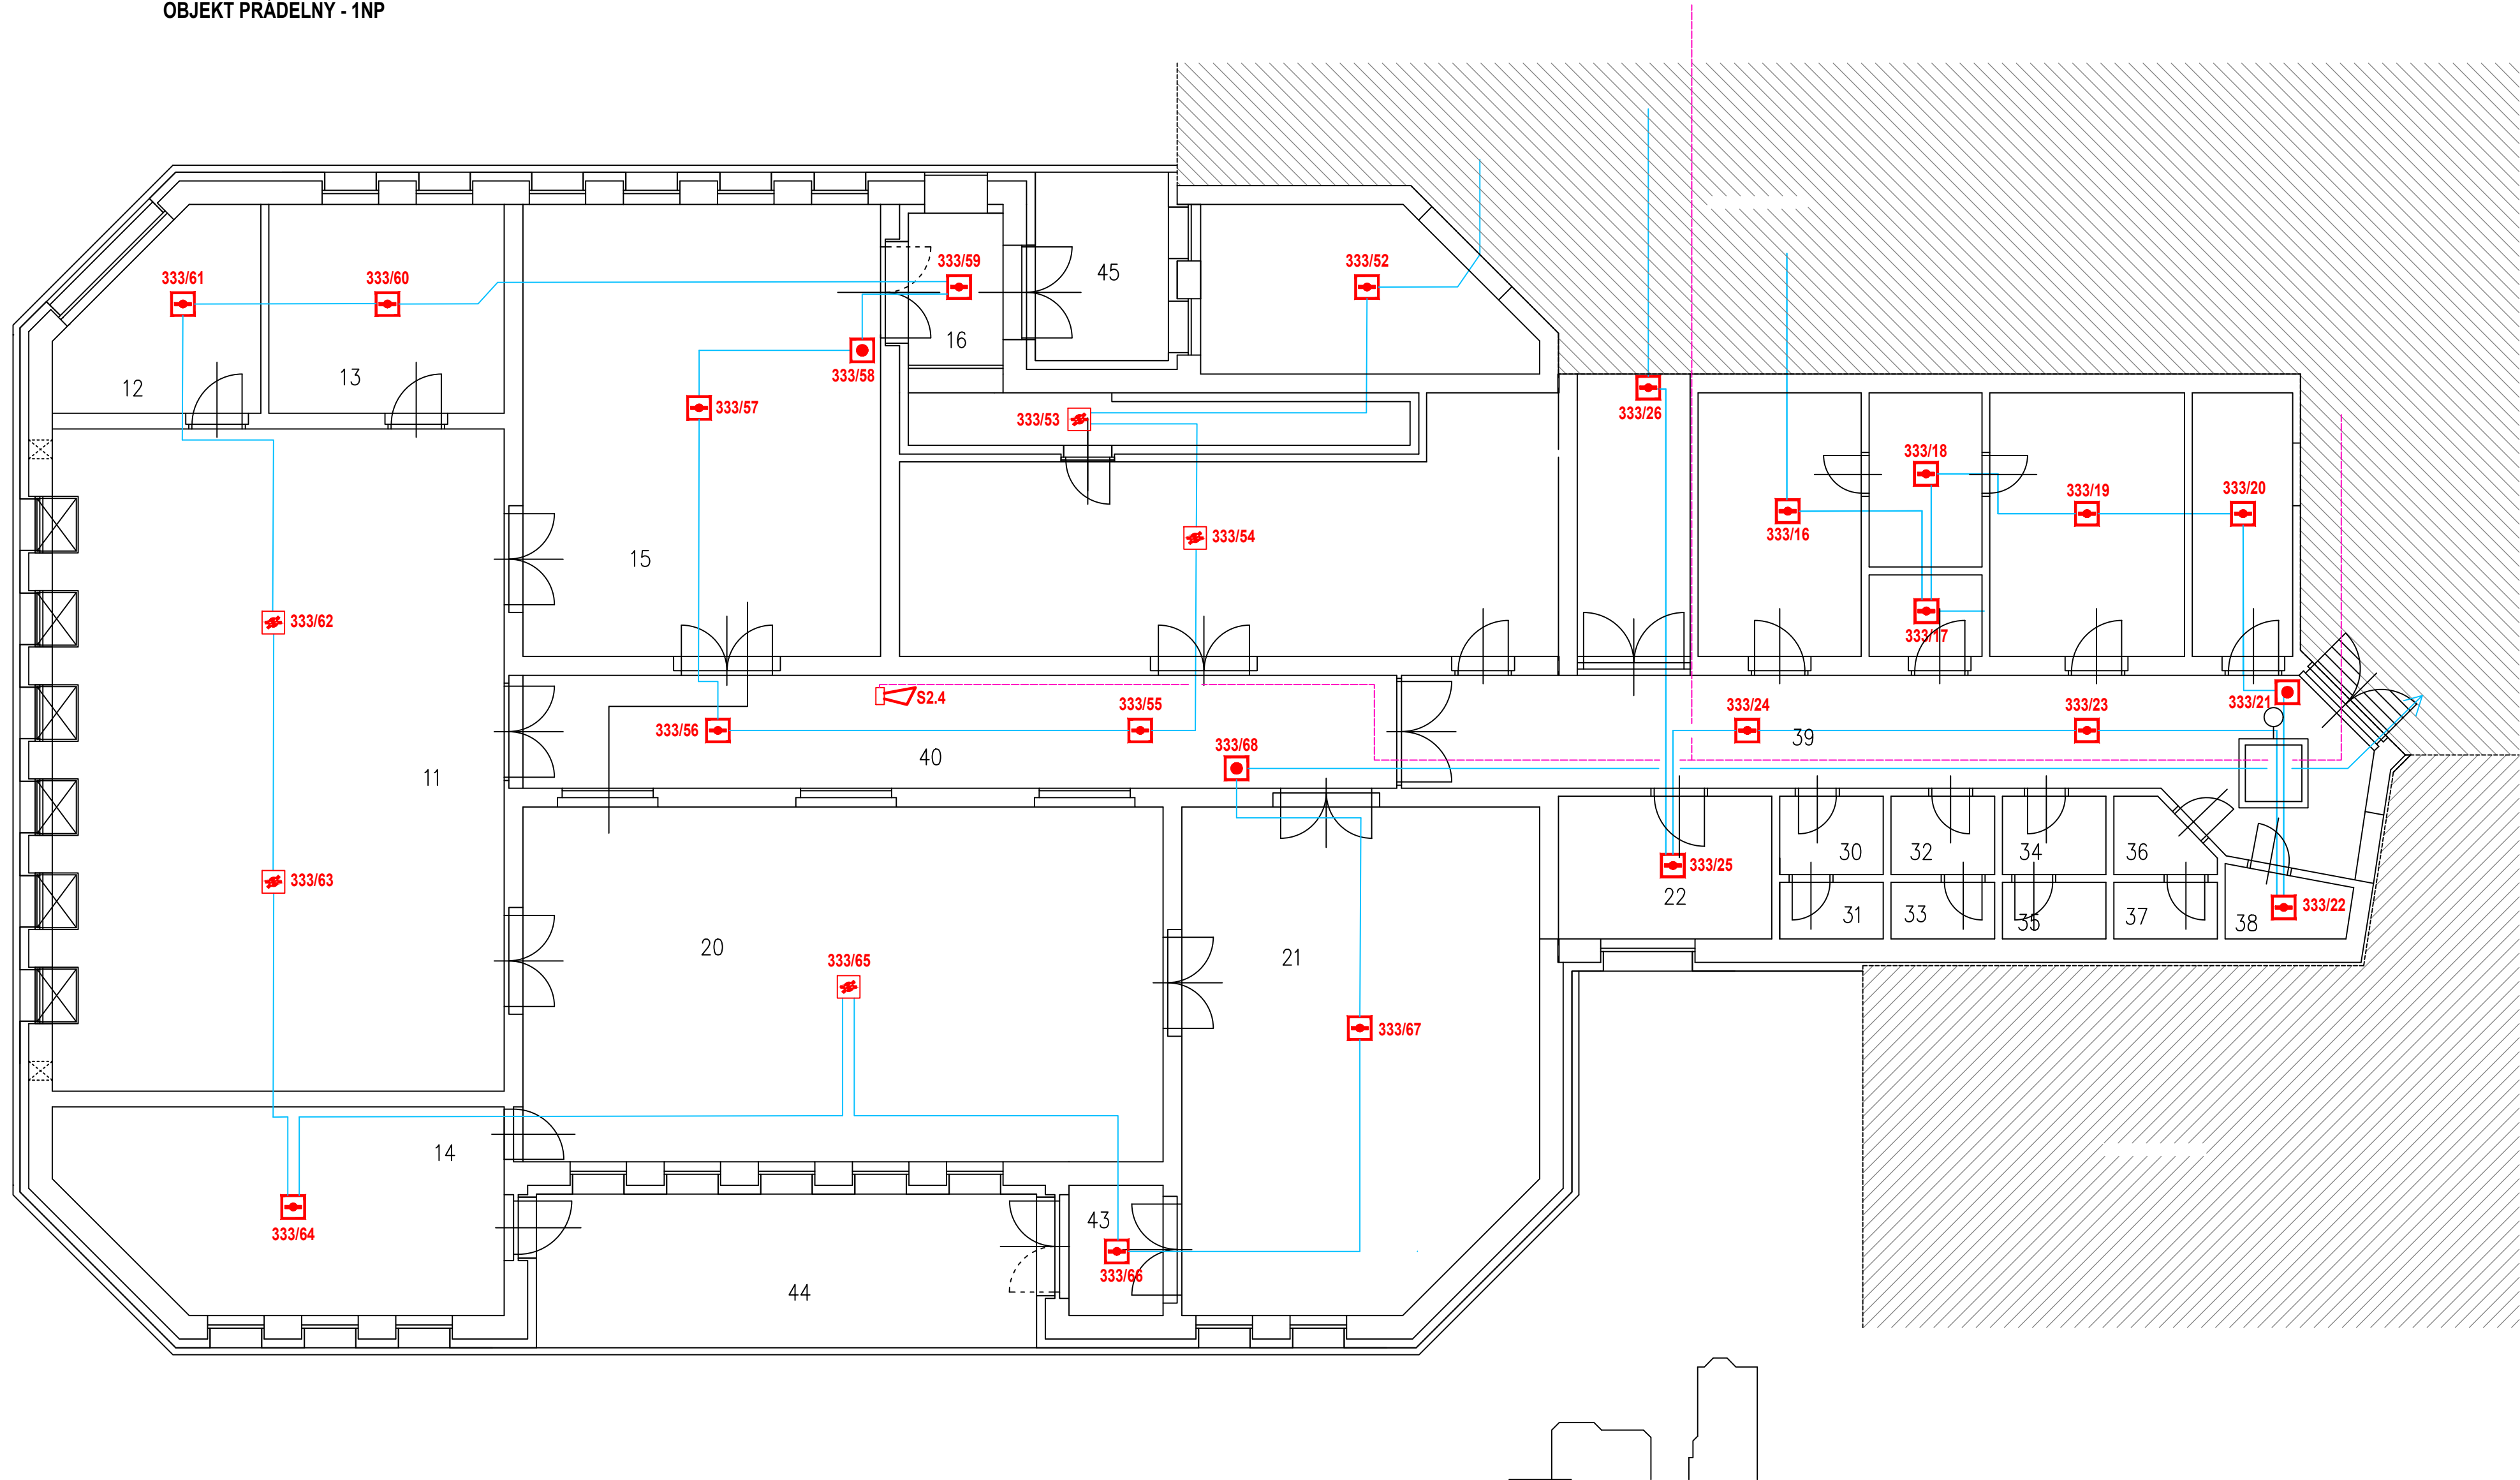

Č.M.	NÁZEV	PLOCHA
-	-	m²
11	Žehlárna	
12	Denní místnost	
13	Opravná prádla	
14	Sklad	
15	Sklad	
16	Žádveří	
17	Nasávací komora	
18	Strojovna VZT	
19	Nasávací komora	
20	Prádelna	
21	Sklad špinavého prádla	
22	Kancelář	
23	Šatna mužů	
24	Umyvárna	
25	Šatna žen	
26	Šatna žen	
27	Umyvárna	
28	Sklad	
29	Sklad	
30	Předstří WC	
31	WC	
32	Předstří WC	
33	WC	
34	Předstří WC	
35	WC	
36	Předstří WC	
37	WC	
38	Úklid	
39	Chodba	
40	Chodba	
41	Chodba	
42	Sklad potravin	
43	Vstup prádla	
44	rampa	
45	rampa	

LEGENDA EPS

- EPS

OSTŘEDNA EPS

EXTERNÍ ZOBRAZOVACÍ TABLO

AUTOMATICKÝ HLÁSIČ – TERMODIFERENCIÁLNÍ

AUTOMATICKÝ HLÁSIČ – OPTICKO-KOUPROVÝ

AUT. HL. – OPTICKO-KOUPROVÝ SE SÍRENOU

AUTOMATICKÝ HLÁSIČ – MULTISENzorový OZT

AUTOMATICKÝ HLÁSIČ – MULTISENzorový OT

TLAČÍTKOVÝ HLÁSIČ EPS

SÍRENA EPS

SIGNALIZAČNÍ SVĚTLO – MAJÁK

ELEKTROMECHANICKÝ ZÁMEK OVLÁDANÝ EPS

OVLÁDACÍ VÝVOD

ROZVADĚČ REPS, VSTUPNĚ/VÝSTUPNÍ MODULY
- VSTUPNĚ/VÝSTUPNÍ MODUL 4IN/20UT

VÝSTUPNÍ MODUL 12 Rel

BEZDRÁTOVÝ TRANSPONDÉR (KOPPLER)

AUTOMATICKÝ HLÁSIČ – V BEZDRÁTOVÉ PATICI

OPPO – OBSLUŽNÉ POLE POŽÁRNÍ OCHRANY

KTPO – KLÍČOVÝ TREZOR POŽÁRNÍ OCHRANY
- OVLÁDACÍ VEDENÍ S FUNKČNÍ INTEGRITOU

KRUHOVÁ HLÁSIČOVÁ LINKA S FUNKČNÍ INTEGRITOU

KRUHOVÁ HLÁSIČOVÁ LINKA (BEZ FUNKČNÍ INTEGRITY)

LINKA OPTICKÝ KABEL

KRESLIL Jan Mišíčko	NÁVRHL Ing. Martin Vík	ZODPOVĚDNÝ PROJEKTANT Ing. Martin Vík	<div><div>COLSYS</div><div>COLSYS s.r.o.</div><div>Buštěhradská 109 272 03 KLADNO ČESKÁ REPUBLIKA</div></div>	DODAVATEL
OBJEDNATEL Domov Pod Lipami Smečno, Zámek 1, 273 05 Smečno			ČÍSLO ZAKÁZKY OP221201321	
INVESTOR Domov Pod Lipami Smečno, Zámek 1, 273 05 Smečno			DOKUMENTACE DVZ/DPS	
STAVBA Elektrická požární signalizace DPL Smečno			MĚŘÍTKO 1:50	
OBSAH EPS DPL Smečno UBYTOVACÍ OBJEKT, PRÁDELNA – PŮDORYS 1.NP			DATUM 10/2022	
			POČET FORMÁTŮ A4 8x4	
			NÁZEV SOUBORU	
			ČÍSLO VÝTISKU	ČÍSLO PŘÍLOHY P.1
<div><div>COLSYS s.r.o. – BUŠTĚHRADSKÁ 109 – 272 03 KLADNO – ČESKÁ REPUBLIKA TELEFON: +420 312 278 111 – FAX: +420 312 247 982 – E-Mail: kladno@colsys.cz IČO: 14799634 – DIČ: CZ14799634 – OR: MĚSTSKÝ SOUD V PRAZE, ODD. C, VL. 902 BANKOVNÍ SPOJENÍ: HWB BANK CZECH REPUBLIC a.s., ČÍSLO ÚČTU 0200240009/2700</div><div>SYSTÉM MANAGEMENTU JAKOSTI ČSN EN ISO 9001:2001 SYSTÉM ENVIRONMENTÁLNÍHO MANAGEMENTU ČSN EN ISO 14001:2005 SYSTÉM MANAGEMENTU BEZPEČNOSTI A OCHRANY ZDRAVÍ PŘI PRÁCI OHSAS 18001:1999 OSVĚDČENÍ ČESKÉHO OBRAVNÉHO STANDARDU ČOS 051622 (AOP 2110)</div></div>				