



Č PŮDORYS - ČÁST 2
1:100

SMĚR STAVBY

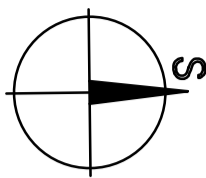

Y=747615.000
X=1066640.000

Y=747575.000
X=1068670.000

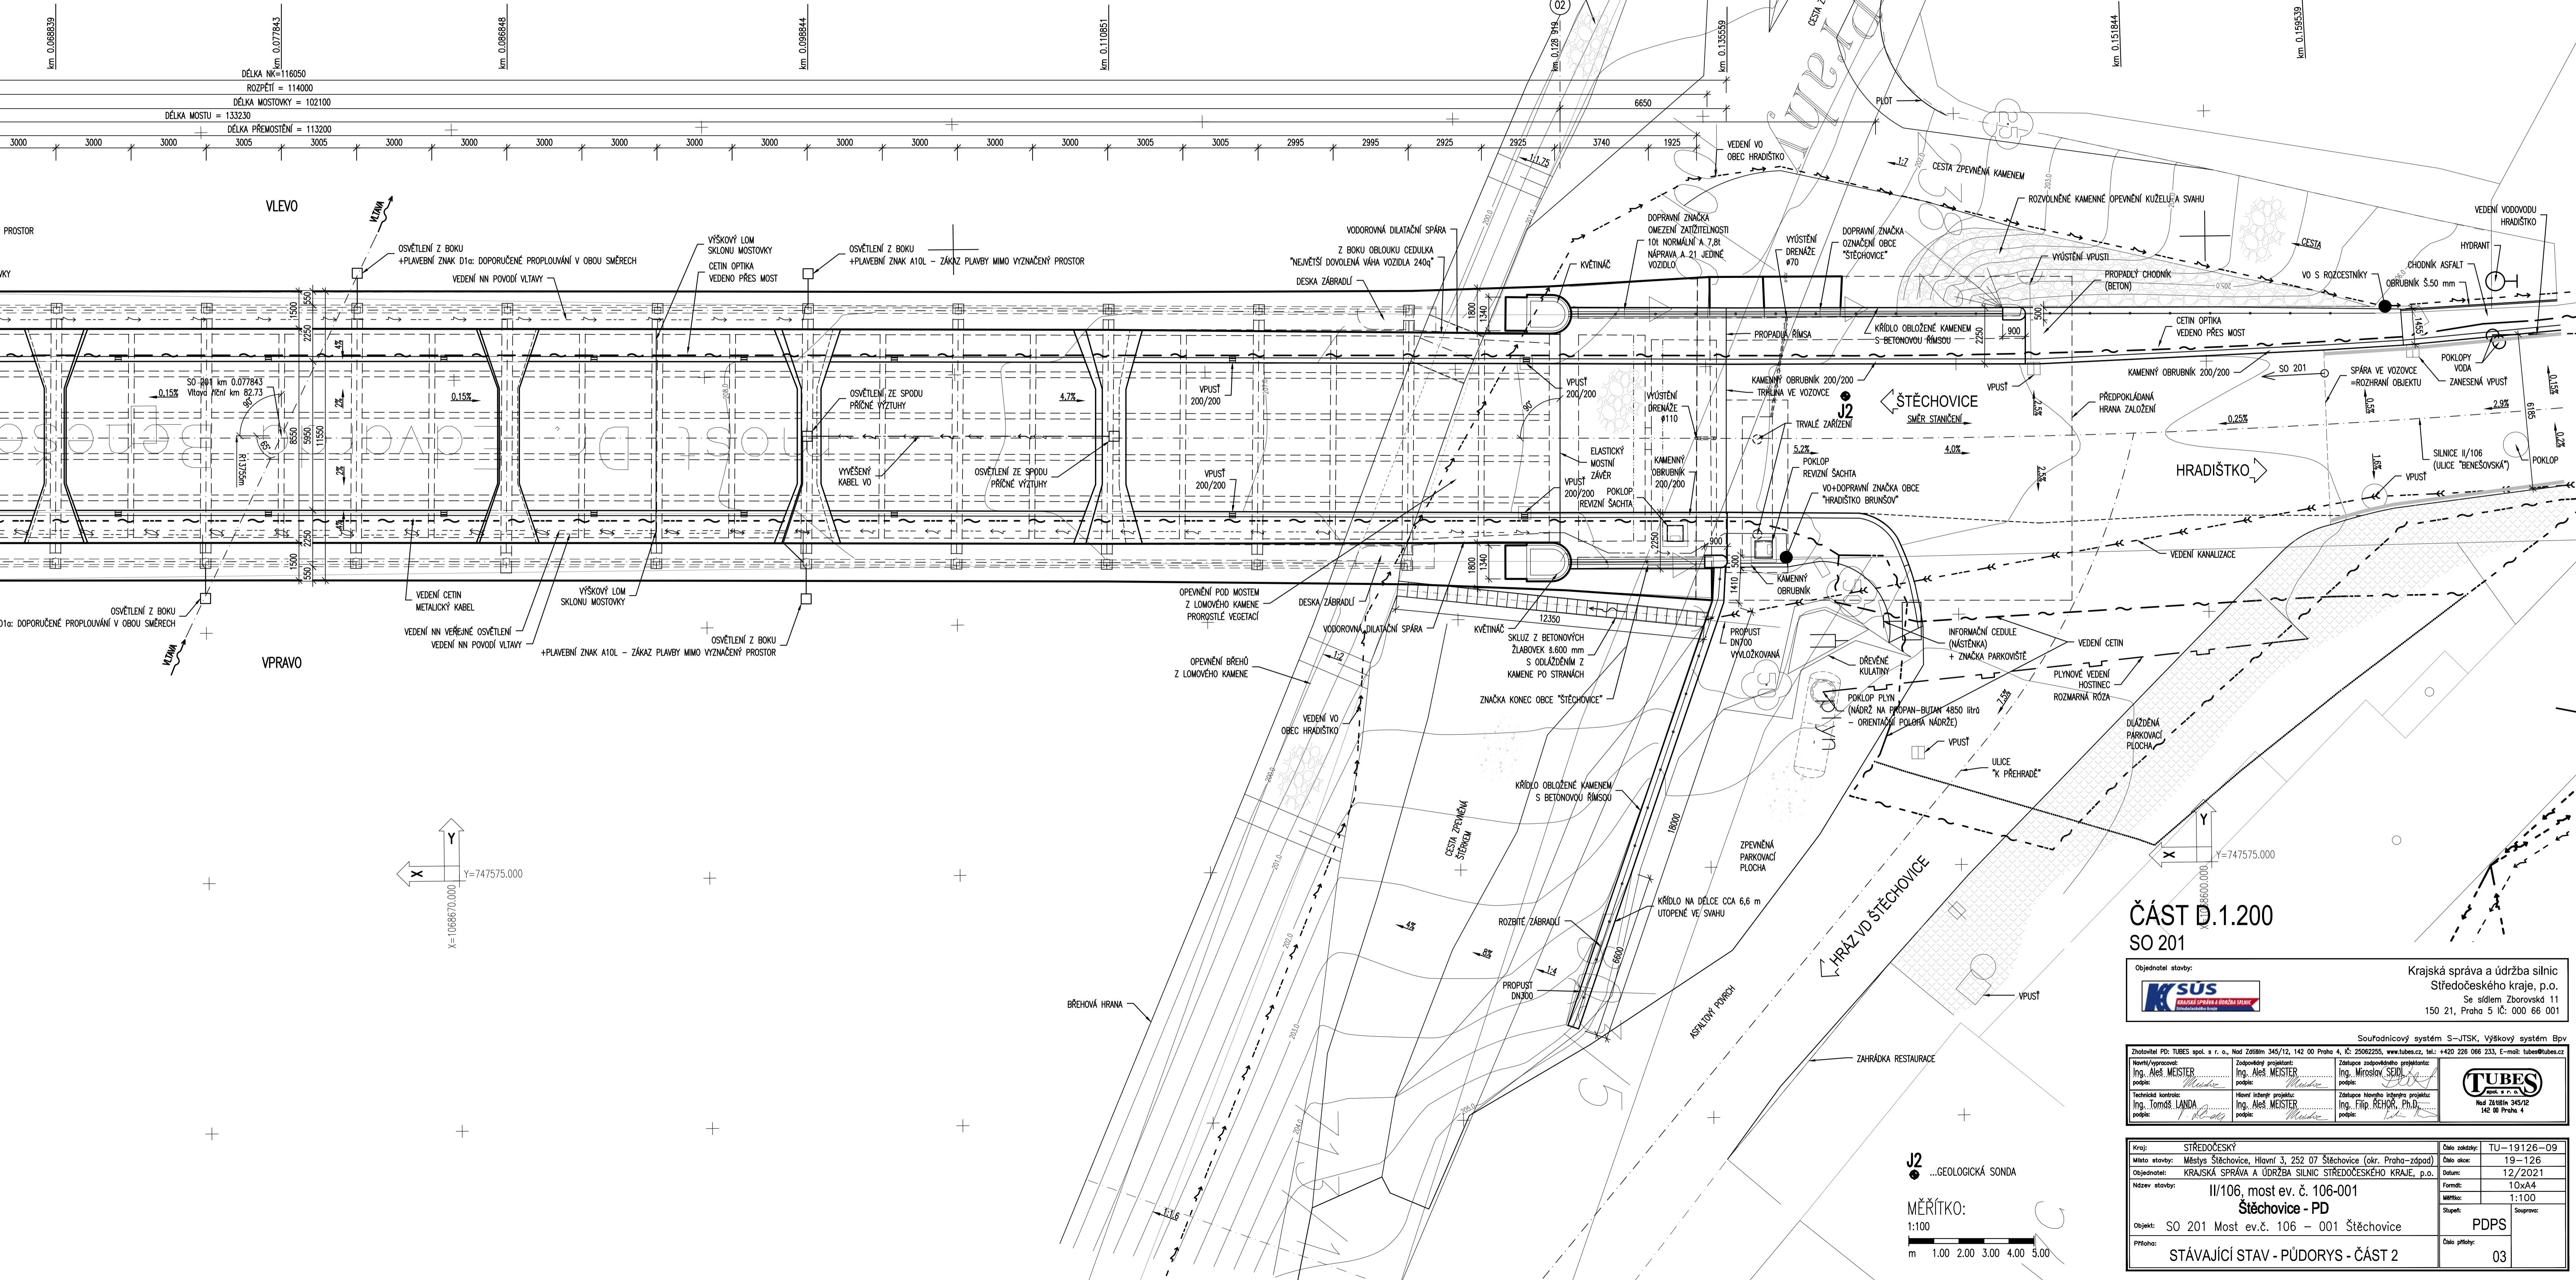


 
 
 


ČÁST D.1.200
SO 201

Objednatel stavby:

**KUSUS**
KRAJSKÁ SPRÁVA A ÚDRŽBA SILNIC
Středočeský kraj

Krajská správa a údržba silnic
Středočeského kraje, p.o.
Se sídlem Zboravská 11
150 21, Praha 5 IČ: 000 66 001

Zhotovitel PD: TUBES spol. s r. o., Nad Zlatěm 345/12, 142 00 Praha 4, IČ: 25062255, www.tubes.cz, tel.: +420 226 066 233, E-mail: tubes@tubes.cz			
Namýtl/ovpracoval: Ing. Aleš MEISTER podpis: 	Zodpovědný projektant: Ing. Aleš MEISTER podpis: 	Zastupce zodpovědného projektanta: Ing. Miroslav SEDLÁK podpis: 	 TUBES spol. s r. o. Nad Zlatěm 345/12 142 00 Praha 4
Technická kontrola: Ing. Tomáš LANDA podpis: 	Revizní kontrola projektu: Ing. Aleš MEISTER podpis: 	Zastupce hlavního inženýra projektu: Ing. Filip REHNER, Ph.D. podpis: 	

Kraj: STŘEDOČESKÝ	Číslo zakázky: TU-19126-09
Místo stavby: Městys Stěchovice, Hlavní 3, 252 07 Stěchovice (okr. Praha-západ)	Číslo akce: 19-126
Objednatel: KRAJSKÁ SPRÁVA A ÚDRŽBA SILNIC STŘEDOČESKÉHO KRAJE, p.o.	Datum: 12/2021
Název stavby: II/106, most ev. č. 106-001 Stěchovice - PD	Formát: 10xA4
Objekt: SO 201 Most ev.č. 106 - 001 Stěchovice	Měřítko: 1:100
Průřez: STÁVAJÍCÍ STAV - PŮDORYS - ČÁST 2	Stupeň: PDPS
	Číslo přílohy: 03

J2
...GEOLOGICKÁ SONDA

MĚŘÍTKO:
1:100

