


PŮDORYS 3NP

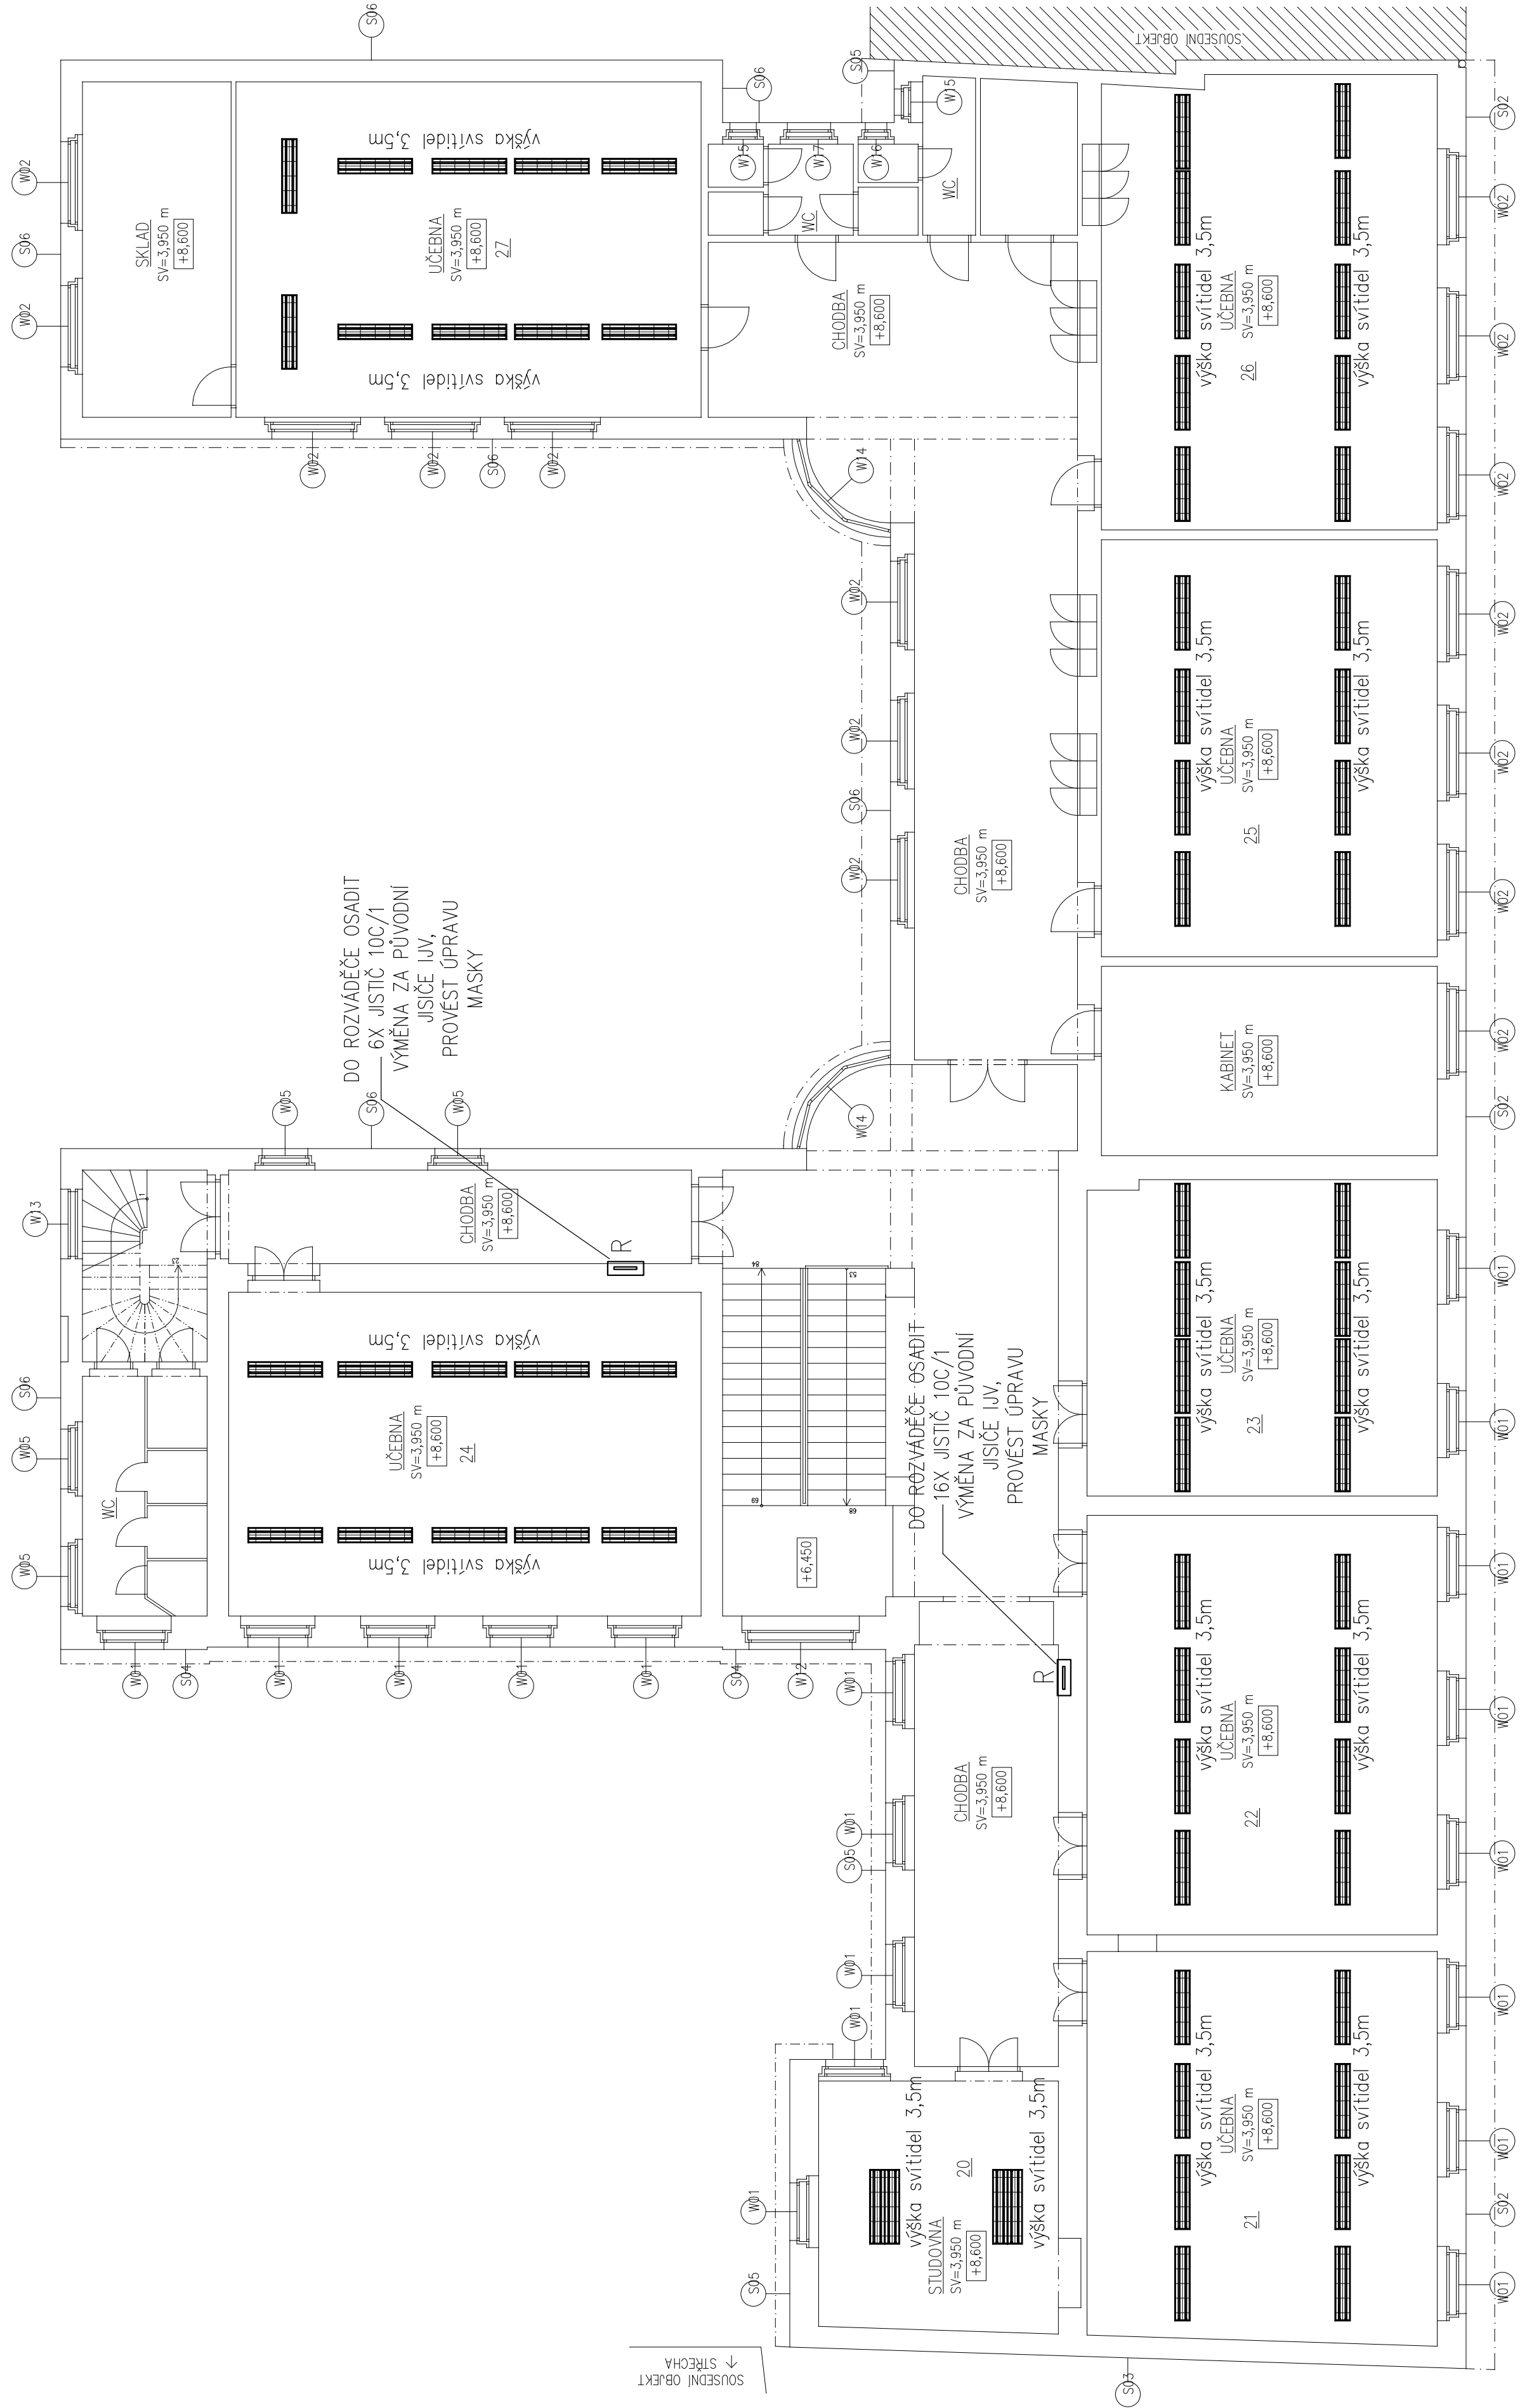

LEGENDA

- rozváděč NN – provést výměnu jističů dle popisu
- zářivkové svítidlo 2x58W, IP20, el.předradník, lankové závěsy, lesklá mřížka, celkem 138ks svítidel
- zářivkové svítidlo 4x58W, IP20, el.předradník, lankové závěsy, lesklá mřížka, celkem 11ks svítidel

Nové rozmístění svítidel bylo provedeno na základě výpočtu vnitřního umělého osvětlení Em=500lx. Jedná se o združené osvětlení.

Soustava napětí: 3x400V/230V, 50Hz
Ochrana před dotykem – stáv. rozvody – nulování dle ČSN341010
Ochrana před poruchou – nové rozvody – TN–S dle ČSN 332000–4–41 ed.2.

HLAVNÍ PROJEKTANT: ENERGYPROJEKT s.r.o. Energie Benefit, s.r.o. Křesťanova 159/1, Pátek 6 tel.: +420 270 003 300 e-mail: kontakt@energyprojekt.cz internet: www.energyprojekt.cz		ZPRACOVATEL ČÁSTI: Výpracovník: Jiří Provazník Zodpovědný projektant: Ing. Vladislav Gregar	
PROJEKT: Snížení energetické náročnosti Střední zdravotnické školy a Vyšší odborné školy zdravotnické, Kolín		název a podpis Zadávací číslo: 150198 Datum: 23.02.2016	
SWERENIK: Střední zdravotnická škola a Vyšší odborná škola zdravotnická Karolíny Světlé 135, 280 02 Kolín		Část: D.1.1. ZARÍZENÍ SILNOPROUDÉ ELEKTROTECHNIKY	
VÝKRES: PŮDORYS 3.NP – OSVĚTLENÍ		Stupeň: D.1.4 Formát: A4 Měřítko: 1:100	