
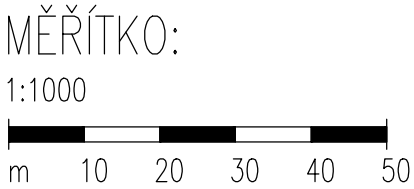


KATASTRÁLNÍ SITUACE
MĚŘ. 1: 1000

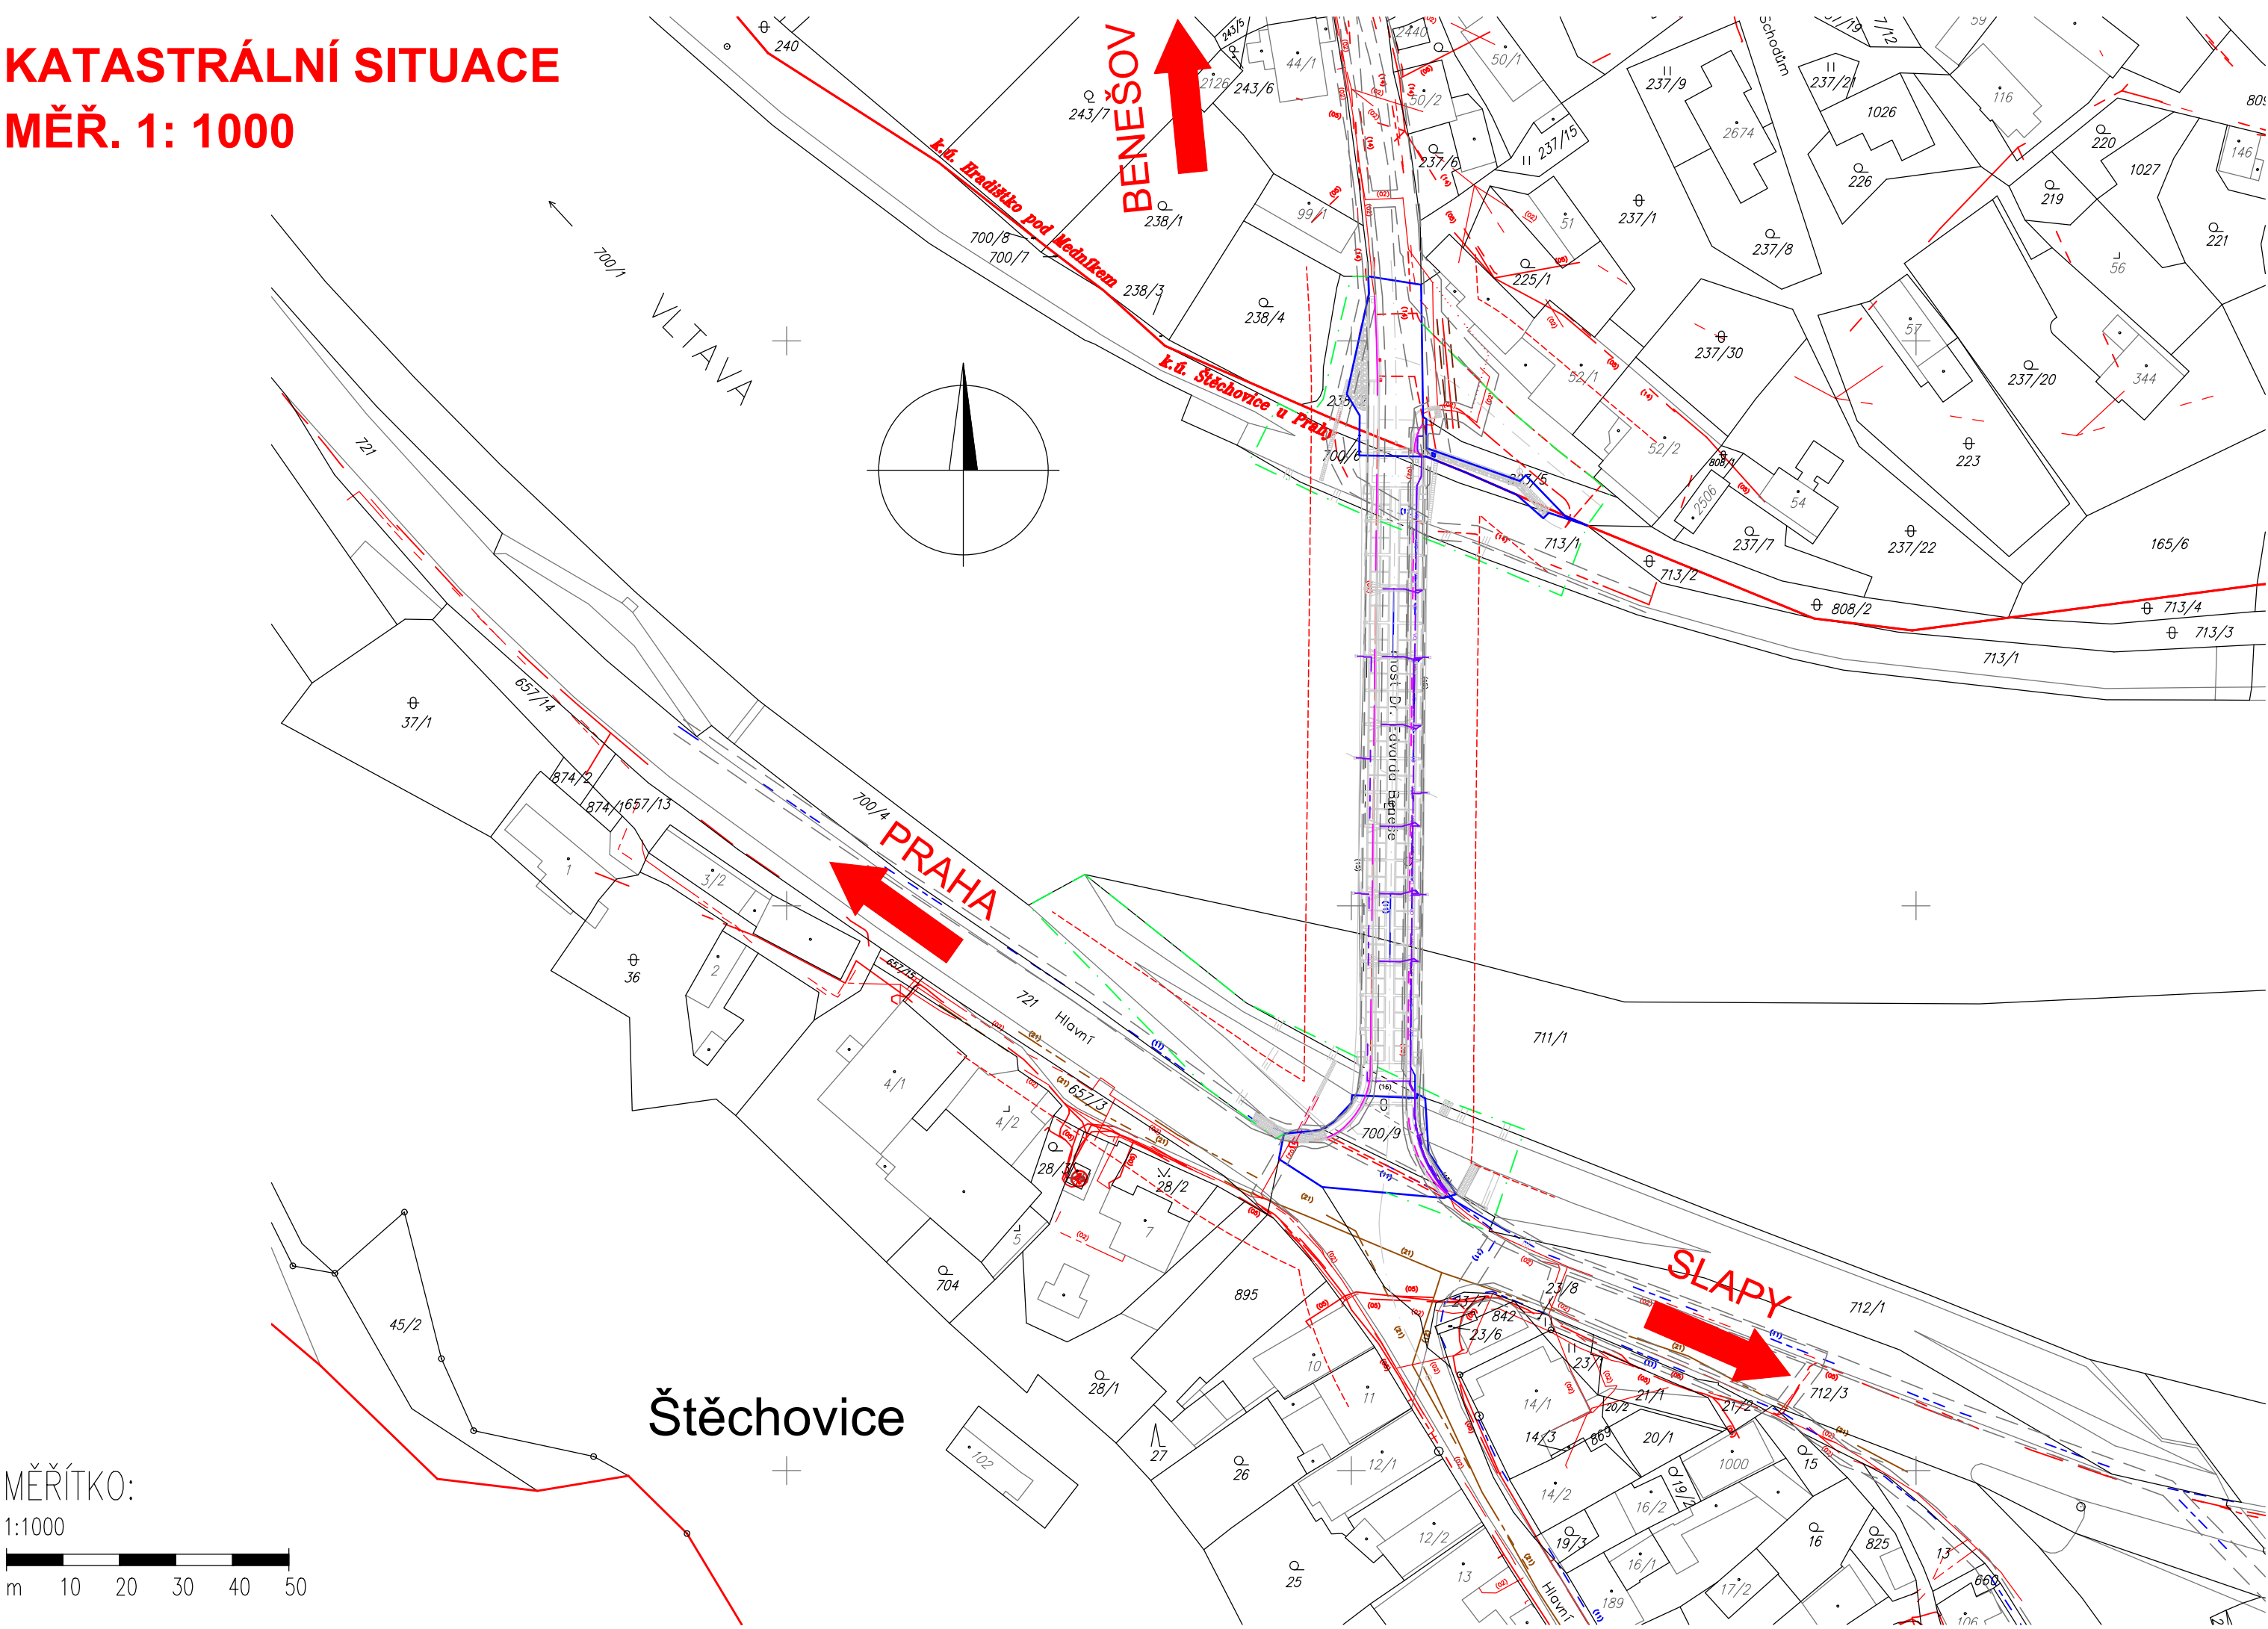

POZNÁMKA:

- I. ZÁKRESY INŽENÝRSKÝCH SÍTÍ JSOU PROVEDENY DLE PODKLADŮ PŘÍSLUŠNÝCH SPRÁVCŮ. PŘED ZAHÁJENÍM STAVEBNÍCH PRACÍ JE NUTNÉ JEJICH OVĚŘENÍ A VYTYČENÍ V CELÉM ZÁJMĚVÉM ÚZEMÍ STAVBY.
- II. OCHRANNÁ A BEZPEČNOSTNÍ PÁSMA:
SILNIČNÍ OCHRANNÁ PÁSMA JSOU DLE ZÁKONA Č. 13/1997 SB. §30 NÁSLEDUJÍCÍ:
RYCHLOSTNÍ SILNICE A DÁLNICE 100 M (OD OSY PŘÍLEHLÉHO JÍZDNÍHO PÁSU)
SILNICE I. TŘ. A MÍSTNÍ KOMUNIKACE I. TŘ 50 M (OD OSY PŘÍLEHLÉHO JÍZDNÍHO PÁSU)
SILNICE II. TŘ. A III. TŘ. A MÍSTNÍ KOMUNIKACE II.TŘ 15 M (OD OSY PŘÍLEHLÉHO JÍZDNÍHO PÁSU)

OCHRANNÁ PÁSMA DRÁHY JSOU URČENA ZÁKONEM Č. 266/1994 SB., O DRAHÁCH V § 8 NÁSLEDUJÍCÍ:
DRÁHA CELOSTÁTNÍ A DRÁHA REGIONÁLNÍ 60 M (OD OSY KRAJINÍ KOLEJE, NEJMÉNĚ VŠAK VE VZDÁLENOSTI 30 M OD HRANIC OBVODU DRÁHY)

OCHRANNÁ PÁSMA STÁVAJÍCÍCH VEDENÍ JSOU DLE ZÁKONA Č. 458/2000 SB. §46 NÁSLEDUJÍCÍ:
ELEKTRO NADZEMNÍ VEDENÍ
NAPĚTÍ DO 1 KV 1 M (OD KRAJINÍHO VODIČE)
NAPĚTÍ NAD 1 KV DO 35 KV VČETNĚ 7 M (OD KRAJINÍHO VODIČE)
NAPĚTÍ NAD 35 KV DO 110 KV VČETNĚ 12 M (OD KRAJINÍHO VODIČE)
NAPĚTÍ NAD 110 KV DO 220 KV VČETNĚ 15 M (OD KRAJINÍHO VODIČE)
NAPĚTÍ NAD 220 KV DO 400 KV VČETNĚ 20 M (OD KRAJINÍHO VODIČE)
25 m(OD KRAJINÍHO VODIČE DLE ZÁKONA 79/1957 Sb.)
30 M (OD KRAJINÍHO VODIČE)
ELEKTRO PODZEMNÍ VEDENÍ
SDĚLOVACÍ KABELOVÁ VEDENÍ MÍSTNÍ A DÁLKOVÁ 1,5 M (OD KRAJINÍHO KABELU)
SILNOPROUDÁ VEDENÍ DO 110 KV VČETNĚ 1 M (PO OBOU STRANÁCH KRAJINÍHO KABELU)
SILNOPROUDÁ VEDENÍ NAD 110 KV VČETNĚ 3 M (PO OBOU STRANÁCH KRAJINÍHO KABELU)

OCHRANNÁ PÁSMA VODOVODNÍCH ŘADŮ A KANALIZAČNÍCH STOK JSOU DLE ZÁKONA Č. 274/2001 SB. §23 NÁSLEDUJÍCÍ:
VODOVODNÍ POTRUBÍ DO DN 500 VČETNĚ 1,5 M (OD OKRAJE POTRUBÍ)
VODOVODNÍ POTRUBÍ NAD DN 500 2,5 M (OD OKRAJE POTRUBÍ)
KANALIZACE DO DN 500 VČETNĚ 1,5 M (OD OKRAJE STOKY)
KANALIZACE NAD DN 500 2,5 M (OD OKRAJE STOKY)

OCHRANNÁ PÁSMA ZAŘÍZENÍ, KTERÉ SLOUŽÍ PRO VÝROBU, DISTRIBUCI A USKLADŇOVÁNÍ PLYNU JSOU PODLE § 68, ODS. 3, ZÁKONA Č. 458/2000 SB NÁSLEDUJÍCÍ:
A) U NTL A STL PLYNOVODŮ A PŘÍPOJEK JIMIŽ SE ROZVÁDÍ PLYN V ZASTAVĚNÉM ÚZEMÍ OBCE 1 M (NA OBE STRANY OD PŮDORYSU)
4 M (NA OBE STRANY OD PŮDORYSU)
B) U OSTATNÍCH PLYNOVODŮ PŘÍPOJEK 4 M (NA OBE STRANY OD PŮDORYSU)
C) U TECHNOLOGICKÝCH OBJEKTŮ 4 M (NA VŠECHNY STRANY OD PŮDORYSU)

BEZPEČNOSTNÍ PÁSMA PLYNÁRENSKÝCH ZAŘÍZENÍ JSOU DLE § 69 ZÁKONA Č. 458/2000 SB. NÁSLEDUJÍCÍ:
U REGULAČNÍCH STANIC VYSOKOTLAKÝCH 10 M
U REGULAČNÍCH STANIC VELMI VYSOKOTLAKÝCH 20 M
VYSOKOTLAKÉ PLYNOVOD DO DN 100 15 M
DO DN 250 20 M
NAD DN 250 40 M
DO DN 300 100 M
DO DN 500 150 M
NAD DN 500 200 M
VELMI VYSOKOTLAKÉ PLYNOVODY

LEGENDA PÁSEM:

- TRVALÝ ZÁBOR
- DOČASNÝ ZÁBOR DO 1 ROKU
- OCHRANNÉ PÁSMA SILNICE
- OCHRANNÉ PÁSMA PLYN
- OCHRANNÉ PÁSMA IS
- KATASTRÁLNÍ MAPA

LEGENDA INŽENÝRSKÝCH SÍTÍ

- KANALIZACE
- PLYNOVOD VTL
- PLYNOVOD STL
- PLYNOVOD NTL
- VODOVOD
- SDĚLOVACÍ
- VEŘEJNÉ OSVĚTLENÍ
- EL. VEDENÍ VVN
- EL. VEDENÍ VN
- EL. VEDENÍ NN
- MELIORACE

SEZNAM OBJEKTŮ:

- 100 OBJEKTY POZEMNÍCH KOMUNIKACÍ
SO 180 DOPRAVNĚ INŽENÝRSKÁ OPATŘENÍ
200 OBJEKTY MOSTŮ A ZDÍ
SO 201 MOST EV.Č. 106 – 001 ŠTĚCHOVICE
400 ELEKTRO A SDĚLOVACÍ OBJEKTY
SO 401 VEDENÍ CETIN – METALICKÝ KABEL
SO 402 VEDENÍ CETIN – OPTICKÝ KABEL
SO 403 VEDENÍ NN – VEŘEJNÉ OSVĚTLENÍ NA MOSTĚ
SO 404 VEDENÍ NN – OSVĚTLENÍ PLAVEBNÍCH ZNAKŮ
SO 405 VEDENÍ NN – HODINY



„Podkladová data © ČÚZK“

ČÁST C.2

Objednatel stavby: Krajská správa a údržba silnic Středočeského kraje, p.o.
Se sídlem Zborovská 11
150 21, Praha 5 IČ: 000 66 001

Souřadnicový systém S–JTSK, Výškový systém Bpv

Zhotovitel PD: TUBES spol. s r. o., Nad Zátěším 345/12, 142 00 Praha 4, IČ: 25062255, www.tubes.cz, tel.: +420 226 066 233, E-mail: tubes@tubes.cz

Navrhl/vypracoval: Ing. Aleš MEISTER
podpis: [Podpis]
Technická kontrola: Ing. Tomáš LANDA
podpis: [Podpis]
Zodpovědný projektant: Ing. Aleš MEISTER
podpis: [Podpis]
Hlavní inženýr projektu: Ing. Aleš MEISTER
podpis: [Podpis]
Zástupce zodpovědného projektanta: Ing. Miroslav SEIDL
podpis: [Podpis]
Zástupce hlavního inženýra projektu: Ing. Filip ŘEHOR, Ph.D.
podpis: [Podpis]

TUBES spol. s r. o.
Nad Zátěším 345/12
142 00 Praha 4

Kraj: STŘEDOČESKÝ
Místo stavby: Městys Štěchovice, Hlavní 3, 252 07 Štěchovice (okr. Praha–západ)
Objednatel: KRAJSKÁ SPRÁVA A ÚDRŽBA SILNIC STŘEDOČESKÉHO KRAJE, p.o.
Název stavby: II/106, most ev. č. 106-001
Část: Štěchovice - PD
SITUAČNÍ VÝKRES
Příloha: KATASTRÁLNÍ SITUACE

Číslo zakázky: TU–19126–09
Číslo akce: 19–126
Datum: 12/2021
Formát: 4xA4
Měřítko: 1:1000
Stupeň: PDPS
Číslo přílohy: 2