


LEGENDA

- TRASA OPTOTRUBEK NOVÁ
- CHRÁNIČKA NOVÁ
- SPOJKA OPTOTRUBEK NOVÁ
- TRASA OPTOTRUBEK RUŠENÁ
- HRANY OBJEKTU NOVÝCH
- HRANY OBJEKTU STÁVAJÍCÍCH
- KATASTR NEMOVITOSTÍ
- VEDENÍ 22kV NADZEMNÍ STÁVAJÍCÍ
- VEDENÍ 22kV PODZEMNÍ STÁVAJÍCÍ
- VEDENÍ 1kV NADZEMNÍ STÁVAJÍCÍ
- VEDENÍ 1kV PODZEMNÍ STÁVAJÍCÍ
- RADIORELEOVÁ TRASA NADZEMNÍ STÁVAJÍCÍ
- VEDENÍ SĐELOVACÍ PODZEMNÍ STÁVAJÍCÍ
- CHRÁNIČKA, KABELOVOD STÁVAJÍCÍ
- PLYNOVOD STÁVAJÍCÍ
- TEPLOVOD STÁVAJÍCÍ
- VODOVOD STÁVAJÍCÍ
- KANALIZACE STÁVAJÍCÍ

CHODNÍK/VOLNÝ TERÉN M 1:20 PŘECHOD KOMUNIKACE M 1:20

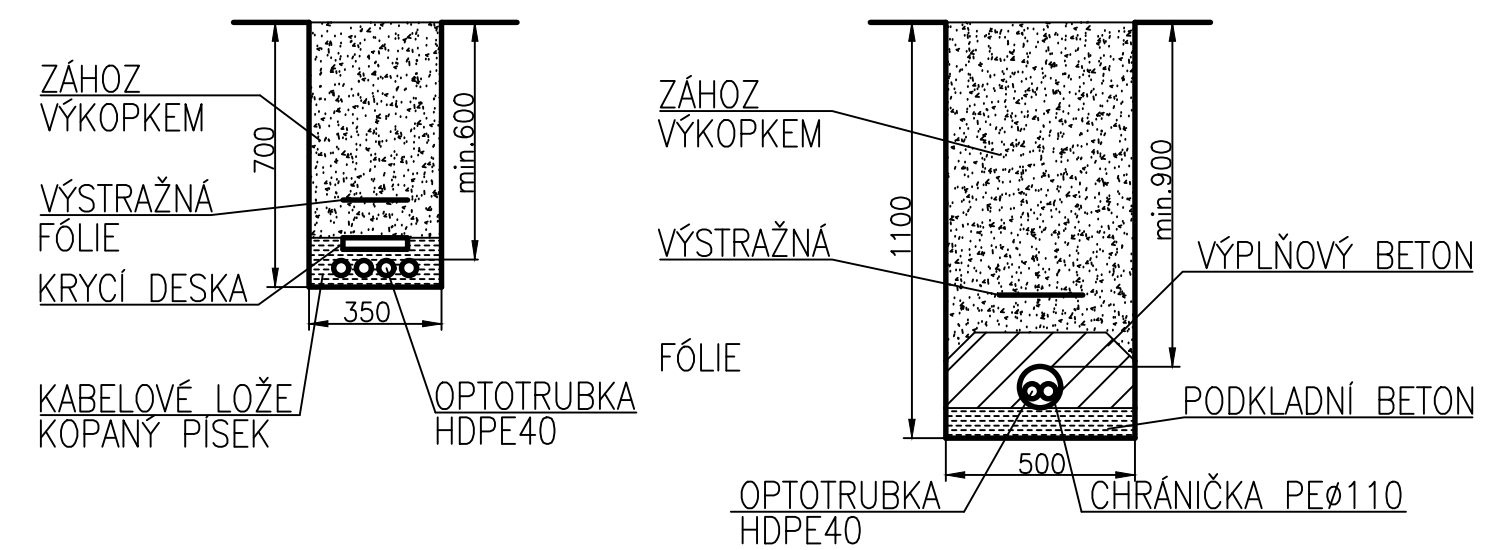

SOUŘADNICOVÝ SYSTÉM: S JTSK VÝŠK. SYSTÉM: Bpv

		projektová, průzkumná a konzultační společnost PUDIS a.s., Nad Vodovodem 2/3258, 100 31 Praha 10 tel.: +420 274 776 645, fax: +420 274 778 656, www.pudis.cz, info@pudis.cz	
Vypracoval: Michael Blažek	Hlavní inženýr projektu: Ing. Dušan Merta Ing. Jan Viček	Investor: STŘEDOČESKÝ KRAJ Zborovská 11 Praha 5	
Odpovědný projektant: Michael Blažek	Reditel společnosti: Ing. Martin Höfler		
Číslo zakázky: 1-9457-0001-05	Datum: 06/2017		
Akce: II/118 – Kladno, rekonstrukce silnice		Měřítko: 1:500	Formát: 8xA4
Průloha: SO 471 PŘELOŽKY OPTICKÉ SÍTĚ KLFREE NET SITUACE		Stupeň: PDPS	Suprava: D.6.4