
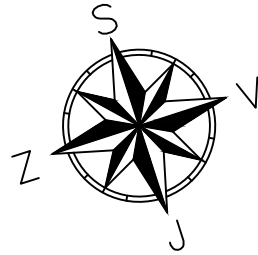



SITUACE STAVBY

M 1:100

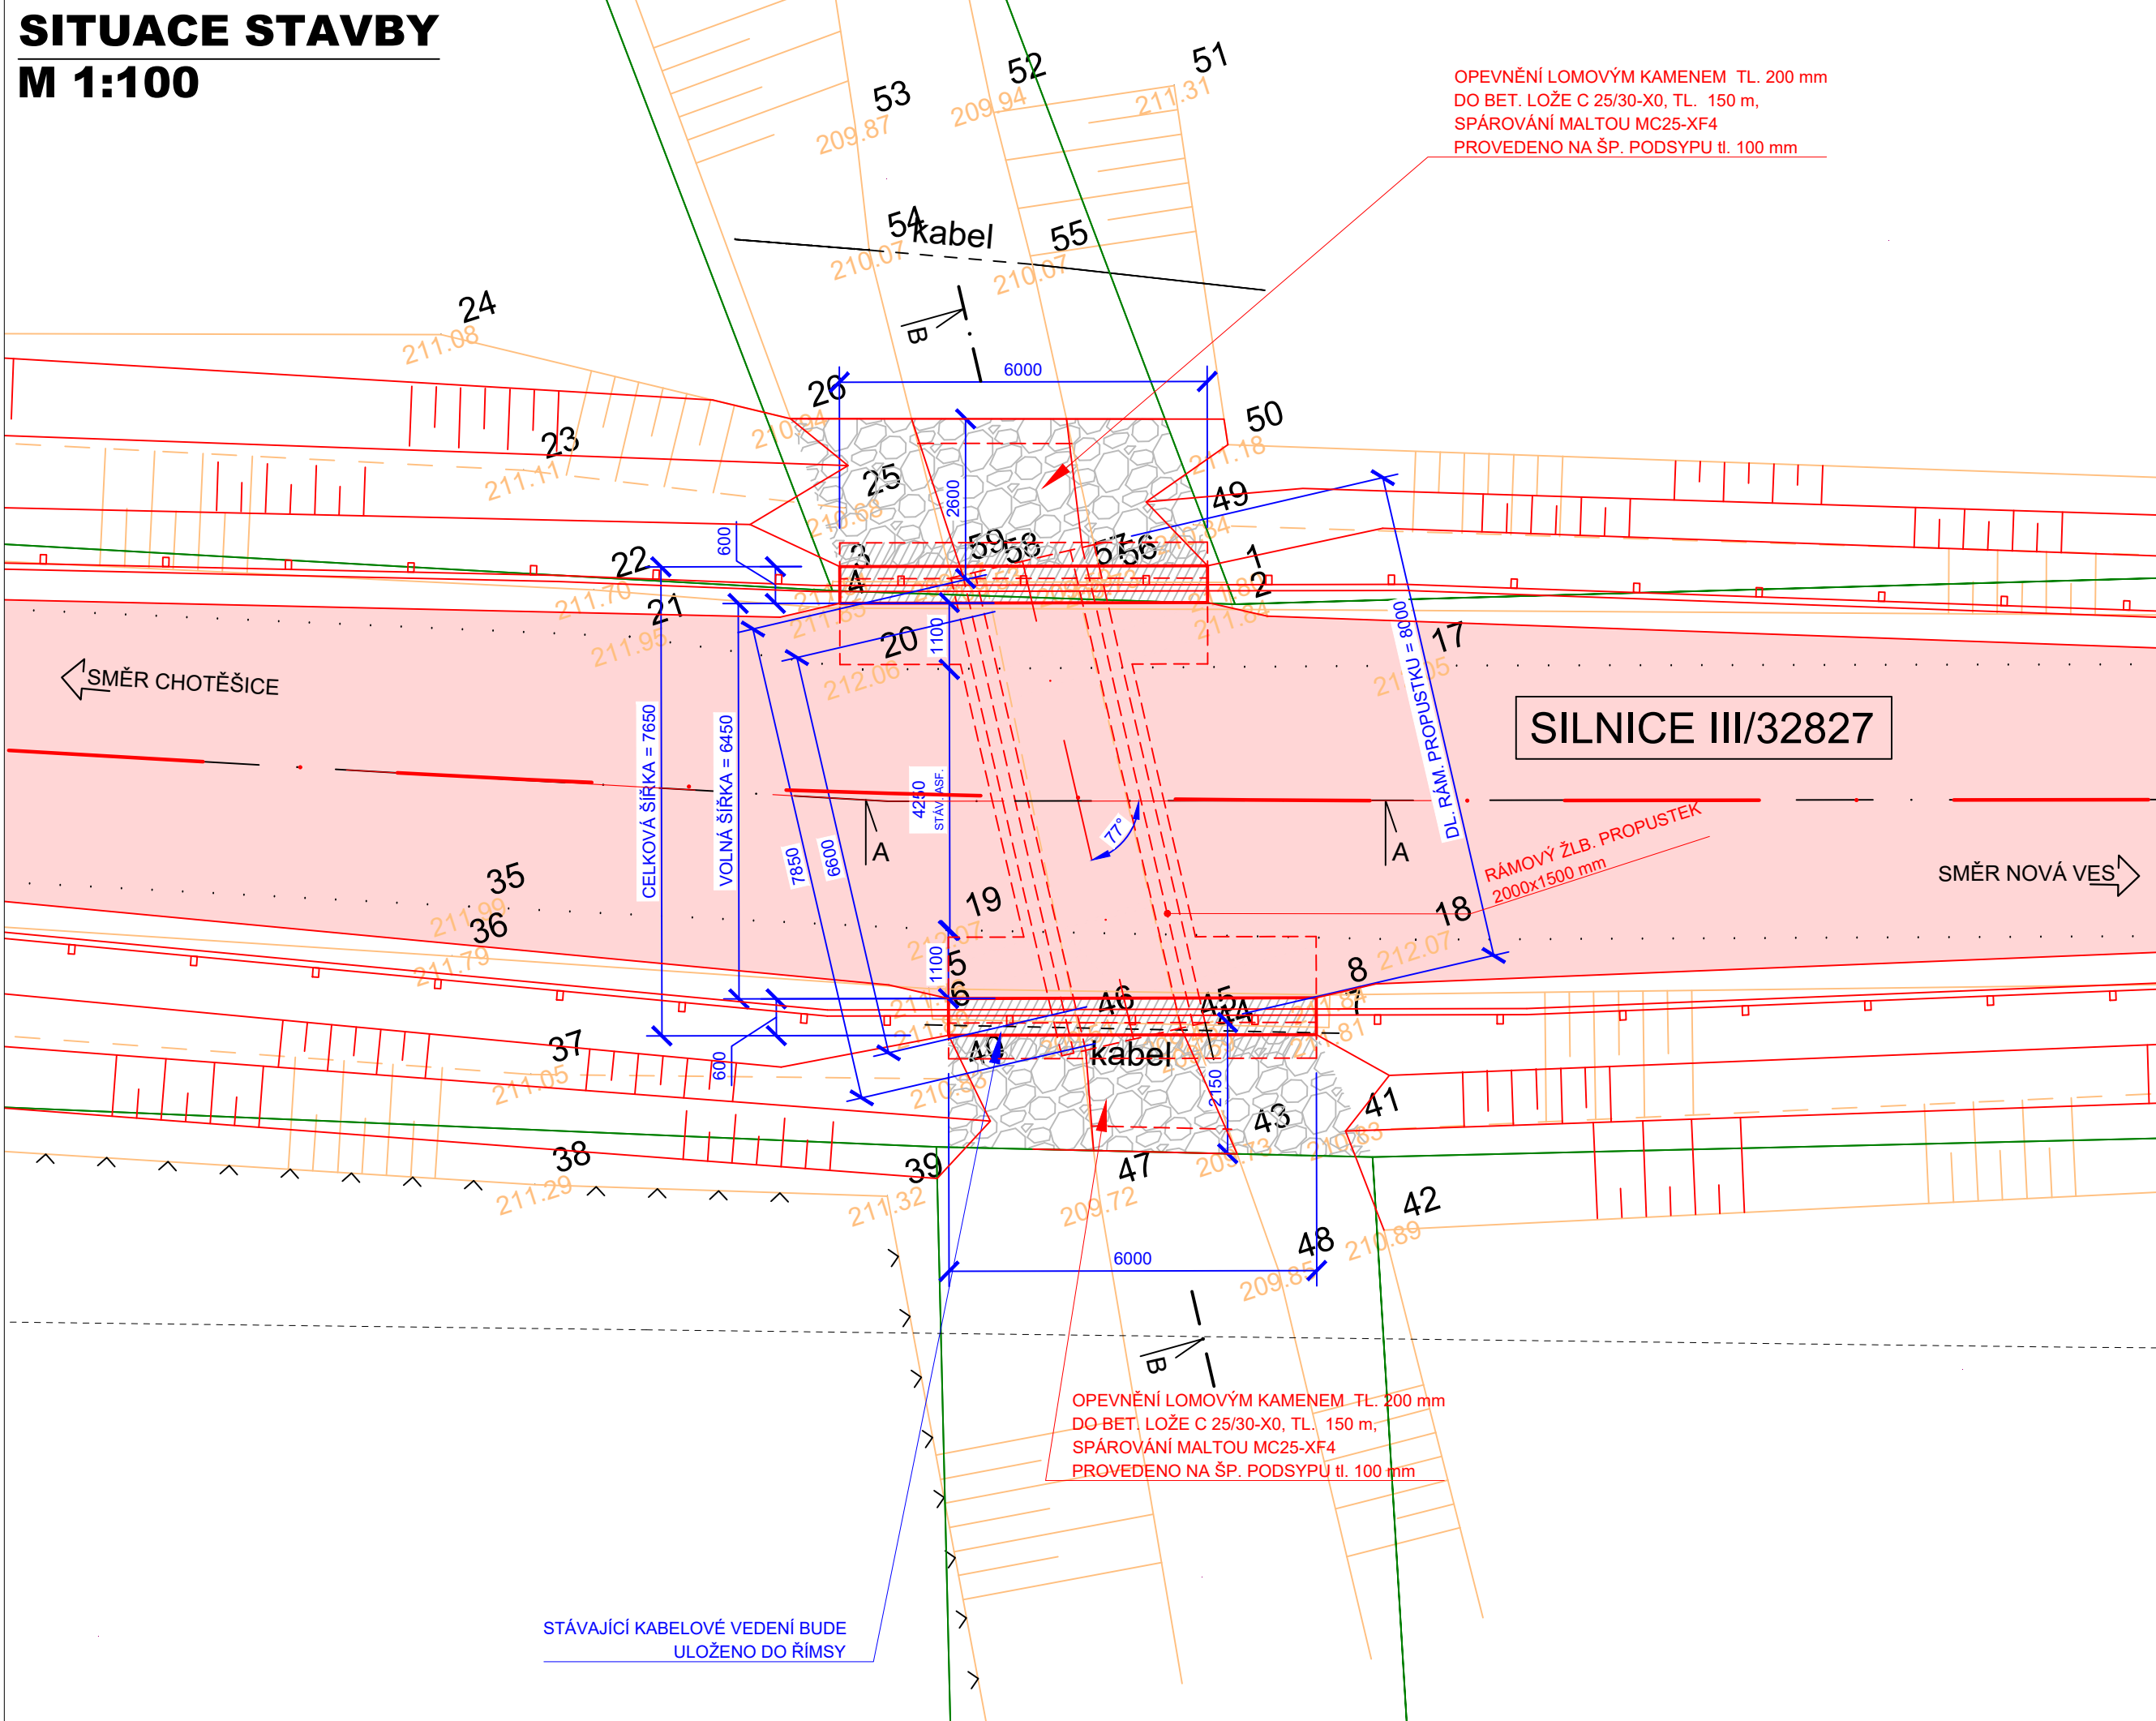

Projektant: ALEŠ JAMBOR		Autorizovaný projektant: ING. STANISLAV OSTRUŠKA			
Objednatel: KRAJSKÁ SPRÁVA A ÚDRŽBA SILNIC, PŘÍSP. ORG. ZBOROVSKÁ 11, 150 21 PRAHA 5-SMÍCHOV					
OÚ/MÚ: CHOTĚŠICE / PODĚBRADY		Formát: 3xA4			
Datum: BŘEZEN 2023		Čís. zakázky: 202257		PROJEKČNÍ A INŽENÝRSKÁ ČINNOST Havelcova 70, 280 02 Kolín III email: ales.jambor@seznam.cz tel.: +420 774 549 441 IČ: 74429884 DIČ: CZ203210796	
Akce: III/32827 Chotěšice - propustek				Stupeň: PDPS	Souprava:
Objekt: SO 202 - OPRAVA PROPUSTKU				Měřítko: 1:100	
Příloha: SITUACE				Příloha č.: D.1.2.2	