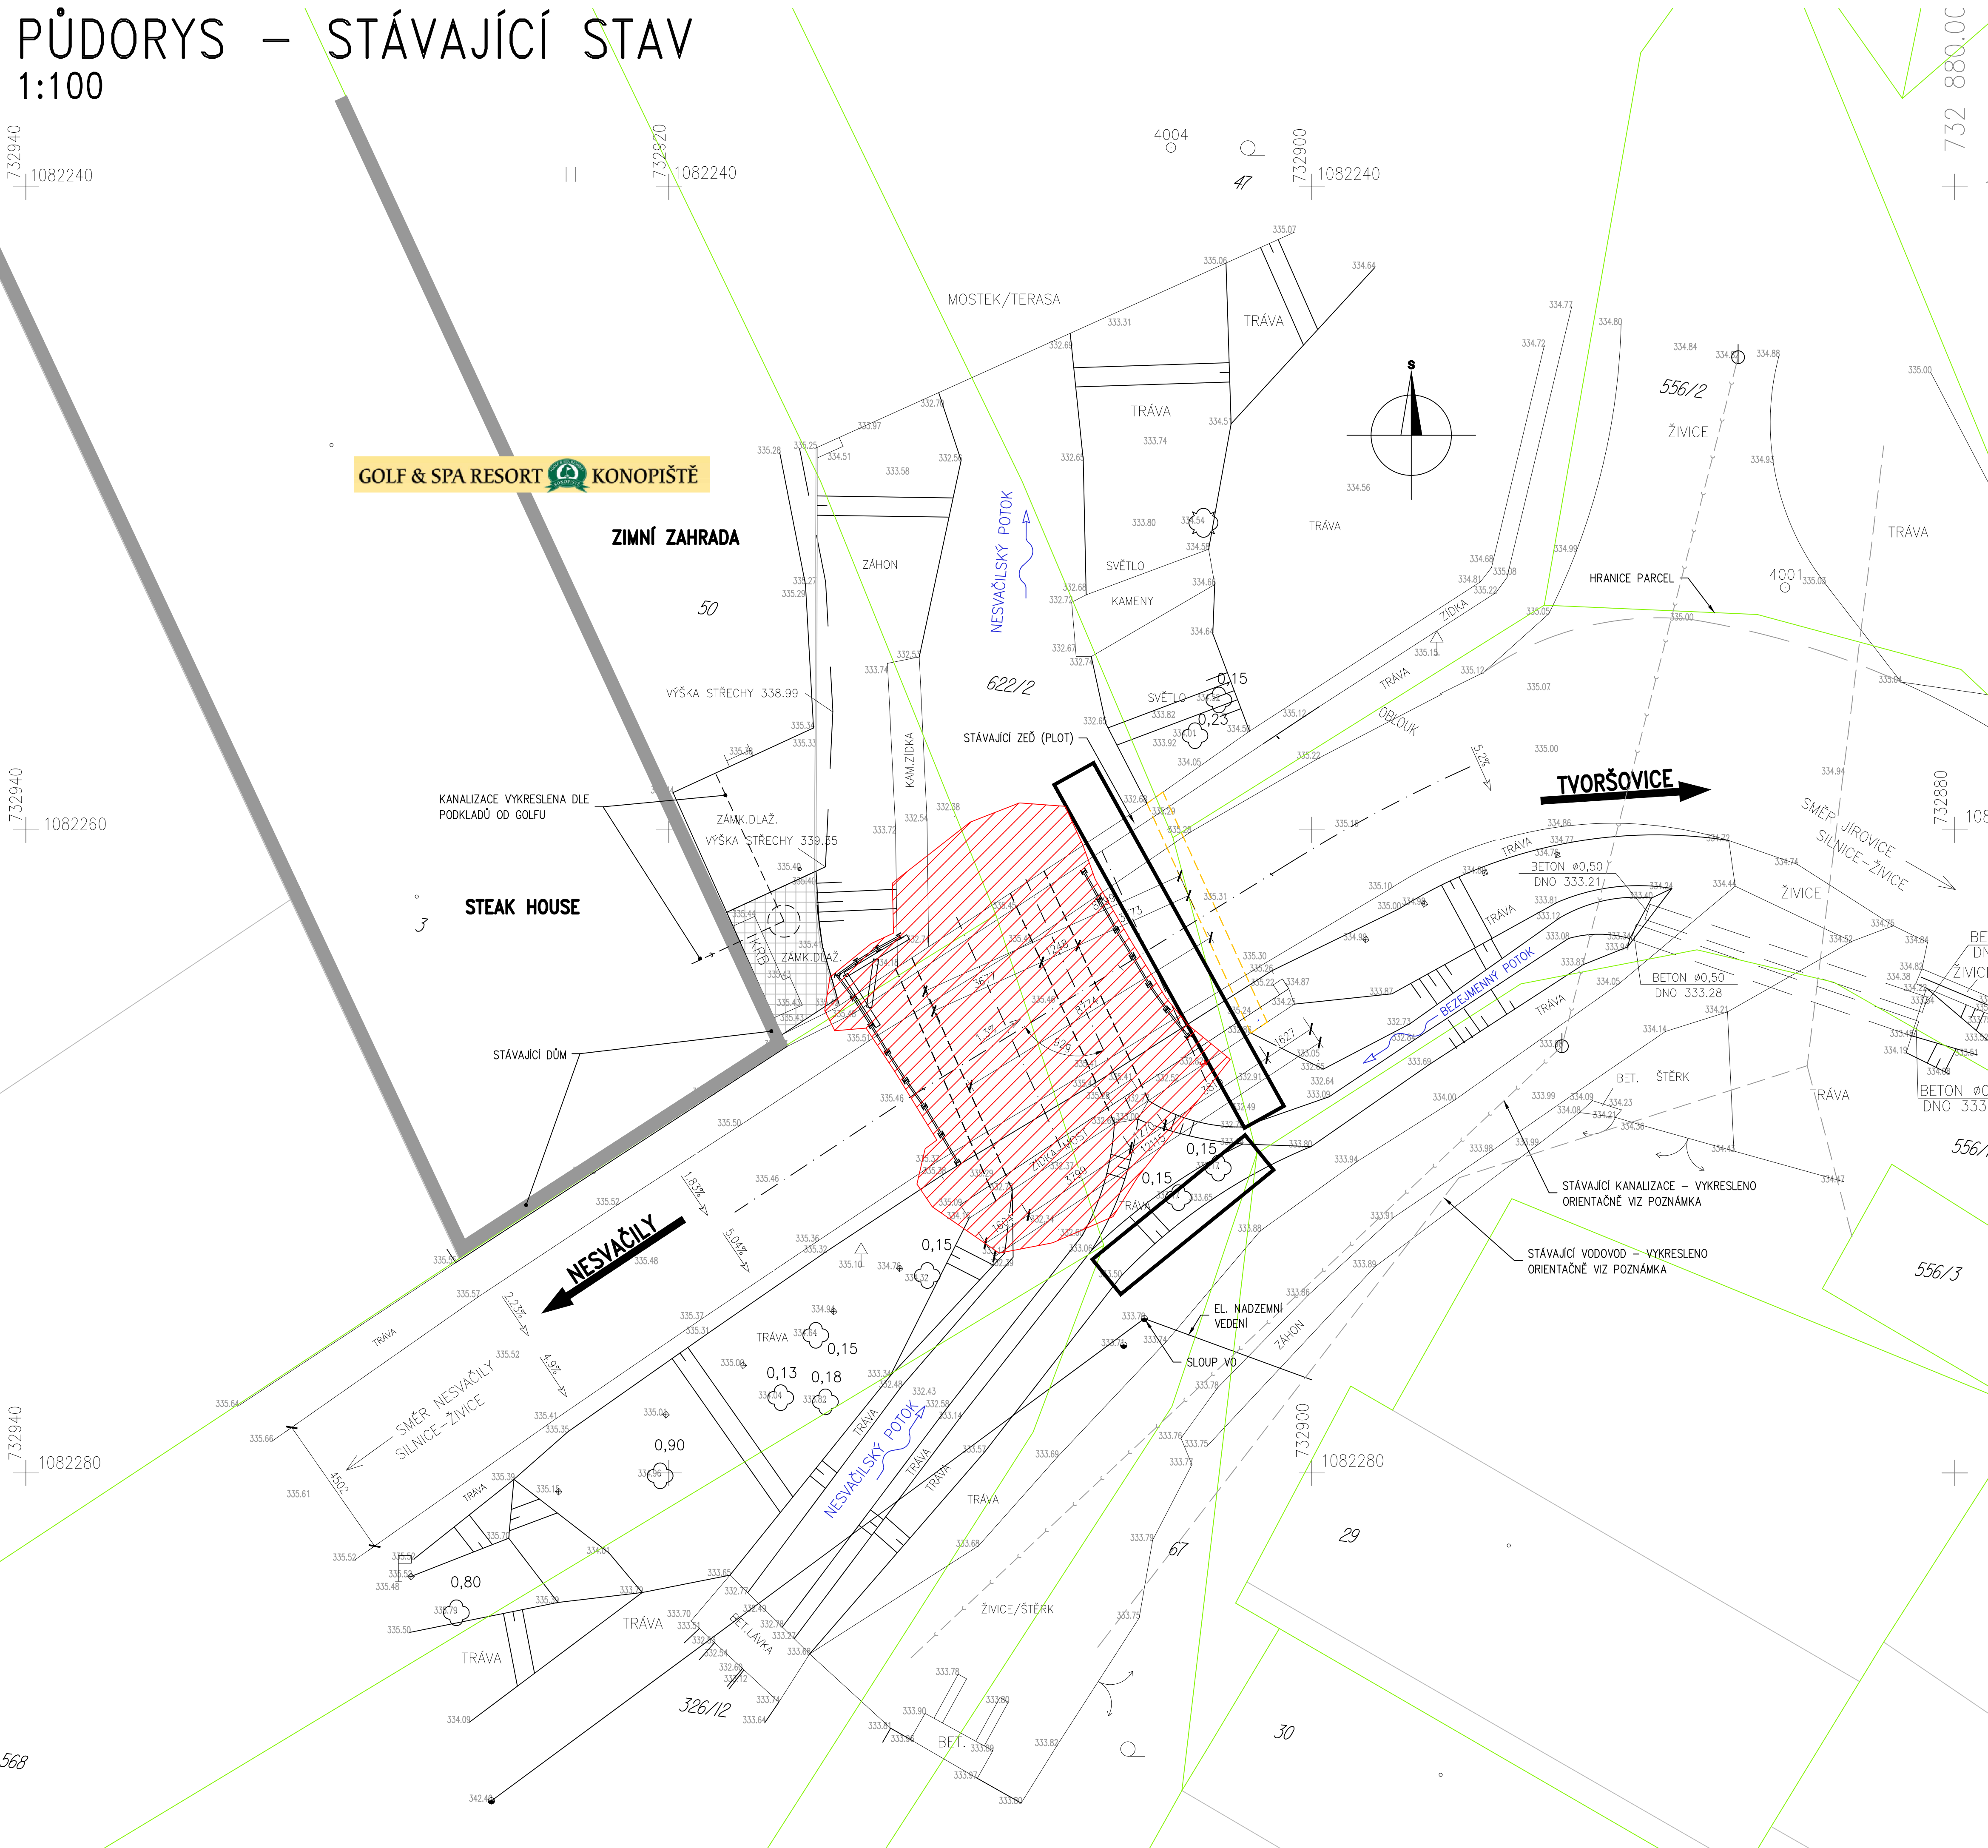




PŮDORYS – STÁVAJÍCÍ STAV
1:100



LEGENDA

-  VÝKOPOVÁ JÁMA DLE ZAMĚŘENÍ Z 05.2023
-  KONSTRUKCE KTERÉ NEBYLY ODBOURANÉ

POZNÁMKA:
VZHEDEM K TOMU, ŽE PROJEKTANT NEDOSTAL PODKLADY K SÍTÍM,
JE NUTNO PŘED ZAHÁJENÍM PRACÍ NA RDS SÍTĚ NECHAT VYTÝČIT V TERÉNU.
DÁLE JE NUTNO DEFINOVAT OCHRANNÉ PÁSMO SÍTÍ PŘÍPADNĚ JEJICH PŘELOŽKY.

SÍTĚ JSOU ZDE VYKRESLENY POUZE INFORMATIVNĚ !

B
Investor



 

Investo



Krajská správa a údržba silnic Středočeského kraje, příspěvk. org.
Zborovská 11, 150 21 Praha 5

SOUŘAD. SYSTÉM: S-JTSK

VÝŠKOVÝ SYSTÉM: Bpv

VEDOUČÍ PROJEKTANT	ING. JAN NOVÁČEK	  	Zhotovitel: 4briids s.r.o. Smlouva 541/23 162 00 Praha 6 – Sídlovice 
ZODPOVĚDNÝ PROJEKTANT	ING. PAVEL KOLÁŘ		
VYPRACOVAL	ING. JEVHENII PYLYPENKO		
KONTROLOVAL	ING. PAVEL KOLÁŘ		
KRAJ :	JIHOHMORAVSKÝ	OKRES :	
STAVBA:			DATUM 06/2023 FORMÁT A4 MĚŘÍTKO 1:100 ÚČEL PDPS ČÍS. ZAKÁZKY 19015 ARCHIVNÍ ČÍS.
III/11456, Tvoršovice, most ev.č. 11456-1 přes potok - oprava			ČÍS. SOUPRAVY PŘÍLOHA 202
NÁZEV VÝKRESU PŮDORYS - STÁVAJÍCÍ STAV			

SO201