



 



# PŘEHLEDNÁ SITUACE 1:50 000

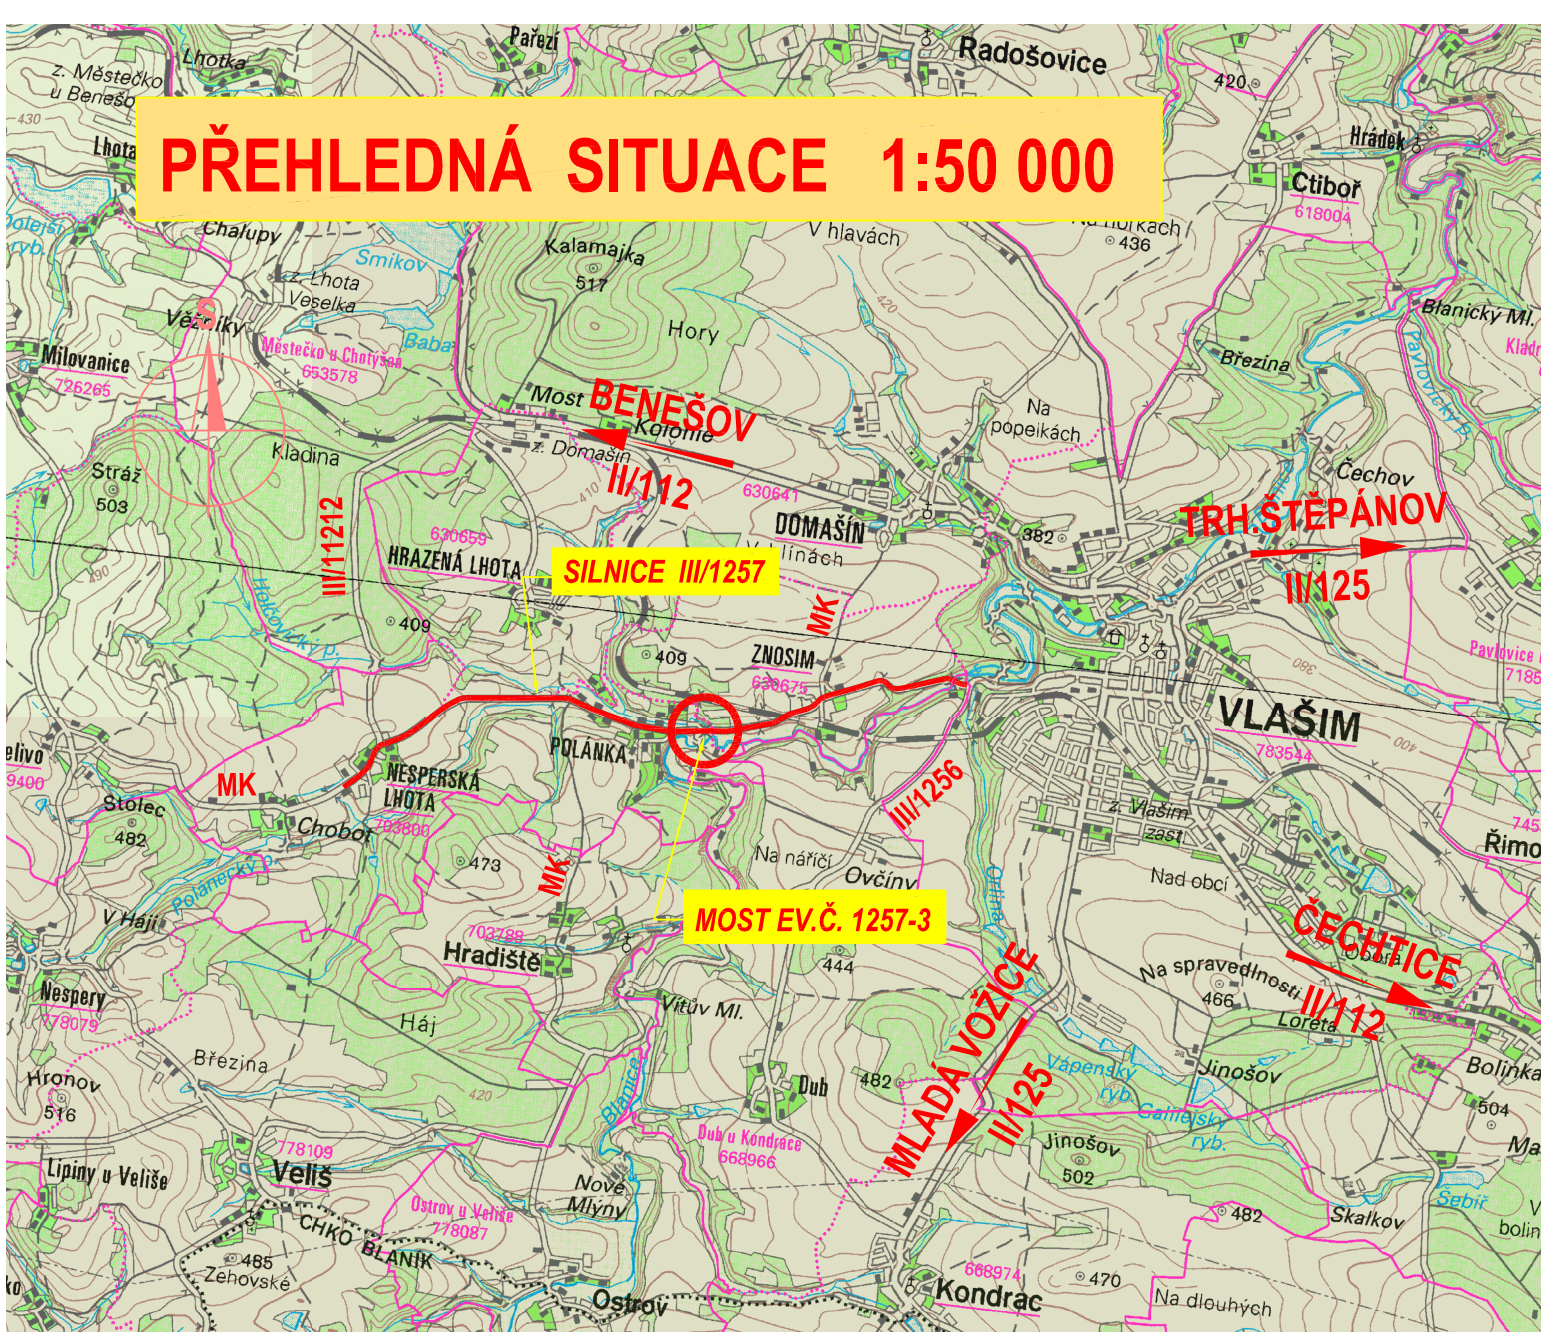

B

Souřadnicový systém S-JTSK, Výškový systém Bpv

Ateliér České Budějovice – Čechova 726/50, 370 01 České Budějovice – Tel. 386 303 211, Fax 386 303 212, e-mail: mailbox@cb.pragoprojekt.cz			
Navrhl/vypracoval: Ing. Jiří HOVORKA podpis: 	Zodpovědný projektant: Ing. Jiří HOVORKA podpis: 	Ředitel ateliéru České Budějovice Ing. Karel BARTYZAL	Zhotovitel:  PRAGOPROJEKT, a.s., K Ryšánce 1668/16, 147 54 Praha 4
Technická kontrola: Ing. Zdeněk TRÁVNÍČEK podpis: 	Hlavní inženýr projektu: Ing. Jiří HOVORKA podpis: 		

Kraj: STŘEDOČESKÝ	Čís. zakázky: 11-229-1-000
Obec: VLAŠIM	Čís. akce: 11-229
Investor: STŘEDOČESKÝ KRAJ, Zborovská 11, 150 21 Praha 5	Datum: 09/2015
Akce: III/1257 Polánka, most ev.č. 1257-3	Formát: 1 x A4
	Měřítko: 1:50000
Část: SOUHRNNÉ ŘEŠENÍ STAVBY	Stupeň: PDPS
Příloha: PŘEHLEDNÁ SITUACE	Čís. přílohy: B.1.1