



SITUACE DIO - 3. ETAPA
MĚŘÍTKO: 1:30000

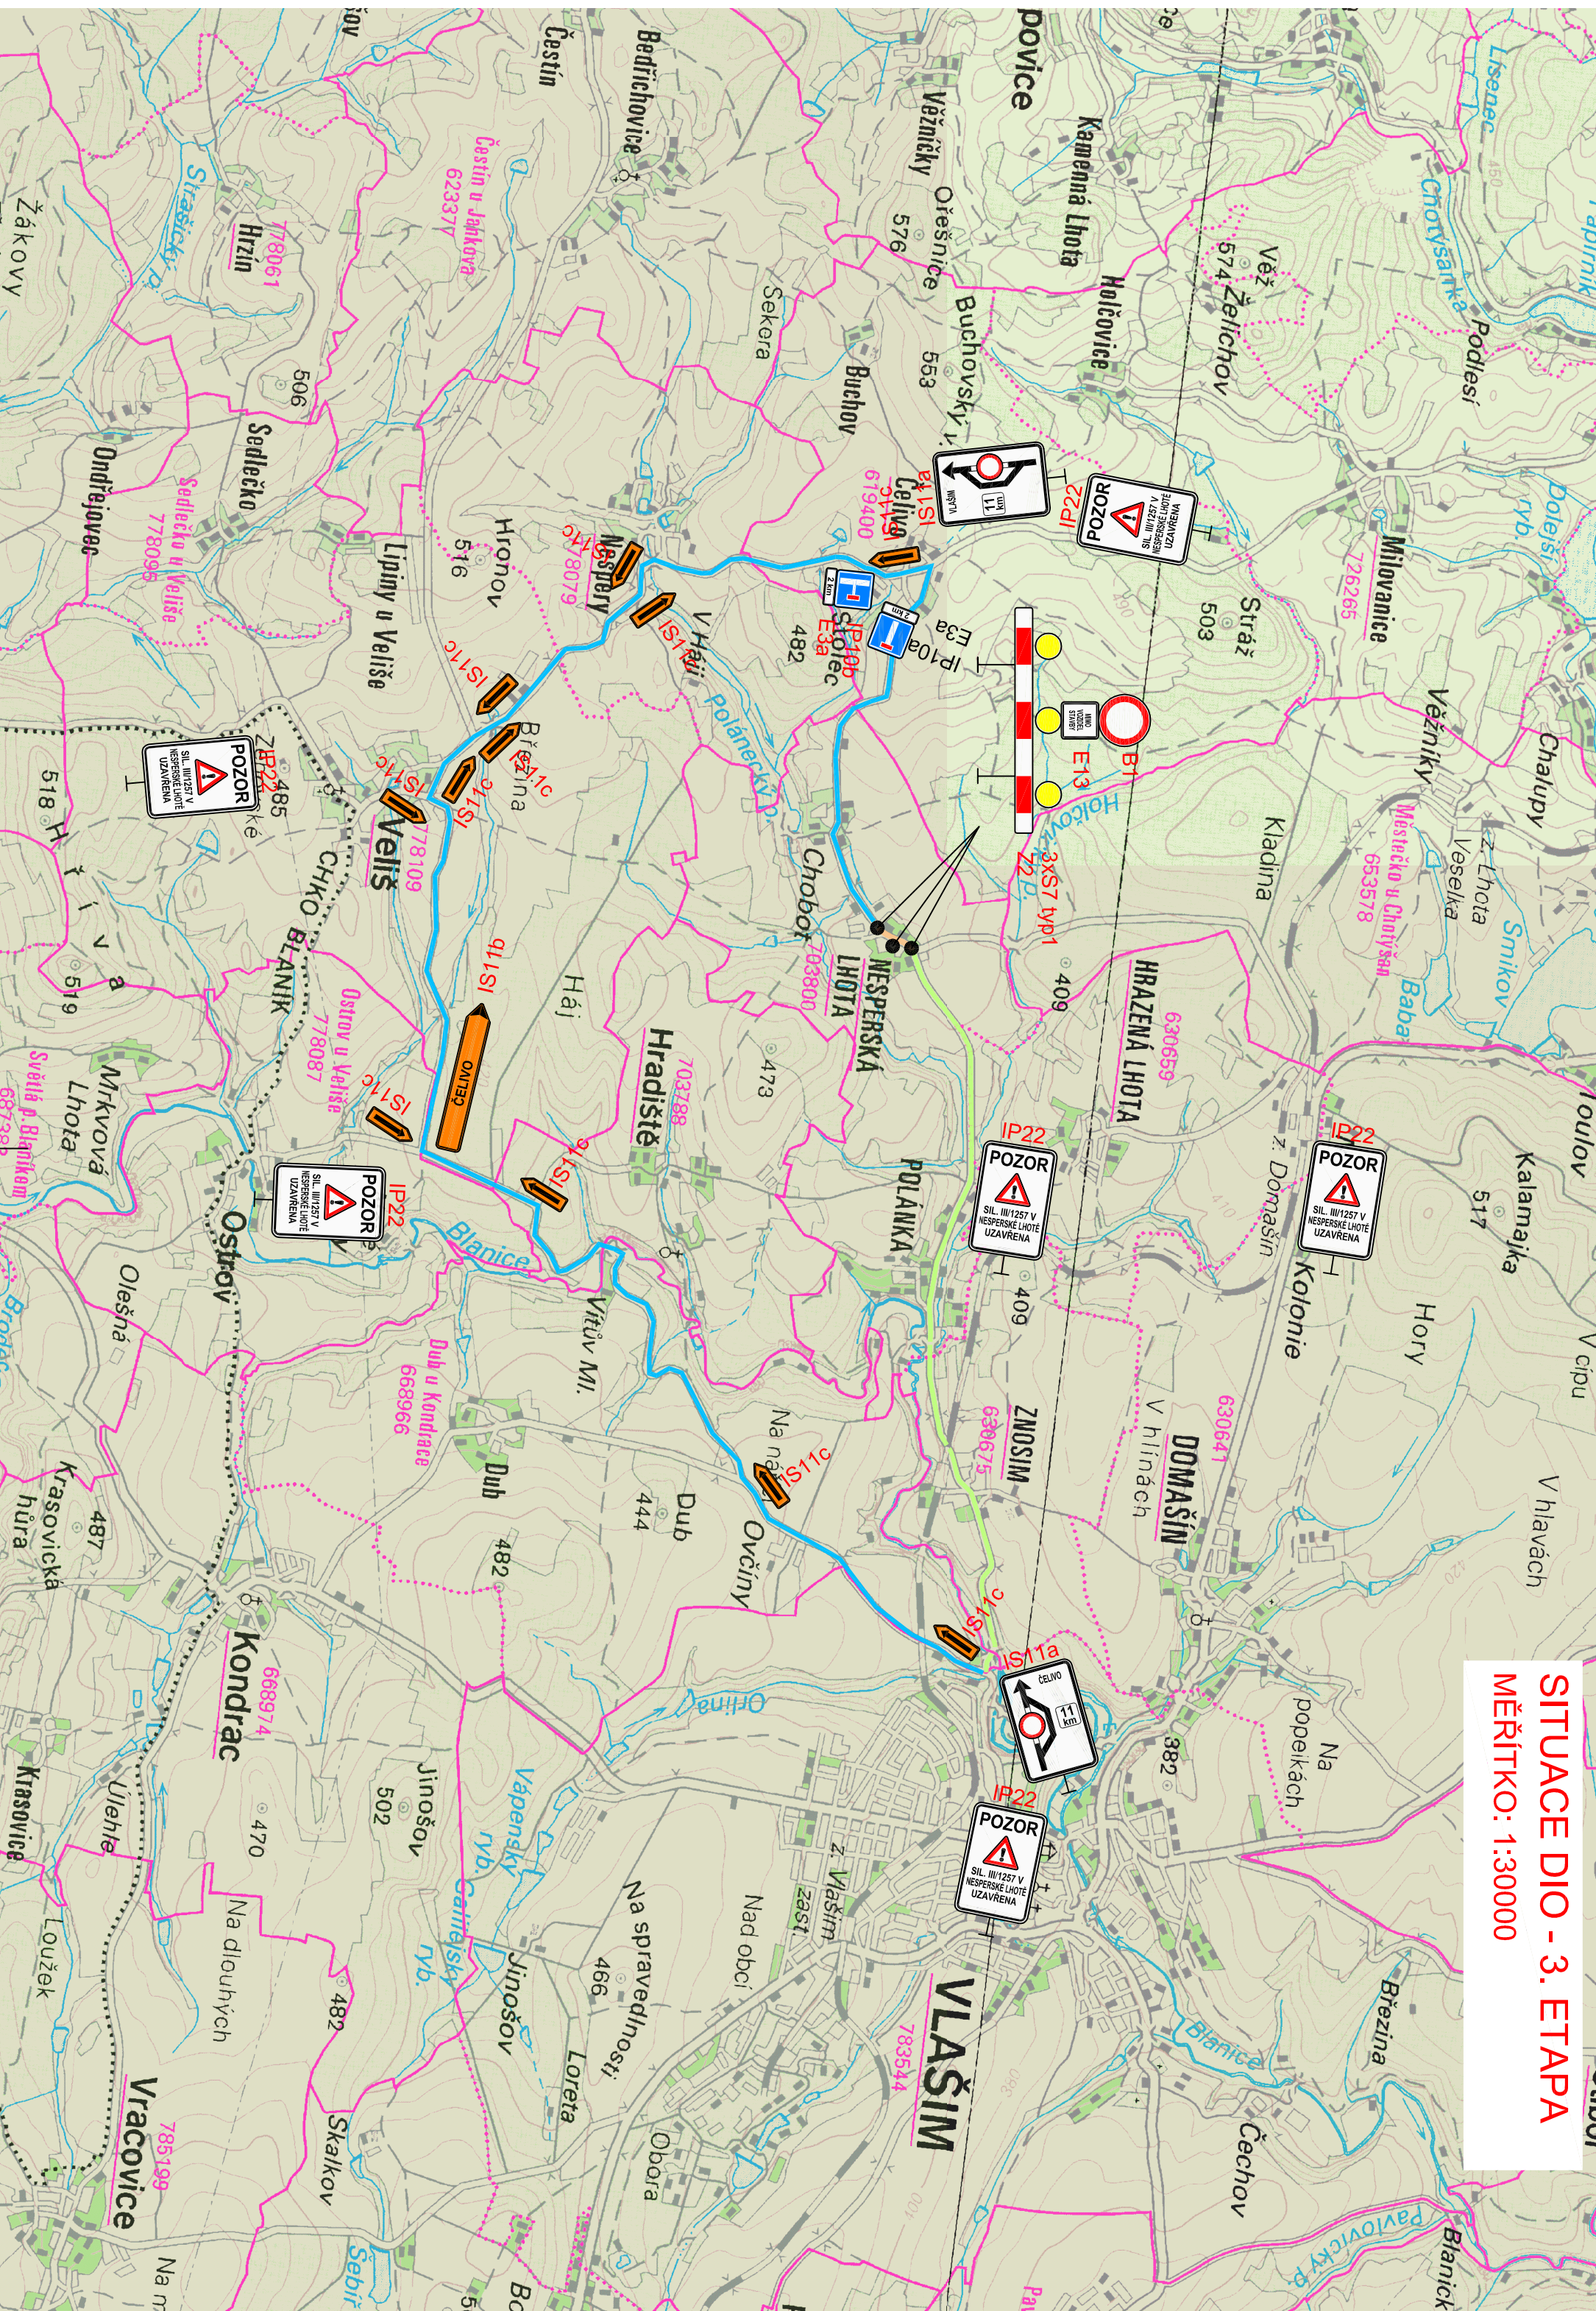

VYJADŘENÍ POLICIE ČR:

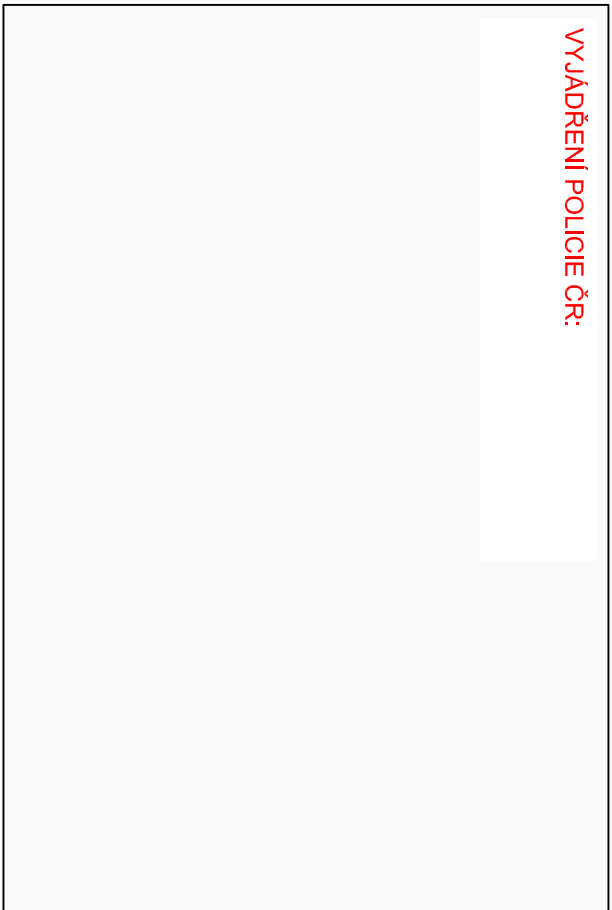


C

Souřadnicový systém S-JTSK, Výškový systém Bpv

Atelier České Budějovice – Čechovo 726/50, 370 01 České Budějovice – Tel. 386 303 211, Fax 386 303 212, e-mail: mailbox@cb.pragoprojekt.cz
Zhotovitel:

Norma/autorizaci:	Zodpovědný projektant:	Reditel atelieru České Budějovice
Ing. Jiří HOVOŘKA	Ing. Jiří HOVOŘKA	Ing. Karel BARTYZAL
podpis:	podpis:	
Technická kontrola:	Hlavní inženýr projektu:	
Ing. Zdeněk TRÁVNÍČEK	Ing. Jiří HOVOŘKA	
podpis:	podpis:	

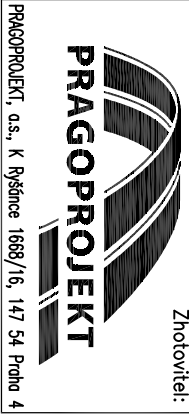

Kraj:	STŘEDOČESKÝ	Čís. zakázky:	11-229-1-000
Obec:	VLAŠIM	Čís. akce:	11-229
Investor:	STŘEDOČESKÝ KRAJ, Zborovská 11, 150 21 Praha 5	Datum:	09/2015
Akce:	III/1257 Polánka, most ev.č. 1257-3	Formát:	3x44
Část:	SO 103 – DIO	Měřítko:	1:30000
Příloha:		Stupeň:	Souprava:
		Čís. přílohy:	PDPS
			C 103
			4.