




SVISLÝ ŘEZ A-A

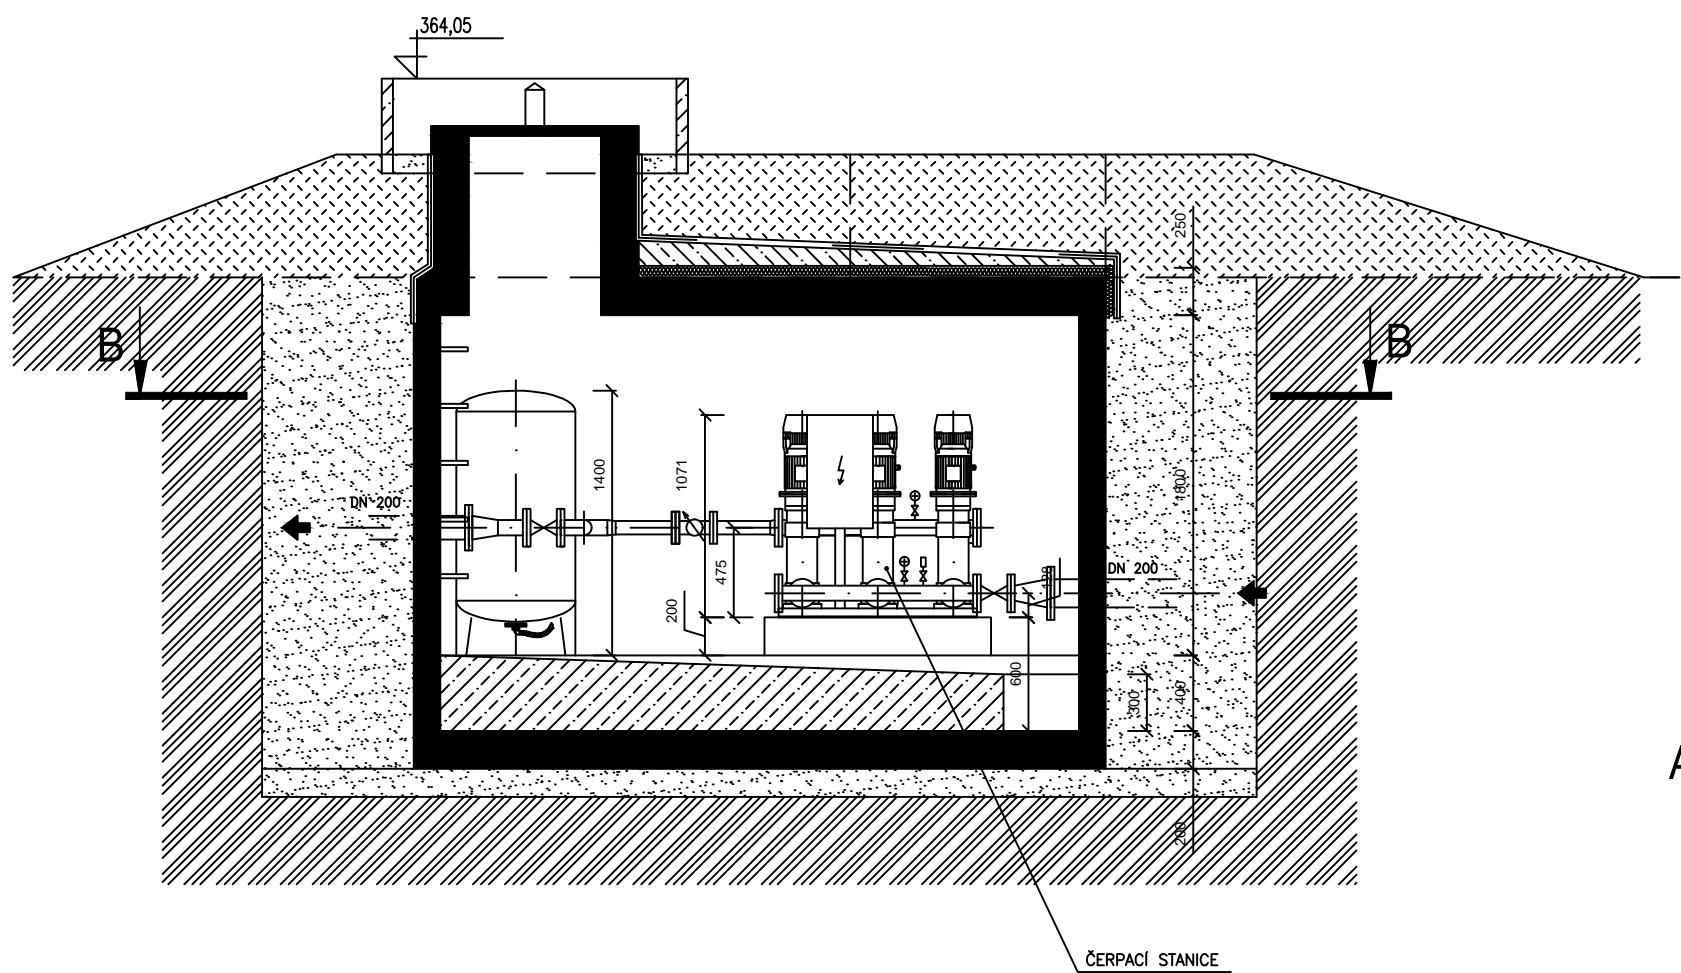

PŮDORYSNÝ ŘEZ B-B

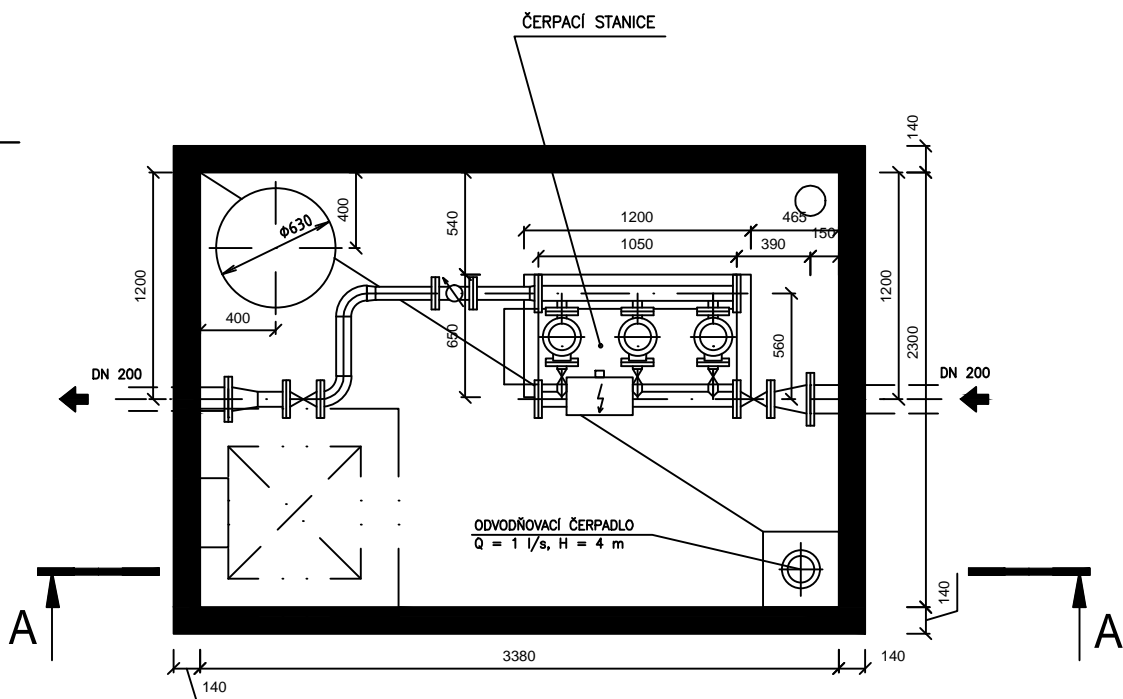

Kreslil ING. ŠTĚPÁN ZROSTLÍK	Navrhl ING. ŠTĚPÁN ZROSTLÍK	Odp. projektant ING. ROSTISLAV KASAL Ph.D.	Techn. kontrola ING. JAN OHLÁŘ	 <div>VODOHOSPODÁŘSKÝ ROZVOJ A VÝSTAVBA a.s. Nábřeží 4 150 56 Praha 5</div>
Kraj STŘEDOČESKÝ KRAJ		Obec		
Investor Ředitelství silnic a dálnic ČR, Na Pankráci 56, 14000 PRAHA				Soubor OBJEKTY_vzor.dwg
DÁLNIČE D3 "STŘEDOČESKÁ ČÁST", MOŽNOSTI ROZŠÍŘENÍ VODÁRENSKÉ SOUSTAVY V KORIDORU DÁLNIČE D3 PROJEKT				Formát A3
				Datum 12/2016
				Stupeň studie
				Zakázka 3309/002
Vzorový výkres čerpací stanice				Měřítko M 1:40
				Č. výkresu P.10.6.