


PŮDORYS 1.NP
TABULKA MÍSTNOSTÍ

Č.	MÍSTNOST
1.01	ZÁDVEŘÍ
1.02	SCHODIŠTĚ
1.03	CHODBA
1.04	ÚDRŽBA DÍLNA
1.05	TECHN. MÍSTNOST
1.06	DENNÍ MÍSTNOST/ SÁLNA
1.07	SCHODIŠTĚ
1.08	CHODBA
1.09	PŘEDSÍŇ
1.10	KUCHYŇ
1.11	KOUPELNA
1.12	POKOJ
1.13	LOŽNICE
1.14	OBÝVACÍ POKOJ
1.15	SKLAD

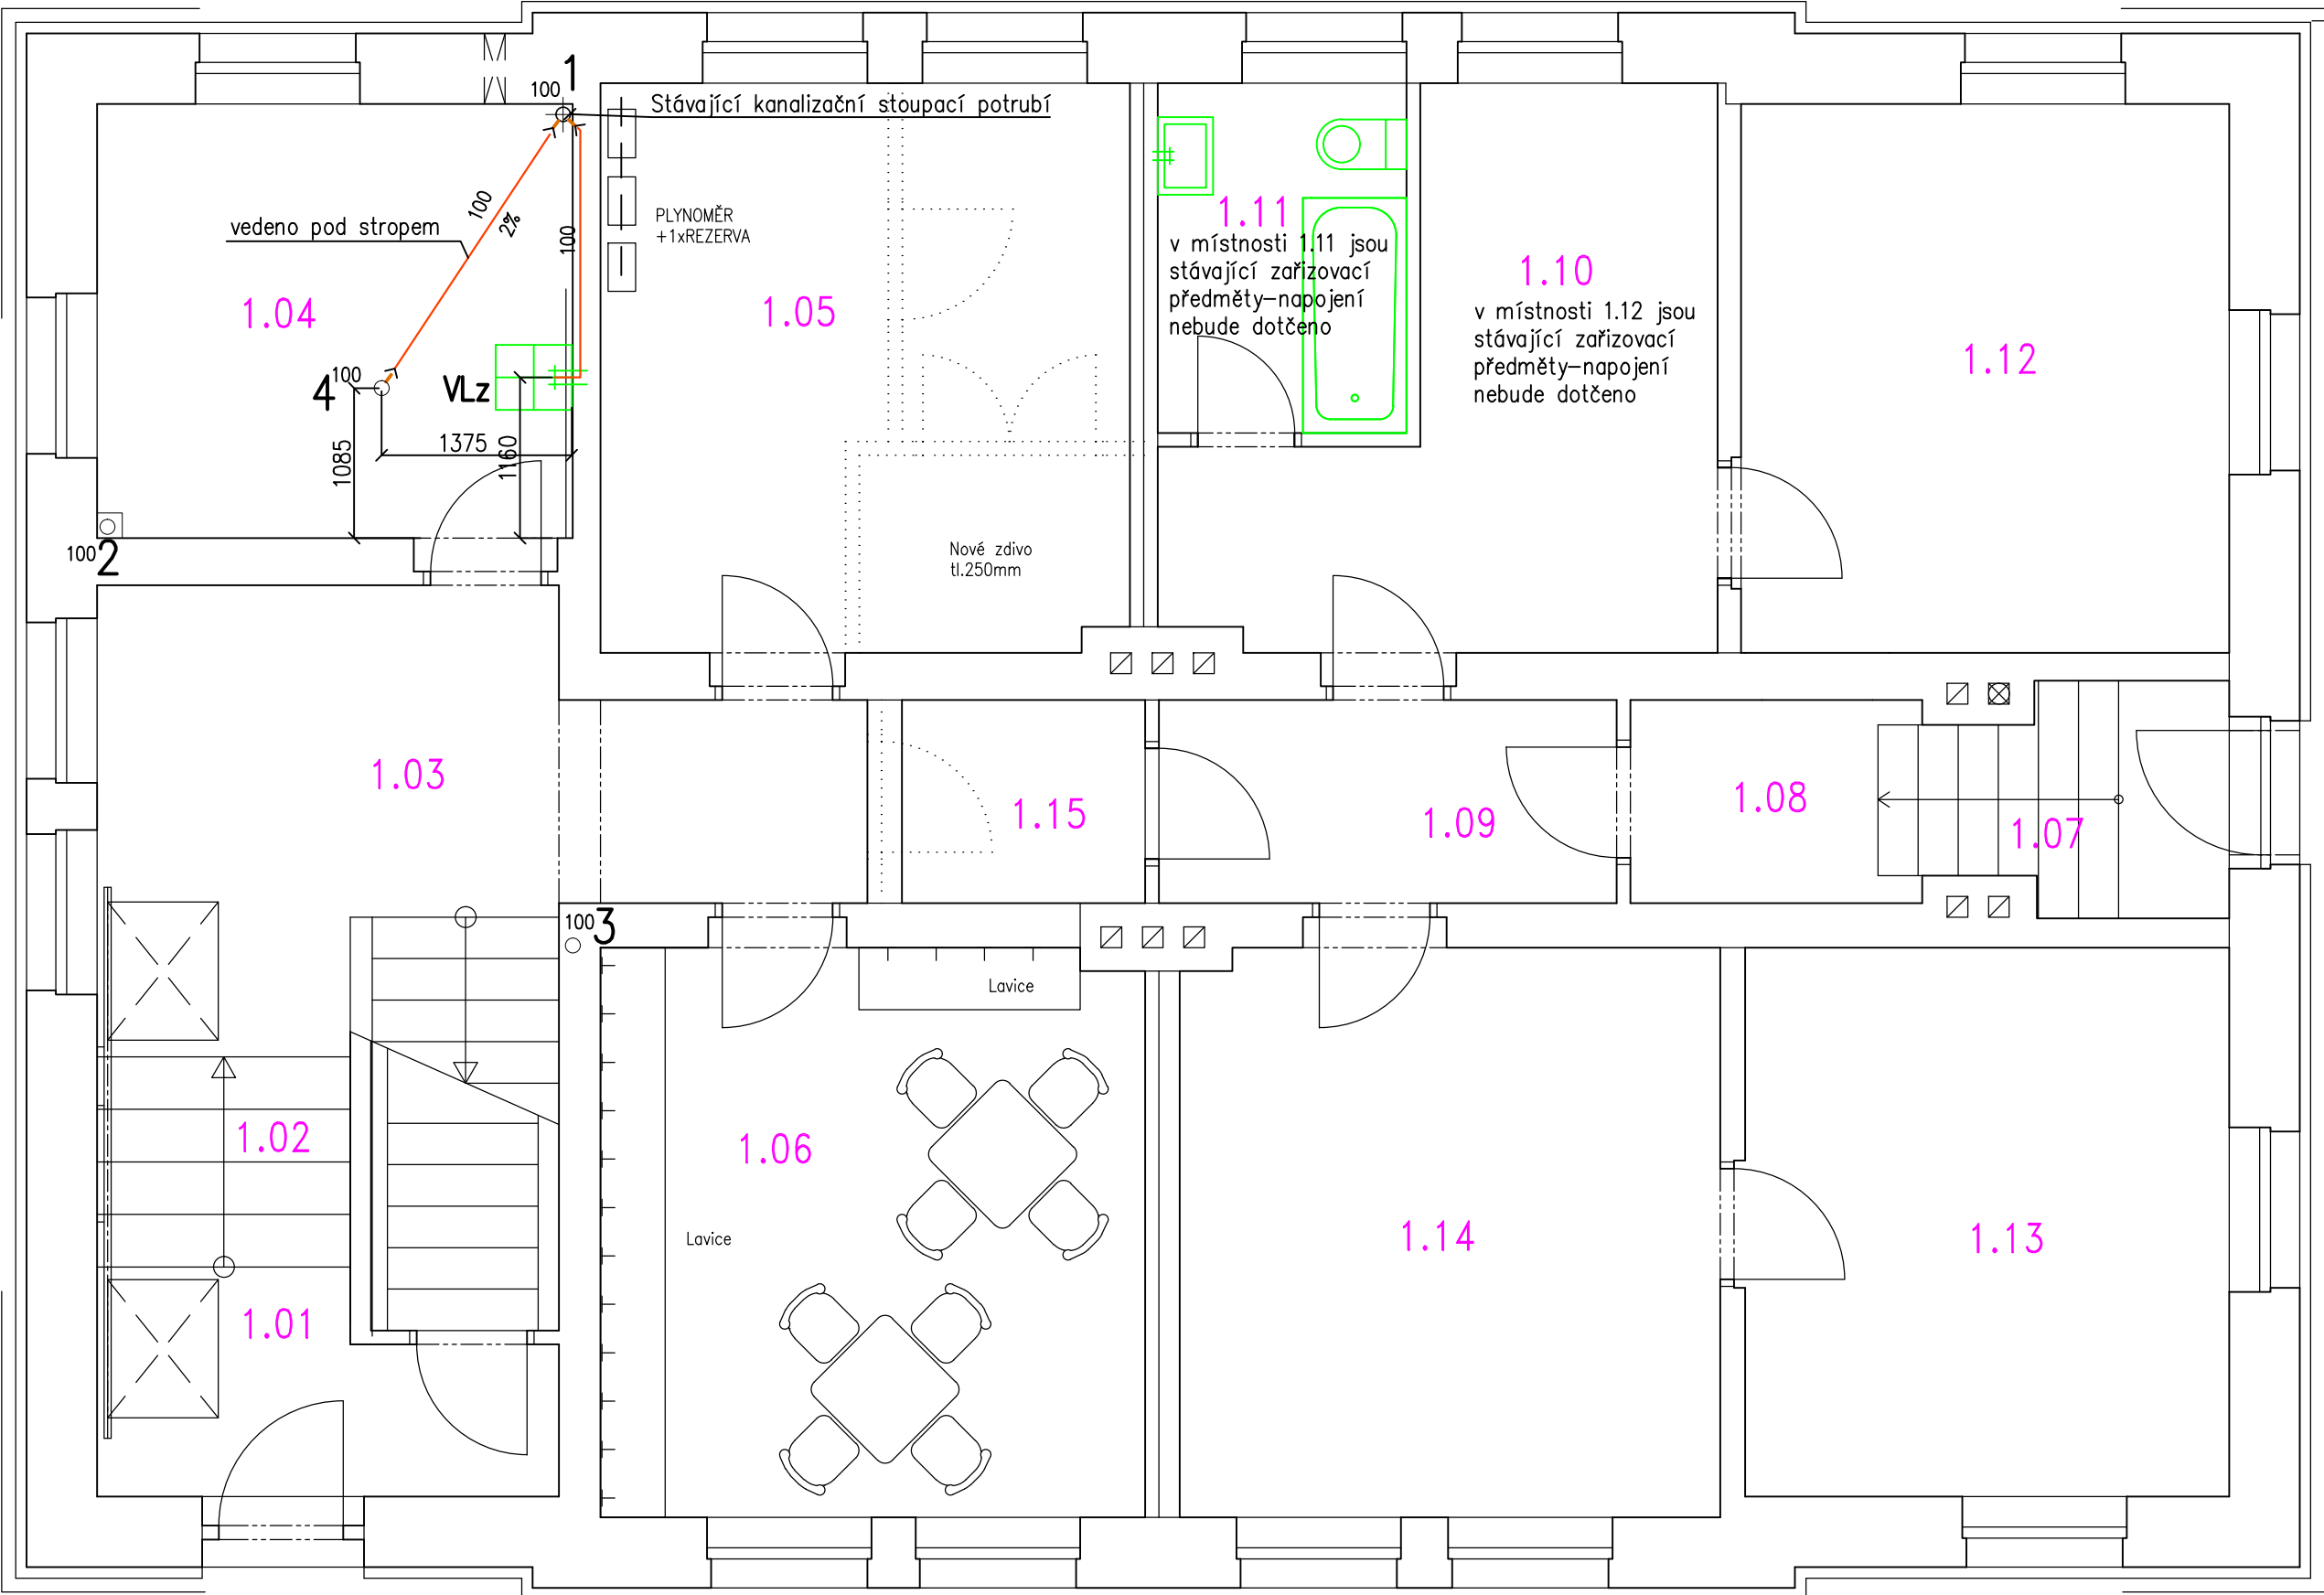

VSTUP
BYT 1
◀

LEGENDA:

- VL Výlevka keramická, závěsná,
+ splachovací nádržka vysokopoložená 6 litrů
- PS Podomítkový sifon

vnitřní kanalizace nová
připojovací potrubí

připojení na kanalizaci (v mm od podlahy) :
výlevka 225

JENA-CZ
spol. s r.o.
KACANOVY 11
511 01 TURNOV
IČO : 25295365
TELEFON+FAX : 481 325 542
E-MAIL : info@jenacz.cz

STAVBA	STAVEBNÍ ÚPRAVY BUDOVY Č.P. 22 V HUBÁLOVĚ, SOU HUBÁLOV		
MÍSTO STAVBY	LOUKOVEC, ST.PČ. 128/3, LOUKOVEC		
INVESTOR	SOU Hubálov, Hubálov 17, Loukovec 29411	DATUM	03/2020
PROJEKTANT	Ing. Miloslava Zikudová	STUPĚŇ DOKUMENTACE DPS	
ZODP.PROJ.	Ing. Anna Jeníčková	FORMAT	2A4
OBJEKT	D.1.4. ZDRAVOTNĚ TECHNICKÉ INSTALACE		MĚŘÍTKO 1:50 POŘ.ČÍSLO ZT-06
OBSAH	VNITŘNÍ KANALIZACE – 1.NP		ZAKÁZKOVÉ ČÍSLO M20024