


PŮDORYS 1.NP

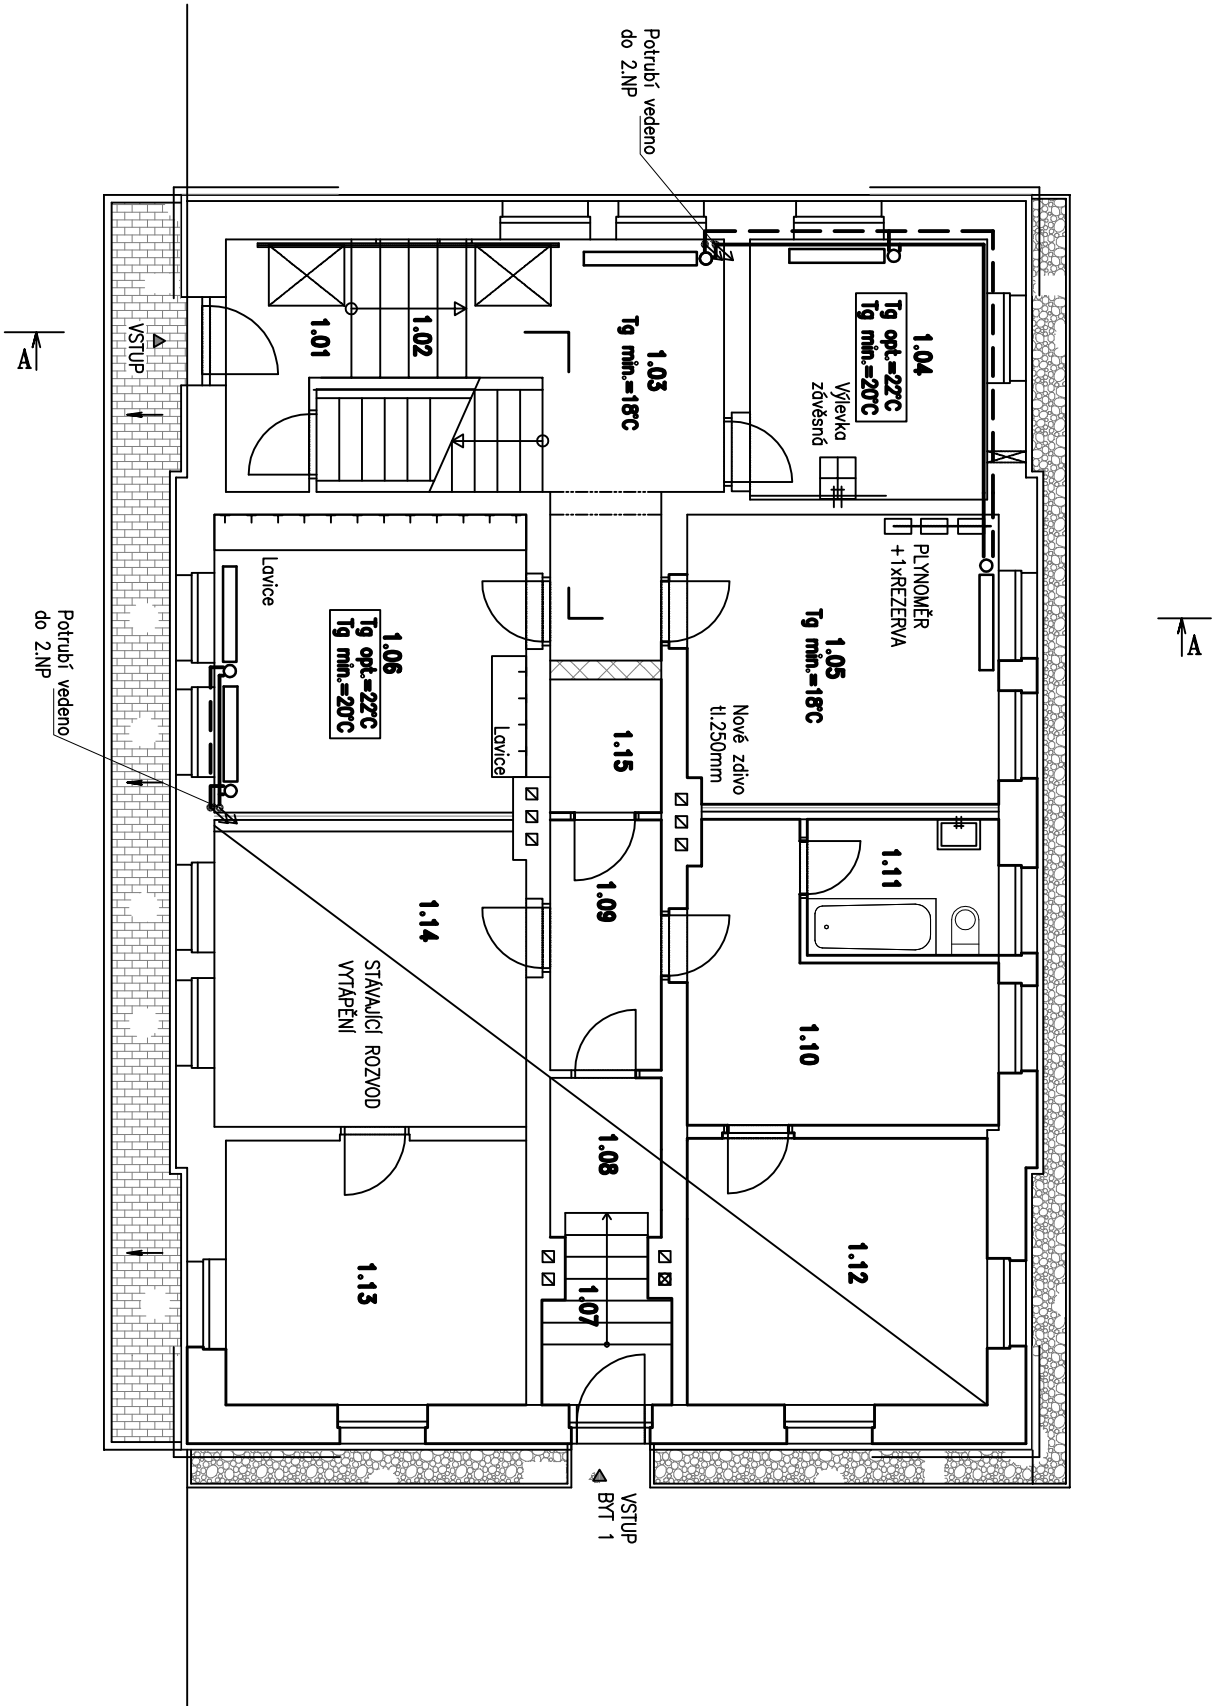

TABULKA MÍSTNOSTÍ		
č.	místnost	m ²
1.01	ZÁVĚŘÍ	4,69
1.02	SCHODIŠTĚ	6,8
1.03	CHODBA	13,1
1.04	ÚDRŽBA DÍLNA	10,1
1.05	TECHN. MÍSTNOST	16,1
1.06	ŠATNA	16,5
1.07	SCHODIŠTĚ	3,7
1.08	CHODBA	2,7
1.09	PŘEDSÍŇ	4,9
1.10	KUCHYŇ	11,6
1.11	KOUPELNA	4,6
1.12	POKoj	14,0
1.13	LOŽNICE	3,50
1.14	OBÝVACÍ POKOJ	3,50
1.15	SKLAD	2,7

LEGENDA:

	DESKOVÝ RADIÁTOR
	OTOPNÝ ŽEBŘÍK
	POTRUBÍ ÚT
	ZPĚTNÉ POTRUBÍ

POZNÁMKA:

- KAPACITA DÍLNÝ JE 8 ŽÁKŮ, UČEBNÝ TAKÉ 8 ŽÁKŮ
- NAVRHOVANÉ TEPLoty PROSTŘEDÍ JSOU NAVRŽENY DLE ÚČELU MÍSTNOSTI
- JSOU SPLNĚNÝ PŘÍSLUŠNÁ USTANOVENÍ ZÁKONA 258/2000Sb., VYHLAŠKY 410/2005Sb. A NAŘÍZENÍ VLÁDY Č. 361/2007Sb.
- NAVRHOVANÉ TRASY ROZVODŮ A ROZMÍSTĚNÍ OTOPIŇCH TĚLES MŮŽE BÝT UPRAVENO DLE SKUTEČNOSTÍ NA STAVBĚ

akce:		STAVEBNÍ OPRAVY BUDOVY Č.P. 22 V HUBÁLOVĚ, SOU HUBÁLOV		č. zakázky: 31/XI2019	
místo:		LOUKOVEC, ST.PČ. 128/3, LOUKOVEC		<div>ING. PAVEL MAREK projektant atelier Husova 602, TURNOV email: p.marek@piron-marek.cz telefon: 481 325 185, 604 852 002</div>	
objednatel:		SOU Hubálov 17, Hubálov 17, Loukovec 29411			
stav. úřad:		MNICHOVO HRADŠTĚ			
investor:		SOU Hubálov 17, Hubálov 17, Loukovec 29411			
zodp. projektant:		ING. PAVEL MAREK, ING. FRANTIŠEK ČERNÝ		datum: LISTOPAD 2019	
vypracoval:		TOMÁŠ KROTL, ING. PAVEL MAREK		stupeň: DSP	
obsah:		VTAPĚNÍ – PŮDORYS 1.NP		č. výkresu: VT 1.1	
				měřítko: 1:100	

ING. PAVEL MAREK
projektant atelier
Husova 602, TURNOV
email: p.marek@ejon-marek.cz
telefon: 481 325 185,
604 852 002