


PŮDORYS 3.NP

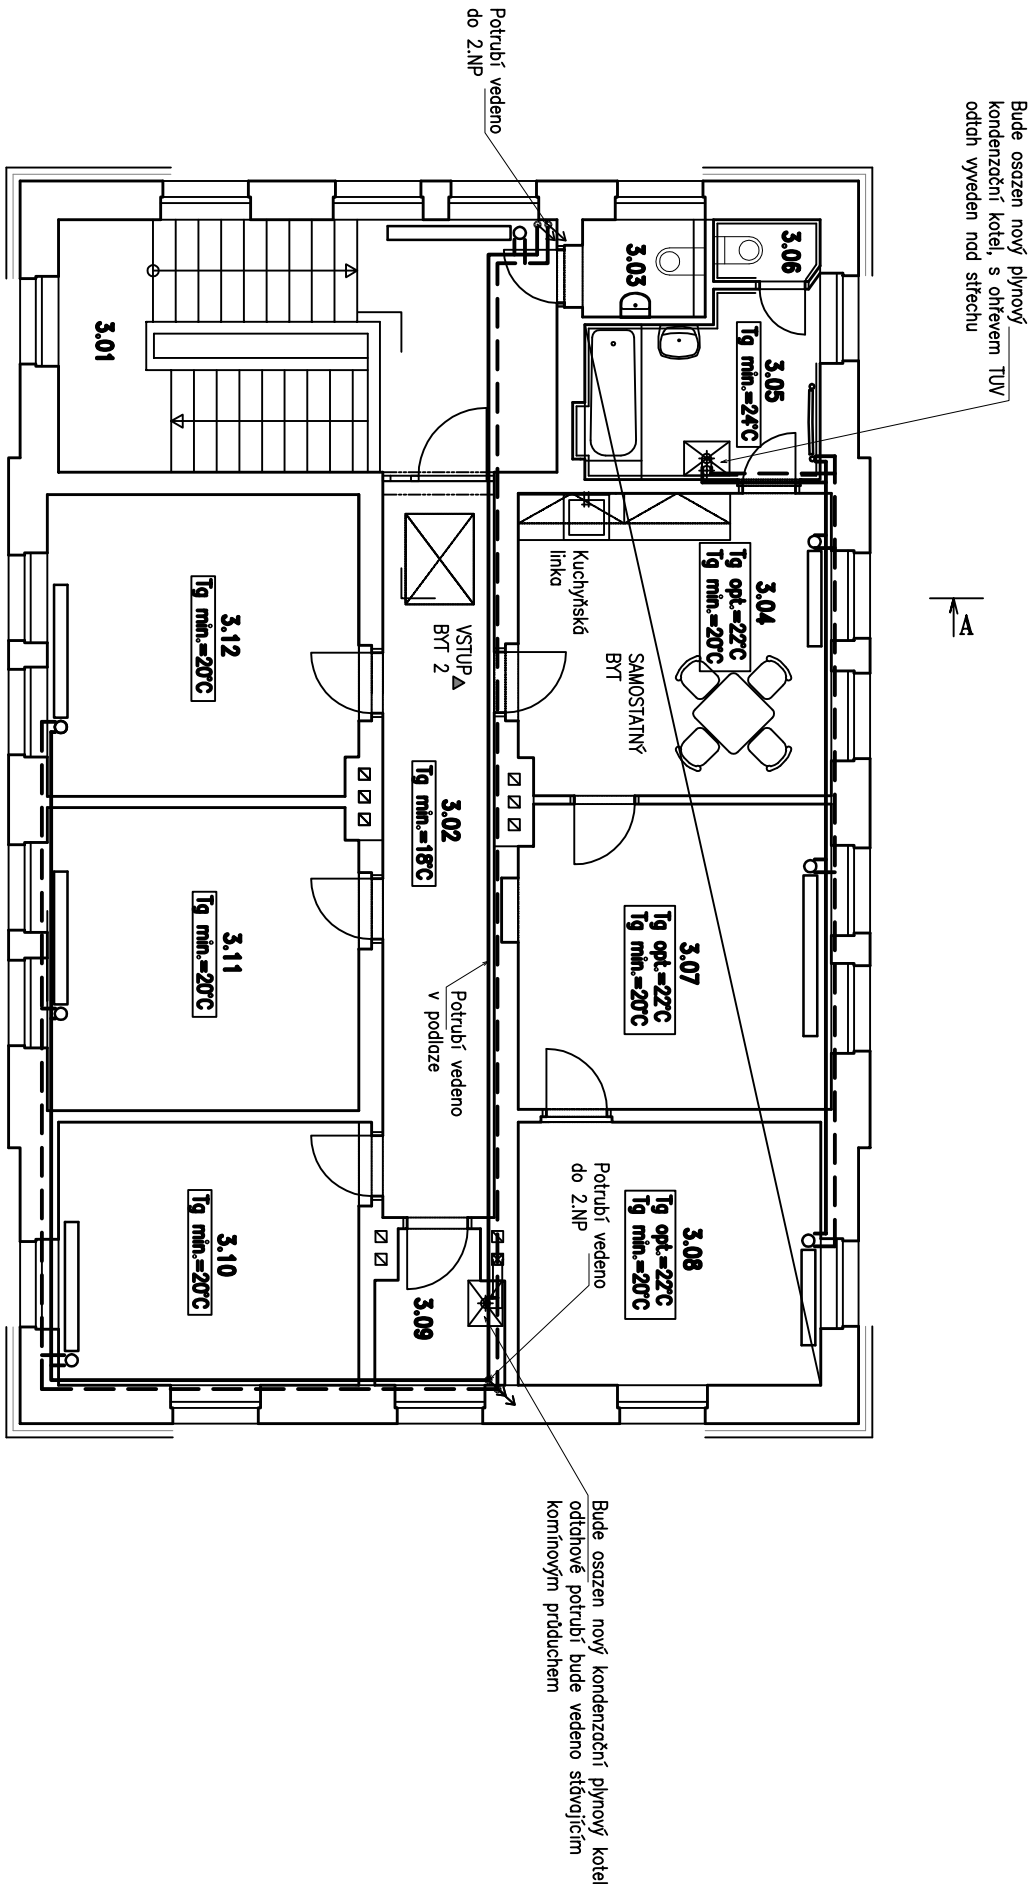

TABULKA MÍSTNOSTÍ		
č.	MÍSTNOST	m ²
3.01	SCHODIŠTĚ	13,8
3.02	CHODBA	22,7
3.03	WC UČITELE	2,1
3.04	KUCHYŇ	16,4
3.05	KOUPELNA	7,1
3.06	WC	1,1
3.07	POKOL	16,6
3.08	LOŽNICE	13,9
3.09	SKLAD	3,1
3.10	KANCELÁŘ	13,9
3.11	KANCELÁŘ	16,7
3.12	KANCELÁŘ	16,3

LEGENDA:

- DESKOVÝ RADIATOR
- OTOPNÝ ŽEBŘÍK
- POTRUBÍ ÚT
- ZPĚTNÉ POTRUBÍ

POZNÁMKA:

- KAPACITA DILNY JE 8 ŽAKŮ, UČEBNY TAKÉ 8 ŽAKŮ
- NAVRHOVANÉ TEPLoty PROSTŘEDI JSOU NAVRŽENY DLE ÚČELU MÍSTNOSTI
- JSOU SPLNĚNY PŘÍSLUŠNÁ USTANOVENÍ ZÁKONA 258/2000Sb., VYHLÁŠKY 410/2005Sb. A NAŘÍZENÍ VLÁDY Č. 361/2007Sb.
- NAVRHOVANÉ TRASY ROZVODŮ A ROZMÍSTĚNÍ OTOPNÝCH TĚLES MŮŽE BÝT UPRAVENO DLE SKUTEČNOSTÍ NA STAVĚ

akce:		STAVEBNÍ OPRAVY BUDOVY Č.P. 22 V HUBÁLOVĚ, SOU HUBÁLOV		č. zakázky: 31/XI2019	
místo:		LOUKOVEC, ST.PČ. 128/3, LOUKOVEC		<div>ING. PAVEL MAREK projekční atelier Husova 602, TURNOV email: p.marek@ejmon-marek.cz telefon: 481 325 185, 604 852 002</div>	
objednatel:		SOU Hubálov 17, Hubálov 17, Loukovec 29411			
stav. úřad:		MNICHOVO HRADŠTĚ			
investor:		SOU Hubálov 17, Hubálov 17, Loukovec 29411		datum: LISTOPAD 2019	
zodp. projektant:		ING. PAVEL MAREK, ING. FRANTIŠEK ČERNÝ		stupeň: DSP	
vypracoval:		TOMAŠ KROTL, ING. PAVEL MAREK		č. výkresu: VT 1.3	
obsah:		VYTÁPĚNÍ – PŮDORYS 3.NP		měřítko: 1:100	