


PŮDORYS 1:200

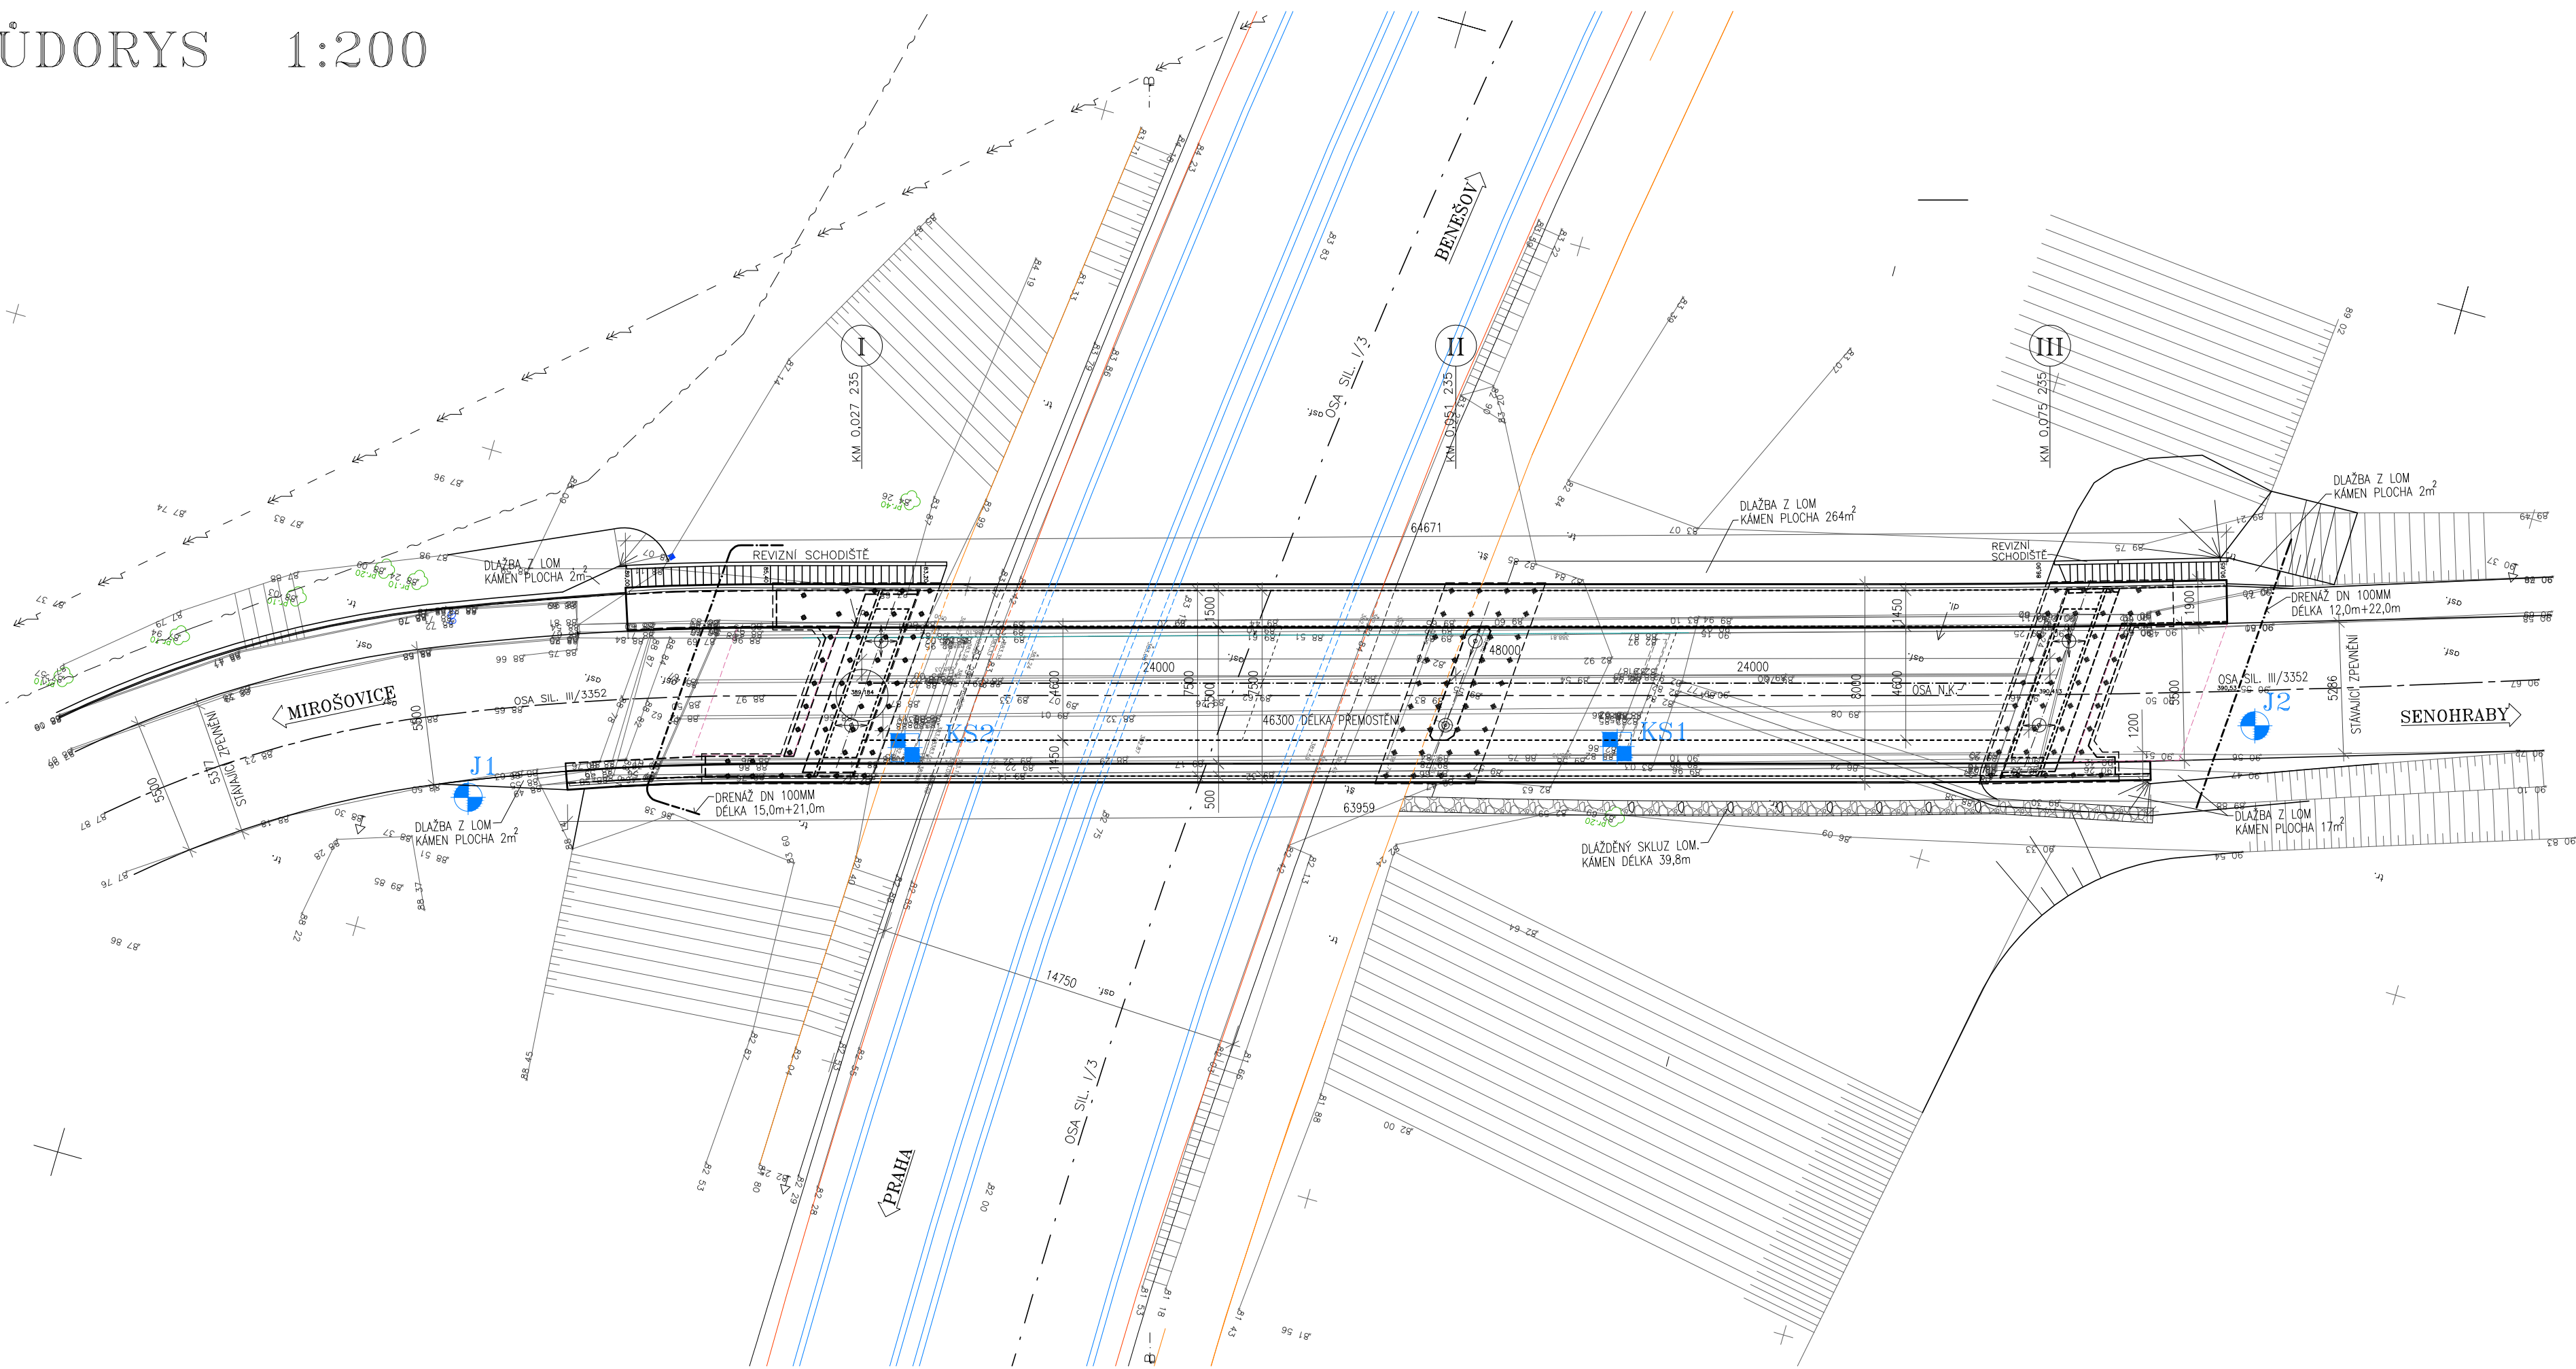

Souřadnicový systém S-JTSK
Výškový systém Bvp

Změna:	Název změny:	Datum:	Provedl:	Podpis:


 
Investor: Krajská správa a údržba silnic Středočeského kraje, příspěvková organizace Zborovská 11 150 21 Praha 5	Objednatel: Krajská správa a údržba silnic Středočeského kraje, příspěvková organizace Zborovská 11 150 21 Praha 5
--	--

 ATELIER PROJEKTOVÁNÍ INŽENÝRSKÝCH STAVEB s.r.o.	OHRADNÍ 24b 140 00 PRAHA 4 241 481 215 e-mail: apis@apis-sro.eu
--	--

METROPROJEKT Praha a.s. nám. I. P. Pavlova 2/1786 120 00 Praha 2 gen. ředitel: Ing. David Krása tel.: +420 296 154 105 www.metroprojekt.cz info@metroprojekt.cz		Souprava číslo:
---	---	-----------------


HP: Ing. Jan PEŠATA tel.: +420 296 154 311 Stupeň: PDPS	Podpis:  Název a účel díla:
--	---

Zpracovatelský úvar: tel.: +420 241 481 215 Vedoucí ústav: Ing. Karel NEJEDLÝ	Podpis:  Název části díla: STAVEBNÍ ČÁST SO 201 - Most ev.č. 3352-2	C
--	---	---

Odpovědný projektant: Ing. Jan TUREK Vypracoval: Ing. Jan TUREK	Podpis:  Podpis:  Název přílohy: PŮDORYS	Změna: Číslo příl.: C.2-2
--	--	---------------------------------

Start: datum: Počet formát:	V20/2037 02/2018 4xA4	Datum: 02/2018	Měřítko: 1:200	ICD:	16	6987	001	00	02	02	C.2-2
--------------------------------------	-----------------------------	-------------------	-------------------	------	----	------	-----	----	----	----	-------

PŮDORYS 1:200

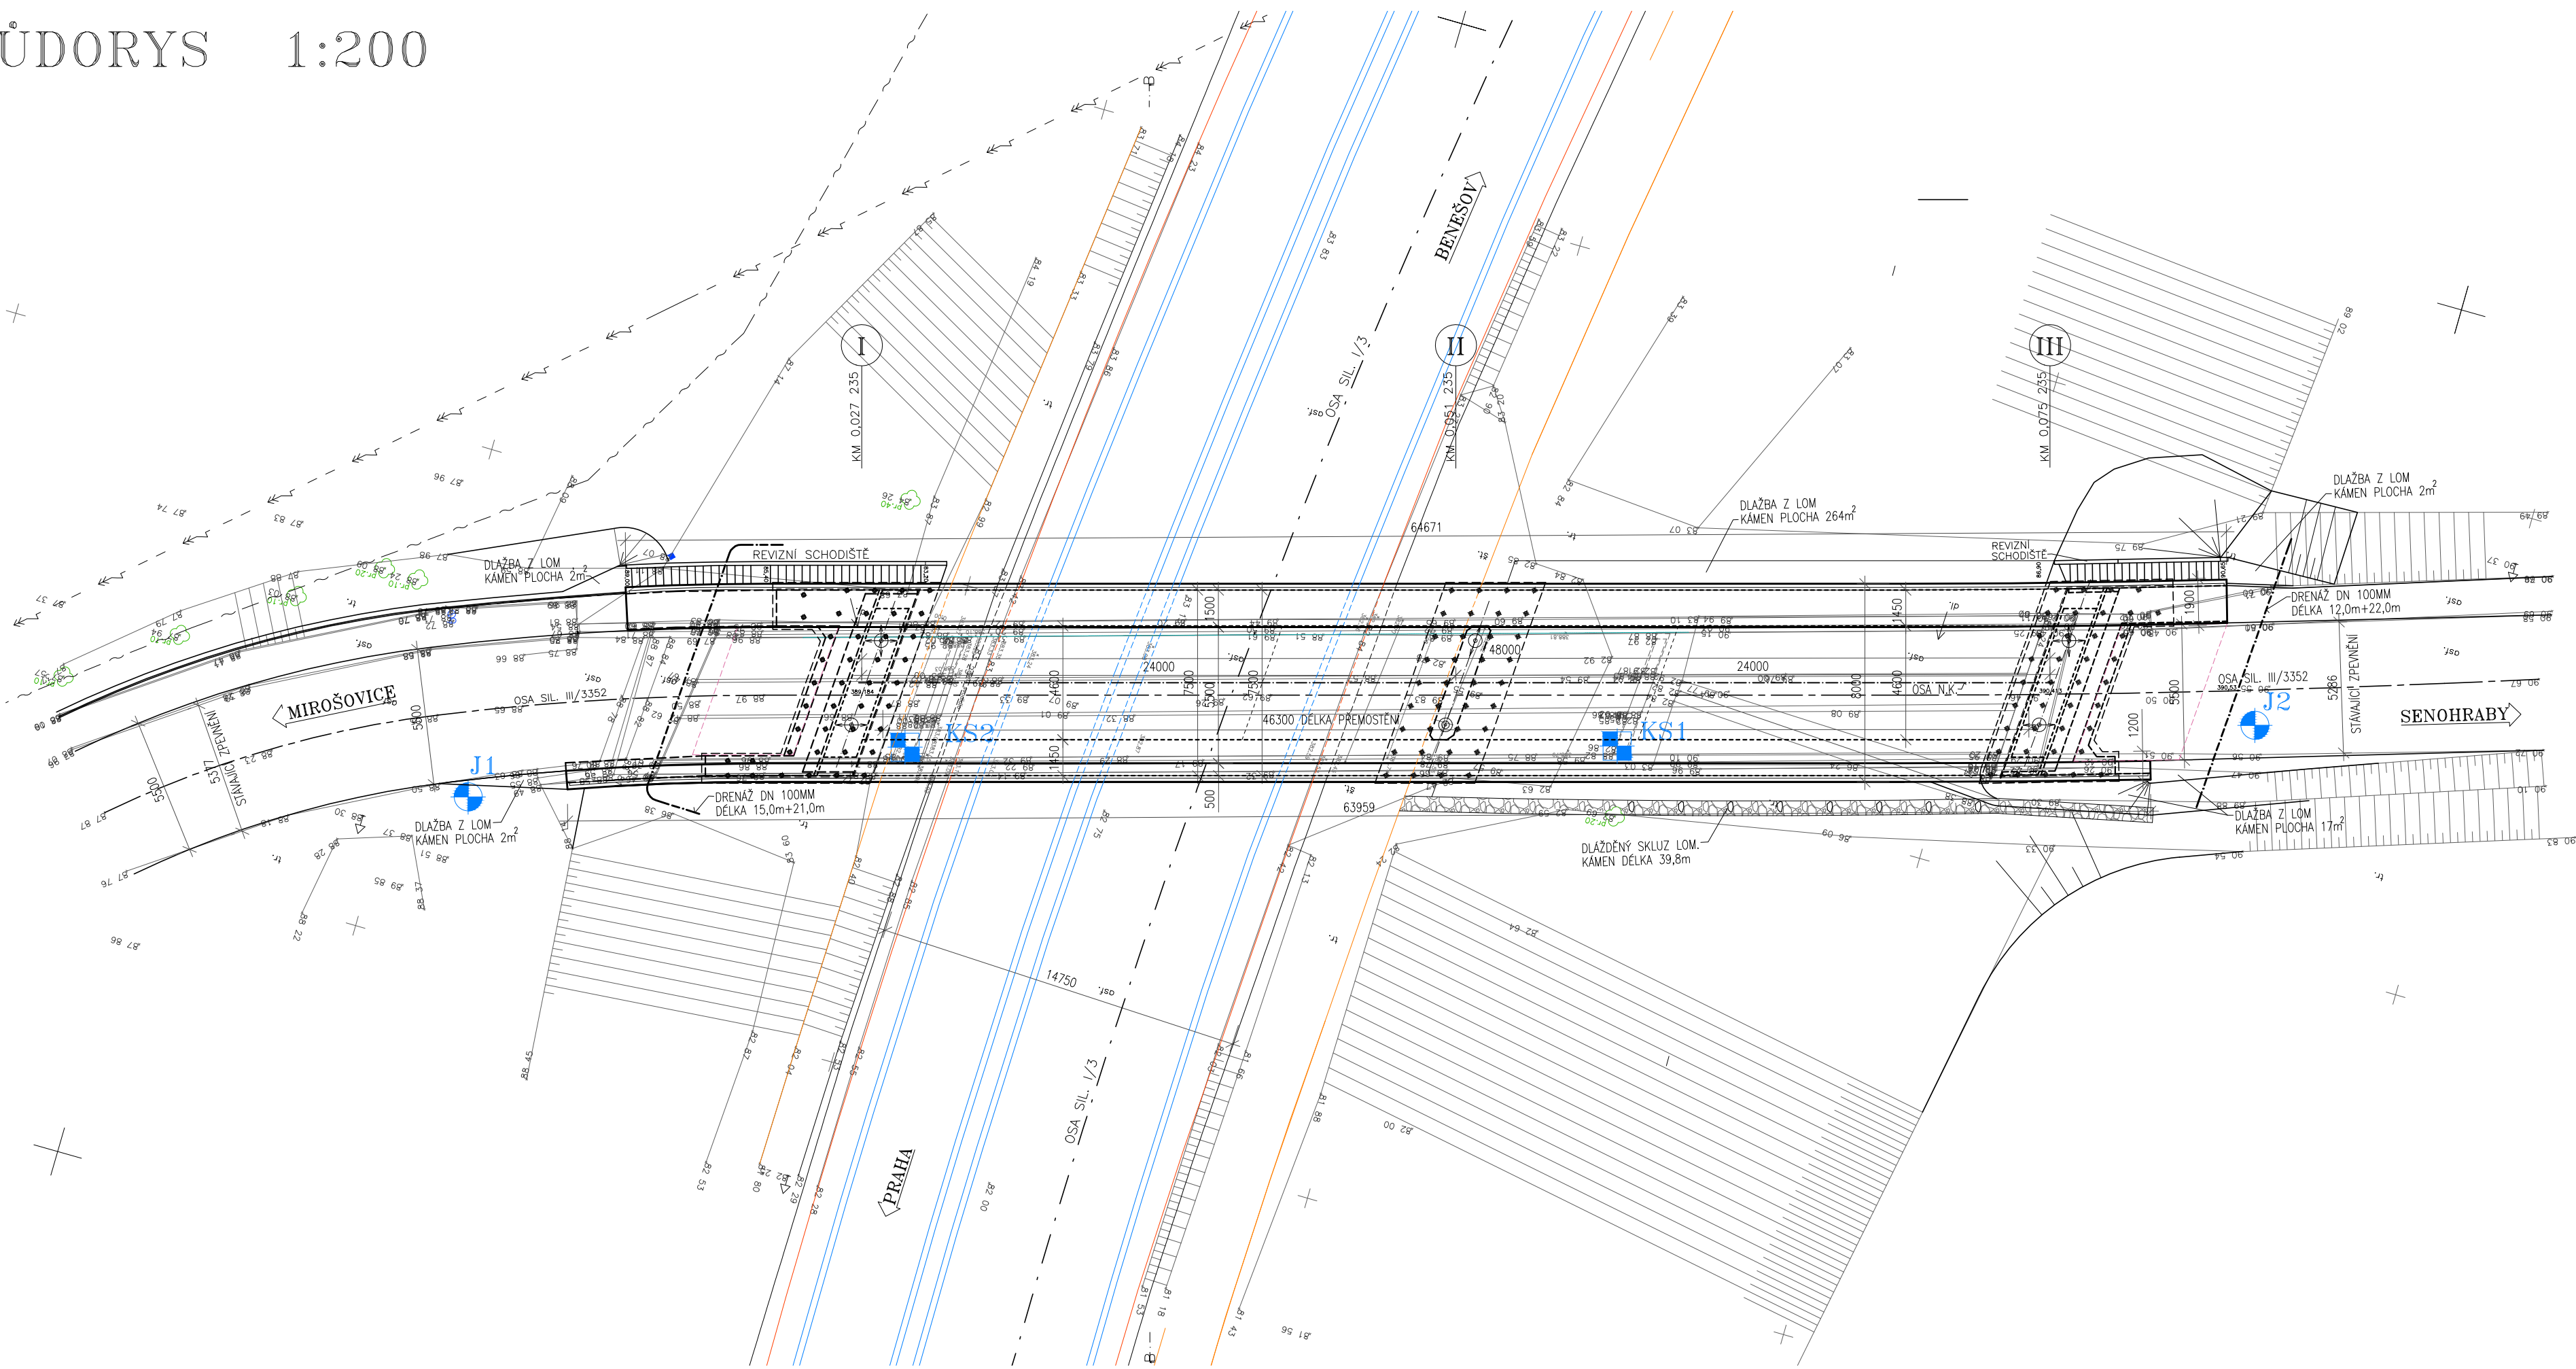

Souřadnicový systém S-JTSK
Výškový systém Bvp

Změna:	Název změny:	Datum:	Provedl:	Podpis:


 
Investor: Krajská správa a údržba silnic Středočeského kraje, příspěvková organizace Zborovská 11 150 21 Praha 5	Objednatel: Krajská správa a údržba silnic Středočeského kraje, příspěvková organizace Zborovská 11 150 21 Praha 5
--	--

 ATELIER PROJEKTOVÁNÍ INŽENÝRSKÝCH STAVEB s.r.o.	OHRADNÍ 24b 140 00 PRAHA 4 241 481 215 e-mail: apis@apis-sro.eu
--	--

METROPROJEKT Praha a.s. nám. I. P. Pavlova 2/1786 120 00 Praha 2 gen. ředitel: Ing. David Krása tel.: +420 296 154 105 www.metroprojekt.cz info@metroprojekt.cz		Souprava číslo:
---	---	-----------------

HP: Ing. Jan PEŠATA tel.: +420 296 154 311 Stupeň: PDPS	Podpis:  Název a účel díla:
--	---

Zpracovatelský úvar: tel.: +420 241 481 215 Vedoucí ústav: Ing. Karel NEJEDLÝ	Podpis:  Název části díla: STAVEBNÍ ČÁST SO 201 - Most ev.č. 3352-2	C
--	---	---

Odpovědný projektant: Ing. Jan TUREK Vypracoval: Ing. Jan TUREK	Podpis:  Podpis:  Název přílohy: PŮDORYS	Změna: Číslo příl.: C.2-2
--	--	---------------------------------

Start: datum: Počet formát:	V20/2037 02/2018 4xA4	Datum: 02/2018	Měřítko: 1:200	ICD:	16	6987	001	00	02	02	C.2-2
--------------------------------------	-----------------------------	-------------------	-------------------	------	----	------	-----	----	----	----	-------