
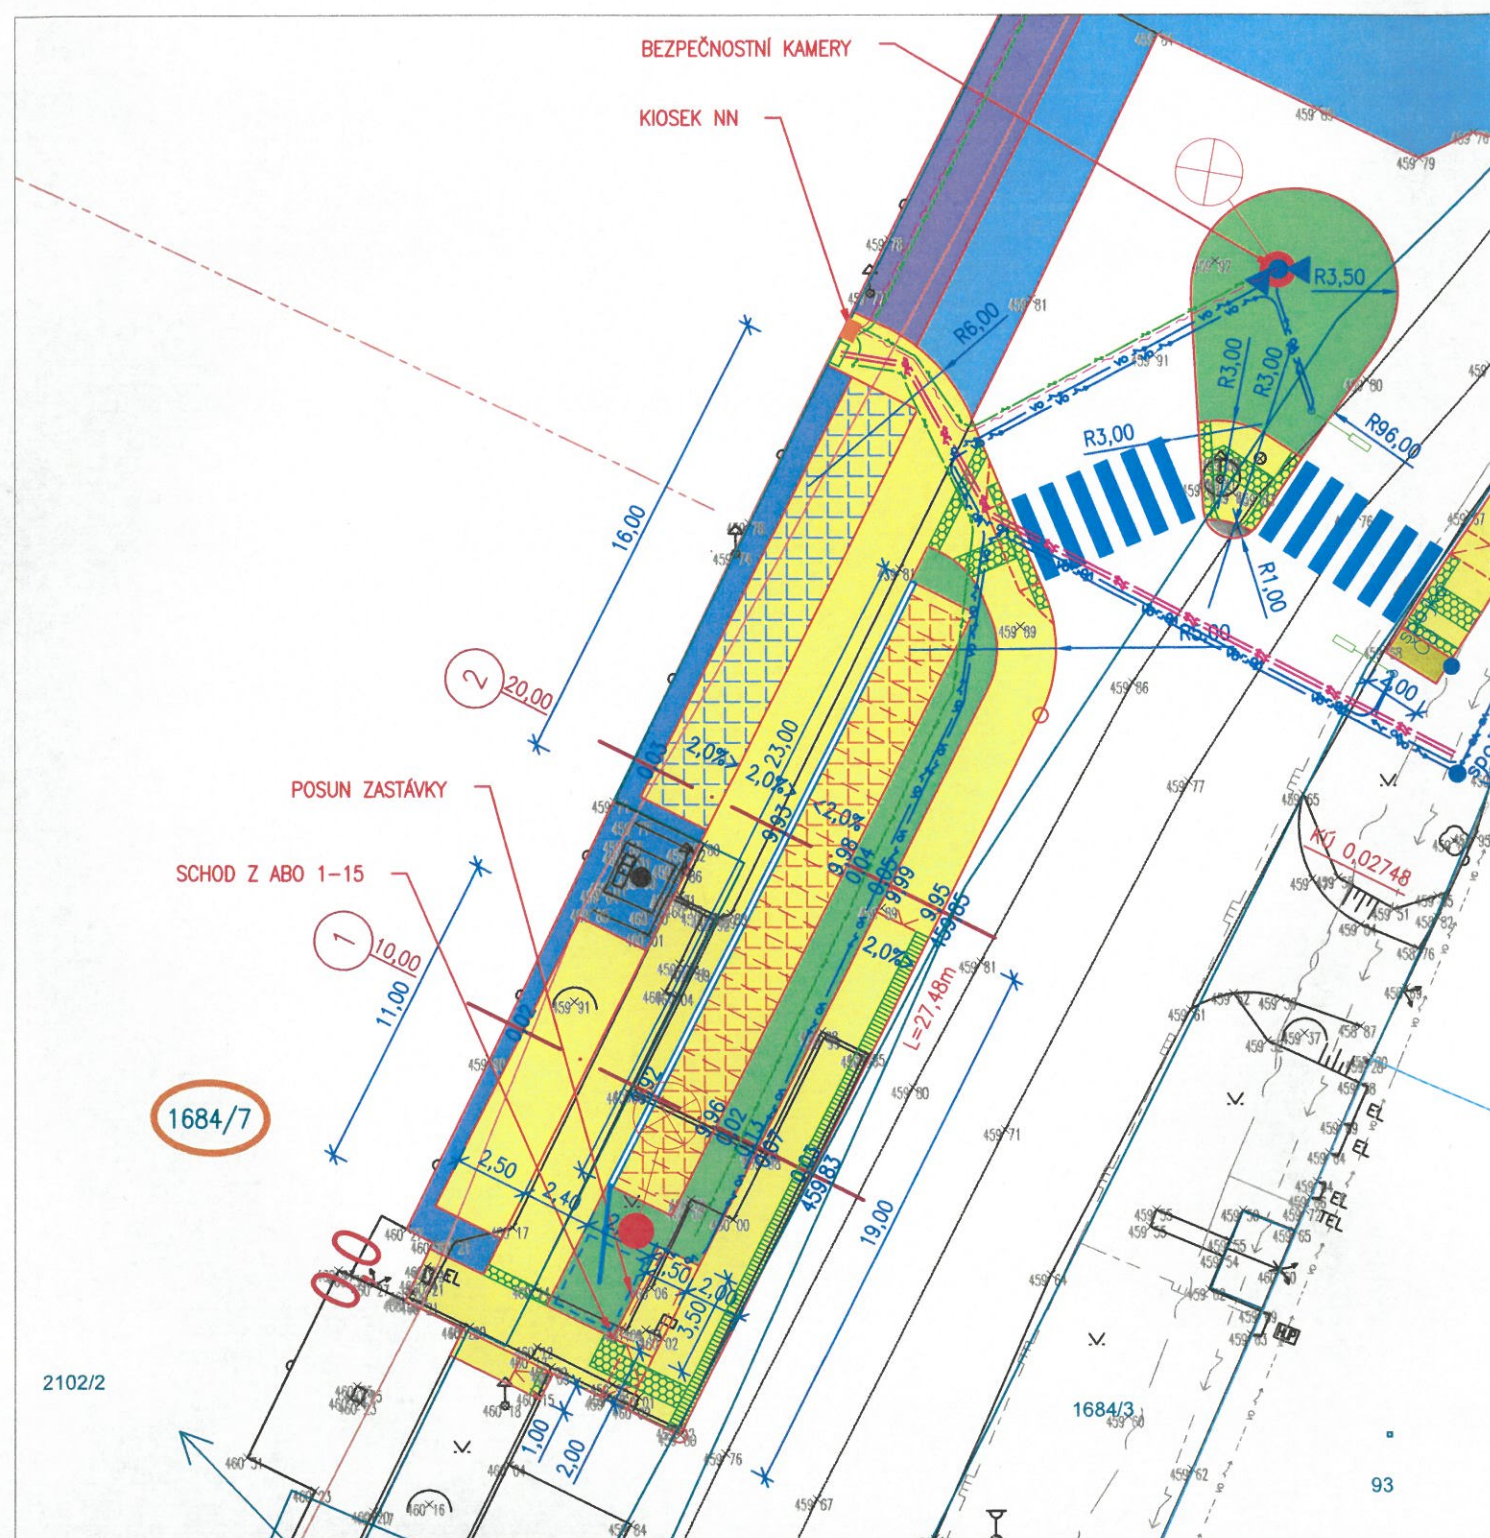


k.ú. Olbramovice u Votic

Č.parc.	Vlastník	Datum	Podpis
1684/7	České dráhy, a.s.	11.4.2023	

1684/7

DOTČENÝ POZEMEK



_____	ZAMĚŘENÍ
_____	ZAMĚŘENÍ – ZDI, PLOTY APOD,
296 99	STÁVAJÍCÍ VÝŠKY
_____	PARCELNI HRANICE
1518	PARCELNÍ ČÍSLO
_____	BUDOVY
_____	DOPLŇKOVÁ KRESBA KN
_____	NÁVRH


222.22

- | | |
|---|---|
|  | KOMUNIKACE – ASFALT – KCE 420 mm |
|  | KOMUNIKACE – ASFALT – KCE 440 mm |
|  | KOMUNIKACE – BETONOVÁ DLAŽBA – KCE 250 mm |
|  | KOMUNIKACE – BETONOVÁ DLAŽBA – KCE 420 mm |
|  | KOMUNIKACE – BETONOVÁ DLAŽBA – KCE 440 mm |
|  | KOMUNIKACE – BETONOVÁ DLAŽBA – KCE 370 mm |
|  | PARKOVACÍ STÁNÍ – BETONOVÁ ZÁMKOVÁ DLAŽBA |
|  | PARKOVACÍ STÁNÍ – BETONOVÁ DÍŠŤOVÁ DLAŽBA |
|  | CYKLOSTOJANY – ZASTŘEŠENÉ |
|  | CYKLOBOXY |
|  | BETON |
|  | VIBROVANÝ ŠTĚRK |
|  | KAČÍREK |
|  | ZELEŇ |
|  | VAROVNÉ A SIGNÁLNÍ PÁSY |
|  | KONTRASTNÍ PÁS |
|  | GABION |
|  | NOVÉ STROMY |
|  | NOVÁ ULIČNÍ VPUST |
|  | PŘÍPOJKA ULIČNÍ VPUSTI |
|  | ODVODŇOVACÍ ŽLAB DN 150 |
|  | ZASAKOVACÍ OBJEKT |
|  | NOVÉ OPLOCENÍ |

STÁVAJÍCÍ IS



NOVÉ IS

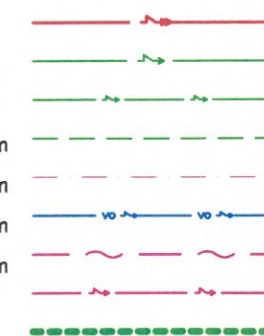

PLYNOVOD - ZEMNÍ STL NEZAMĚŘENÝ
SILNOPROUD NN - ZEMNÍ NEZAMĚŘENÝ
SILNOPROUD VN - VRCHNÍ
SLABOPROUD - PODZEMNÍ NEZAMĚŘENÝ
VO - PODZEMNÍ NEZAMĚŘENÉ
ČD - SLABOPROUD
SŽ - KABELY

- nová přípojka – kabel 22kV pro TS ČEZ Distribuce
- přeložka kabelu 0,4 kV ČEZ Distribuce
- napájecí kabely pro stojany elektrokol – AYKY 4x16
- napájecí kabel 0,4 kV pro bránu a telematiku
- sdělovací kabel pro bránu a telematiku
- nový kabel 4x10 mm² CYKY v PE chrániče 75/63 mm
navrhovaná přeložka sdělovacích kabelů ve žlabu KZ1
– CETIN
- přípojka 0,4 kV z trafostanice – AYKY 2x3x240x120
- rezervní chránička

SOUŘADNICOVÝ SYSTÉM : S-JTSK
VÝŠKOVÝ SYSTÉM : Balt p.v.

PPU spol. s.r.o.

INŽENÝRSKÝ ATELIER
PORADENSTVÍ - PROJEKCE - URBANISMUS
VYŽLOVSKÁ 2243 / 36, 100 00 PRAHA 10

DOPRAVA, KOMUNIKACE, TERÉNNÍ ÚPRAVY
INŽENÝRSKÉ SÍTĚ, TECHNICKÁ INFRASTRUKTURA
ŽIVOTNÍ PROSTŘEDÍ, HLUK, EXHALACE
POČÍTAČOVÉ ZPRACOVÁNÍ, PLOTROVÁNÍ

ZÁPIS V OBCHODNÍM REJSTŘÍKU U MĚSTSKÉHO SOUDU
V PRAZE, ODDÍL C, Č.VLOŽKY 20939, IČ 49613481

VYPRACOVAL: JAKUB JÁNOŠÍK

KONTROLOVAL: ING. JIŘÍ MANTLÍK

ODP.PROJEKTANT SPEC.: ING. TOMÁŠ VEJRAŽKA

ŠÉFPROJEKTANT STAVBY: ING. TOMÁŠ VEJRAŽKA

STAVBA: VÝSTAVBA PARKOVIŠTĚ P+R OLBRAMOVICE
OLBRAMOVICE

PROFESE: DOPRAVA

ČÁST

OBJEKT: SO 101 - KOMUNIKACE A ZPEVNĚNÉ PLOCHY

STUPEŇ PD: DUSP

—

VÝKRES:

SITUACE

FORMÁT Y A4:	2
--------------	---

Č.PŘÍLOHY

MĚŘÍTKO: 1:250

OBJEDNAVATEL: KSÚS p.o.

Zak.č.: 6655-2203

DATUM: 05/2022