


ZÁSObNÍKOVÝ OHŘÍVAČ TV - INTEGRÁLNÍ-OBJEM 300 litrů
(např. SBB 301 WP SOL)

na přívodu SV osazen uzavírací, zpětný ventil DN 20 a pojišťovací ventil DN 15-6 barů,
expanzní nádoba 12 litrů, vypoušt. ventil DN 15, manometr,
osazeno cirkul. čerpadlo DN 15 s časovým spínáním
na vývodu TV osazen uzav. ventil DN 20

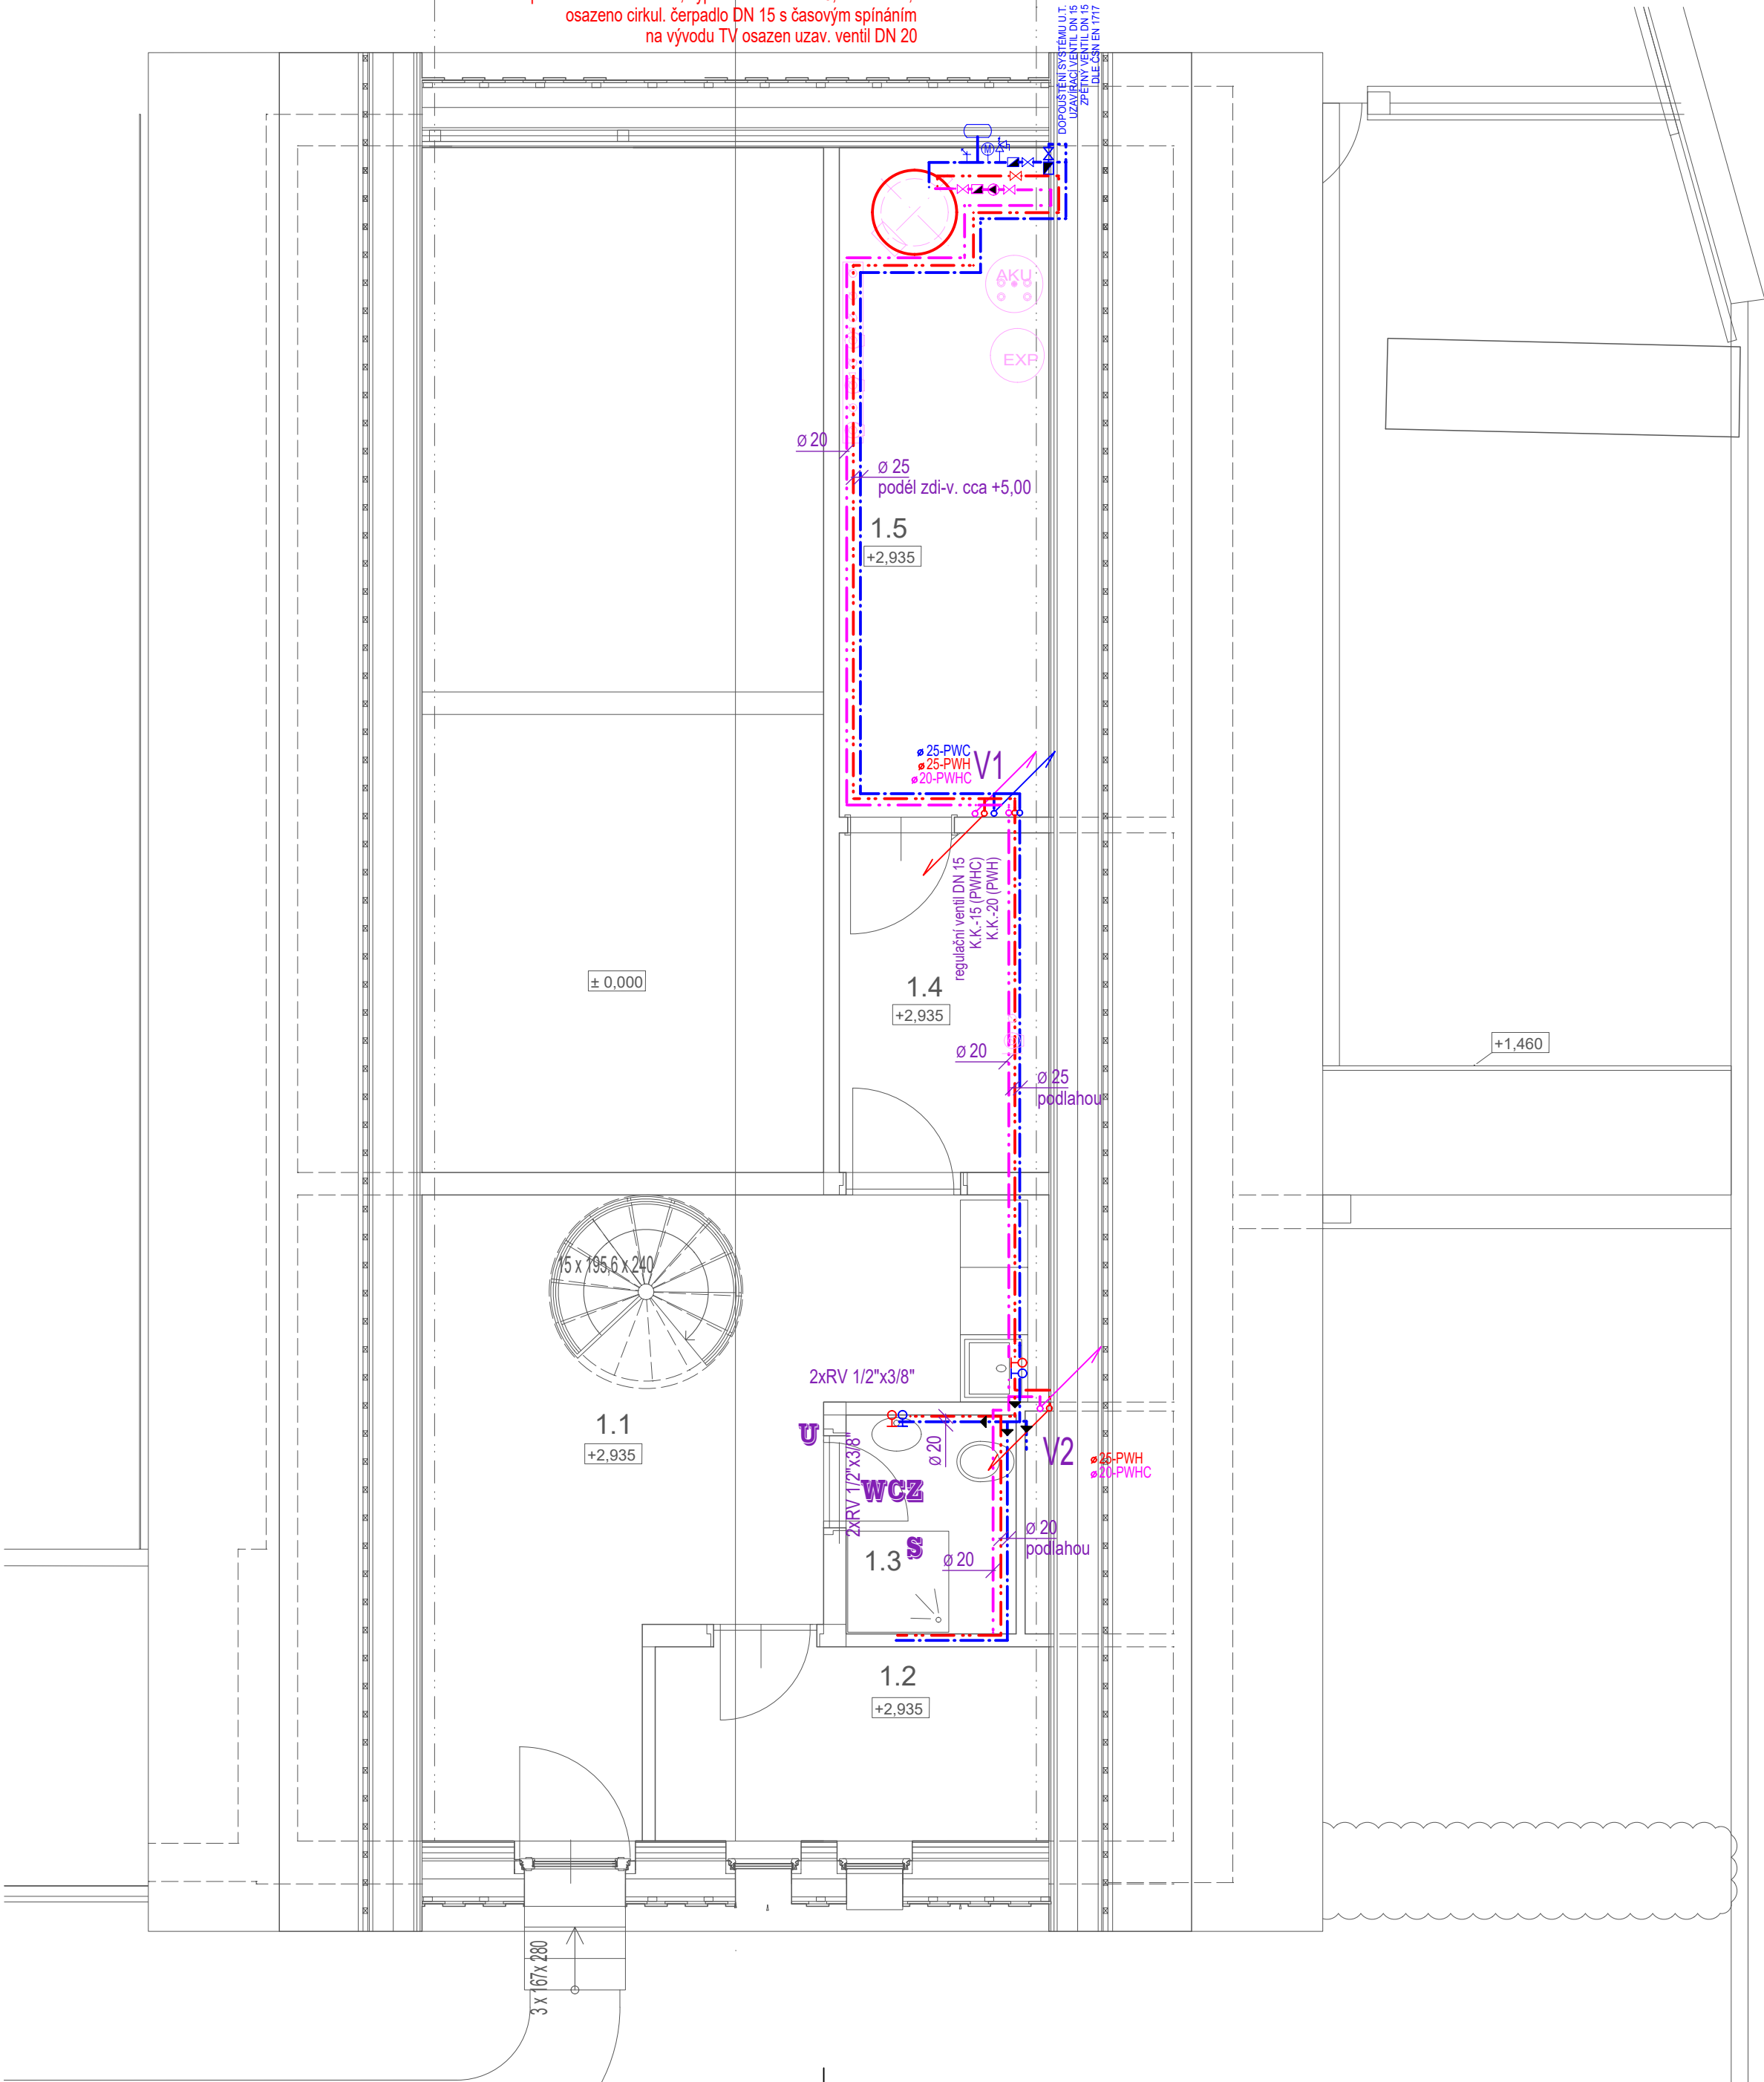

TABULKA MÍSTNOSTÍ							
Č.M.	NÁZEV	PLOCHA [m ²]	SVĚTLÁ VÝŠKA	STROP	STĚNY	PODLAHA	POZNÁMKA
1.1	zázemí účinkujících	20.3					
1.2	šatna zaměstnanců	6.1					
1.3	wc	3.0					
1.4	sklad	5.4					
1.5	technická místnost	11.3					
CELKEM		46.1					

LEGENDA:

NAVŘZENÉ:
ROZVOD PITNÉ VODY (PWC) - - - - -
ROZVOD TV (PWH) - - - - -
ROZVOD CÍRKULACE (PWHC) - - - - -

POZN.:
NA TRASE POTRUBÍ TV A CÍRKULACE NUTNO VLOŽIT KOMPENZÁTORY PŘÍSLUŠNÉ
DIMENZE POTRUBÍ. SOUČASNĚ JE NUTNÉ BRÁV V ÚVAHU VZDÁLENOST PEVNÝCH BODŮ.

POTRUBÍ PWC, PWH, PWHC BUDE PROVEDENO Z MATERIÁLU PLASTOVÉHO PP-RCT
S OZNAČENÍM NA VÝKRESECH VNĚJŠÍM PRŮMĚREM

vypracoval:
Ing. Aleš Kořínek

investor:
Regionální muzeum v Kolíně

projekt:
Vstupní budova Muzea lidových staveb v Kouřimi

výkres:
Půdorys 2.NP-vodovod

kontroloval:
Irena Hrabincová Dipl.Arch.

zodpovědný projektant:
Ing. Aleš Kořínek

datum:
říjen 2020

měřítko:
1:50

č.zakázky:
072

stupeň:
DPS

revize:
-

paré:
-

č. výkresu:
D.1.4a.10

110 00
Rytířská 13
Praha 1

IHARCH s.r.o.
IRENA HRABINCOVÁ Dipl.Arch.
atelier@iharch.cz www.iharch.cz tel.: 605 975 255