


LEGENDA:

TRASA KABELU VE VOLNEM TERENU
dodávka této projektové dokumentace

dodávka navazující projekt ČEZ di a.s.

NOVÝ ROZVADEC
dodávka této projektové dokumentace

nová pojistková skrín
dodávka navazující projekt ČEZ di a.s.

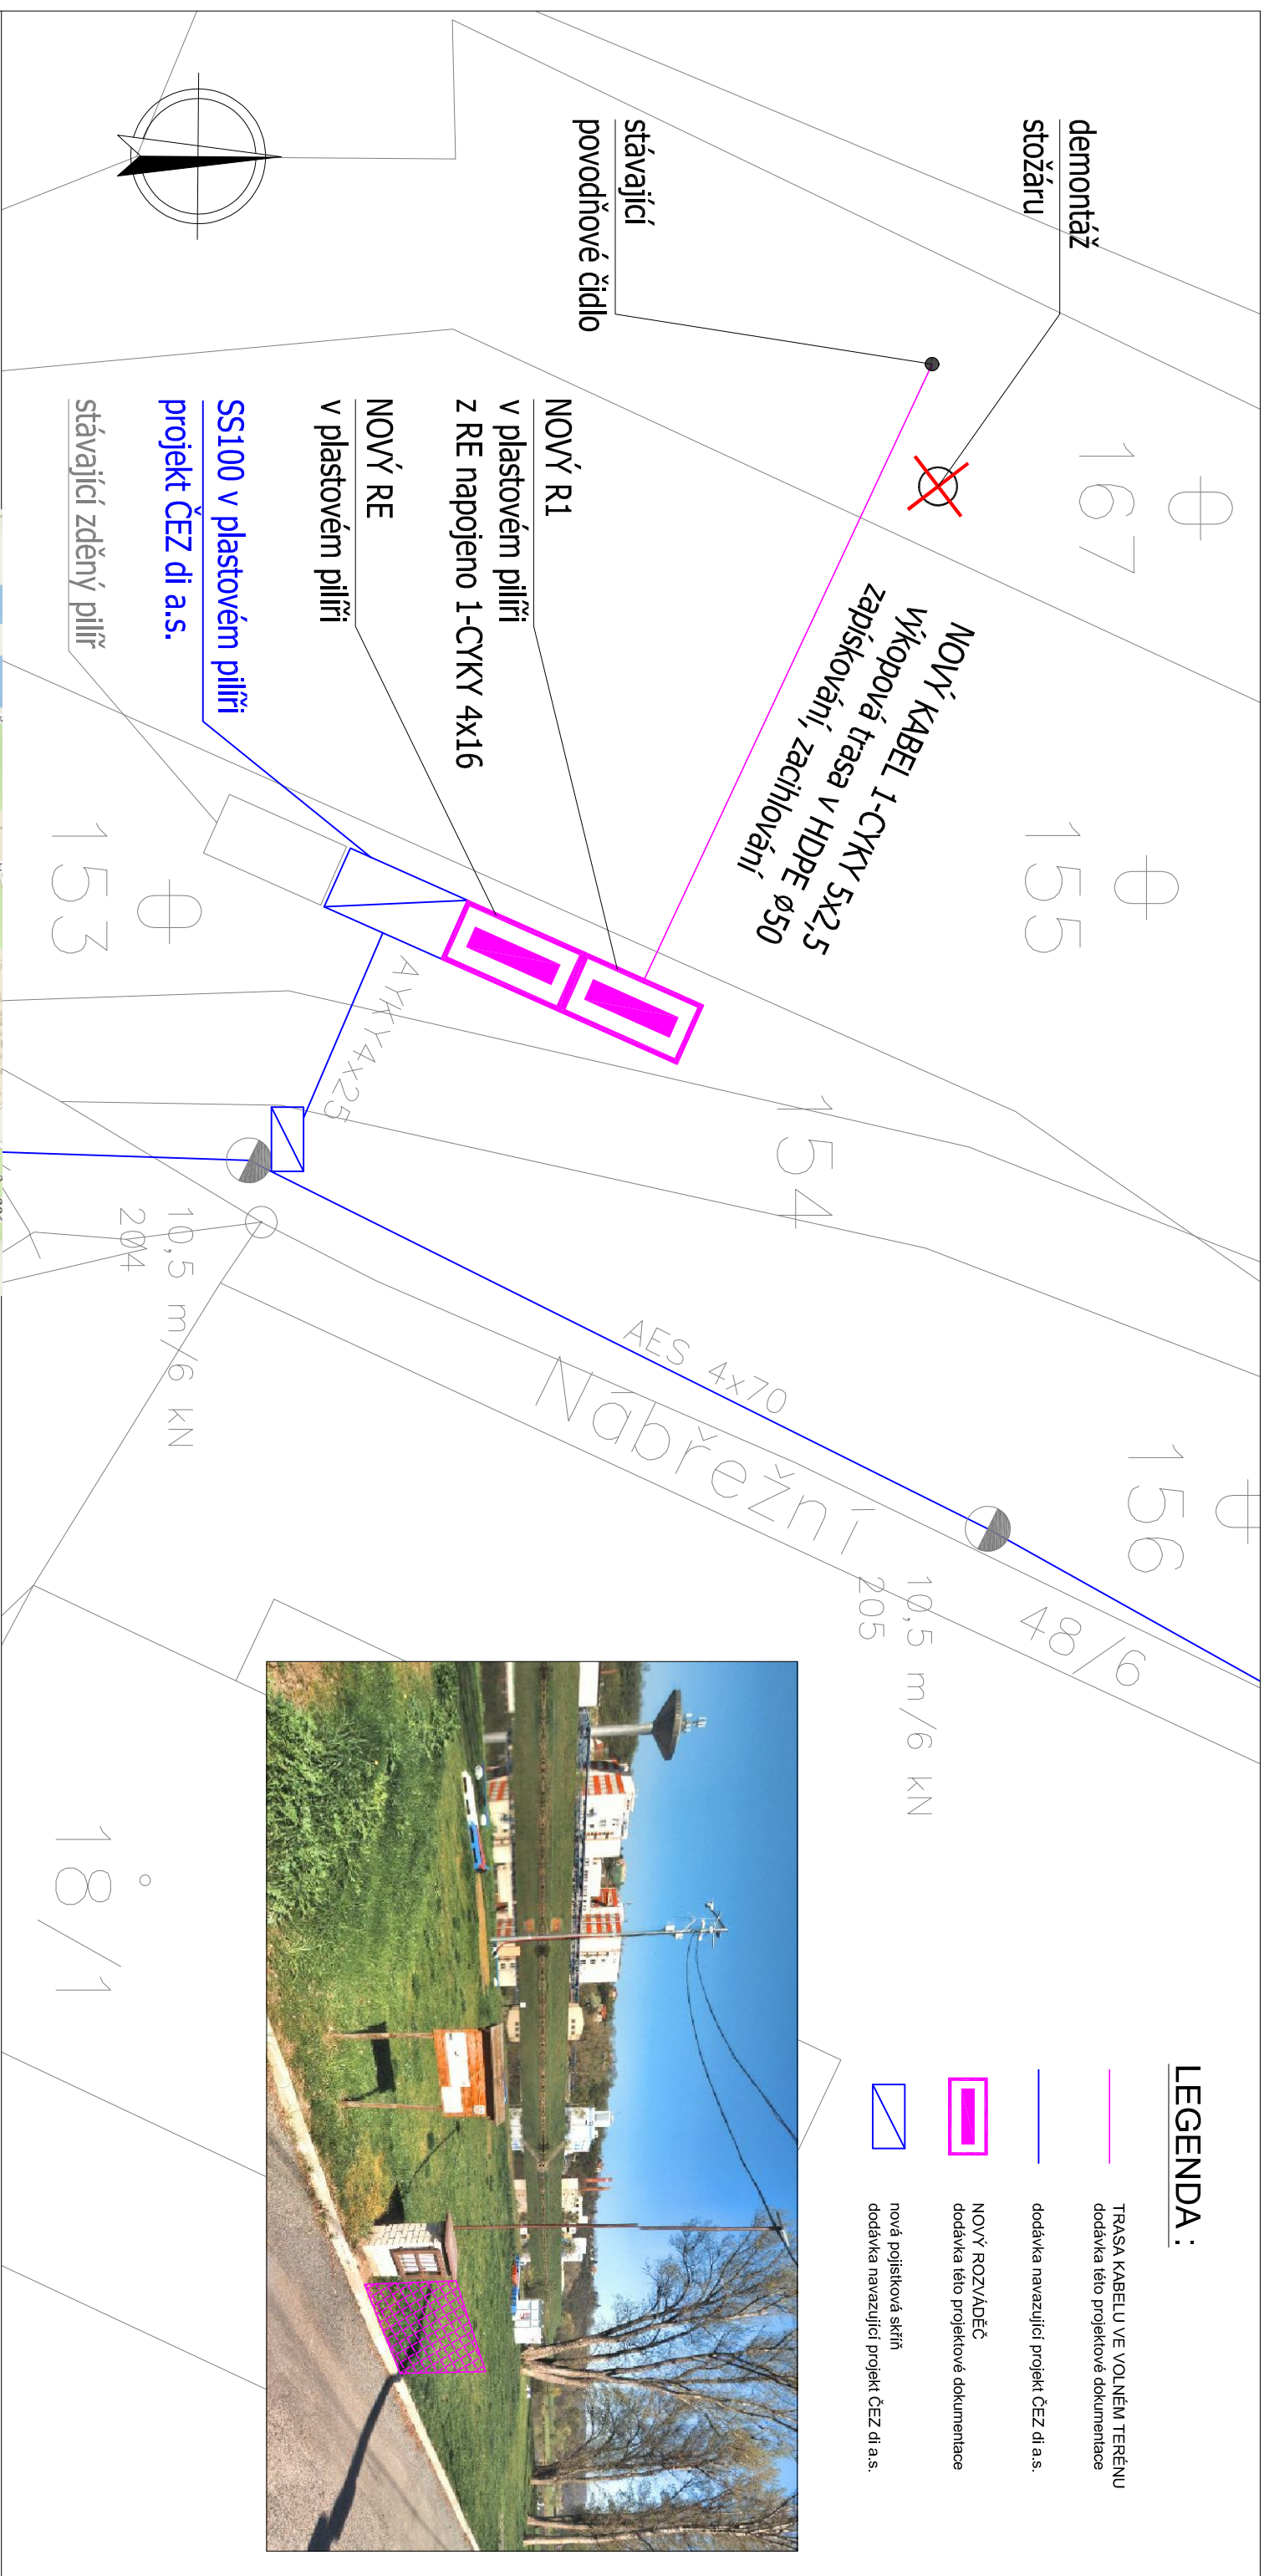


ROZVODNÁ SOUSTAVA : 3~PEN, 50Hz, 400V/TN-C-S

OCHRANA PŘED NEBEZPEČNÝM DOTYKEM :
AUTOMATICKÝM ODPOJENÍM OD ZDROJE ČSN 33 2000-4-41

POZNÁMKA:

PŘED ZAHÁJENÍM VÝKOPOVÝCH PRACÍ JE TŘEBA PŘESNĚ, SITUČNĚ I HLUBKOVĚ, VYTYČIT VŠECHNY STAVAJÍCÍ I NOVĚ ULOŽENÉ PODZEMNÍ ROZVODY, DODAVATEL JE POVINEN PŘEDAT INVESTORovi ZAMĚŘENÍ SKUTEČNÉHO PŘEBĚHU STAVBY V SOUHRADNICOVĚM A VÝŠKOVÉM SYSTÉMU, U PODZEMNÍCH STAVEB A NIŽENÝRSKÝCH SÍTÍ JE NUTNÉ PROVĚST ZAMĚŘENÍ PŘED ZAKRYTÍM.

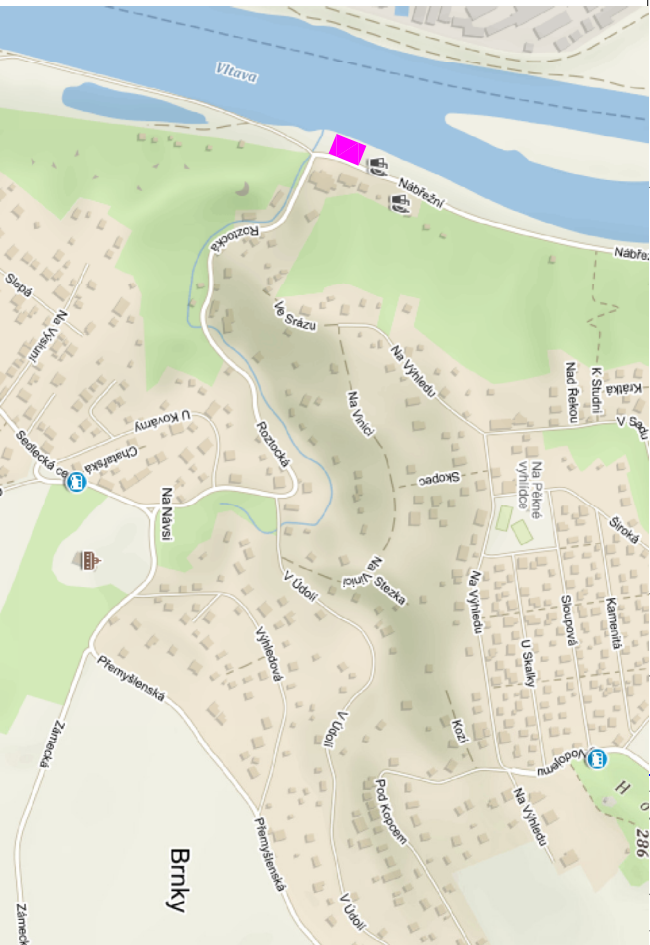

PROJEKT ELEKTRO PROJEKTOVÁ ČINNOST VE VÝSTAVBĚ Ing. Pavel DOLEŽIL <i>Aktuální stav</i> Příloha 185, 290 66, Zlby		Vyracoval : Ing. Pavel DOLEŽIL Zodpovědný projektant : Ing. Pavel DOLEŽIL Hlavní inženýr projektu : Investor : Obec Zlby, Průběžná 11, 290 66 Zlby	
AKCE : PŘÍPOJKA NN, PŮVODNÉ SYSTÉM ulice Nábřeží, Zlby – Brnky		Datum : listopad 2020 Měřítko : 1:200 Číslo zak. :	
VÝKRES : CELKOVÁ SITUACE		Insert : Kopie : 	
STUPEŇ : DOKUMENTACE PRO STAVEBNÍ POVOLENÍ		Číslo výkresu E 01	