


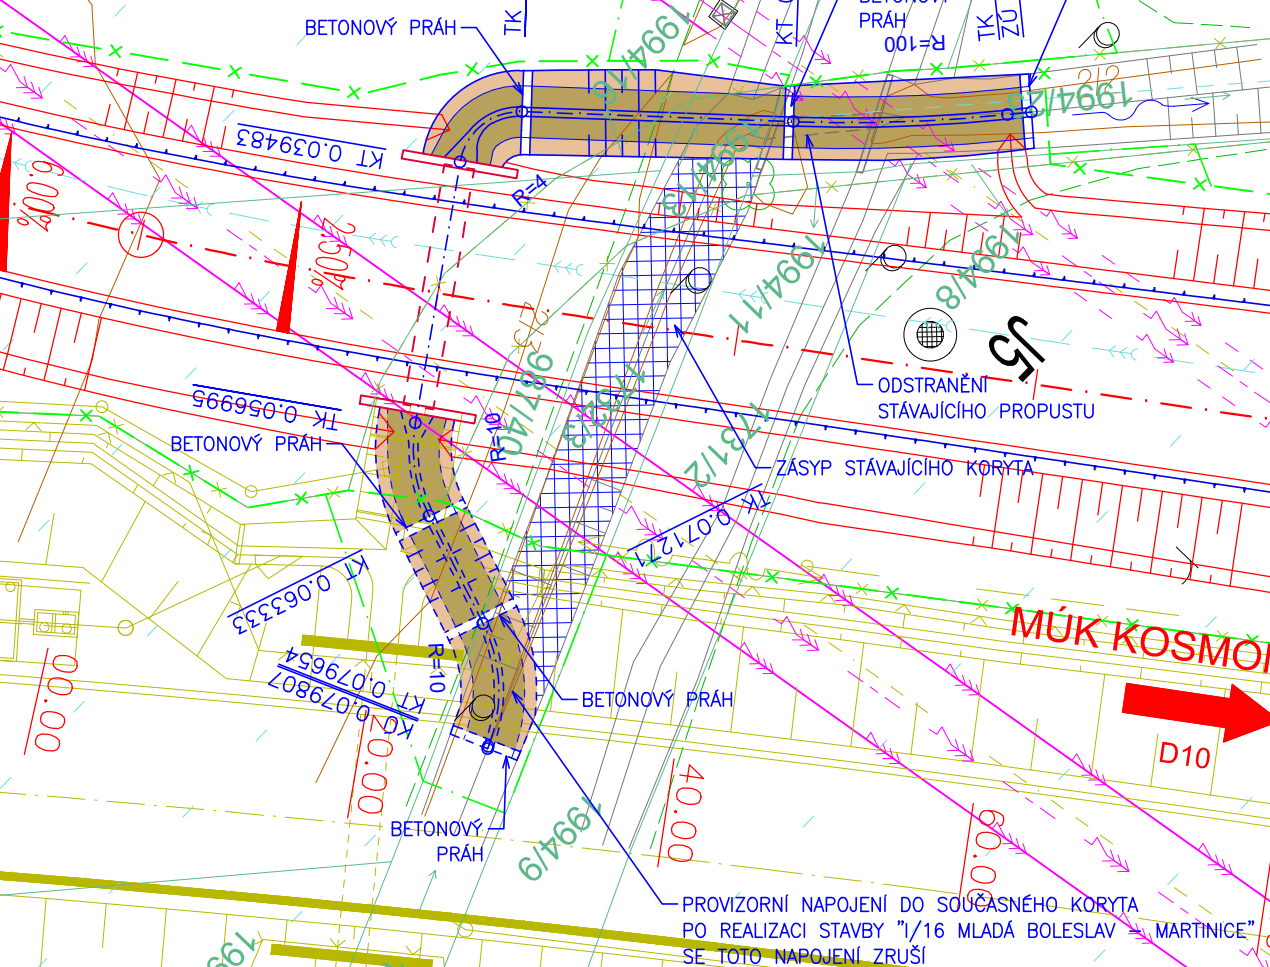


06 = 7



LEGENDA BAREV:

-  OPEVNĚNÍ LOMOVÝM KAMENEM
-  SVAHY VÝKOPŮ

Souřadnicový systém S-JTSK, Výškový systém Bpv

<p>Zhotovitel PD:</p>  <p>Navrhl/vypracoval: Ing. David BOČÁNEK</p>	<p>Stavba: PROPOJENÍ PZ PLAZY S MÚK KOSMONOSY - PRODLOUŽENÍ SILNICE III/0164</p> <p>Objekt: SO 320 - PŘELOŽKA VODOTEČE SPÚ - V KM 0,750</p> <p>Příloha: SITUACE</p>	<p>Číslo zakázky: 20-318-2</p> <p>Datum: 09.2023</p> <p>Měřítko: 1:500</p> <p>Stupeň: PDPS</p> <p>Číslo přílohy: 2.</p>
--	---	---