


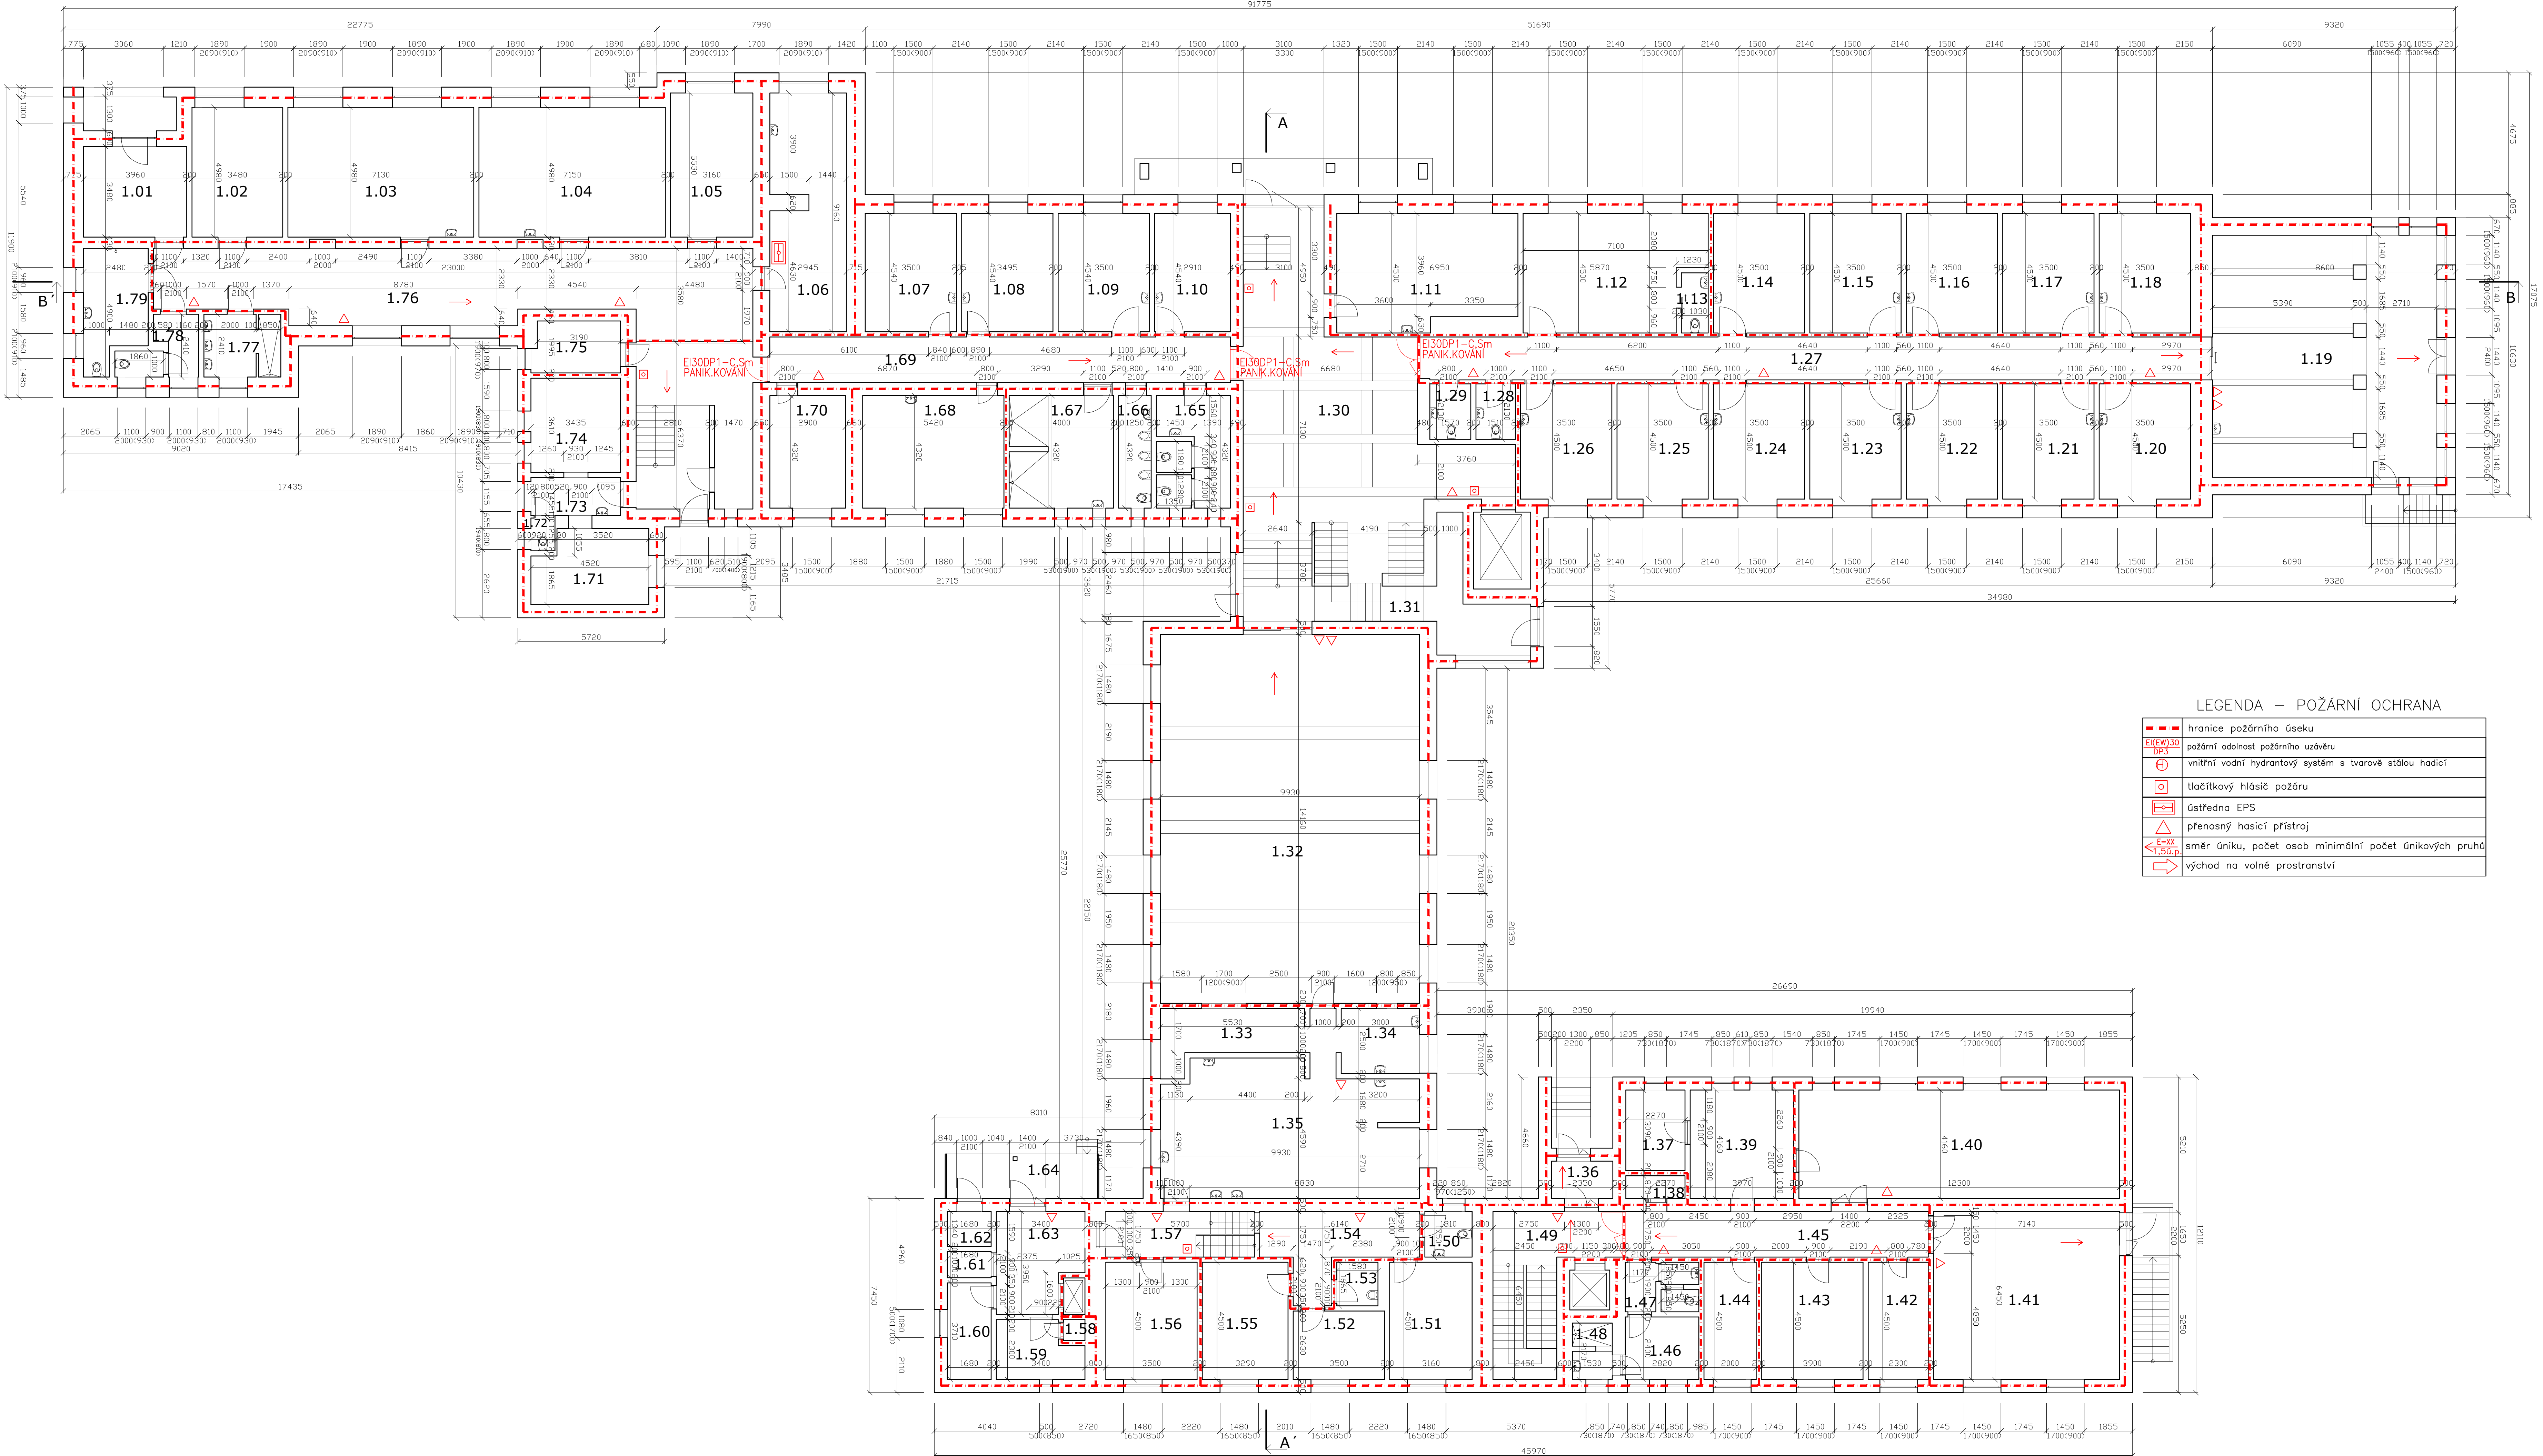

LEGENDA – POŽÁRNÍ OCHRANA

	hranice požárního úseku
	požární odolnost požárního uzávěru
	vnitřní vodní hydrantový systém s tvarové stálou hadicí
	tlačítkový hlásič požáru
	ústředna EPS
	přenosný hasicí přístroj
	směr úniku, počet osob minimální počet únikových pruhů
	východ na volné prostranství

č.místnosti	název místnosti	plocha(m²)
1.01	poko	13,8
1.02	poko	17,3
1.03	poko	35,5
1.04	poko	35,6
1.05	poko	17,5
1.06	sesterna	26,0
1.07	kancelář	15,9
1.08	kancelář	15,9
1.09	kancelář	15,9
1.10	kancelář	13,2
1.11	kancelář	29,8
1.12	ředitelna	29,5
1.13	WC	2,4
1.14	poko	15,8
1.15	poko	15,8
1.16	poko	15,8
1.17	poko	15,8
1.18	poko	15,8
1.19	společenská místnost	80,0
1.20	poko	15,8
1.21	poko	15,8
1.22	poko	15,8
1.23	poko	15,8
1.24	poko	15,8
1.25	poko	15,8
1.26	poko	15,8
1.27	chodba	49,4
1.28	WC- ženy	3,2
1.29	WC- personál	3,3
1.30	recepce-vestibul	81,8
1.31	chodba	25,2
1.32	jídelna	140,6
1.33	výdej jídel	10,5
1.34	umývárna nádobí	7,7
1.35	kuchyně	51,3
1.36	zádveří	3,4
1.37	sklad	7,0
1.38	úklid	2,0
1.39	sklad	16,5
1.40	prádelna	51,2
1.41	sušárna	46,1
1.42	sklad čistého prádla	10,4
1.43	opravy prádla	17,6
1.44	odpočinková místnost	9,0
1.45	chodba	21,0
1.46	šatna	6,8
1.47	WC	5,0
1.48	koupelna	3,1
1.49	chodba	19,6
1.50	WC	3,2
1.51	šatna	14,2
1.52	sklad	9,2
1.53	úklid	2,6
1.54	chodba	13,5
1.55	šatna	14,8
1.56	suchý sklad	15,8
1.57	chodba	10,0
1.58	strojovna výtahu	0,7
1.59	sklad	6,8
1.60	sklad	6,2
1.61	tech. míst. pro chladný sklad	1,7
1.62	chlazený sklad	2,3
1.63	sklad	11,8
1.64	nákladová rampa	9,9
1.65	WC ženy	11,8
1.66	WC muži	5,4
1.67	koupelna	17,0
1.68	poko	23,4
1.69	chodba	60,0
1.70	ambulance	12,5
1.71	keramika	12,6
1.72	WC	1,2
1.73	chodba	5,0
1.74	keramika	12,4
1.75	místnost pro zeměřel	6,4
1.76	chodba	64,8
1.77	koupelna- umývárna	7,0
1.78	WC	5,4
1.79	koupelna	10,5
	CELKEM	1507,7

ZMĚNA Č.		DATUM		STRUČNÝ POPIS ZMĚNY		ZPRACOVAV		PODPIS	
PBR DOVYBAVENÍ OBJEKTU EPS DOMOVA UNHOŠŤ									
INVESTOR				DOMOV UNHOŠŤ, POSKYTOVATEL SOCIÁLNÍCH SLUŽEB, BEROUNSKÁ 500 27351 UNHOŠŤ				STUPEŇ PROJEKTU	
HP				Ing.Lenka Jakšová				ZSPD	
ZODP.PROJEKTANT				Ing.Miroslav Pavelka				ČÍSLO SMĚRN. 01	
VYPRACOVAV				Ing.Lenka Jakšová				370 01 Česká Budějovice, Alešova 26	
STAVĚNÍ OBJEKTU				DOMOV UNHOŠŤ				TEL. : +420 775 258 953	
DL. DOKUMENTACE				PBR DOVYBAVENÍ OBJEKTU EPS				TEL. : +420 774 213 249	
NÁZEV VÝKRESU				PŮDORYS 1.NP				FORMÁT: 24 A4	
								DATUM: 03/2023	
								MĚŘÍTKO: 1 : 100	
								ARCH.Č.	
								Č.Y:	
								4	
Tyto podklady jsou vlastnictvím firmy ČDÚ s.r.o. Reprodukce, šíření nebo zveřejnění těchto údajů je dovoleno jen s písemným souhlasem majitele.									