


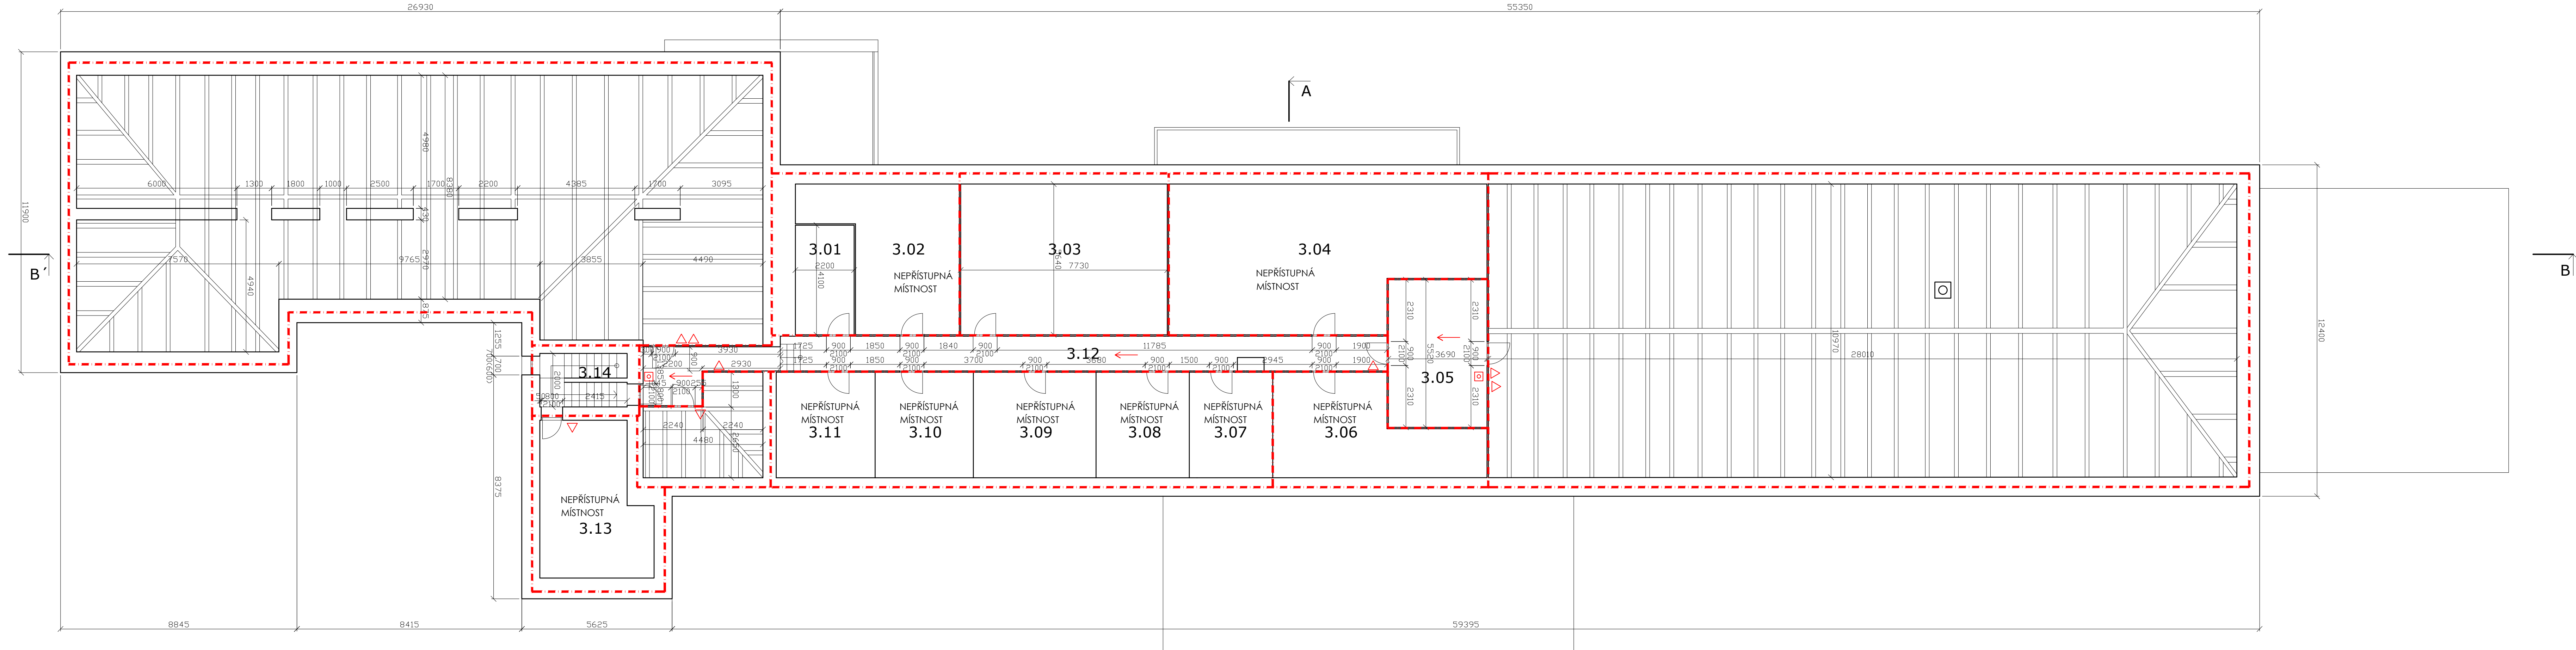

č.místnosti	název místnosti	plocha(m²)
3.01	sklad	9,0
3.02	sklad	/
3.03	místnost u komína	43,6
3.04	sklad	/
3.05	chodba	20,4
3.06	sklad	/
3.07	sklad	/
3.08	sklad	/
3.09	sklad	/
3.10	sklad	/
3.11	sklad	/
3.12	chodba	37,0
3.13	archiv	/
3.14	schodiště	6,2

LEGENDA – POŽÁRNÍ OCHRANA

---	hranice požárního úseku
E(EW)30 DP3	požární odolnost požárního uzávěru
⊕	vnitřní vodní hydrantový systém s tvarové střílaí hadicí
⊕	tlačítkový hlásič požáru
⊕	ústředna EPS
⊕	přenosný hasicí přístroj
E=xx T,50,p	směr úniku, počet osob minimální počet únikových pruhů
→	východ na volné prostranství

ZMĚNA Č.	DATUM	STRUŽNÝ POPIS ZMĚNY	ZPRACOVÁN	PODPIS
PBŘ DOVYBAVENÍ OBJEKTU EPS DOMOVA UNHOŠŤ				
INVESTOR	DOMOV UNHOŠŤ, POSKYTOVATEL SOCIÁLNÍCH SLUŽEB, BEROUNSKÁ 680,27381 UNHOŠŤ		STUPEŇ PROJEKTU ZSPD	ČOŠ eskim s.r.o. 370 01 České Budějovice, Alešova 28 Tel. : +420 775 258 953 Tel. : +420 774 213 249
HP	Ing.Lenka Jakšová			
ZOOP.PROJEKTANT	Ing.Miroslav Pavelka			
VYPRACOVAN	Ing.Lenka Jakšová			
STAVEBNÍ OBJEKT	DOMOV UNHOŠŤ		AUTORIZAČNÍ RAZÍTKO	FORMÁT: 24 A4 DATUM: 03/2023 MĚŘÍTKO: 1 : 100 ARCH.Č. 6
ČÍSLO DOKUMENTACE	PBŘ DOVYBAVENÍ OBJEKTU EPS			
NÁZEV VÝKRESU	PŮDORYS PŮDA			
Tuto podklady jsou vlastnictvím firmy ČOŠ eskim s.r.o. Reprodukcce, distribuce a předání třetím osobám je dovoleno jen s písemným souhlasem majitele.				