



Jednotlivé ZP / HL tvarovky budou instalovány dle vybraného finálního produktu a jeho instalačního manuálu!!

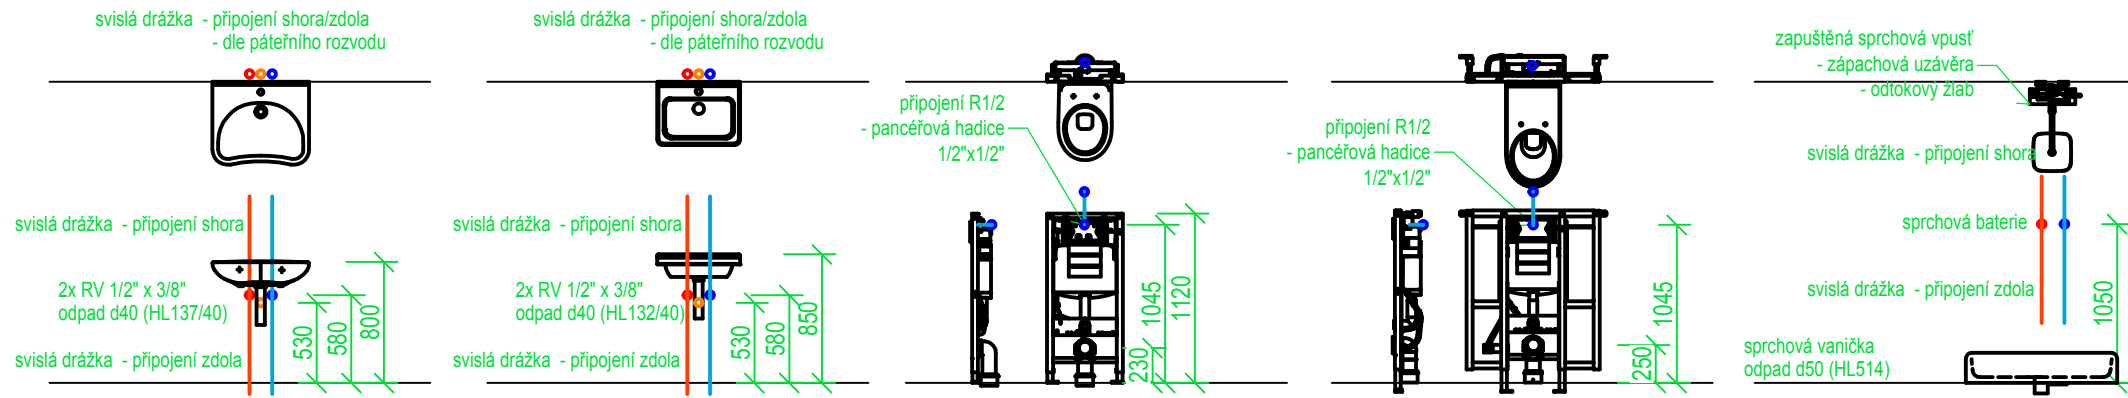

POZNÁMKA:
Veškeré rozvody vody budou demontovány a nahrazeny novými, dle nových dispozic.
Napojení bude od pozice podružného vodoměru, pod stropem 1NP - M104
Typ provozu - Kuchyně slouží k výdeji jídel, nikoliv její přípravě, Zázemí tomuto výkonu odpovídá svým vybavením.
pro GASTRO zařízení je zpracován vlastní projekt.

Teplou vodu bude zajišťovat nepřímotopený Zásobník teplé vody - Akumulační zásobník, tlakový, připojený na PK
Zásobník bude dovybaven cirkulačním modulem -> osazení cirkulačního čerpadla -> spínání čerpadla přes spínací hodiny,
v předem definovaných intervalech, odvislých od provozní době výdejny / jídelny.

Potrubí bude v celé délce opatřeno tepelně technickou izolací - návleková pouzdra
TLOUŠŤKA IZOLACE POTRUBÍ
Páteční rozvody: Bytové rozvody:
např. Isover IS/H-A např. Mirelon Pro
20x2.8i 20mm 20x2.8i 9mm
25x3.5i 25mm
32x4.5i 32mm
40x5.6i 40mm
50x6.9i 40mm

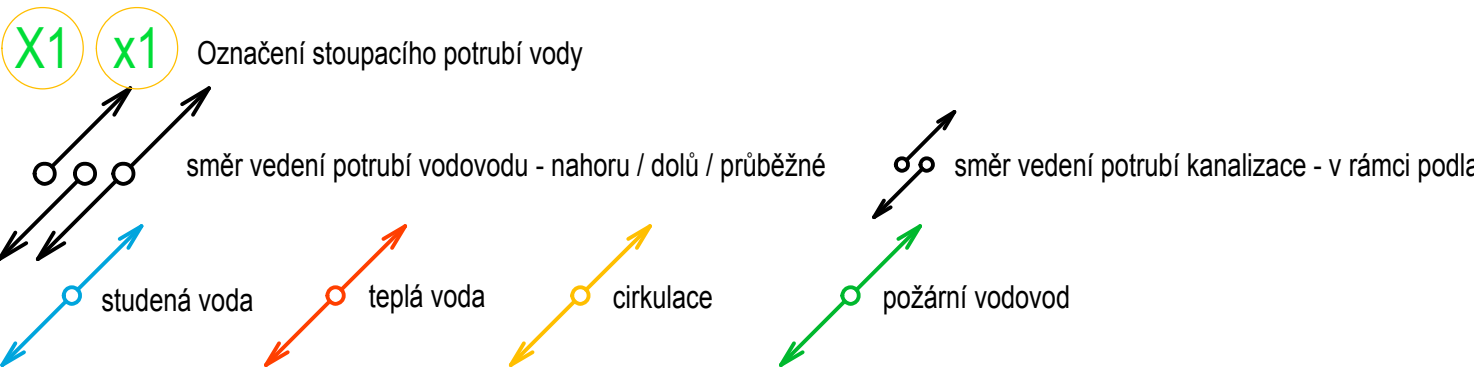

Zařizovací předměty:
V - Výlevka, PV - Podlahová vpust', U - Umyvadlo, D - Dřez, M - Myčka, WC - Závěsný klozet + Instalační rám, S - Sprchový kout
IMB - zařizovací předměty ve verzi pro imobilní
G - zařízení v návrhu GASTRO, ZTI zajišťuje pouze přívod vody a odvod kanalizace

LEGENDA ČAR:
studená voda (PPr PN20) ———
požární voda (uhlíková ocel) - - - - -
teplá voda (PPr PN20) ———
cirkulace (PPr PN20) ———

VZ: Změna vytápění - teplovodní, související úpravy

Investor

 
CENTRUM 83, POSKYTOVATEL SOCIÁLNÍCH SLUŽEB
VÁCLAVKOVA 950, 29301 MLADÁ BOLESLAV

ATELIER

Petr Navrátil
Pod koupalištěm 721, Kosmonosy
email:navratil@prozis.cz,
mobil:+420 604 642 699


dílčí část PD

ONDŘEJ J.HYHLÍK
Autorizovaný technik ČKAIT 0012992
IČO: 074 44 513



ONDŘEJ HYHLÍK
PROJEKTANT TZB

 VZT, VYT, ZTI (plyn, vodovod, kanalizace)
Dolní Krupá 123, 295 01 Dolní Krupá
tel: 776 841 891 www.tzb-hyhlík.cz
E-mail: ondrej.hyhlík@seznam.cz



stavba:

STAVEBNÍ ÚPRAVY JÍDELNY, PAVILON 5, CENTRUM 83
UL. VÁCLAVKOVA 950, MLADÁ BOLESLAV

objekt:

CENTRUM 83_pavilon č. 5

část:

D1.4.1 - ZDRAVOTECHNIKA - VODOVOD
PŮDORYS 1NP

datum:

01/2024

stupeň PD:

DPS

číslo zakázky:

08/2024

měřítko:

1:50

číslo výkresu:

D1.4.1.04

výtisk číslo: