


C.2.2 Koordinační situace - úsek č.2

Měřítko 1:1000

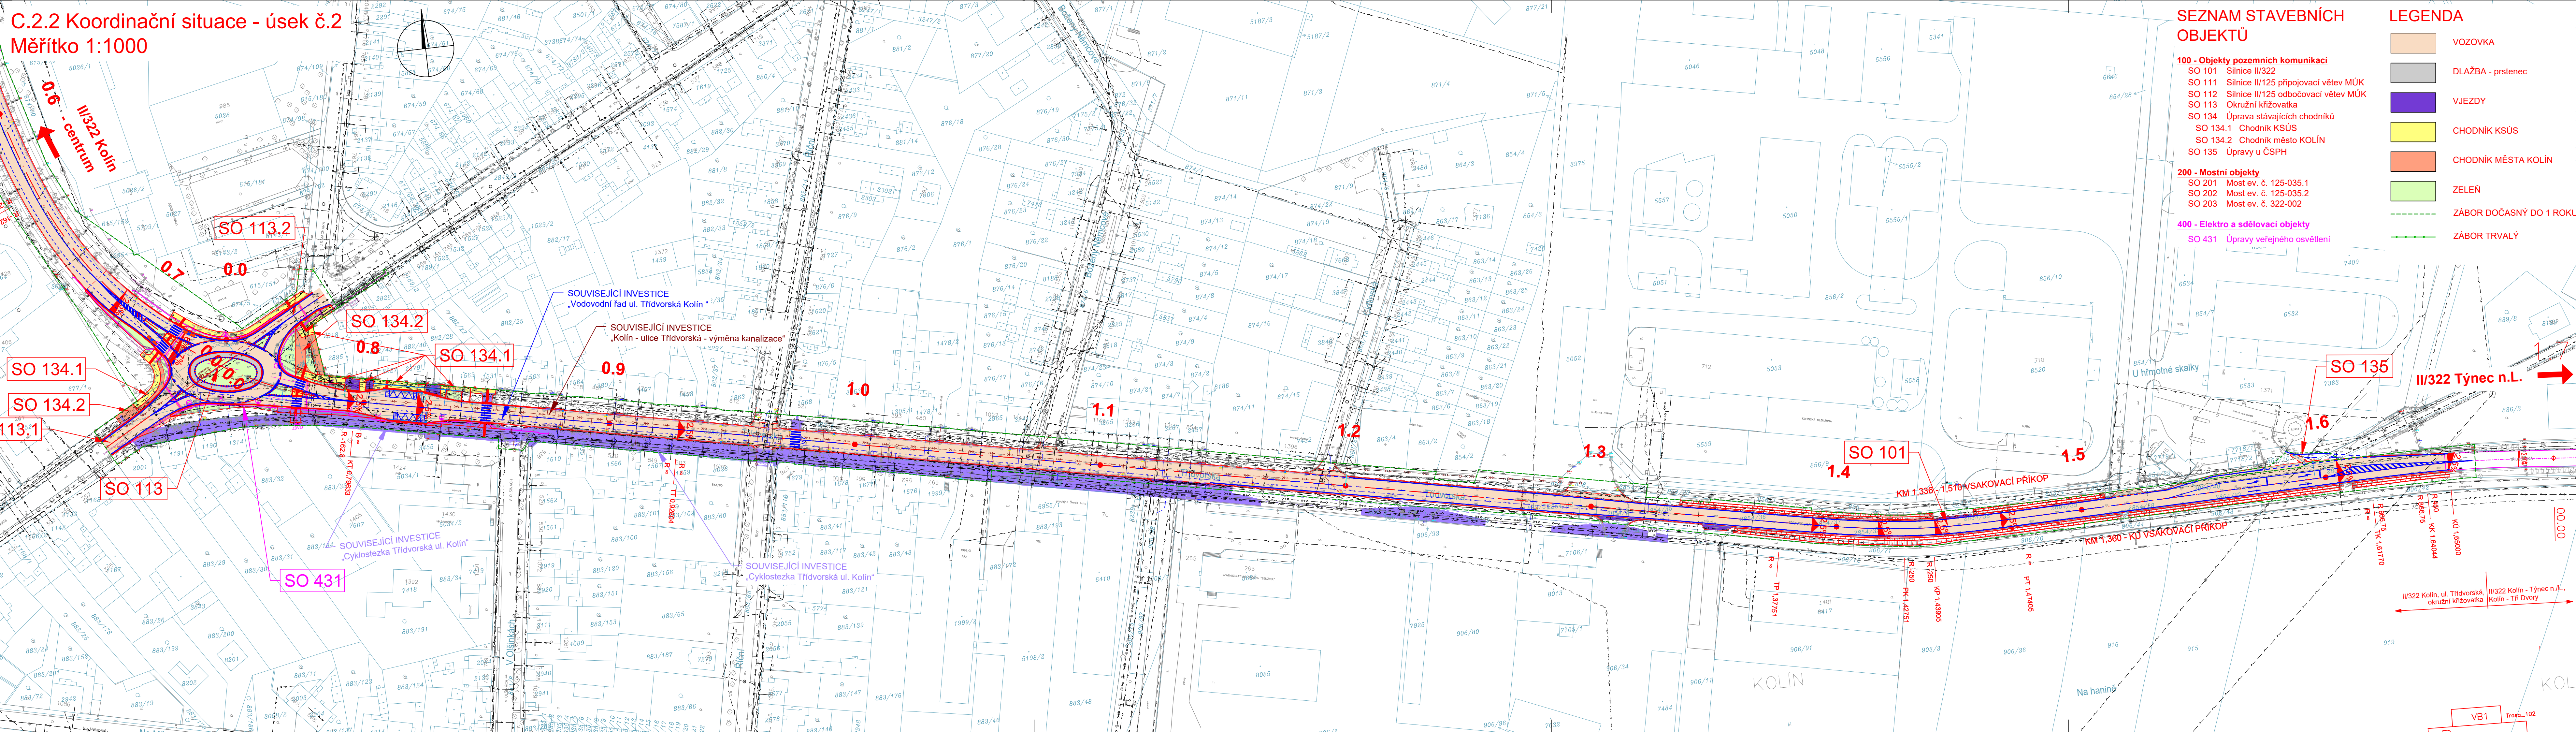

Výškový systém: Bpv
Souřadnicový systém: S-JTS

C	Situační výkresy
----------	------------------

el:

Středočeský kraj
Středočeský kraj
Zborovská 81/11, 150 21 Praha



Křesťanský ústřední svaz
KRAJSKÁ SPRÁVA A ÚDRŽBA SILNIC
Středočeského kraje

Středočeského kraje, příspěvková organizace
Zborovská 81/11, 150 21 Praha 5

Zhotovitel PDPS


Sdružení NOVA

HIP:	
------	--

Ing. Martin Máša



Valbek, spol. s r.o., středisko Praha
V Olšínách 2300/75
100 00 Praha 10 - Strašnice

	Vypracoval Ing. Kateřina Borkovcová <i>Bork</i>	Zak. číslo 17-NO-00-003
	Zodp. projektant Ing. Martin Máša <i>Máša</i>	Datum 12/2023
	Tech. kontrola Ing. Martin Máša <i>Máša</i>	Stupeň PDPS
	Akce II/322 Kolín, ul. Třídvorská, okružní křižovatka	
Zhotovitel: Valbek, spol. s r.o., středisko Praha v Ošlíně 2300/75 100 00 Praha 10 - Strašnice	Příloha Koordinační situační výkres - úsek č.2	Počet formátů 6 x A4 Měřítko 1:1000 Č. přílohy Paré C.2.2