


C.2.1 Koordinační situace - úsek č.1
Měřítko 1:1000

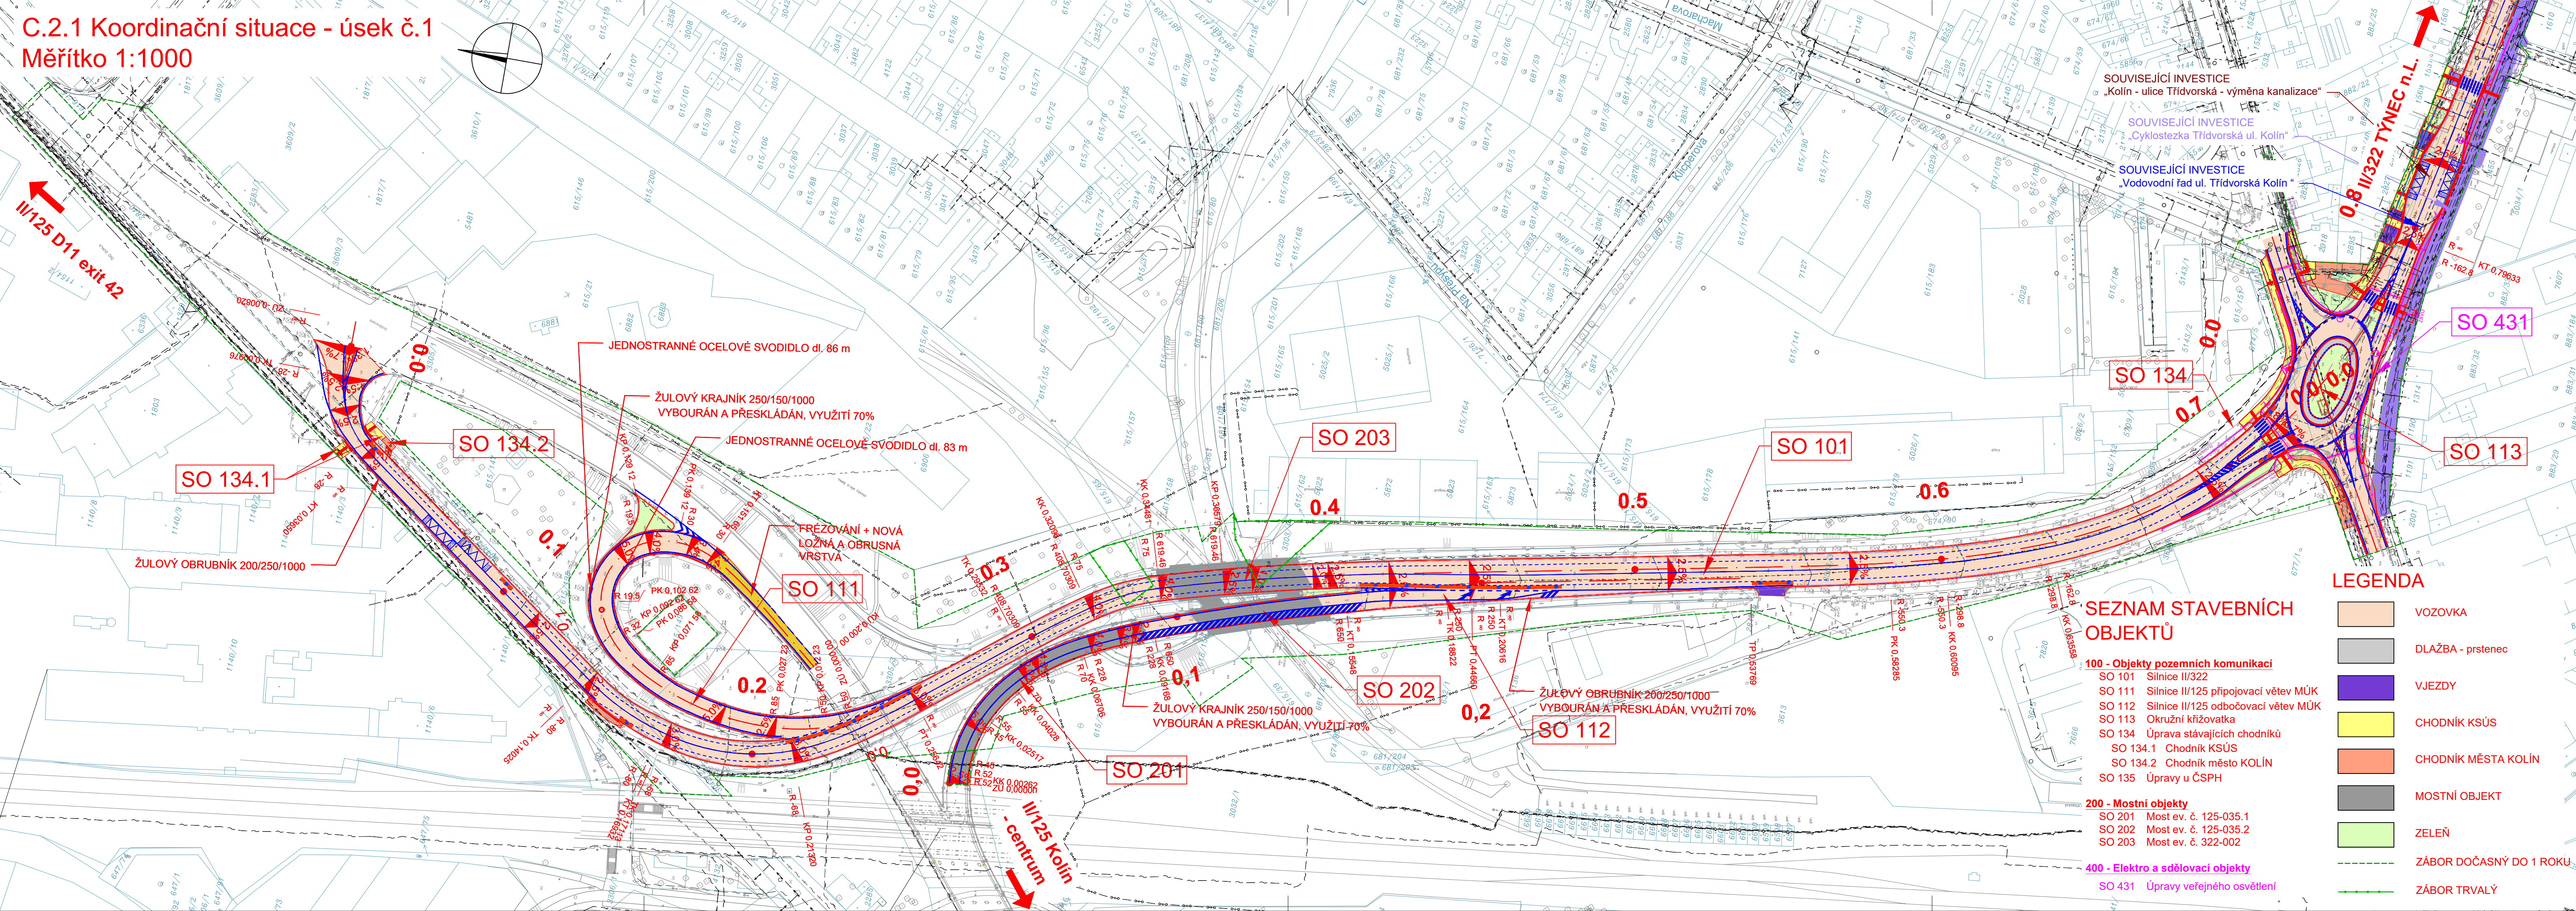

Výškový systém: Bpv
Souřadnicový systém: S-JTSK

C Situační výkresy

Objednatel:

Středočeský kraj

Středočeský kraj
Zborovská 81/11, 150 21 Praha 5

KSÚS
KRAJSKÁ SPRÁVA A ÚDRŽBA SILNIC
PROSTOROVÝ ÚŘAD

KSÚS Středočeského kraje, příspěvková organizace
Zborovská 81/11, 150 21 Praha 5

Zhotovitel PDPS:

Sdružení NOVA

HIP:

Ing. Martin Máša

Valbek

Valbek, spol. s r.o., středisko Praha
V Olšinách 2300/75
100 00 Praha 10 - Strašnice

Ypracoval	Ing. Kateřina Borkovcová	Zak. číslo	17-NO-00-003
Zodp. projektant	Ing. Martin Máša	Datum	12/2023
Tech. kontrola	Ing. Martin Máša	Stupeň	PDPS
Akce		Počet formátů	5 x A4
		Měřítko	1:1000
		Č. přílohy	Paré

Zhotovitel:

Valbek, spol. s r.o., středisko Praha
V Olšinách 2300/75
100 00 Praha 10 - Strašnice

Příloha

Koordinační situační výkres - úsek č.1

C.2.1