


2.4 situace - úsek č.4
Měřítko 1:500

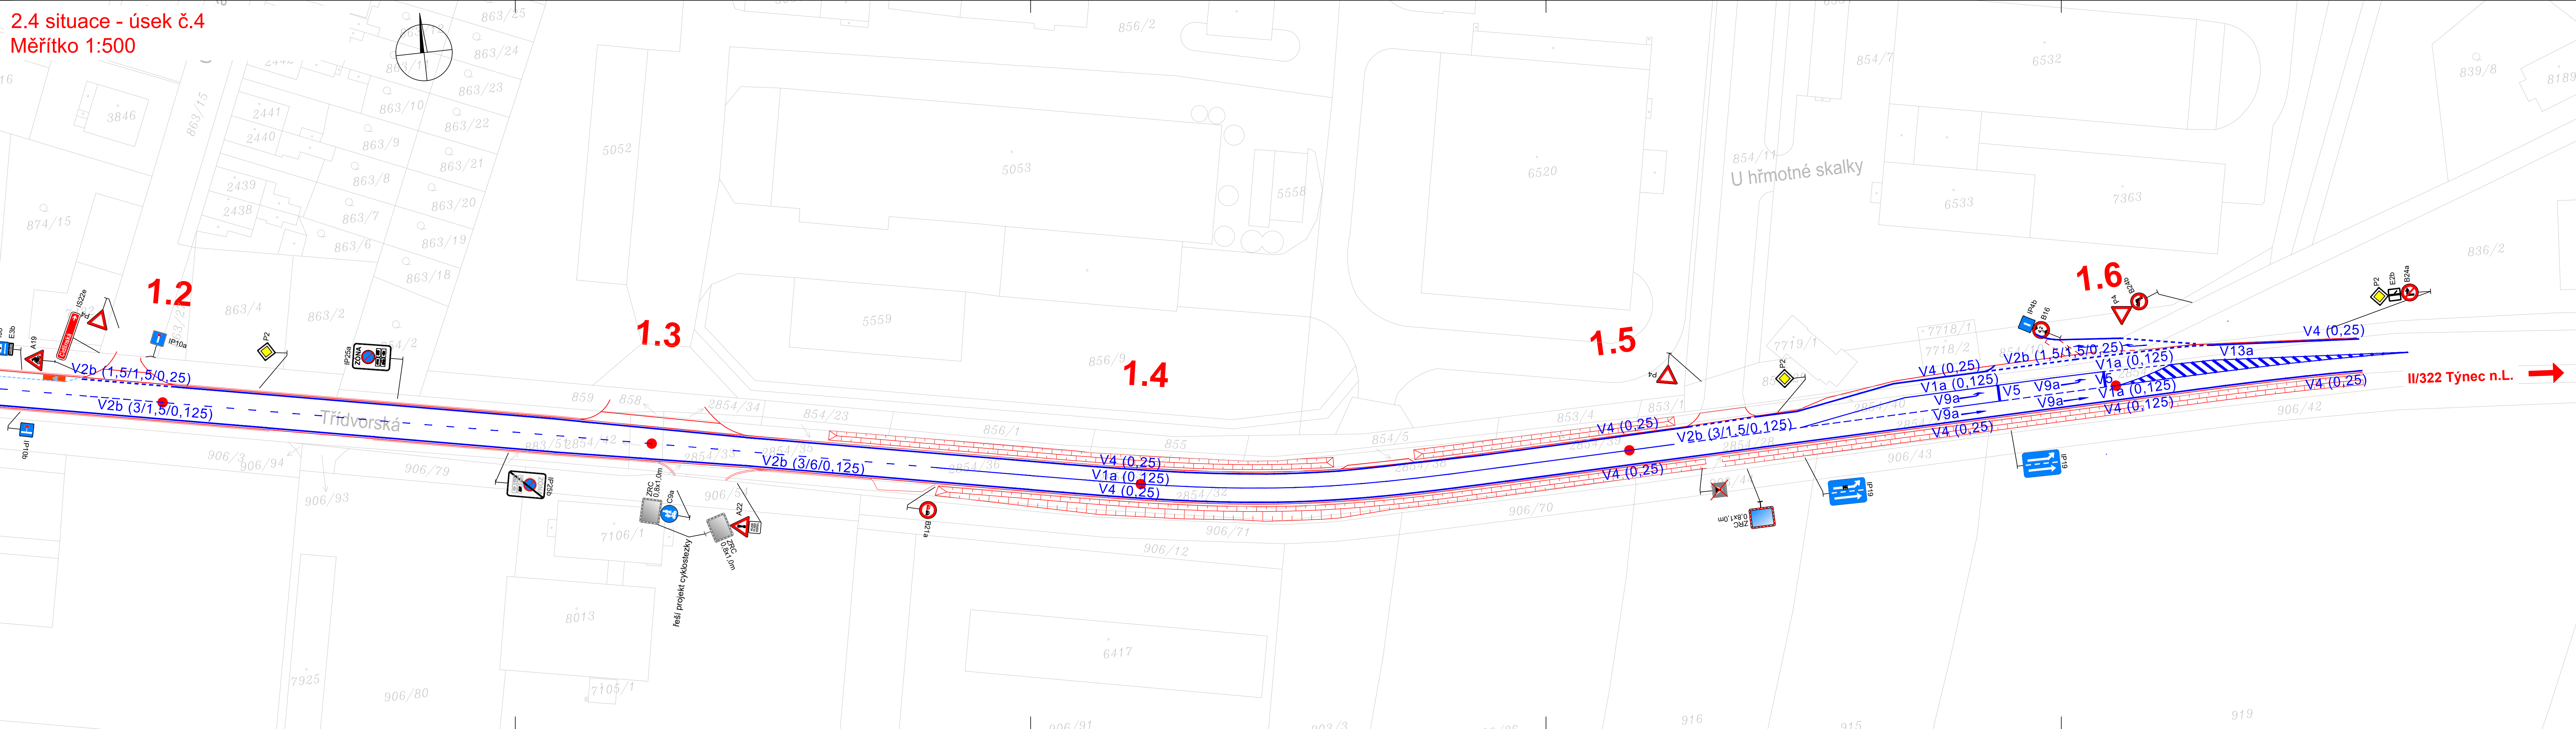

Výškový systém: Bpv
Souradnicový systém: S-JTSK

SO 191 Dopravní značení

Objednatel:
Středočeský kraj
Středočeský kraj
Zborovská 81/11, 150 21 Praha 5

KSÚS
KRAJSKÁ SPRÁVA A DOŘAZNÍ SLUŽBY
KSÚS Středočeského kraje, příspěvková organizace
Zborovská 81/11, 150 21 Praha 5

Zhotovitel PDPS:
Sdružení NOVA

HIP:
Ing. Martin Máša

Valbek

Valbek, spol. s r.o., středisko Praha
V Olšinách 2300/75
100 00 Praha 10 - Strašnice

	Vypracoval	Ing. Kateřina Borkovcová	Zak. číslo	17-NO-00-003
	Zodp. projektant	Ing. Martin Máša	Datum	12/2023
	Tech. kontrola	Ing. Martin Máša	Stupeň	PDPS
	Akce	II/322 Kolín, ul. Třídvorská, okružní křižovatka		
Zhotovitel: Valbek, spol. s r.o., středisko Praha V Olšinách 2300/75 100 00 Praha 10 - Strašnice	Příloha Situace - úsek 4			Měřítko C. přílohy
				2.4