


MODERNÍ TRÉNINKOVÉ CENTRUM PRO VÝUKU OBORU KADEŘNÍK | 1NP | NOVÁ ELEKTROINSTALACE A ROZVADĚČ S PŘÍVODEM

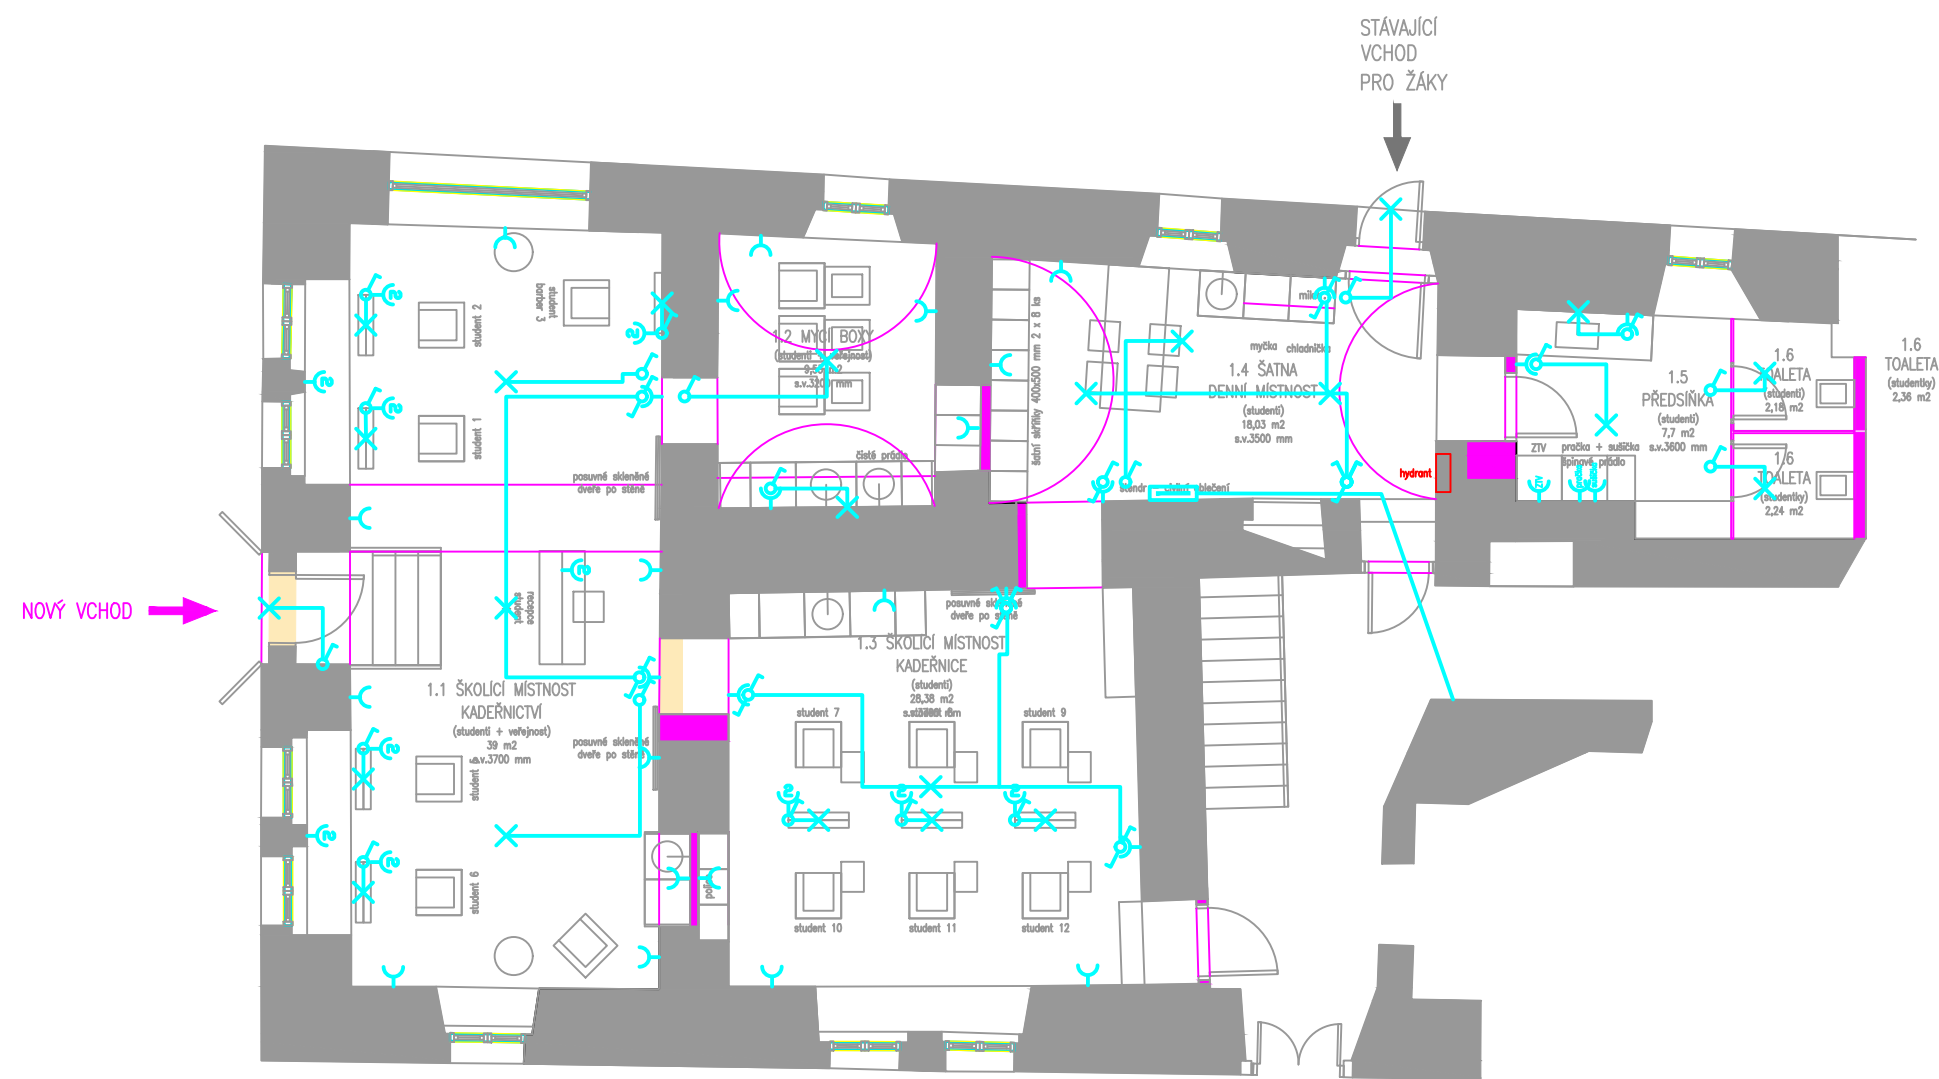

LEGENDA ZNAČEK

- VYPÍNAČ JEDNODUCHÝ POD OMÍTKU 250V/10A
- PŘEPÍNAČ SERIOVÝ POD OMÍTKU 250V/10A
- PŘEPÍNAČ STŘÍDAVÝ JEDNODUCHÝ, DVOJITÝ POD OMÍTKU 250V/10A
- PŘEPÍNAČ STŘÍDAVÝ JEDNODUCHÝ POD OMÍTKU 250V/10A, IP44
- VYPÍNAČ KŘÍŽOVÝ POD OMÍTKU 250V/10A
- VYPÍNAČ JEDNODUCHÝ POD OMÍTKU 250V/10A, IP44
- TLAČÍTKO OVLÁDACÍ S ORIENT. SIGNÁLKOU POD OMÍTKU 250V/10A
- TLAČÍTKO OVLÁDACÍ POD OMÍTKU 250V/10A
- ZÁSUVKA JEDNODUCHÁ POD OMÍTKU 250V/16A
- ZÁSUVKA JEDNODUCHÁ POD OMÍTKU, IP44, 250V/16A
- ZÁSUVKA 3f POD OMÍTKU, IP44, 400V/16A/32A
- SVÍTIDLO – VÝVOD
- VÝVOD – NÁSTĚNNÝ, STROPNÍ
- VENTILÁTOR s doběhem (dodávka VZT)
- ROZVADĚČ
- POSPOJOVÁNÍ

Pokud nastane změna projektu, je nutno neprodleně kontaktovat zodpovědného projektanta, který tuto změnu odsouhlasí. Bez souhlasu zodpovědného projektanta jsou jakékoli změny v projektu nepřipustné.  
Tato dokumentace je projektem pro stavební povolení, nejedná se o dokumentaci pro provedení stavby a výběr zhotovitele stavby.  
Projektant nenese odpovědnost za vady vzniklé chybnou interpretací jakékoli části této projektové dokumentace.

autor:  
Ing. arch. Radka Zámečnicková  
ČKA 5160

architektura x design  
737976647  
r.zamecnikova@seznam.cz  
www.architekturaXdesign.cz

projekt:  
DŮM U RYTÍŘŮ č.p. 123 | OBNOVA VCHODU

klient: Střední odborná škola a Střední odborné  
řemesel, Kutná Hora, Čáslavská 202  
dokumentace pro stavební povolení

obsah:  
1NP | ELEKTROINSTALACE

měřítko:  
1:100 | A3

datum:  
10/2023