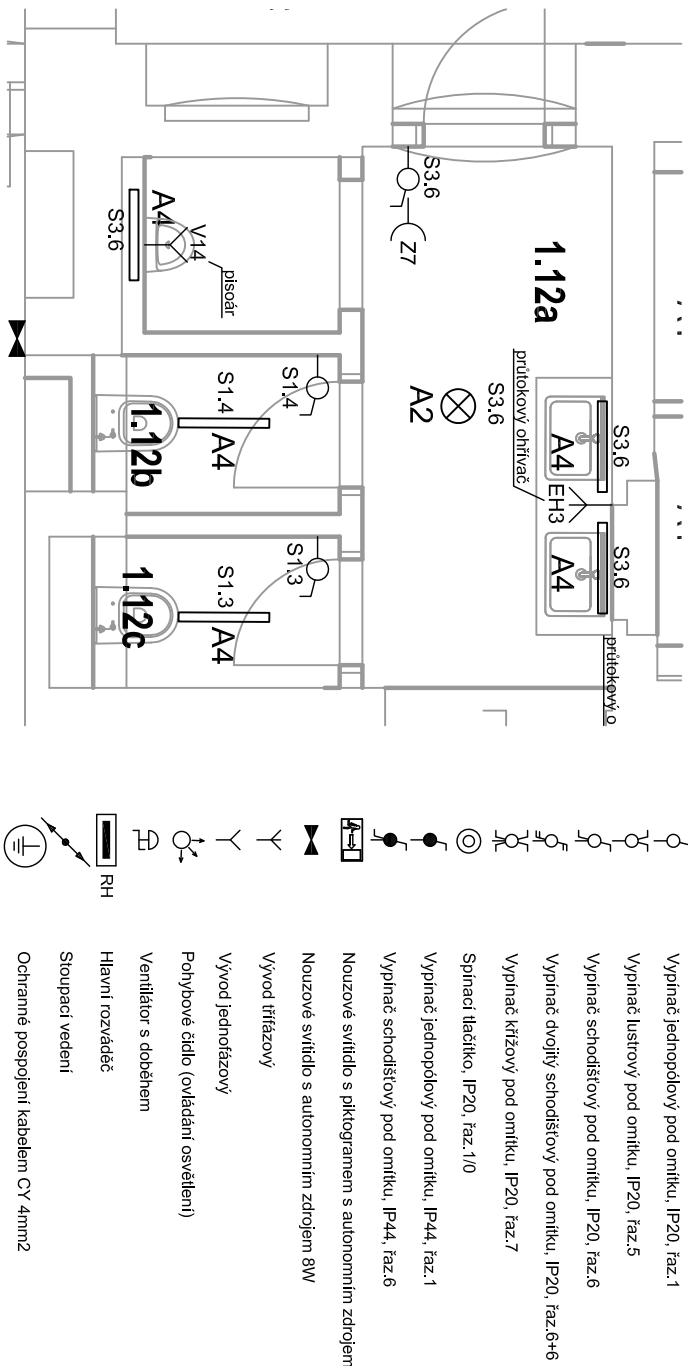
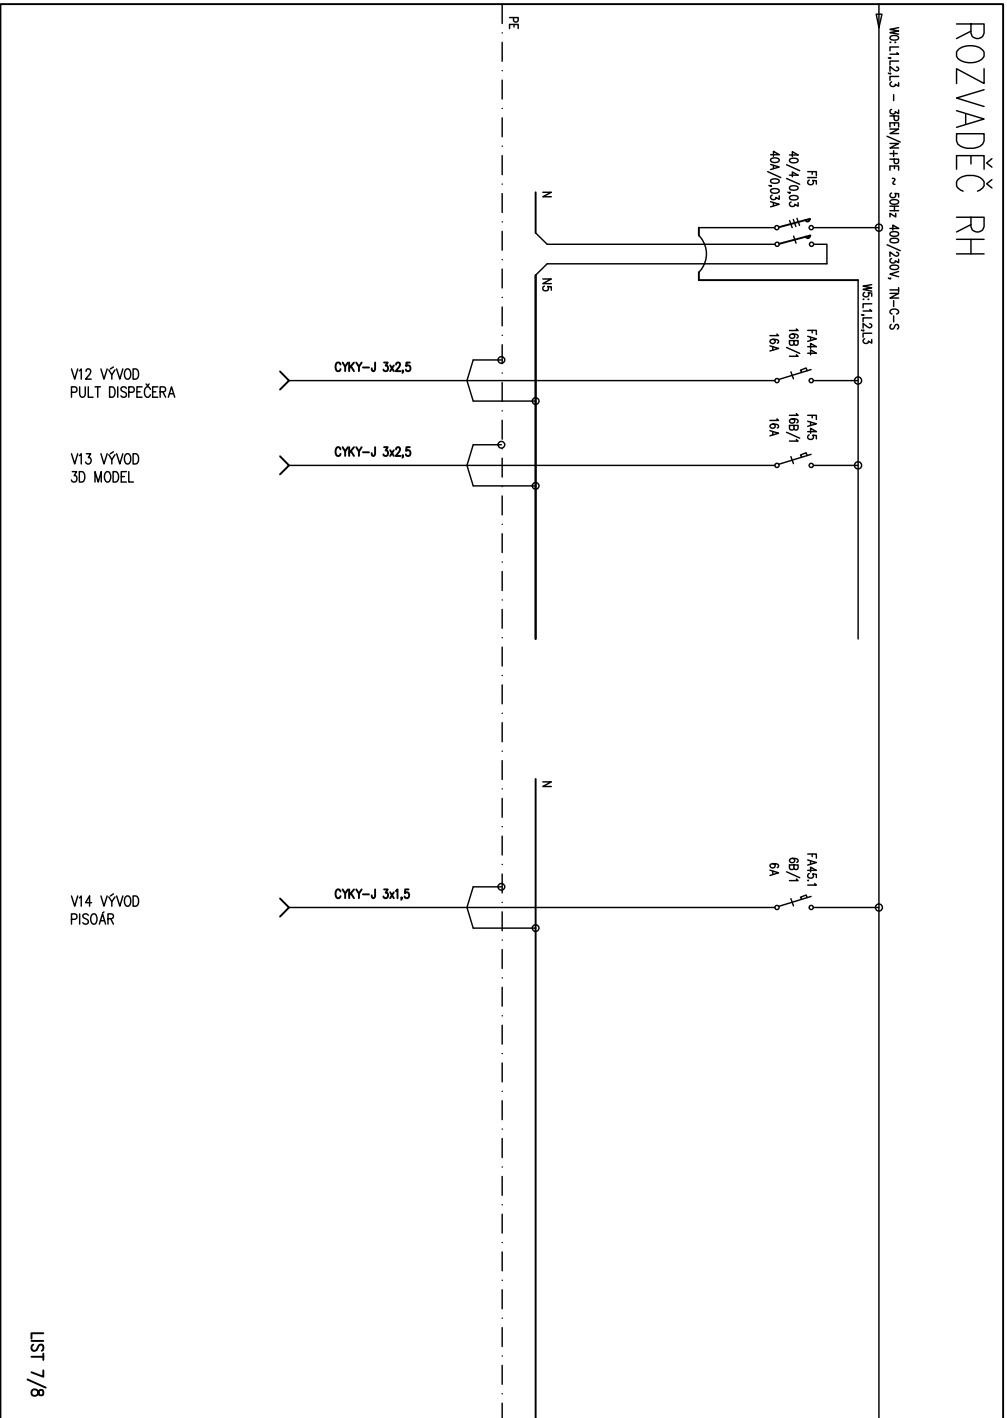


 
 


 
 
 
 
 





 
 
 
 



### VÝKRES 03 - PŮDORYS 1.NP:



VÝKRES 06 - ROZVÁDĚČE RH, HOP SCHÉMA, ULOŽENÍ KABELŮ:




Legenda - silnoproud:

- |   |   |
|---|---|
|  | Jednofázová zásuvka pod omítku, 16A, 230V, IP20   |
|  | Dvojzásuvka, 16A pod omítku, 230V, IP20   |
|  | Zásuvka jednofázová pod omítku, 16A, 230V, IP44   |
|  | Zásuvková skřín' vybavená jističi 32B/3, 16B/3, 2x16B/1 a proudovým chráničem FI40/4005 |
|  | Vypínač jednofázový pod omítku, IP20, řaz.1   |
|  | Vypínač lustrový pod omítku, IP20, řaz.5  |
|  | Vypínač schodišťový pod omítku, IP20, řaz.6   |
|  | Vypínač dvojfáz. schodišťový pod omítku, IP20, řaz.6+6                                  |
|  | Vypínač křížový pod omítku, IP20, řaz.7   |
|  | Spínač tlačítko, IP20, řaz.1/0  |
|  | Vypínač jednofázový pod omítku, IP44, řaz.1   |
|  | Vypínač schodišťový pod omítku, IP44, řaz.6   |
|  | Nouzové svítidlo s piktogramem s autonomním zdrojem                                     |
|  | Nouzové svítidlo s autonomním zdrojem 8W  |
|  | Vývod třířákový   |
|  | Vývod jednofázový   |
|  | Polybové oddlo (ovládání osvětlení)   |
|  | Ventilátor s doběhem  |
|  | Hlavní rozváděč   |
|  | Sloupací vedení   |
|  | Ochranné pospojování kabelem CY 4mm2  |

- K pisoáru v miestnosti č. 1.12a bude doveden kabel CYKY-J 3x1,5mm<sup>2</sup> ozn. V14. Jišten bude v rozváděči RH jističem FA45.1 6B/1; 6A.

01	Doplňení vývodu pro pisořny	13.04.2021
REVIZE Ć.:	OBSAH :	DATUM :

MÍSTO STAVBY:	Hornický skanzen Mayrau, čp.56, Vinařice, 273 07		
INVESTOR:	Sládečkovno vlastivědné muzeum v Kladně, p.o., Hutská 1375, 272 01 Kladno		
ZÁSTUPCE INVESTORA:	PhDr. Zdeněk Kuchyňka, ředitel SVMK; Mga. Tomáš Voldráb, kurátor sbírek		
PROJEKTANT:	<div><p>PMR elektro U Hellady 697/4, 140 00 Praha 4</p></div>		
projekty - revize www.pmr.cz			
AUTOŘI:	Ing.arch. T.ŠANTAVÝ, Ing.arch. S. HLADNÍK		
ODPOV.PROJEKTANT:	ZPRACOVATEL ČÁSTI:	KRESLIL:	KONTROLOVAL:
Ing. Jaroslav Janeček	Ing. Jaroslav Janeček	Václav Mudruňka	Ing. Jaroslav Janeček
Č.ZAK.: 3489 20 20 02	NÁZEV DÍLA: <b>CELKOVÁ OBNOVA OBJEKTU LAMPOVNA V HORNICKÉM SKANZENU MAYRAU VE VINAŘICÍCH</b>		Č.PARÉ:
DATUM: 3./2021	ČÁST:		
MĚŘÍTKO: 1:50	<b>D.1.4.d - Silnoproudá elektrotechnika</b>		
STUPEŇ: DPS	NÁZEV PŘÍLOHY:		Č.PŘÍLOHY:
PROFESÍ: ELEKTROTECHNIKA	<b>DOPLNĚNÍ DO PROJEKTU</b>		<b>R01</b>