


PŮDORYS

M 1:100

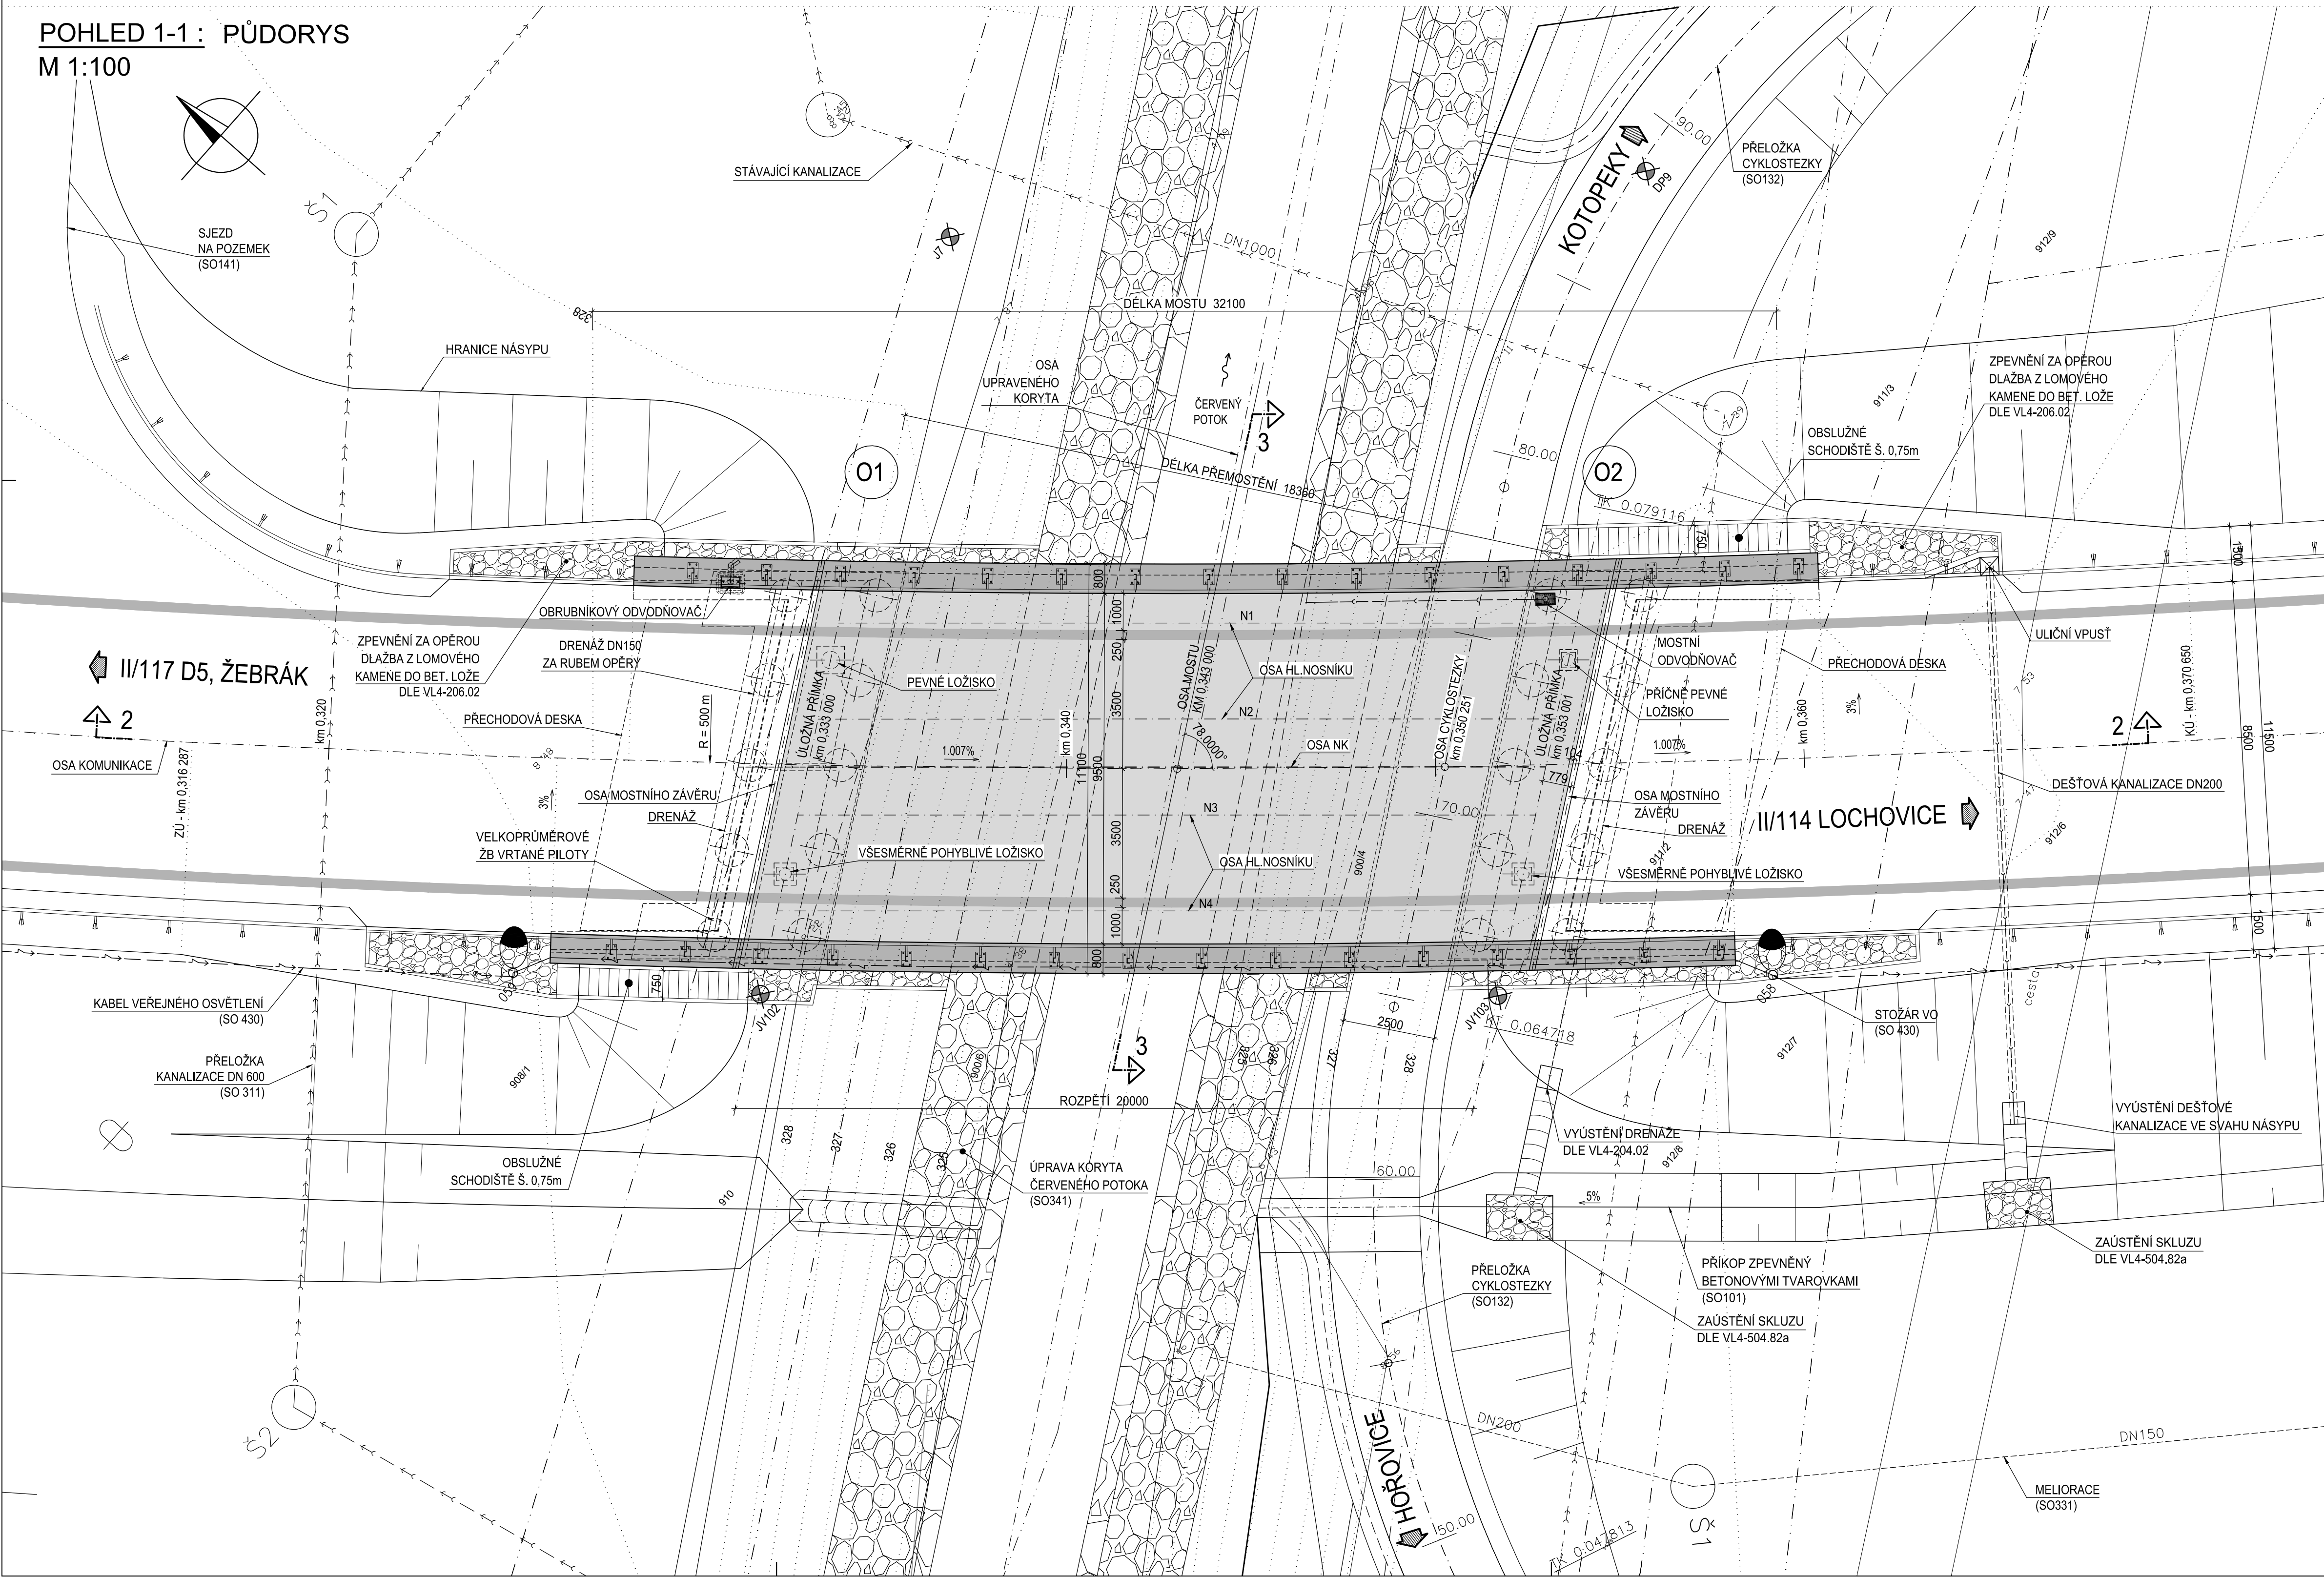

000	OBJEKTY PŘÍPRAVY STAVENIŠTĚ SO 001 - PŘÍPRAVA STAVENIŠTĚ
100	OBJEKTY POZEMNÍCH KOMUNIKACÍ SO 101 - VÝCHODNÍ OBCHVAT SO 132 - PŘELOŽKA CYKLOSTEZKY HOŘOVICE - KOTOPEKY SO 141 - SJEZDY NA POZEMKY SO 180 - PŘECHODNÉ DOPRAVNÍ ZNAČENÍ SO 190 - DOPRAVNÍ ZNAČENÍ VE SPRÁVĚ KSÚSSK SO 191 - DOPRAVNÍ ZNAČENÍ VE SPRÁVĚ MĚSTA
200	MOSTNÍ OBJEKTY A ZDI SO 201 - MOST PŘES ŽÁKŮV NÁHON V KM 0.275
300	VODOHOSPODÁŘSKÉ OBJEKTY SO 311 - ÚPRAVY KANALIZACE VaK BEROUN KM 0.300 SO 331 - ÚPRAVY MELIORACÍ KM 0.345-0.680 SO 341 - ÚPRAVA KORYTA ČERVENÉHO POTOKA KM 0.343 SO 342 - ÚPRAVA ŽÁKOVA NÁHONU KM 0.275
400	ELEKTRO A SDĚLOVACÍ KABELY SO 403 - ÚPRAVY NADZEMNÍHO VEDENÍ VN 22 kV V KM 0.300 SO 430 - VEŘEJNÉ OSVĚTLENÍ
800	OBJEKTY ÚPRAVY ÚZEMÍ SO 801 - VEGETAČNÍ ÚPRAVY SO 811 - REKULTIVACE DOČASNÝCH PLOCH

VÝŠKOVÝ SYSTÉM Bpv



PROJEKTOVÁ DOKUMENTACE PRO PROVÁDĚNÍ STAVBY PDPS

II/114, II/117 Hořovice, východní obchvat

HLAVNÍ INŽENÝR PROJEKTU	Ing. Jan Petr
-------------------------	---------------



Akce: II/114, II/117 HOŘOVICE, VÝCHODNÍ OBCHVAT D.1.2 MOSTNÍ OBJEKTY A ZDI	Měřítko: 1:100	Formát: 8xA4
	Stupeň: PDPS	Souprava:
Příloha: SO 202 Most přes Červený potok v km 0,343 PŮDORYS	Číslo přílohy: 03.1	