


na navazující akci  
aselská-stavební úpravy uličních prostor

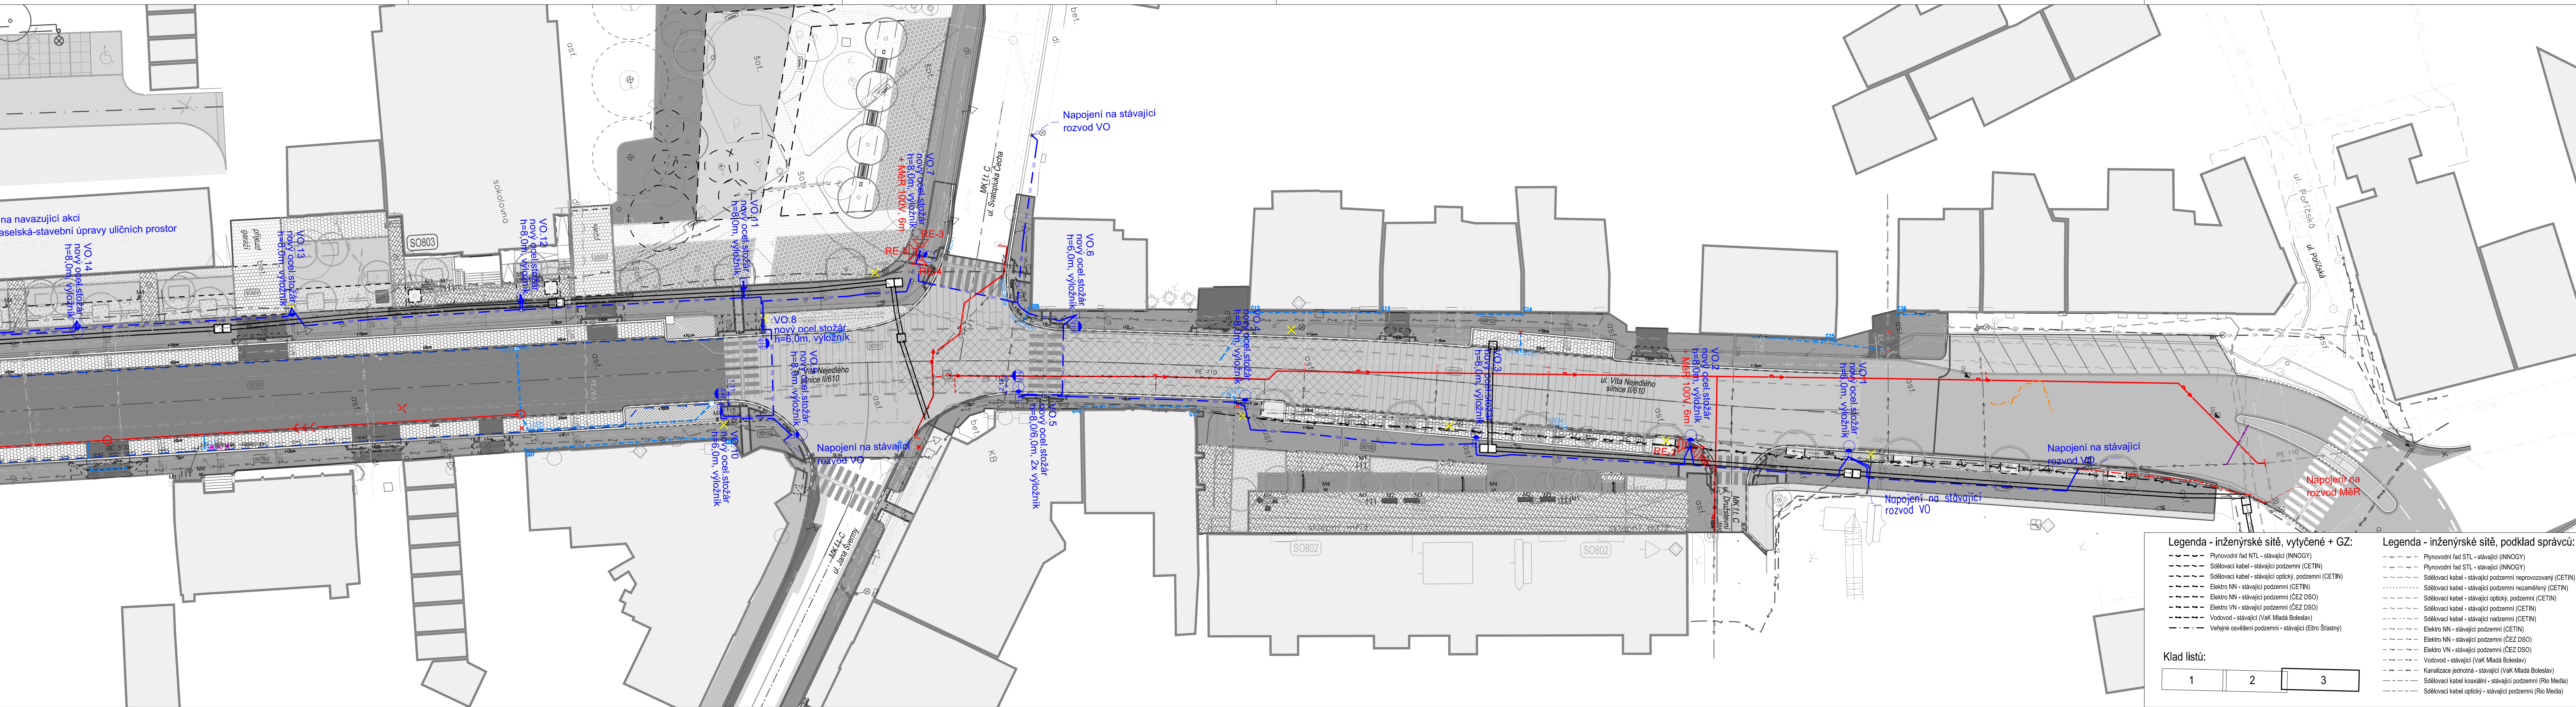

#### Legenda - navržená stavba (SO101 - 102)

- SO101 Vozovka
- SO102 Komunikace pro pěši
- Osa komunikace
- Betonová obruba tl. 15 cm; snížená podsádka
- Betonová sklopná obruba tl. 30 cm ( )
- Betonová obruba tl. 8 cm; snížená podsádka
- Kamenná obruba OP; snížená podsádka
- Kamenná kostka 16/16
- Rampy
- A Vozovka - asfaltobeton, plná konstrukce
- B Vozovka - rekonstrukce, ACO
- C Vozovka - rekonstrukce, ACO+ACL
- D Vozovka - rekonstrukce, ACO+ACL+ACP
- E Chodník - betonová dlažba
- F Vjezd - betonová dlažba
- G Stání - drenážní dlažba
- H Chodník - kamenná dlažba
- I Chodník - kamenná dlažba (široká spára)
- J Vjezd - kamenná dlažba
- K Stání / bus záhlí - kamenná dlažba (široká spára) / zesílená
- Opatření pro nevidomé
- Kontrastní pás zastávky (bez hmatových úprav)
- Opatření pro nevidomé - hladká deska
- Umělá vodící linie
- Nová přípojka uliční vpusti DN150
- Vpust uliční - nová / stávající / rušená

#### Legenda - dopravní značení:

- Vodorovné dopravní značení - bílé
- Vodorovné dopravní značení - stávající

#### Legenda - investice VAK MB:

- Rekonstrukce kanalizace
- Rekonstrukce kanalizace
- Přeložka vodovodní přípojky

#### Legenda - úpravy území (SO801 - 803):

- SO801 Sadové úpravy - ul. Víta Nejedlého
- SO802 Prostranství před domem č.p. 1298 - 1300
- SO803 Prostor ČSA - sokolovna
- Travník
- Okrasné traviny / trvalky
- Podrosty / keře
- Chodník - kamenná dlažba
- Chodník - kamenná dlažba
- Přiležlová komunikace - kamenná dlažba
- Mlatový povrch
- Pranné kamenivo
- Stromy nové (detail viz příslušné SO)
- Stromy stávající
- Stromy kácené
- Rootcontrol - protikoleřující fólie
- Kamenná obruba OP; snížená podsádka
- Kamenná obruba OP s mezerami pro odtok vody
- ocelová obruba, šířka 4mm
- Výška podsádky jednotlivých obrub
- lineární drenážní žlab

#### Legenda - mobiliář (SO801 - 804):

- Stojany na kola
- Oboustranná lavička
- Jednostranná lavička
- Odpadkový koš
- Odpadkový trojúhelník na TO

#### Legenda - inženýrské sítě, nové:

- SO401 VEŘEJNÉ OSVĚTLENÍ
- Podzemní kabelové vedení NN - osvětlení
- Rušený sloup VO
- Nové reproduktory MÉR
- Stožár VO - 8,0 m, LED svítidlo
- Stožár VO - 6,0 m, přechod pro chodce, LED svítidlo
- Stávající VO, výměna stožáru

#### Legenda - inženýrské sítě, vytyčené + GZ:

- Plynovodní řad NTL - stávající (INNOGY)
- Sdělovací kabel - stávající podzemní (CETIN)
- Sdělovací kabel - stávající optický, podzemní (CETIN)
- Elektro NN - stávající podzemní (CETIN)
- Elektro NN - stávající podzemní (ČEZ DSO)
- Elektro VN - stávající podzemní (ČEZ DSO)
- Vodovod - stávající (Vak Mladá Boleslav)
- Veřejné osvětlení podzemní - stávající (Eltro Štátní)



#### Legenda - inženýrské sítě, podklad správců:

- Plynovodní řad STL - stávající (INNOGY)
- Plynovodní řad STL - stávající (INNOGY)
- Sdělovací kabel - stávající podzemní neprovozovaný (CETIN)
- Sdělovací kabel - stávající podzemní nezměřený (CETIN)
- Sdělovací kabel - stávající optický, podzemní (CETIN)
- Sdělovací kabel - stávající podzemní (CETIN)
- Sdělovací kabel - stávající nadzemní (CETIN)
- Elektro NN - stávající podzemní (CETIN)
- Elektro NN - stávající podzemní (ČEZ DSO)
- Elektro VN - stávající podzemní (ČEZ DSO)
- Vodovod - stávající (Vak Mladá Boleslav)
- Kanalizace jednotná - stávající (Vak Mladá Boleslav)
- Sdělovací kabel koaxiální - stávající podzemní (Rio Media)
- Sdělovací kabel optický - stávající podzemní (Rio Media)

#### Klad listů:

1	2	3
---	---	---

ČÍSLO REVIZE	DATUM REVIZE	POPIS REVIZE
2.	----	----
1.	----	----

GENERALNÍ PROJEKČNÍ ÚSTAV  <b>PROJEKCE DOPRAVNÍ FILIP s.r.o.</b> Švabovra 1338, 410 01 Roudnice nad Labem tel.: 416 831 624 IČO: 28714792, DIČ: CZ28714792  HIP: Ing. Milan Tesar		ROZSAHOVÝ SYSTÉM VE ŽITAVĚ VÝSOVÝ SYSTÉM RPA, 	OTRUB KOTVENÁ
Investor: Město Mníchovo Hradiště, Masarykovo náměstí 1, 295 21 Mníchovo Hradiště			
KÚ: Mníchovo Hradiště (697575)			
Zodpovědný projektant: Ing. Roman Veselý		ZPRACOVATEL DATÉ <b>RYVE</b> <b>PROJEKT s.r.o.</b> <small>RYVE PROJEKT s.r.o., Masarykova 1338/4, 401 01 Olomouc-Lábeň</small>	
Vypracoval: Ing. Tomáš Rys			
Datum: 05/2023	Číslo zakázky: 18-031-4	Formát A4: 12	Stupeň: DPS
Zakázka: ULICE VÍTA NEJEDLÉHO - STAVEBNÍ ÚPRAVY ULIČNÍHO PROSTORU		Měřítko: 1:250	Paré:
Příloha: SITUACE VEŘEJNÉ OSVĚTELNI (SO 401)		Číslo přílohy: D.401.2.2	