
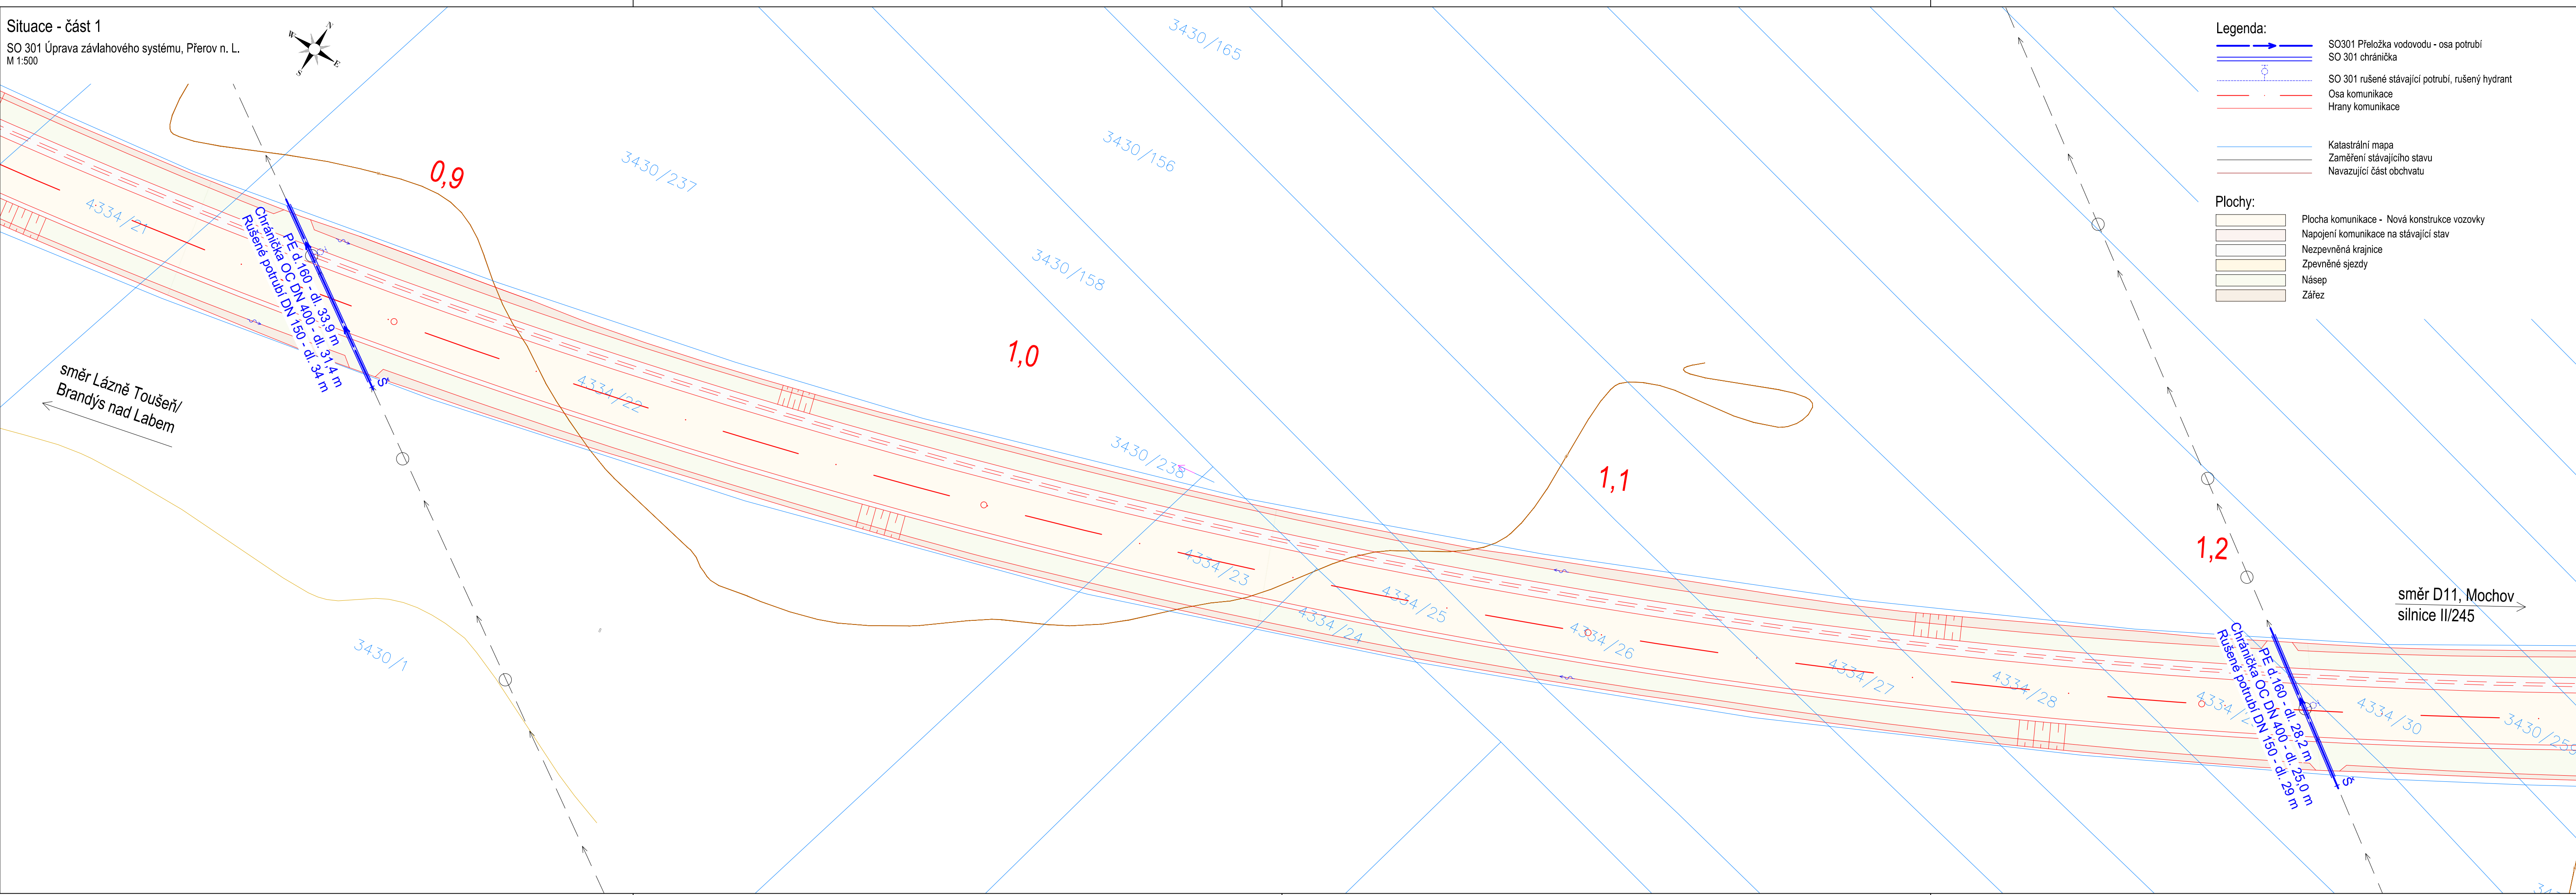


Situace - část 1

SO 301 Úprava závlahového systému, Přerov n. L.
M 1:500

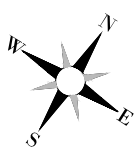

Legenda:

- SO301 Přeložka vodovodu - osa potrubí
- SO 301 chránička
- SO 301 rušené stávající potrubí, rušený hydrant
- Osa komunikace
- Hrany komunikace

- Katastrální mapa
- Zaměření stávajícího stavu
- Navazující část obchvatu

Plochy:

- Plocha komunikace - Nová konstrukce vozovky
- Napojení komunikace na stávající stav
- Nezpevněná krajnice
- Zpevněné sjezdy
- Násep
- Zářez

ČÁST D.1.3.1

SO 301

Souřadnicový systém S-JTSK, Výškový systém Bpv

Zhotovitel PD: PRAGOPROJEKT, a.s., K Rysánci 1668/16, 147 54 Praha 4, IČO: 45272387, www.pragoprojekt.cz, datová schránka: 4kif54

Návrh/vypracoval: Ing. Nikola Rechciglová podpis:	Zodpovědný projektant: Ing. František Kos podpis:	Zástupce zodpovědného projektanta: podpis:
Technická kontrola: Radim Novák podpis:	Hlavní inženýr projektu: Ing. Jan Svoboda podpis:	Zástupce hlavního inženýra projektu: podpis:



Kraj: STŘEDOČESKÝ	Číslo zakázky: 21-229-2
Místo stavby: ČELÁKOVICE	Číslo akce: 06-539
Objednatel: KSÚS STŘEDOČESKÉHO KRAJE, PŘÍSPĚVKOVÁ ORGANIZACE	Datum: 08/2023
Název stavby: II/245 ČELÁKOVICE, OBCHVAT	Formát: 5 x A4
	Měřítko: 1:500
Objekt: ÚPRAVA ZÁVLAHOVÉHO SYSTÉMU, PŘEROV N.L.	Stupeň: PDPS
Příloha: SITUACE - ČÁST 1	Číslo přílohy: D.1.3.1.2