


LEGENDA

- DA

DIESELAGREGÁT
- POHYBOVÉ ČIDLO
- LED OSVĚTLENÍ CHODBY
- RV

ROZVADĚČ VÝTAHU
- HLAVNÍ KABELOVÁ TRASA

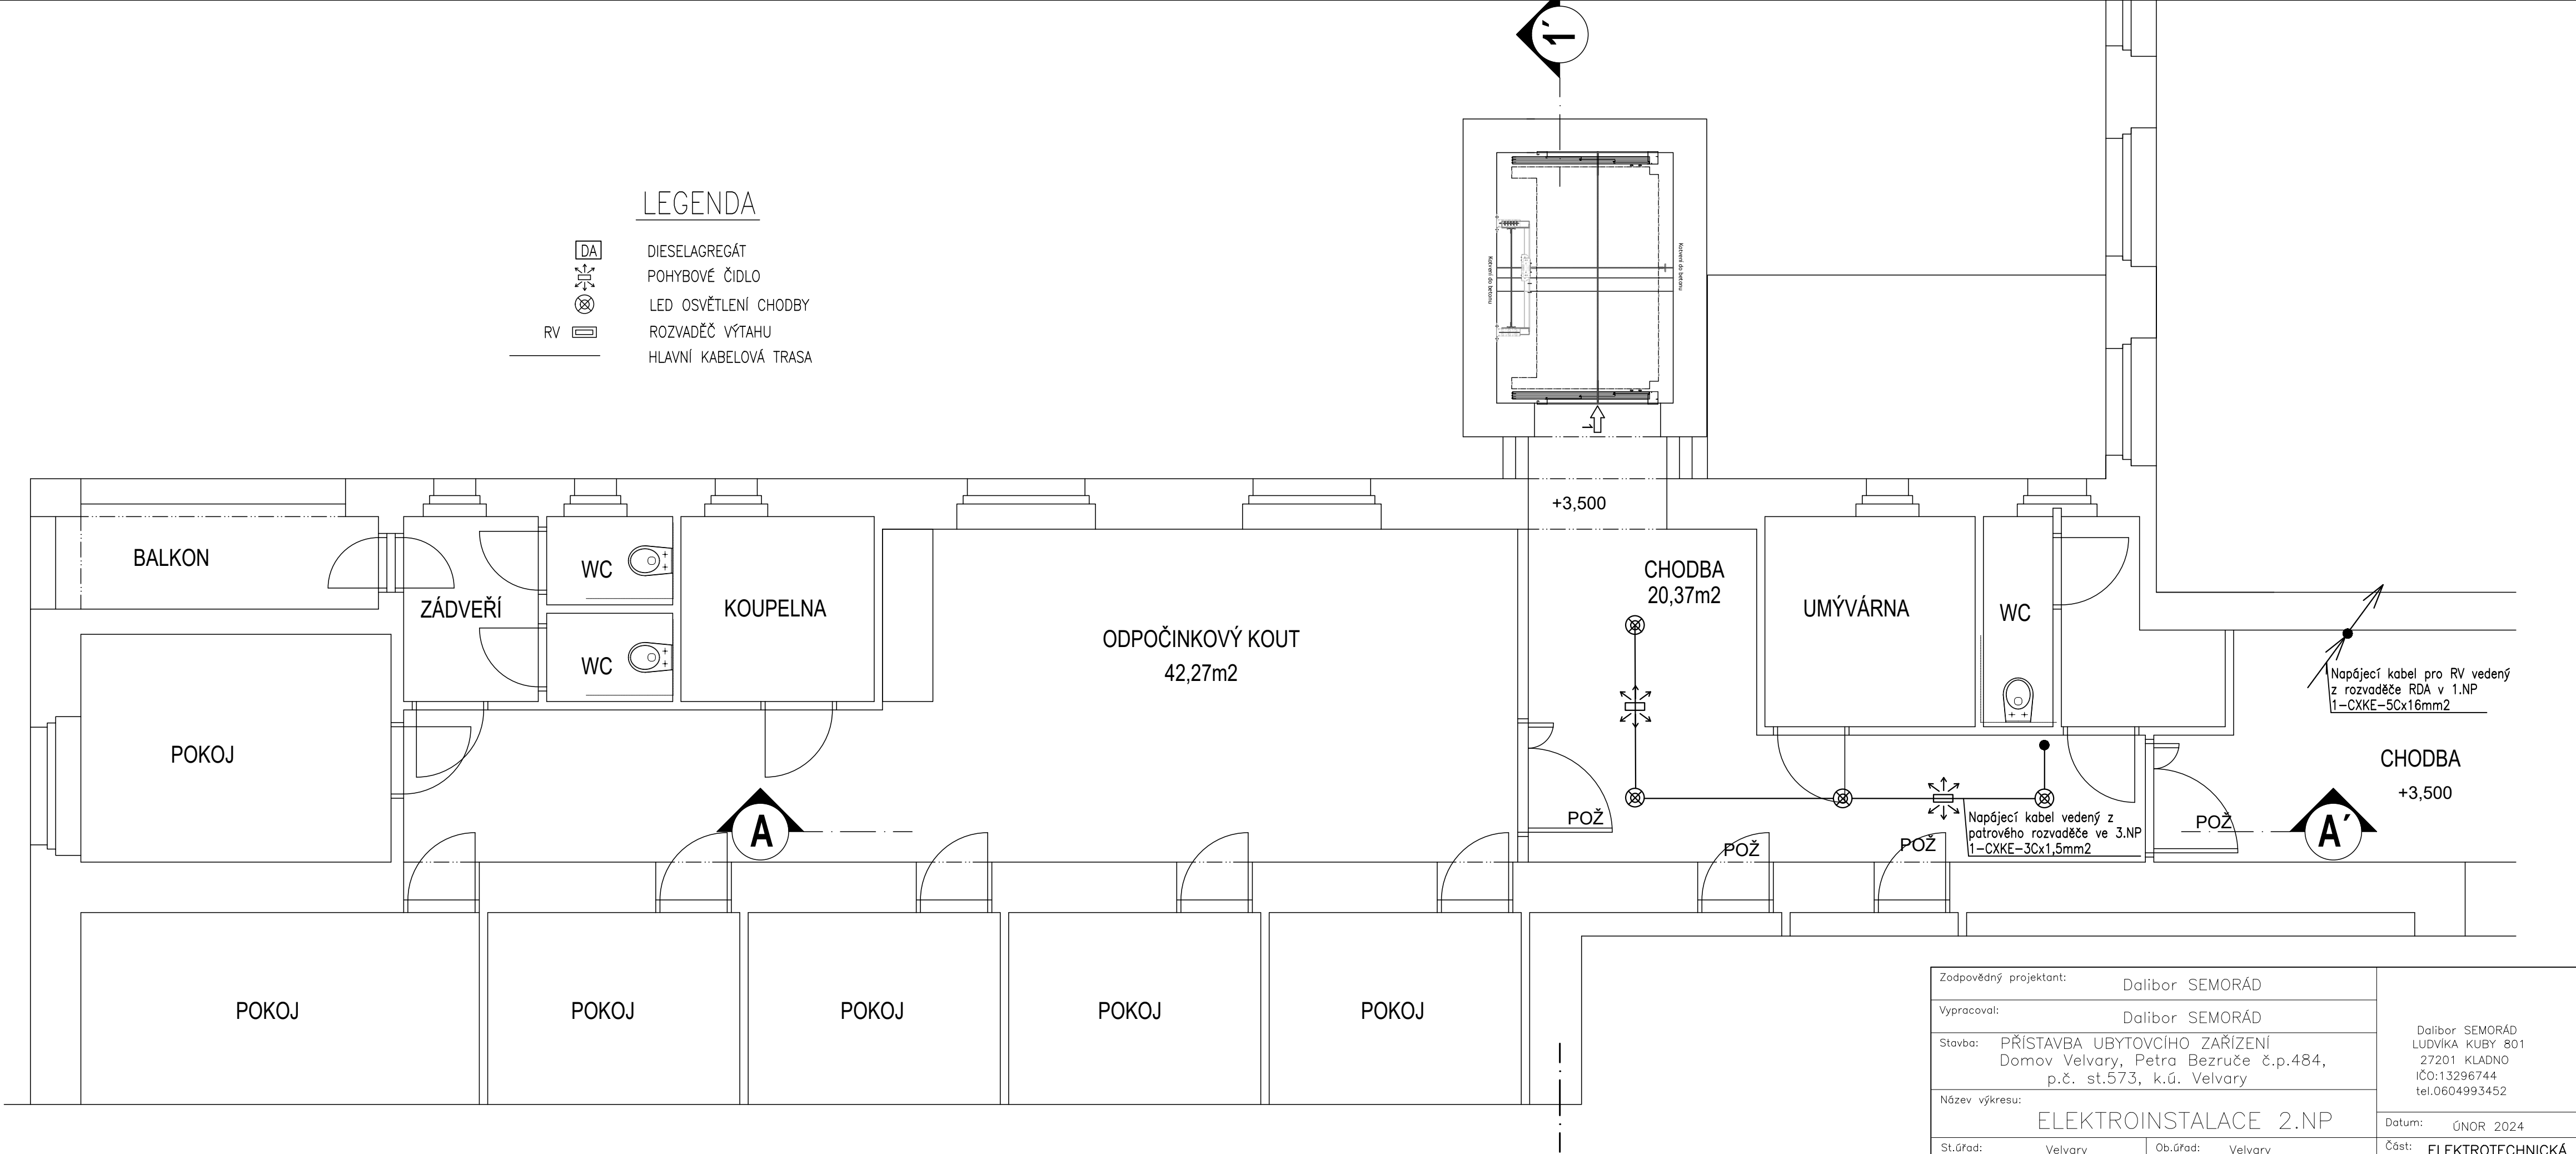

Zodpovědný projektant:		Dalibor SEMORÁD		Dalibor SEMORÁD LUDVÍKA KUBY 801 27201 KLADNO IČO:13296744 tel.0604993452	
Vypracoval:		Dalibor SEMORÁD			
Stavba:		PŘÍSTAVBA UBYTOVACÍHO ZAŘÍZENÍ Domov Velvary, Petra Bezruče č.p.484, p.č. st.573, k.ú. Velvary			
Název výkresu:		ELEKTROINSTALACE 2.NP			
St.úřad: Velvary		Ob.úřad: Velvary		Datum: ÚNOR 2024	
Investor: Středočeský kraj Zborovská 81/11 150 00 Praha 5 – Smíchov				Část: ELEKTROTECHNICKÁ	
		Měřítko: 1:50		Výkres č.: 15	
				Stupeň: ÚR+SP	