



PŮDORYS, M 1:50
VÝKRES TVARU - ŘÍMSA


 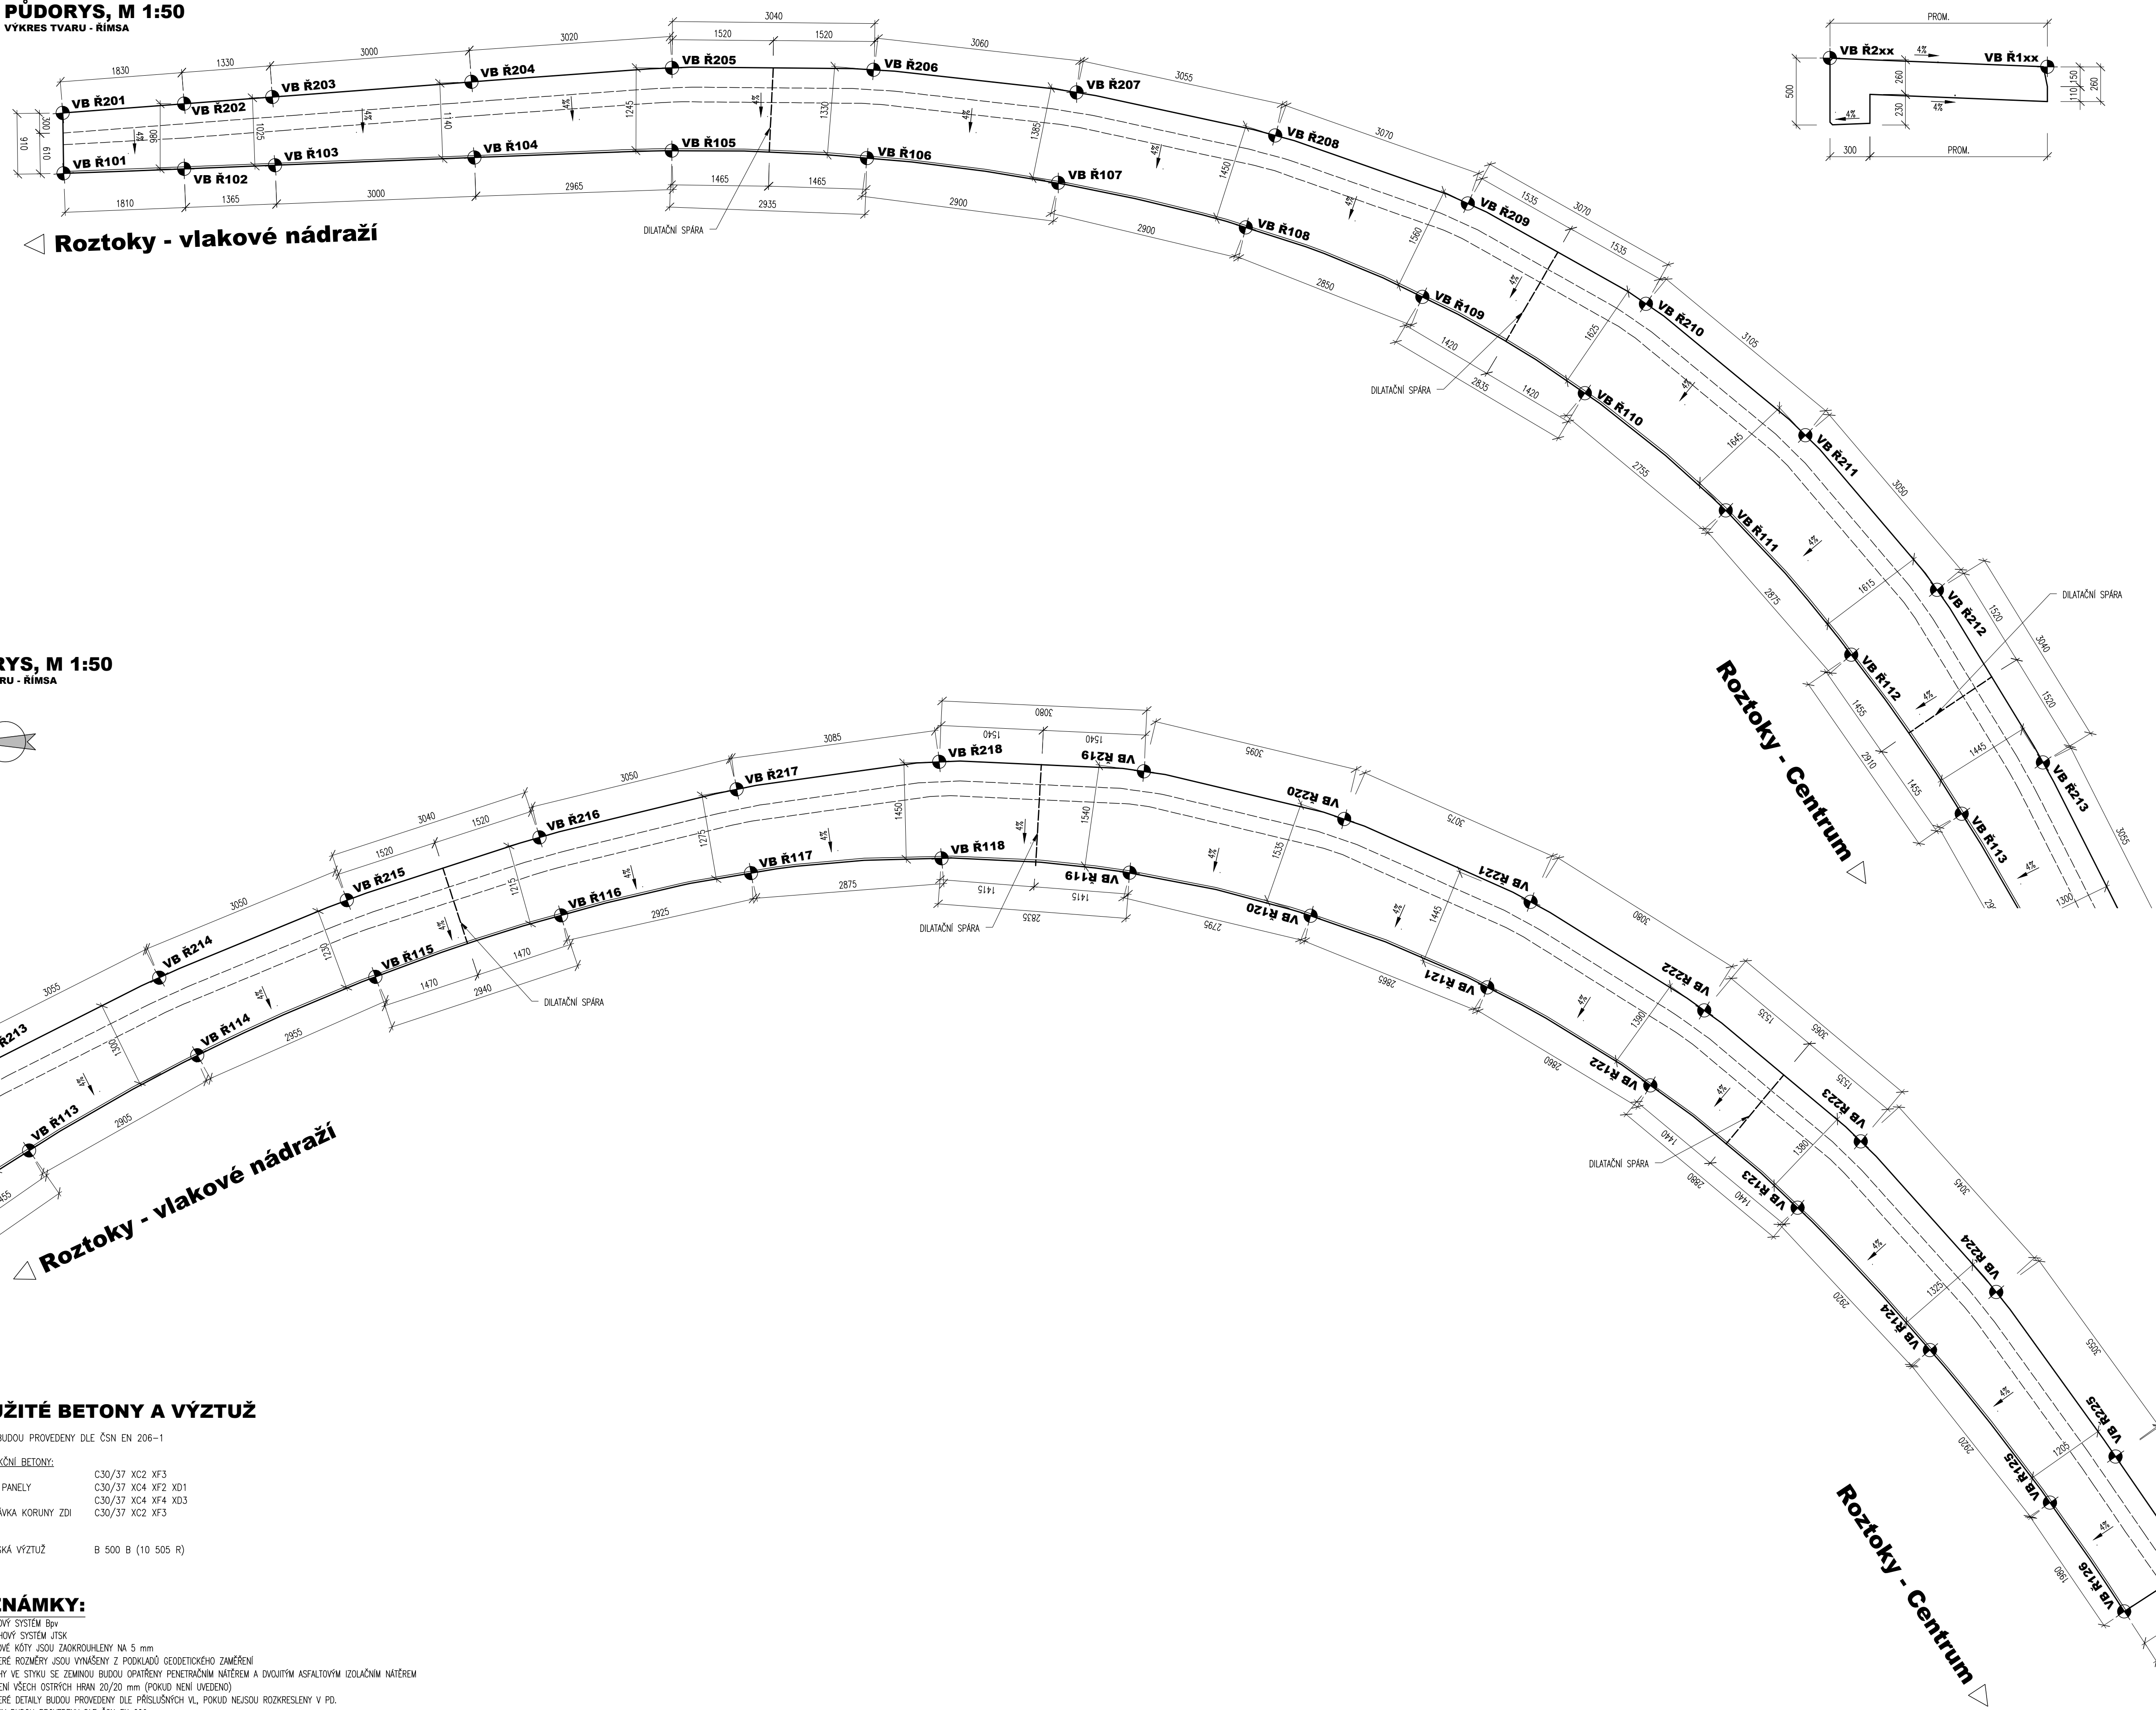


VZOROVÝ ŘEZ, M 1:25

VÝKRES TVARU - ŘÍMSA

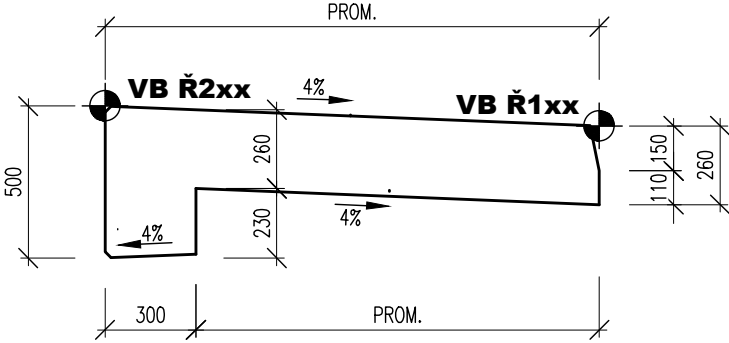

PŮDORYS, M 1:50
VÝKRES TVARU - ŘÍMSA

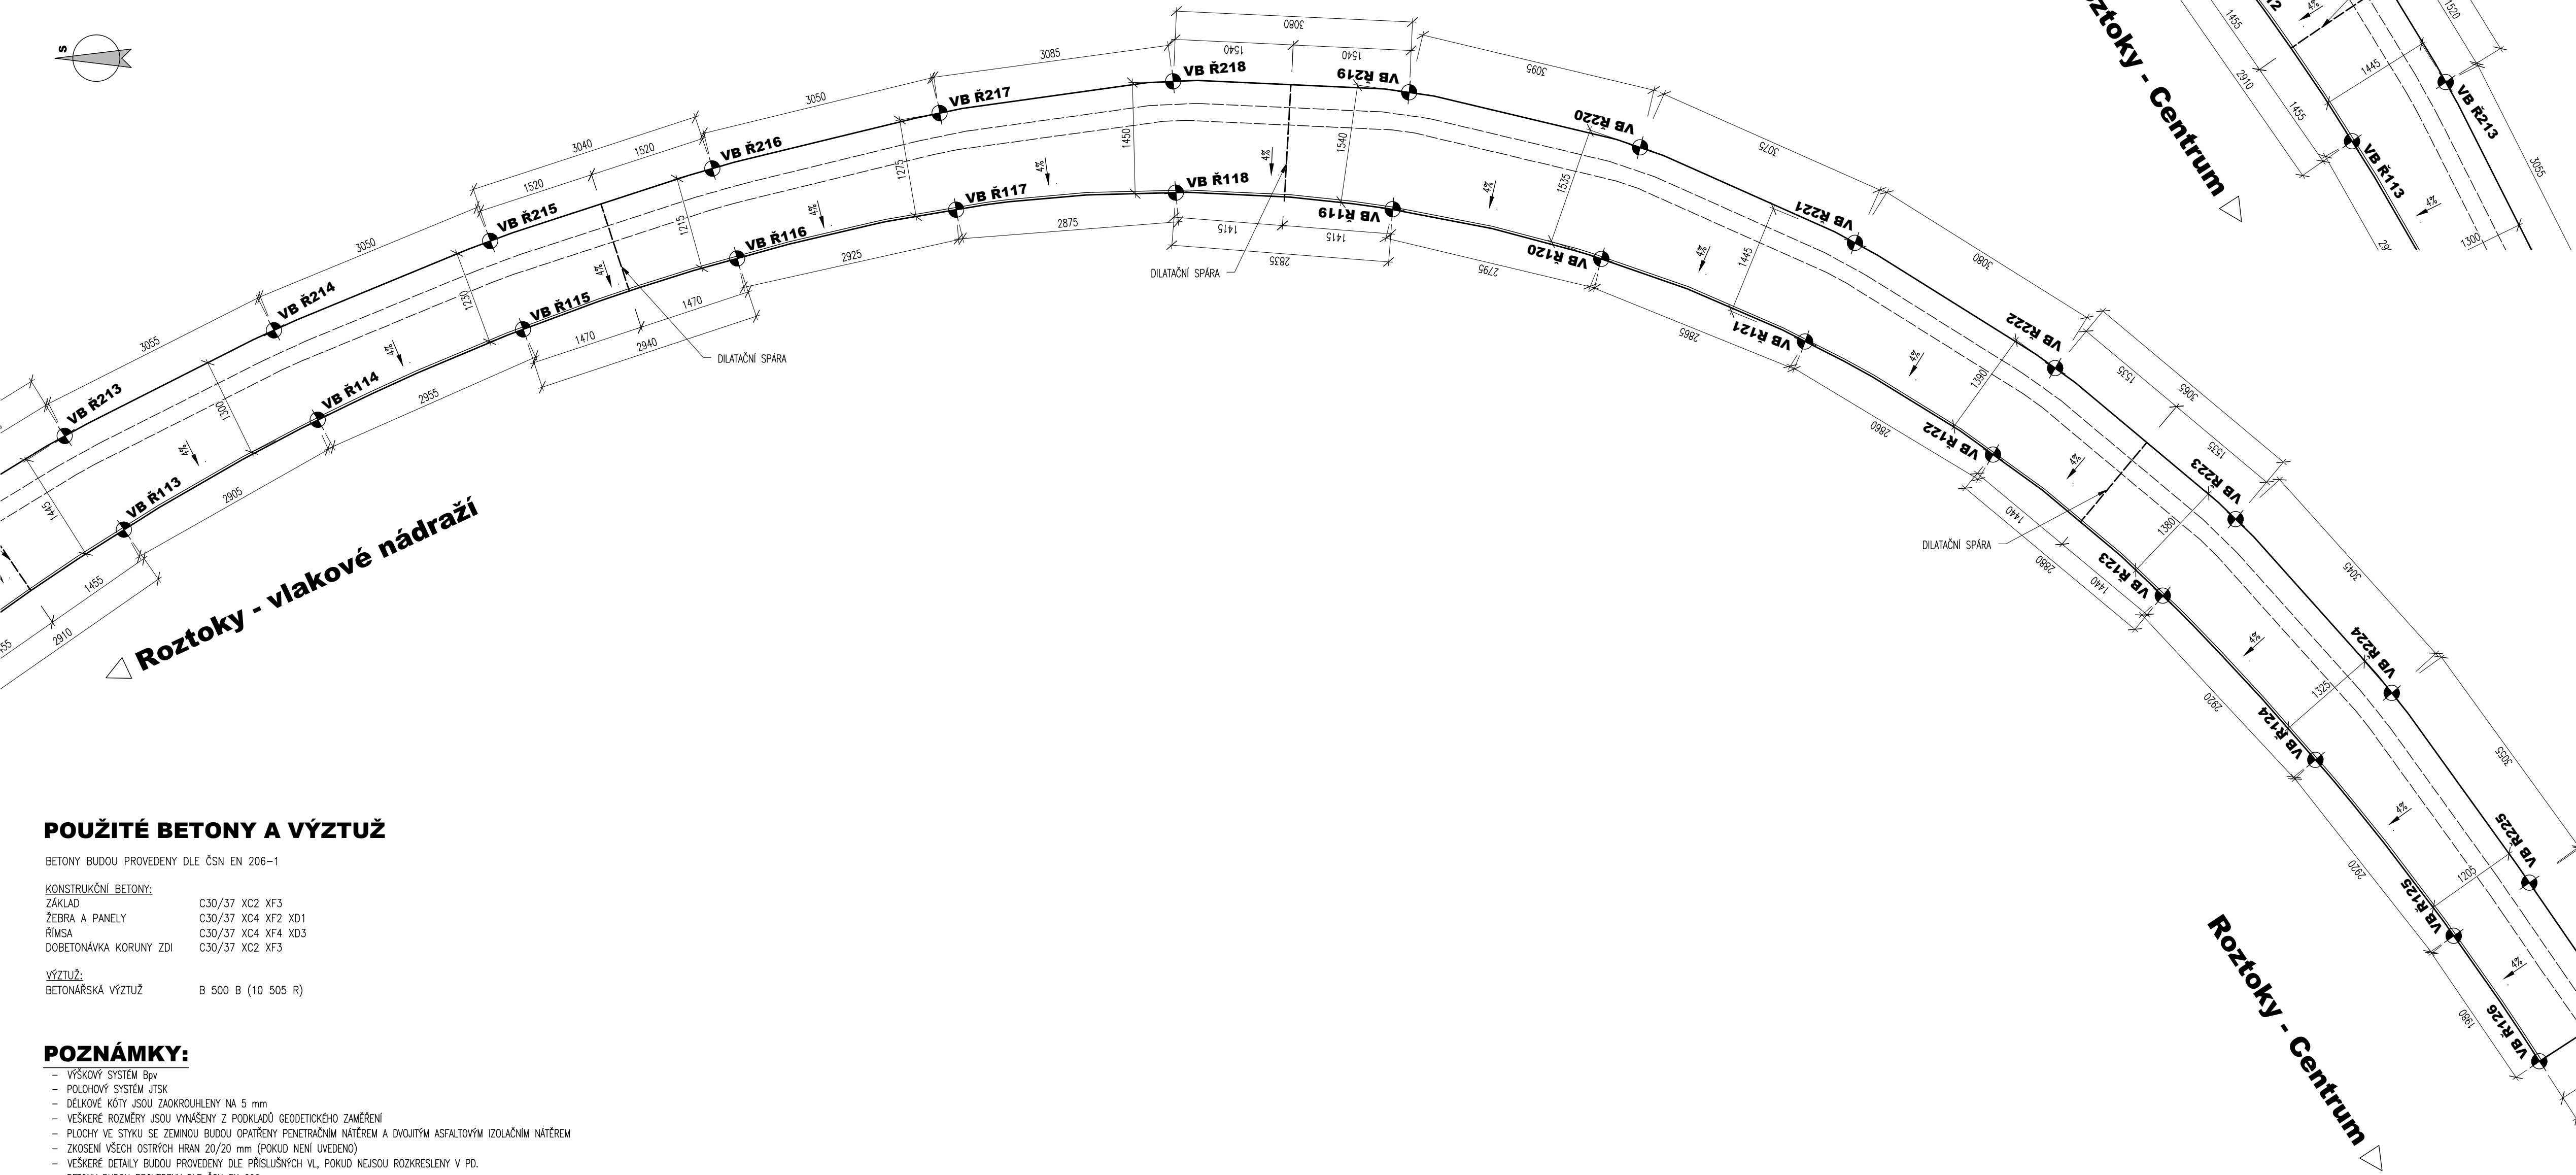

POUŽITÉ BETONY A VÝZTUŽ

BETONY BUDOU PROVEDENY DLE ČSN EN 206-1

KONSTRUKČNÍ BETONY:

ZÁKLAD C30/37 XC2 XF3
ŽEBRA A PANELE C30/37 XC4 XF2 XD1
ŘÍMSA C30/37 XC4 XF4 XD3
DOBETONÁVKA KORUNY ZDI C30/37 XC2 XF3

VÝZTUŽ:

BETONÁŘSKÁ VÝZTUŽ B 500 B (10 505 R)

POZNÁMKY:

- VÝŠKOVÝ SYSTÉM B1
- PLOCHOVÝ SYSTÉM A1SK
- DÉLKOVÉ KÓTY JSOU ZAKROUHLĚNY NA 5 mm
- VŠEČKÉ ROZMĚRY JSOU VYNÁŠENY Z POKLADU GEODETICKÉHO ZAMĚŘENÍ
- PLOCHY VE STĚNÁCH JSOU VYNÁŠENY Z POKLADU GEODETICKÉHO ZAMĚŘENÍ
- ZKROUHLĚNÍ VŠECH OKRAJŮ HRAN 20/20 mm (POKUD NEJINÝ UVEDENO)
- VŠEČKÉ DETAILY BUDOU PROVEDENY DLE PŘÍSLUŠNÝCH VL, POKUD NEJSOU ROZKRESLENY V PD
- BETONY BUDOU PROVEDENY DLE ČSN EN 206
- BETON JE NUTNO V POČÁTEČNÍCH FÁZÍCH TĚŽKOSTI A TVRZENÍ RÁDNE OŠETŘOVAT A OCHRÁNĚT PŘED KLIMATICKÝMI VLIVY
- ZÁKLADOVÁ SPÁRA BUDE RÁDNE OČIŠŤOVANÁ A OVOVODNĚNÁ

Vytyčovací body

Ozn.	Y	X	Z	Poznámka
VB R101	743470,671467	1034692,588484	210,067	HORNÍ LIC ŘÍMSY – HRANA U KOMUNIKACE BEZ ZKOSENÍ
VB R102	743468,861301	1034692,519171	210,211	HORNÍ LIC ŘÍMSY – HRANA U KOMUNIKACE BEZ ZKOSENÍ
VB R103	743467,495252	1034692,466043	210,319	HORNÍ LIC ŘÍMSY – HRANA U KOMUNIKACE BEZ ZKOSENÍ
VB R104	743464,499584	1034692,349536	210,539	HORNÍ LIC ŘÍMSY – HRANA U KOMUNIKACE BEZ ZKOSENÍ
VB R105	743461,534185	1034692,247234	210,759	HORNÍ LIC ŘÍMSY – HRANA U KOMUNIKACE BEZ ZKOSENÍ
VB R106	743458,601018	1034692,357588	210,936	HORNÍ LIC ŘÍMSY – HRANA U KOMUNIKACE BEZ ZKOSENÍ
VB R107	743455,727152	1034692,731292	211,121	HORNÍ LIC ŘÍMSY – HRANA U KOMUNIKACE BEZ ZKOSENÍ
VB R108	743452,907458	1034693,400627	211,304	HORNÍ LIC ŘÍMSY – HRANA U KOMUNIKACE BEZ ZKOSENÍ
VB R109	743450,253739	1034694,443371	211,485	HORNÍ LIC ŘÍMSY – HRANA U KOMUNIKACE BEZ ZKOSENÍ
VB R110	743447,813045	1034695,890205	211,670	HORNÍ LIC ŘÍMSY – HRANA U KOMUNIKACE BEZ ZKOSENÍ
VB R111	743445,694265	1034697,652415	211,821	HORNÍ LIC ŘÍMSY – HRANA U KOMUNIKACE BEZ ZKOSENÍ
VB R112	743443,809198	1034699,821166	211,960	HORNÍ LIC ŘÍMSY – HRANA U KOMUNIKACE BEZ ZKOSENÍ
VB R113	743442,149349	1034702,209402	212,109	HORNÍ LIC ŘÍMSY – HRANA U KOMUNIKACE BEZ ZKOSENÍ
VB R114	743440,719407	1034704,736336	212,266	HORNÍ LIC ŘÍMSY – HRANA U KOMUNIKACE BEZ ZKOSENÍ
VB R115	743439,538989	1034707,412036	212,439	HORNÍ LIC ŘÍMSY – HRANA U KOMUNIKACE BEZ ZKOSENÍ
VB R116	743438,615624	1034710,202579	212,625	HORNÍ LIC ŘÍMSY – HRANA U KOMUNIKACE BEZ ZKOSENÍ
VB R117	743437,979952	1034713,056041	212,822	HORNÍ LIC ŘÍMSY – HRANA U KOMUNIKACE BEZ ZKOSENÍ
VB R118	743437,757533	1034715,909068	213,030	HORNÍ LIC ŘÍMSY – HRANA U KOMUNIKACE BEZ ZKOSENÍ
VB R119	743437,974795	1034718,746515	213,242	HORNÍ LIC ŘÍMSY – HRANA U KOMUNIKACE BEZ ZKOSENÍ
VB R120	743438,621003	1034721,468599	213,448	HORNÍ LIC ŘÍMSY – HRANA U KOMUNIKACE BEZ ZKOSENÍ
VB R121	743439,697248	1034724,12165	213,648	HORNÍ LIC ŘÍMSY – HRANA U KOMUNIKACE BEZ ZKOSENÍ
VB R122	743441,171544	1034726,569871	213,842	HORNÍ LIC ŘÍMSY – HRANA U KOMUNIKACE BEZ ZKOSENÍ
VB R123	743443,011055	1034728,783058	214,029	HORNÍ LIC ŘÍMSY – HRANA U KOMUNIKACE BEZ ZKOSENÍ
VB R124	743445,148492	1034730,773121	214,217	HORNÍ LIC ŘÍMSY – HRANA U KOMUNIKACE BEZ ZKOSENÍ
VB R125	743447,442946	1034732,576096	214,421	HORNÍ LIC ŘÍMSY – HRANA U KOMUNIKACE BEZ ZKOSENÍ
VB R126	743449,078362	1034733,691308	214,423	HORNÍ LIC ŘÍMSY – HRANA U KOMUNIKACE BEZ ZKOSENÍ
VB R201	743470,686019	1034691,679912	210,108	HORNÍ LIC ŘÍMSY – HRANA OD KOMUNIKACE
VB R202	743468,861301	1034691,540975	210,252	HORNÍ LIC ŘÍMSY – HRANA OD KOMUNIKACE
VB R203	743467,535157	1034691,44	210,360	HORNÍ LIC ŘÍMSY – HRANA OD KOMUNIKACE
VB R204	743464,543807	1034691,212446	210,586	HORNÍ LIC ŘÍMSY – HRANA OD KOMUNIKACE
VB R205	743461,529313	1034691,002775	210,807	HORNÍ LIC ŘÍMSY – HRANA OD KOMUNIKACE
VB R206	743458,502101	1034691,031762	210,988	HORNÍ LIC ŘÍMSY – HRANA OD KOMUNIKACE
VB R207	743455,45015	1034691,37258	211,177	HORNÍ LIC ŘÍMSY – HRANA OD KOMUNIKACE
VB R208	743452,464963	1034692,019173	211,359	HORNÍ LIC ŘÍMSY – HRANA OD KOMUNIKACE
VB R209	743449,570341	1034693,040645	211,545	HORNÍ LIC ŘÍMSY – HRANA OD KOMUNIKACE
VB R210	743446,894315	1034694,548061	211,731	HORNÍ LIC ŘÍMSY – HRANA OD KOMUNIKACE
VB R211	743444,498942	1034696,523349	211,885	HORNÍ LIC ŘÍMSY – HRANA OD KOMUNIKACE
VB R212	743442,520833	1034698,847238	212,021	HORNÍ LIC ŘÍMSY – HRANA OD KOMUNIKACE
VB R213	743440,928252	1034701,438566	212,162	HORNÍ LIC ŘÍMSY – HRANA OD KOMUNIKACE
VB R214	743439,550958	1034704,16511	212,317	HORNÍ LIC ŘÍMSY – HRANA OD KOMUNIKACE
VB R215	743438,387133	1034706,984818	212,484	HORNÍ LIC ŘÍMSY – HRANA OD KOMUNIKACE
VB R216	743437,443659	1034709,877407	212,669	HORNÍ LIC ŘÍMSY – HRANA OD KOMUNIKACE
VB R217	743436,720849	1034712,842423	212,868	HORNÍ LIC ŘÍMSY – HRANA OD KOMUNIKACE
VB R218	743436,308724	1034715,884197	213,081	HORNÍ LIC ŘÍMSY – HRANA OD KOMUNIKACE
VB R219	743436,452098	1034718,96043	213,298	HORNÍ LIC ŘÍMSY – HRANA OD KOMUNIKACE
VB R220	743437,169396	1034721,971673	213,512	HORNÍ LIC ŘÍMSY – HRANA OD KOMUNIKACE
VB R221	743438,413691	1034724,771798	213,705	HORNÍ LIC ŘÍMSY – HRANA OD KOMUNIKACE
VB R222	743440,045313	1034727,381352	213,897	HORNÍ LIC ŘÍMSY – HRANA OD KOMUNIKACE
VB R223	743442,012973	1034729,73301	214,083	HORNÍ LIC ŘÍMSY – HRANA OD KOMUNIKACE
VB R224	743444,277646	1034731,769155	214,268	HORNÍ LIC ŘÍMSY – HRANA OD KOMUNIKACE
VB R225	743446,748902	1034733,561672	214,468	HORNÍ LIC ŘÍMSY – HRANA OD KOMUNIKACE
VB R226	743448,418	1034734,709177	214,570	HORNÍ LIC ŘÍMSY – HRANA OD KOMUNIKACE

03		
02		
01		
ZMĚNA	POPIS	DATUM



ING. IVAN ŠÍR
PROJEKTOVÁNÍ DOPRAVNÍCH STAVEB CZ s.r.o.
Hádkova 1714/3, 500 02 Hradec Králové, tel: +420 603 181 473, sir@sirvan.cz, www.sirvan.cz IČO: 259 02 914

Investor: Krajská správa a údržba silnic Středočeského kraje, příspěvková organizace
Zborovská 81/11, 150 21 Praha 5 - Smíchov

Historická opěrná zed' v Roztokách, okres Praha - západ, silnice III/2421

■ kraj: Středočeský

■ MÚ / OU: Roztoky

■ stupeň újetí: bez újetí

■ datum: 07/2023

■ zakázkové číslo: 72035

■ stupeň PD: PDPS

■ odpovědný projektant stavby: Ing. Ivan Šír

■ odpovědný projektant objektu: Ing. Ivan Šír

■ vypracoval: Ing. Jiří Štáhl

■ kontroloval: Ing. Jan Fiala

■ změna číslo: 1

■ měřítko: M 1:25, 50

SO 251 - OPĚRNÁ ZED'

VÝKRES TVARU - ŘÍMSA

D.1.2.1.

2.6.4