


Situace
SO 521 Přeložka STL plynovodu
M 1:500

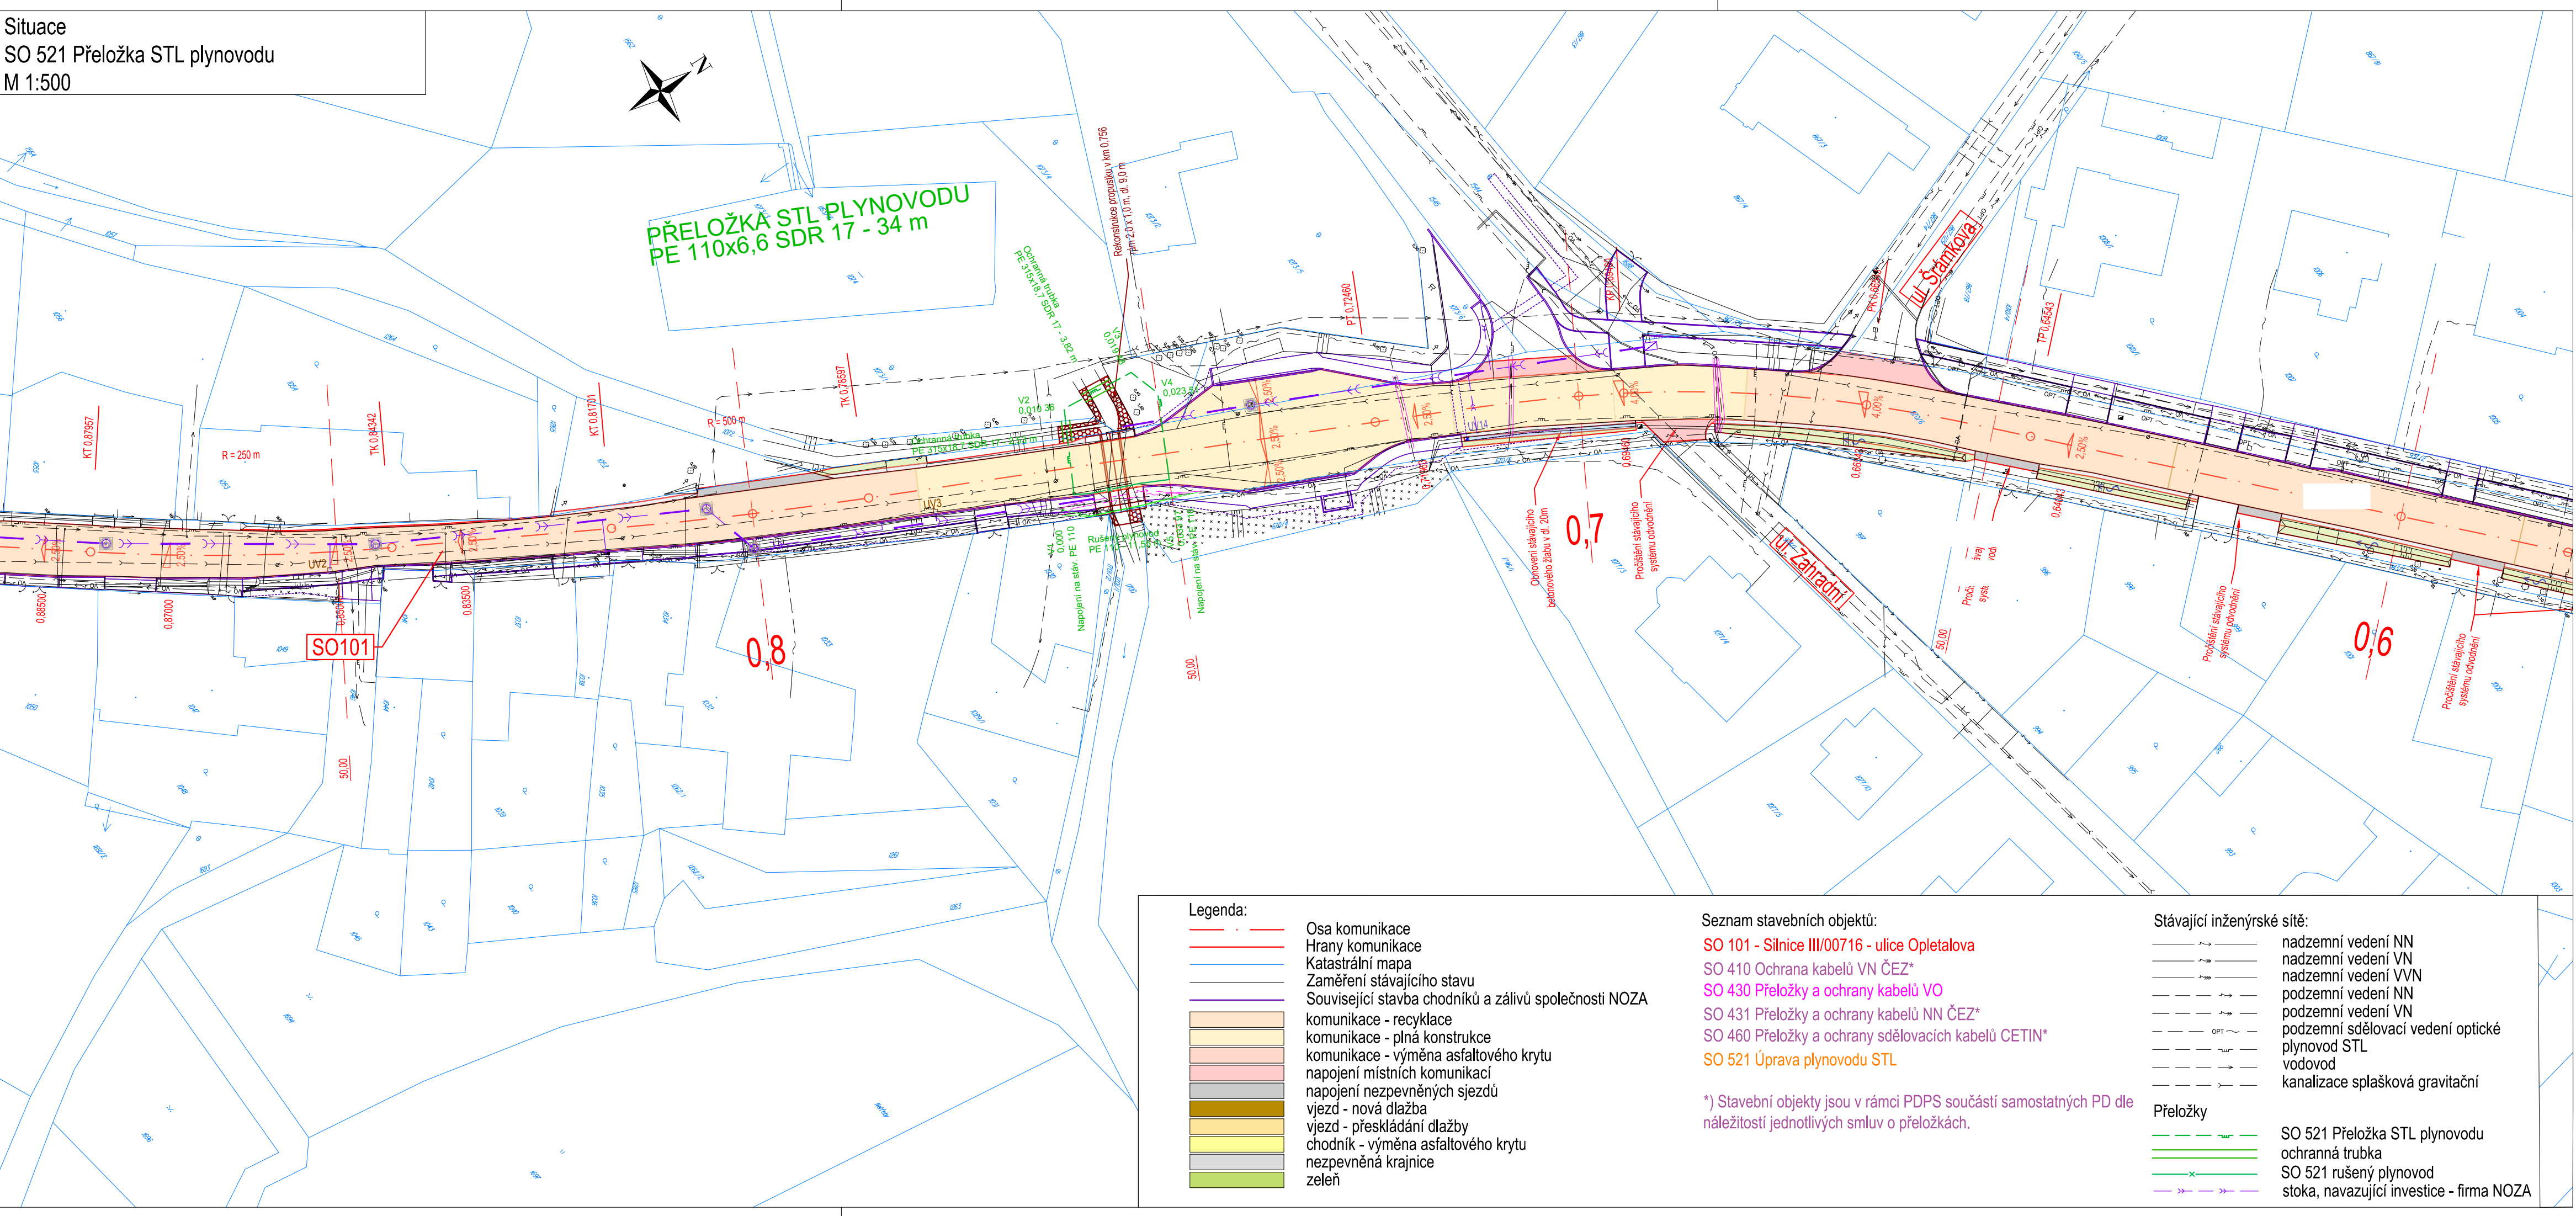

Č.	Datum	Popis	Vypracoval	Schválil
REVIZE				

Souřadnicový systém S-JTSK, Výškový systém Bpv

Objednatel:

Krajská správa a údržba silnic
Středočeského kraje
Zborovská 81/11, 150 21 Praha 5

Navrhl/vypracoval:

Dominik Hejhal

Zodpovědný projektant:

Ing. František Kos

Zhotovitel:

4roads s.r.o.
Slunná 541/27
162 00 Praha 6

Kraj: Středočeský

Katastrální území: Hřebeč

Akce: III/0066, III/00711, III/00716, Hřebeč, rekonstrukce silnic
aktualizace PD pro II. etapu

Část: Stavební část

Objekt: SO 521 Přeložka STL plynovodu

Příloha: Situace

Čís.s.m.obj.: OBJD-0350/00066001/2023

Čís.akce: 19010

Datum: 11/2023

Formát: 4 A4

Měřítko: 1 : 500

Stupeň: PDPS

Číslo přílohy: D.1.5.21.2

Číslo kopie: