


NÁVRH

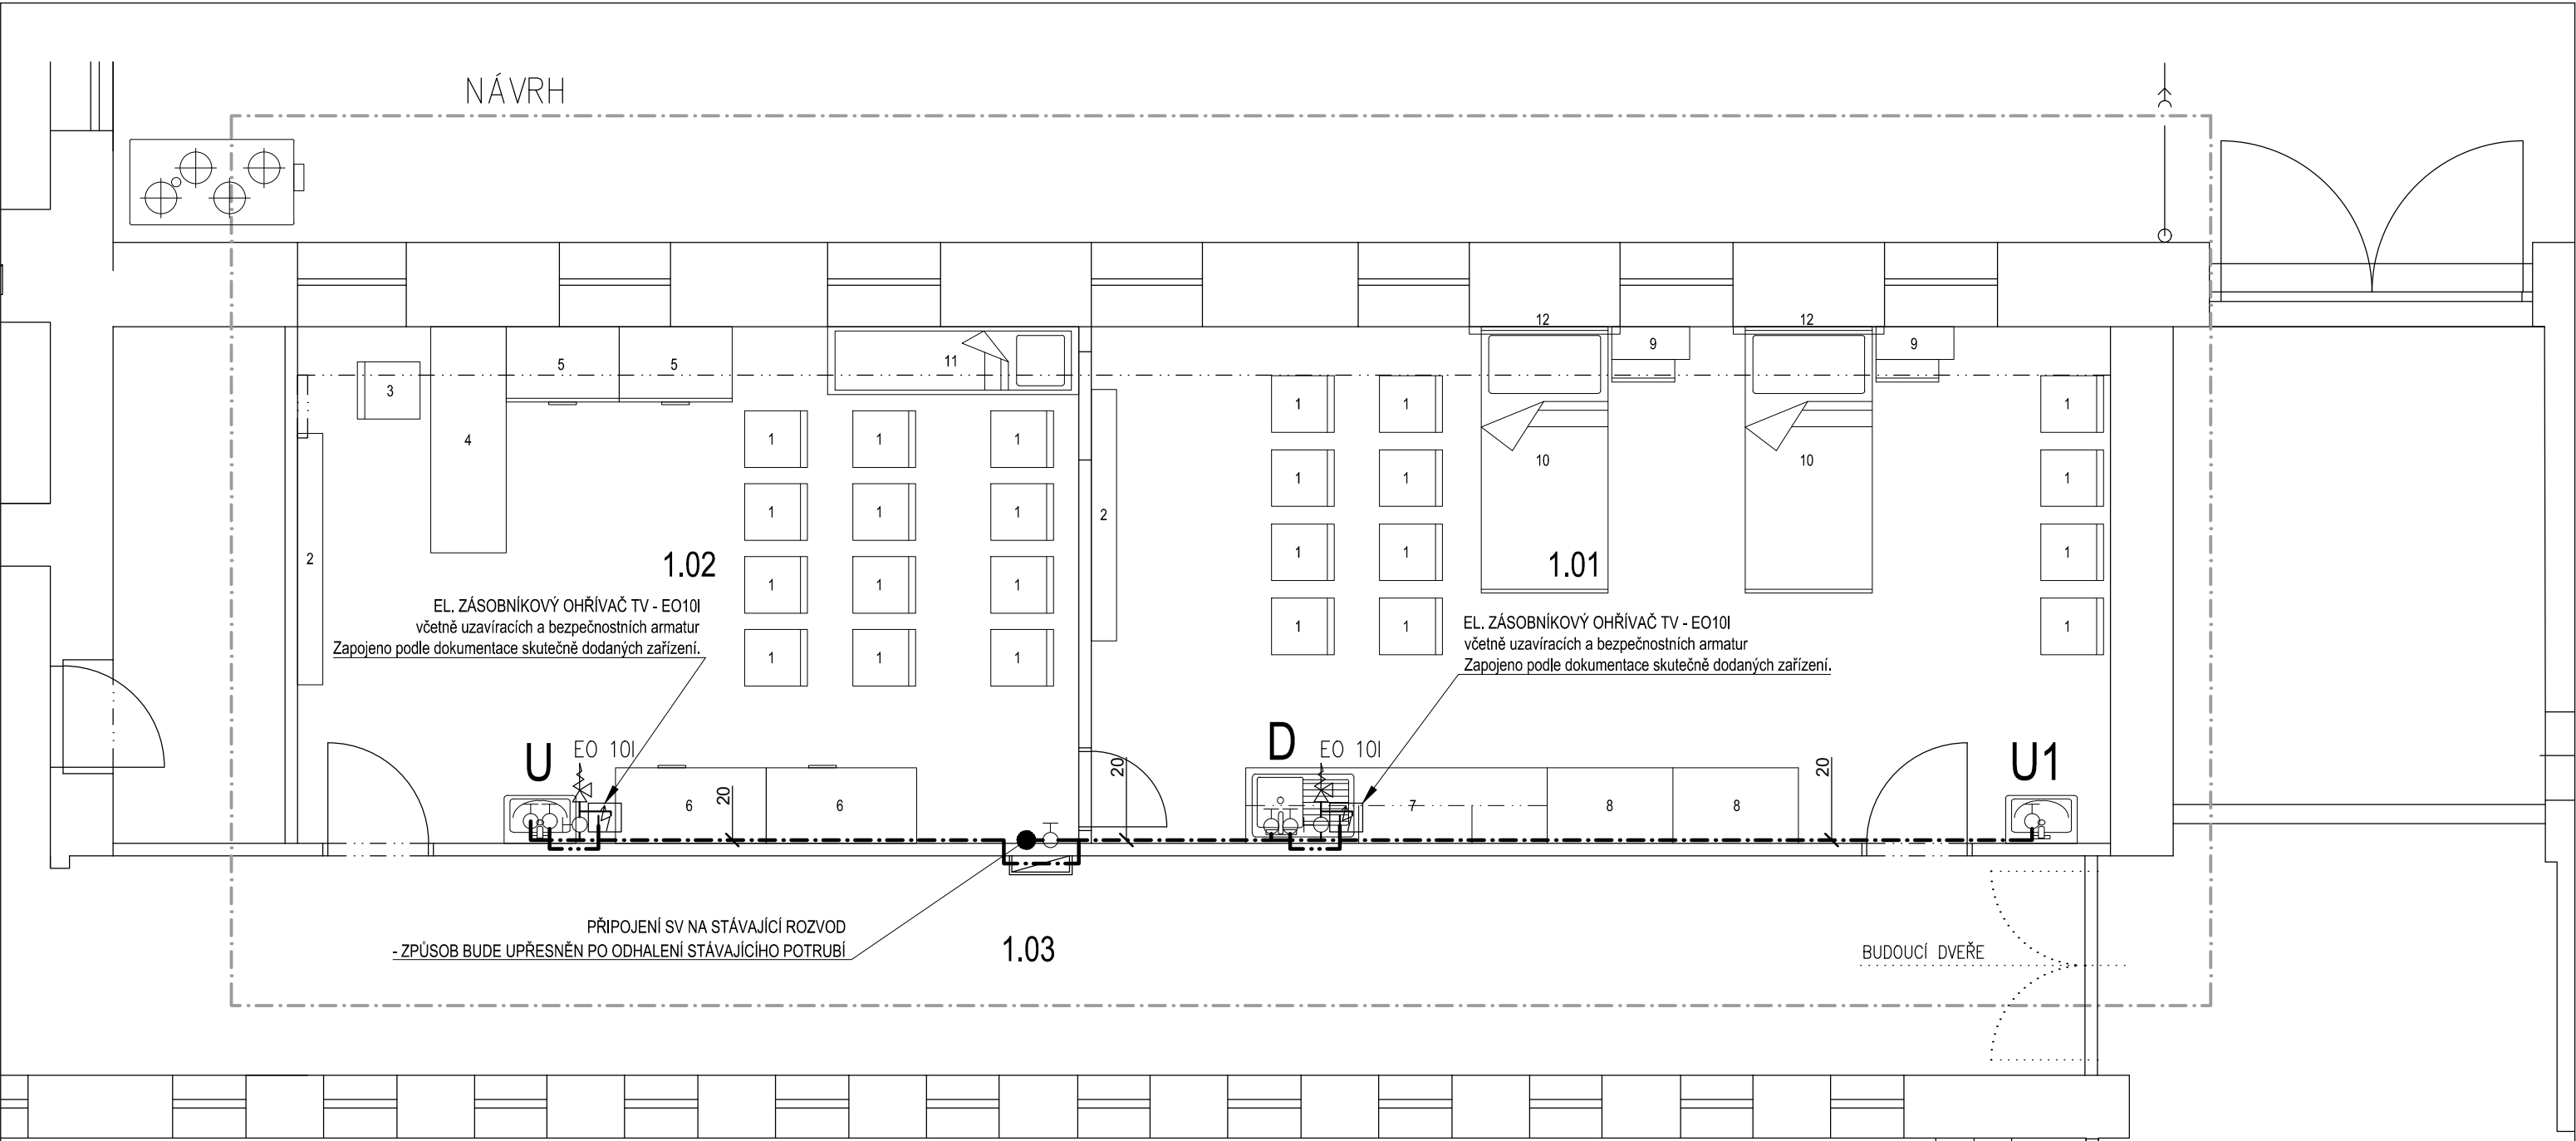

LEGENDA:

--- TRUBKY VODOV. PLAST (IZOL. DLE ČSN 73 66 60) - SV
--- TRUBKY VODOV. PLAST (IZOL. DLE ČSN 73 66 60) - TV
--- KULOVÝ UZÁVĚR NA PORUBÍ S ODVODNĚNÍM

U UMYVADLOVÁ BATERIE
STOJÁNKOVÁ S VÝPUSTÍ 1.1/4"
2x ROHOVÝ VENTIL T66 – 1/2" (s vnějším závitem 3/8", přívod 1/2")
VENTIL UMYVADLOVÝ


U1 STOJÁNKOVÝ
1x ROHOVÝ VENTIL T66 – 1/2" (s vnějším závitem 3/8", přívod 1/2")
DŘEZOVÁ BATERIE

D STOJÁNKOVÁ S VÝPUSTÍ 1.1/4"
2x ROHOVÝ VENTIL T66 – 1/2" (s vnějším závitem 3/8", přívod 1/2")

POZNÁMKA:
NAPOJENÍ ZAŘIZOVACÍCH PŘEDMĚTŮ BUDE PROVEDENO PODLE
DOKUMENTACE SKUTEČNĚ DODANÝCH ZAŘÍZENÍ.
Typy zařizovacích předmětů upřesní investor, nutno konfrontovat s návrhem interiéru.

TABULKA MÍSTNOSTÍ 1.NP					
Číslo	Název	Plocha	Druh podlahy	Povrchy stěn	Povrch stropu
1.01	odborná učebna	33,35 m ²	zátěžové PVC	malba + keramický obklad	malba
1.02	odborná učebna	25,56 m ²	zátěžové PVC	malba	malba
1.03	chodba (stávající)	28 m ²	dlažba (stávající)	malba (stávající)	podhled (stávající)

- Poznámky:
- Přesný rozměr nového okenního otvoru bude potřeba prověřit sondou
 - Nová nášlapná vrstva podlah v učebnách bude výškově navazovat na nášlapnou vrstvu ve stávající chodbě

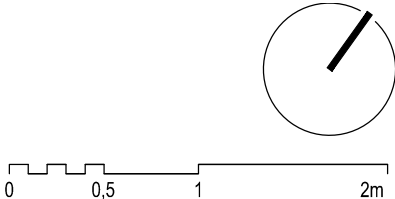

!ROZMĚRY NUTNO OVĚŘIT NA STAVBĚ!

NÁZEV AKCE: Rekonstrukce prostor zubní ordinace			STUPEŇ DOKUMENTACE: DSP	
		MÍSTO STAVBY:	Mládeže 1102 266 01 Beroun	
		STAVEBNÍK A ŽADATEL:	Střední zdravotnická škola Beroun Mládeže 1102 266 01 Beroun	
		ZODPOVĚDNÝ PROJEKTANT:	Ing. Arch. Ivan Vavřík Jaselská 32, Praha 6, + 420 724 030 872 vavrikivan1@gmail.com, ČAK 00 113	
		PROJEKTANT ČÁSTI:	SIPK - ING. JOSEF FUK Ing. Jiří Fuk E-mail: sipk-fuk@sipk.cz	FORMÁT: 2x A4
DATUM:	10/2023		MĚŘÍTKO: 1:50	
ČÁST: D.1.4.1 ZTI - KANALIZACE, VODOVOD	NÁZEV VÝKRESU / TEXTU: PŮDORYS 1.NP - NOVÝ STAV		ČÍSLO VÝKRESU: D.1.4.1 05	