


KOORDINAČNÍ SITUACE, - 1. ÚSEK, ČÁST 2

II/115 hr. hl. m. Prahy - Lety, rekonstrukce

M 1:500

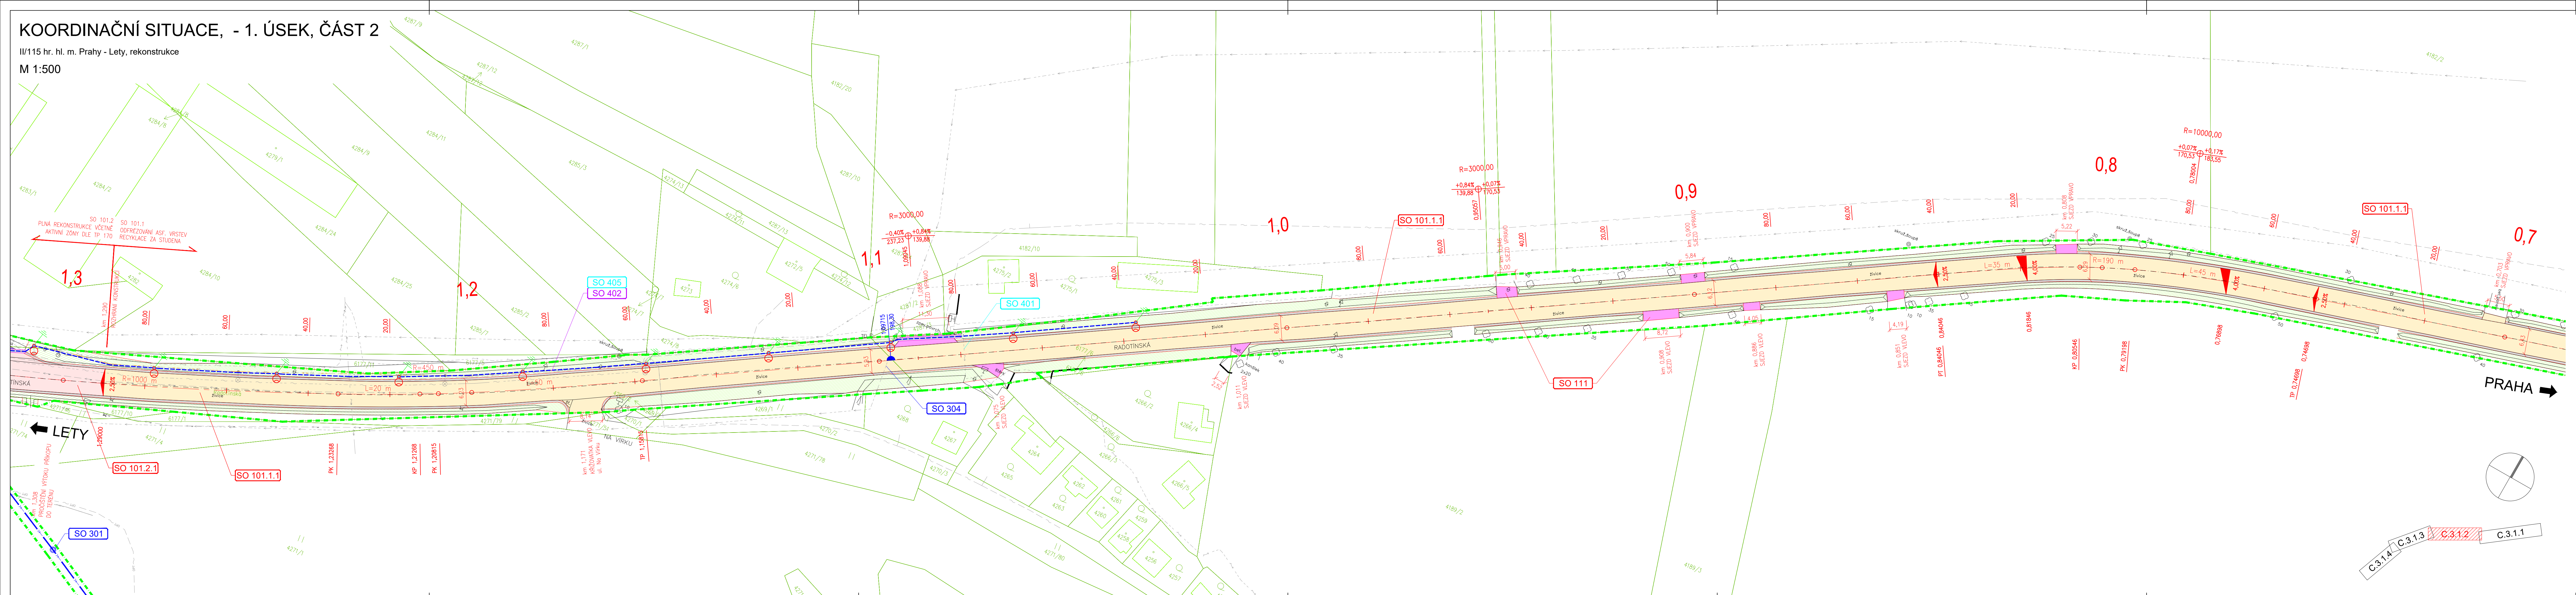

SEZNAM STAVEBNÍCH OBJEKTŮ A JEJICH SPRÁVCŮ:

SO 021	Příprava staveniště, 1. úsek	nepředává se	SO 301	Odvodnění komunikace, 1. úsek	KSÚS SK
SO 101.1	Rekonstrukce komunikace, 1. úsek, km 0,000-1,290	KSÚS SK	SO 302	Odvodnění komunikace, 2. úsek	KSÚS SK
SO 101.1.1	Obnova vozovky		SO 303	Ochrana kanalizace	Aquaconsult, spol. s r. o.
SO 101.1.2	Údržba povrchu		SO 304	Ochrana vodovodu	Aquaconsult, spol. s r. o.
SO 101.2	Rekonstrukce komunikace, 1. úsek, km 1,290-KU	KSÚS SK	SO 401	Přeložka vedení NN ČEZ distribuce	ČEZ Distribuce, a. s.
SO 101.2.1	Obnova vozovky		SO 402	Přeložka sdělovacího vedení CETIN	CETIN, a. s.
SO 101.2.2	Údržba povrchu		SO 404	Ochrana kabelů NN	ČEZ Distribuce, a. s.
SO 111	Sjezdy, 1. úsek	vlastníci	SO 405	Ochrana kabelů VO a NN	ELTODO, a. s.
SO 113	Úprava chodníku Dobřichovice	město Dobřichovice	SO 406	Ochrana sdělovacích kabelů	CETIN, a. s.
SO 114	Obrubníky Černošice	město Černošice	SO 501	Ochrana STL plynovodu	GasNet, s.r.o.
SO 114.1	Obnova a oprava				
SO 114.2	Výměna				
SO 114.3	Nový betonový obrubník				
SO 181	Dopravně inženýrská opatření	KSÚS SK			

LEGENDA PLOCH:

- VOZOVKA - ASF. BETON, PLNÁ REKONSTRUKCE
- VOZOVKA - ASF. BETON, FRÉZOVÁNÍ, RECYKLACE ZA STUŽENÁ
- SJEZDY - R-MAT
- CHODNÍK - BETONOVÁ DLAŽBA
- NEZPEVNĚNÁ KRAJNICE
- TERÉNNÍ ÚPRAVY
- PROČISTĚNÍ A REPROFILACE PŘÍKOPŮ
- OPRAVA POVRCHŮ-ÚDRŽBA

LEGENDA ČAR A ZNAČEK:

- HRANY NOVÉ
- PODELNÝ TRATIVOD
- HRANY STÁVAJÍCÍ
- HRANICE KN
- VODOROVNÉ DOPRAVNÍ ZNAČENÍ
- ULIČNÍ VÝSTUP NOVÝ / STÁVAJÍCÍ
- STÁVAJÍCÍ SOLITERNÍ ZELEN
- STÁVAJÍCÍ OPLOCENÍ
- STÁVAJÍCÍ OCELOVÉ SVODIDLO
- STÁVAJÍCÍ SLOUPY VO
- STÁVAJÍCÍ SDZ

SOUVISEJÍCÍ STAVBY:

- OPTIMALIZACE TRATI ČERNOŠICE (VČETNĚ - ODB. BEROJKA (MIMO))
- OBNOVA VODOVODU V RADOTINSKÉ ULICI
- VODOVOD A KANALIZACE V ULICI U VODÁRNÝ
- RADOTINSKÁ VEŘEJNÉ OSVĚTLENÍ
- MULTIFUNKČNÍ OPTICKÁ SÍŤ ČERNOŠICE

LEGENDA INŽENÝRSKÝCH SÍTÍ:

NOVÉ	STÁVAJÍCÍ	NÁZEV SÍTĚ (SPRÁVCE)
—	—	KANALIZACE BEZ ROZLIŠENÍ (Aquaconsult)
—	—	KANALIZACE SPLAŠKOVÁ (Aquaconsult)
—	—	KANALIZACE DEŠŤOVÁ
—	—	KANALIZACE TLAKOVÁ (Aquaconsult)
—	—	VODOVOD (Aquaconsult)
—	—	PLYN STL (GasNet)
—	—	NN PODZ. (ČEZ-D, Vodafone)
—	—	NN NADZ. (ČEZ-D, CETIN)
—	—	NN PODZ. (NEOVÉR, SZDC)
—	—	VN PODZ. (ČEZ-D)
—	—	VN NADZ. (ČEZ-D, ČEPS)
—	—	VVN PODZ. (ČEZ-D)
—	—	VO PODZ. (ELTODO, obec Lety)
—	—	VO NADZ. (ELTODO)
—	—	SDĚLOVACÍ KABEL PODZ. (CETIN, Sitel, Tella)
—	—	SDĚLOVACÍ KABEL NADZ. (CETIN)
—	—	SDĚLOVACÍ KABEL NEPROVOD. (CETIN)
—	—	SDĚLOVACÍ KABEL OPT. (T-Mobile, O2, Telekom)
—	—	SDĚLOVACÍ KABEL VKS PODZ. (UPC)
—	—	SDĚLOVACÍ KABEL PODZ. (ČD Telematika)
—	—	RADIOVÉ SÍTĚ (CETIN)
—	—	KANALIZACE TLAKOVÁ - SOUVISEJÍCÍ STAVBA JINÉHO INVESTORA
—	—	VODOVOD - SOUVISEJÍCÍ STAVBA JINÉHO INVESTORA
—	—	OSVĚTLENÍ - RADOTINSKÁ VEŘEJNÉ

02	05/2024	Úprava zobrazení typů čar	AKo	DCi
01	01/2024	Optimalizace dle BA	AKo	DCi
Č.	Datum	Popis	Vypracoval	Schválil
REVIZE				

Souřadnicový systém S-JTSK, Výškový systém Bpv

Objednatel:

Středočeský kraj
Zborovská 81/11,
150 21 Praha 5

Středočeský kraj

Navrhl/vypracoval:

Ing. Andri Kastenko

Technická kontrola:

Ing. Martin Daniel

Zodpovědný projektant:

Ing. Martin Pěknica

Hlavní inženýr projektu:

Ing. Dušan Cichra

Zhotovitel:

Mott MacDonald CZ, spol. s r.o.

Národní 984/15
110 00 Praha 1
+420 221412800

MOTT MACDONALD

Kraj: Středočeský kraj

Katastrální území: Černošice

Acce:

II/115 hr. m. Prahy - Lety, rekonstrukce
1. úsek - oblast Černošice

Příloha:

Koordináční situace - 1. úsek, část 2

Čís.sml.obj.:

S-0823/DOP/2018

Čís.akce:

399219

Datum:

10/2023

Stupeň:

PDPs

Formát:

BxA4

Měřítko:

1:500

Číslo kopie:

Číslo přílohy:

C.3.1.2