
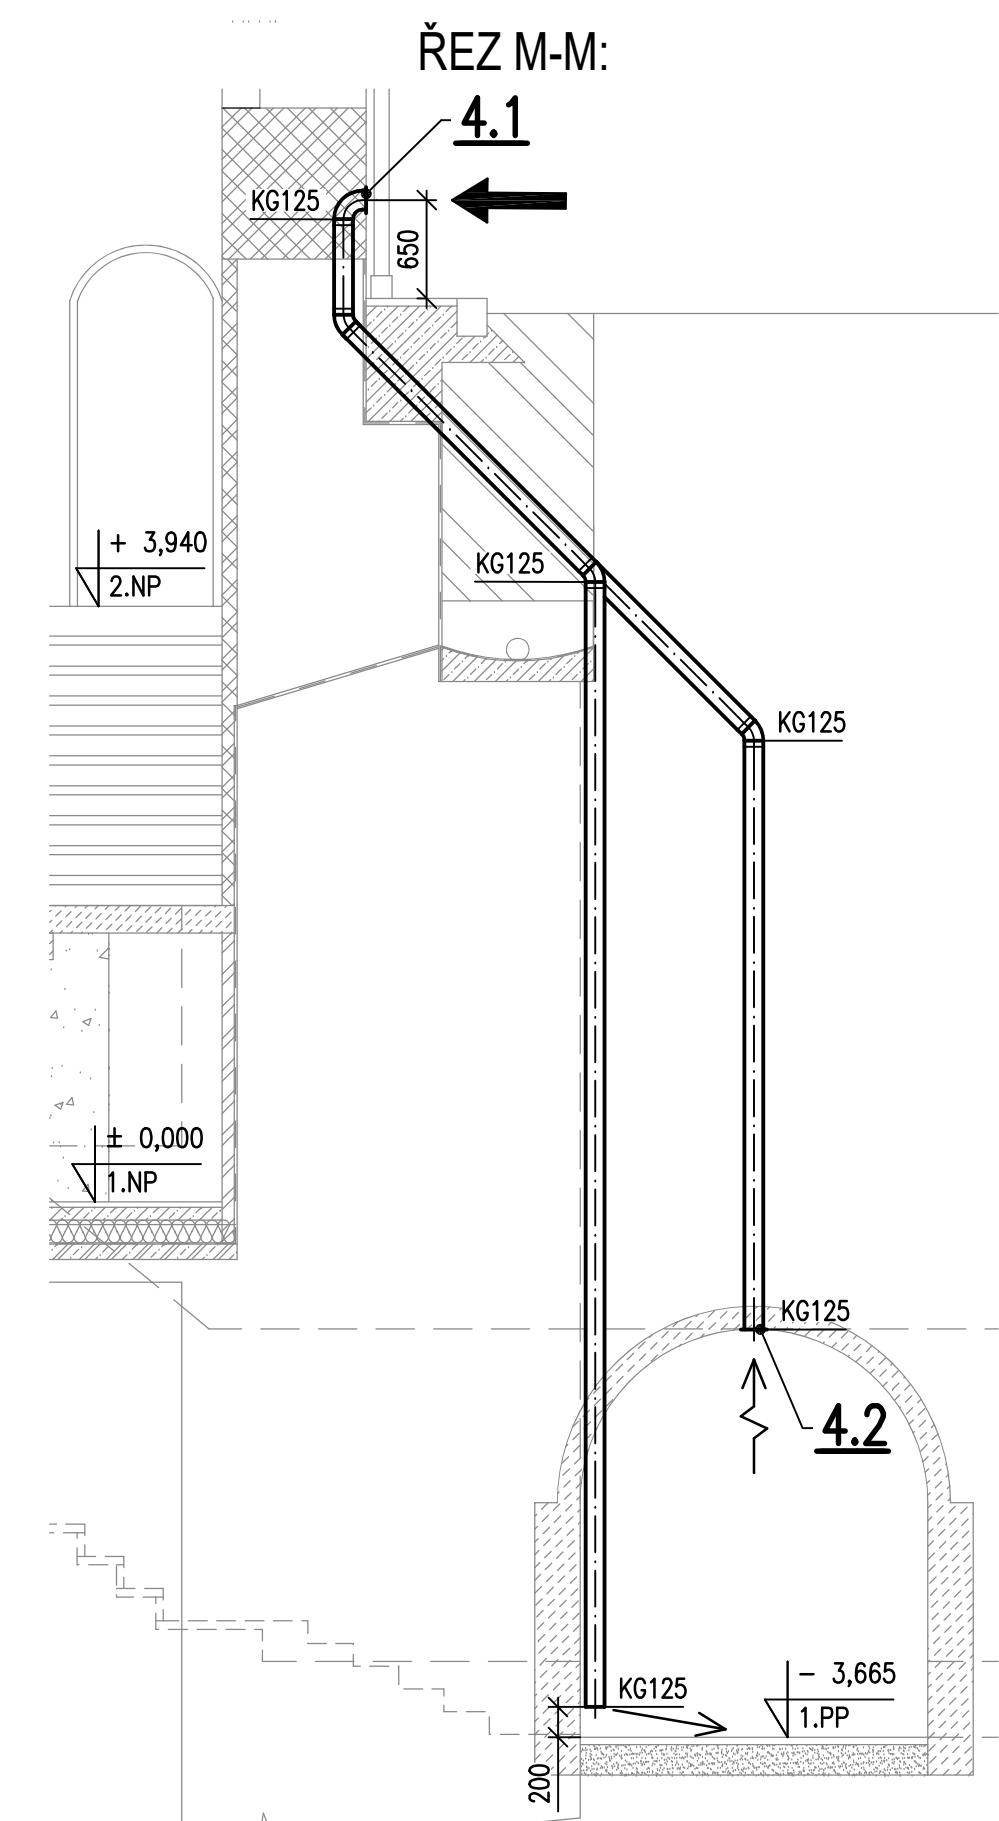



1. Pozice viz Specifikace a Přehled vzduchotechnického zařízení v Technické zprávě.
2. Před realizací je nutné zaměřit stávající konstrukce a ověřit, zda je možno ve stávajících stěnach a stropích vytvořit prostory a vést trasy potrubí v navržených místech. Na základě toho je pak nutné při realizaci případně upravit místa vstupů a tras potrubí!
3. Trasy VZT při realizaci koordinovat s ostatními profesemi.
4. Výšky zavešení potrubí jsou vztaheny ke ose potrubí (označení OSA), spodní hraně potrubí (označení SH) nebo horní hraně potrubí (pznačení HH). Výšky jsou udávány od $\pm 0,000$.
5. Nemí-li uvedeno jinak, potrubí bude z celového pozinkovaného plechu, některé části budou opatřeny náterem. Zbývající bude plastové, systém KG (kanalizační).
6. Potrubí a tvarovky musí být bez ostrých přechodů a hran. Nemí-li uvedeno jinak, jsou poloměry zaoblení čtyřhranných oblouků a odboček dle ON 12 0405 (viz také Technická zpráva).
7. Potrubí pro přívod venkovního vzduchu a výfuk z jednohodučeného vzduchu z a do VZT jednotek bude uvnitř budovy izolováno tepelnou izolací z pěnového kaučuku min. v tl. 50 mm.

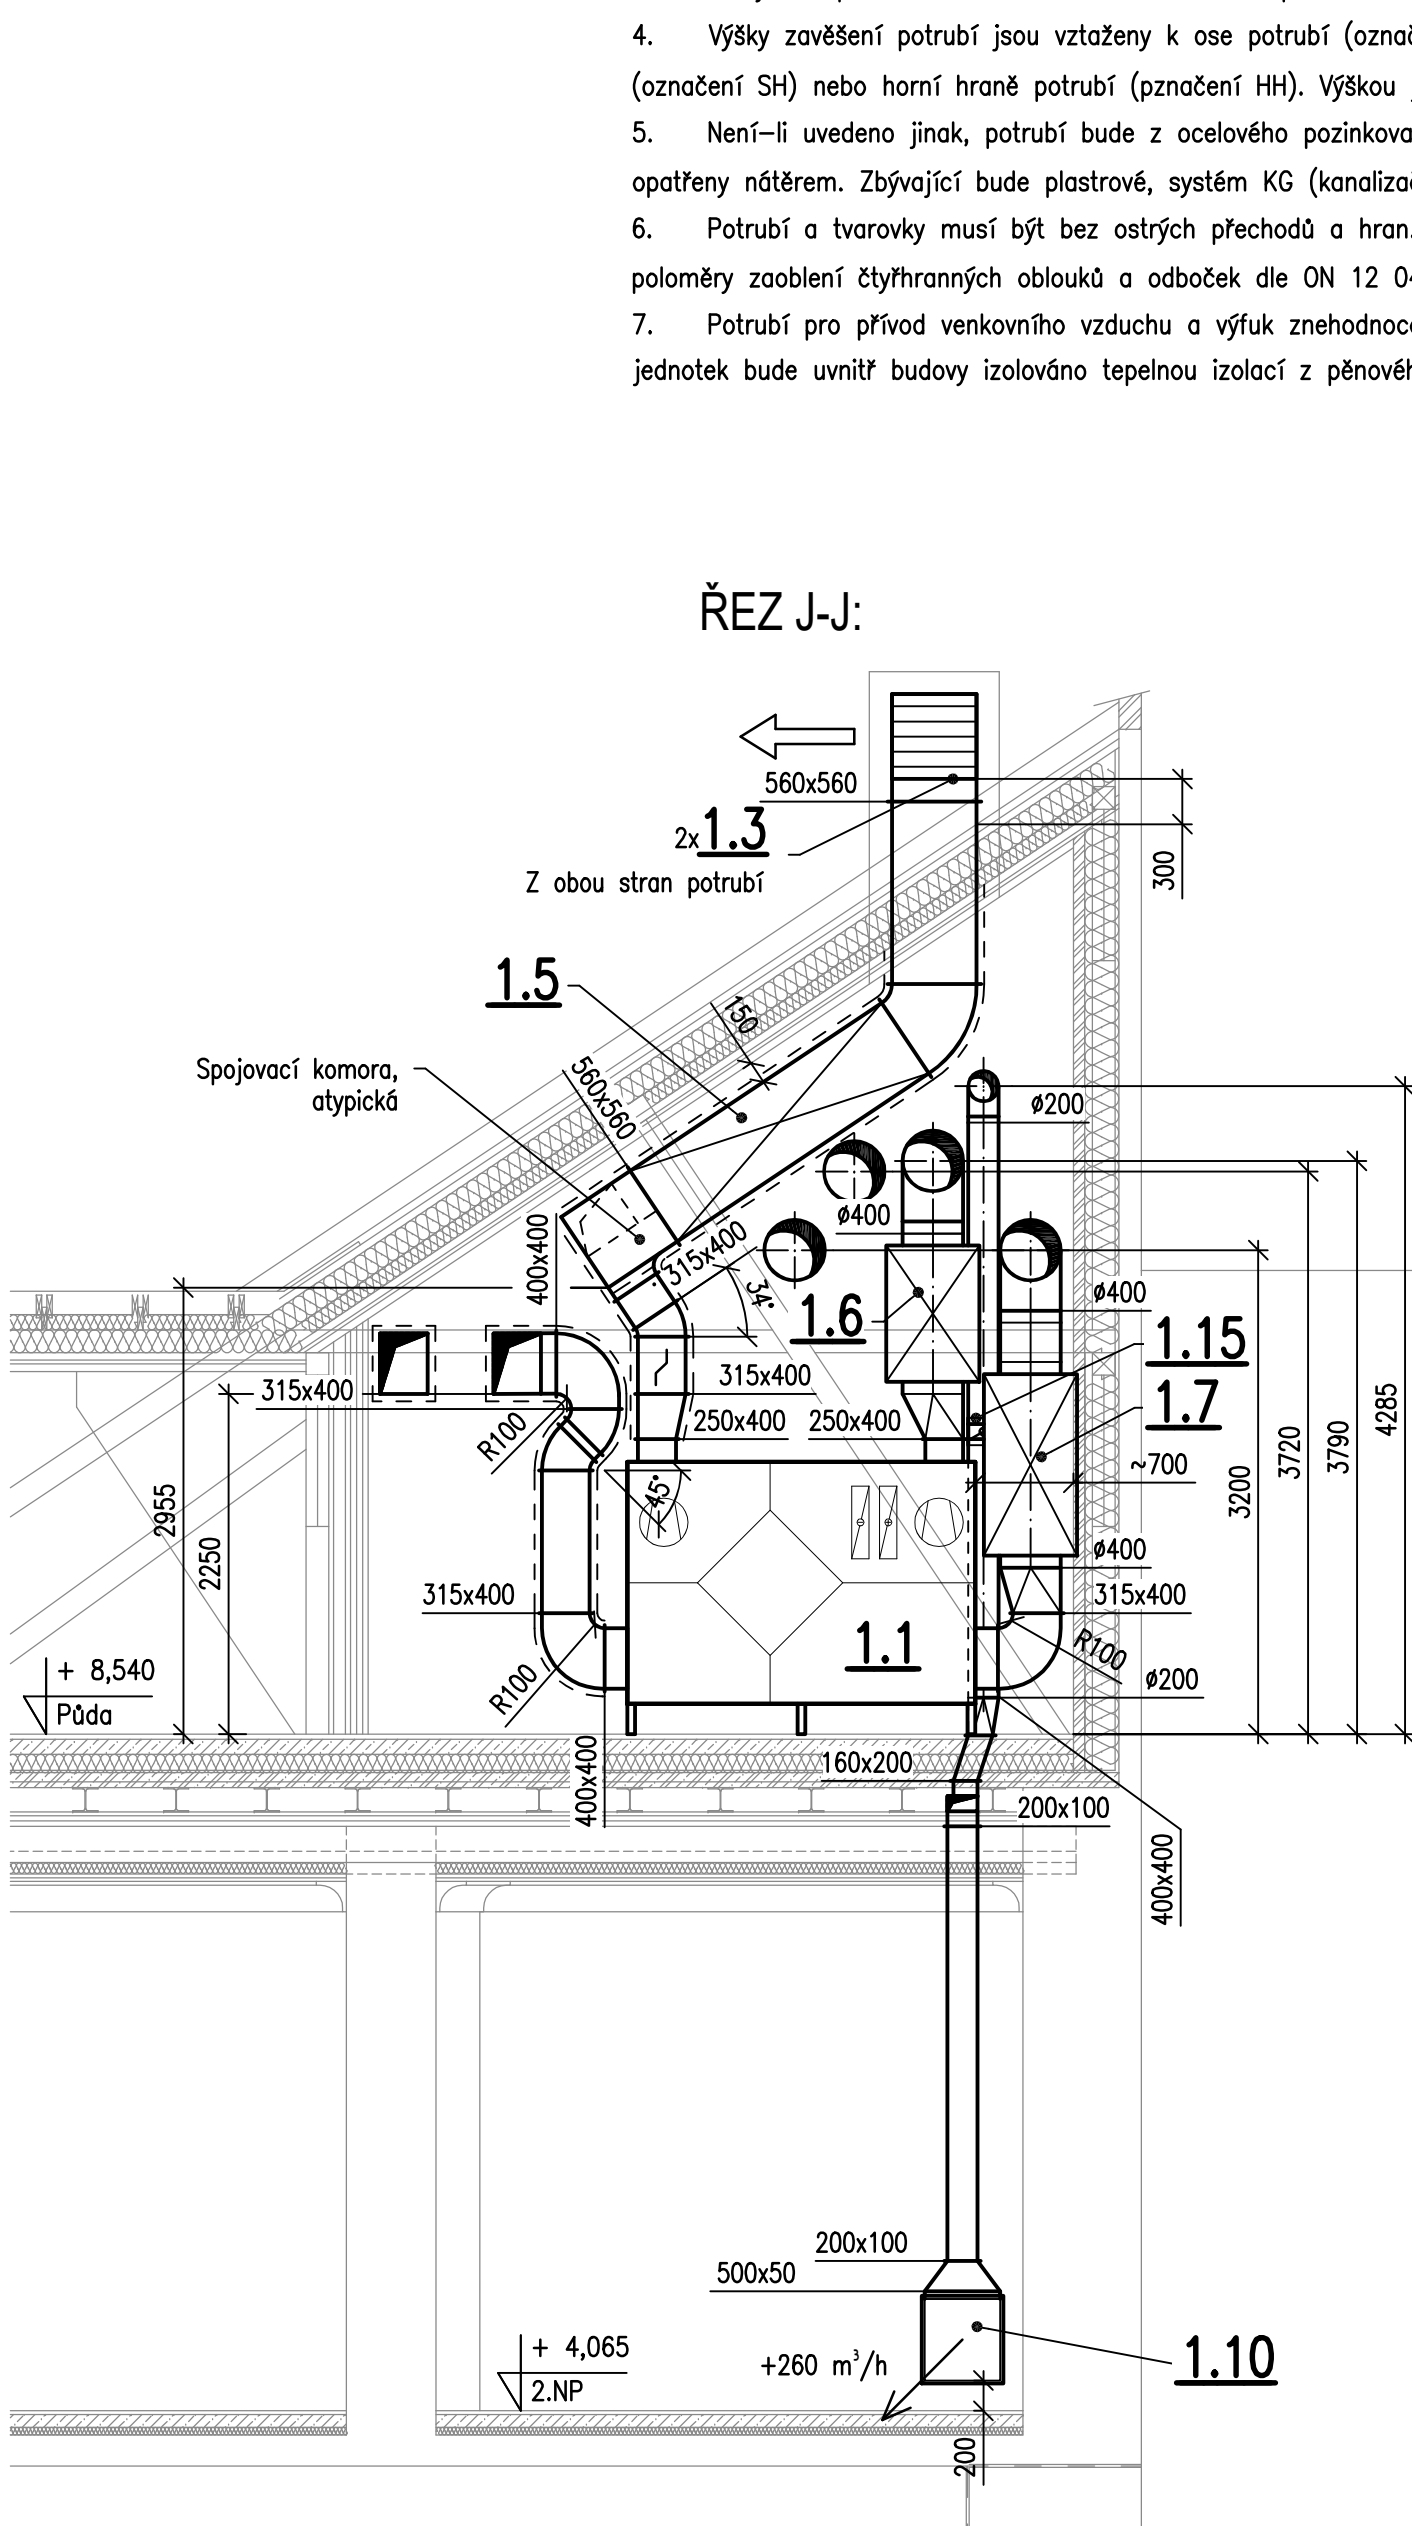

| | | |
|---|---|-----------------------------|
| Hlavní Projektant:  ENERGY BENEFIT CENTRE a.s. | Zpracovatel části: Vypracoval: Ing. Martin Pospíšil Zodpovědný projektant: Ing. Vladimír Fiedler | |
| | Energy Benefit Centre a.s. Thukurova 531/4, 160 00 Praha 6 tel.: +420 270 003 300 e-mail: kontakt@energy-benefit.cz internet: www.energy-benefit.cz | |
| | PROJEKT: Odstranění havarijního stavu, rekonstrukce a zajištění energetických úspor objektu Tylovův dům, Tylova č.p. 507, Kutná Hora | |
| | STAVEBNÍK: ČESKÉ MUZEUM STŘÍBRNÁ, p.o. Barborská 28, 284 01 Kutná Hora | |
| ČÁST, PROFESE: D.1.4.c) – ZARÍZENÍ VZDUCHOTECHNIKY | Číslo zakázky: 230266 | Paré: 00 |
| ČÁST, PROFESE: D.1.4.c) – ZARÍZENÍ VZDUCHOTECHNIKY | Datum: 31.12.2023 | Datum: 31.12.2023 |
| VÝKRES: Řezy – Vzduchotechnika | Část: D.1.4.c) | Stupeň: DPS |
| | Číslo výkresu: 07 | Formát: 8 x A4 |
| | | Měřítko: 1:50 |