

České muzeum stříbra,  
příspěvková organizace  
Barborská 28/9  
28401 Kutná Hora

naše značka  
5002181518

vyřizuje  
Jaroslav Zamazal

datum  
08.07.2020

Věc:

**Odběrné plynové zařízení pro objekt čp. 507, ulice Tylova, Kutná Hora - rekonstrukce a přemístění měření**

Obec: Kutná Hora

Ulice: Tylova 507/6

K.ú. - p.č.: Neuvedeno

Stavebník: České muzeum stříbra, příspěvková organizace, Barborská 28/9, 28401 Kutná Hora

Účel stanoviska: Odsouhlasení projektové dokumentace plynárenského zařízení

GasNet, s.r.o., jako provozovatel distribuční soustavy (PDS) a technické infrastruktury, zastoupený GridServices, s.r.o., vydává toto stanovisko:

K předložené projektové dokumentaci na odběrné plynové zařízení (dále jen "OPZ") vydáváme souhlasné stanovisko pouze z hlediska umístění hlavního uzávěru plynu (dále jen "HUP"), fakturačního plynoměru, hodinového množství odebraného plynu a počtu spotřebičů.

Umístění HUP: hranice pozemku/nika/

Plynoměr, typ a rozteč: G 4, rozteč 250 mm + 2x stávající G4

Regulátor tlaku plynu: ne

Přetlak při měření: 2 kPa

Plynoměr musí být osazen v souladu s TPG 934 01.

Požadujeme osadit uzávěr před i za plynoměrem.

Řešení objektu HUP musí být realizováno v souladu s technickým požadavkem provozovatele distribuční soustavy (Zásady pro projektování, výstavbu, rekonstrukce a opravy místních sítí). Tento předpis je k dispozici na <http://www.gasnet.cz/cs/technicke-dokumenty>.

Na základě tohoto posouzení garantujeme výši odběru dle předložené PD.

Dále souhlasíme s rekonstrukcí vedení OPZ, se zásahem do neměřeného úseku plynu a přemístěním plynoměrů dle předložené PD.

Před zahájením vlastních prací je nutno požádat o sejmutí plomby na měřicích zařízeních, popřípadě dočasnou demontáž a přemístění plynoměrů technika správy plynoměrů pana Václava Blumentála, T:261153747, M:737200881, E:vaclav.blumental@gasnet.cz

Toto stanovisko platí pouze pro území a stavební objekty vyznačené v předložené dokumentaci a to 24 měsíců ode dne jeho vydání.

V případě dotčení pozemku v majetku společnosti GasNet, s.r.o. je třeba dále projednat smluvní vztah k tomuto pozemku. Kontakt na projednání naleznete na adrese [www.gasnet.cz/cs/kontaktni-system/](http://www.gasnet.cz/cs/kontaktni-system/), činnost "Smluvní vztahy - pozemky a budovy plynárenských zařízení", případně na NONSTOP zákaznické lince 800 11 33 55.

GridServices, s.r.o.

Plynárenská 499/1

Zábrdovice

602 00 Brno

T +420532221111

F +420545578571

E [info@gidservices.cz](mailto:info@gidservices.cz)

I [www.gidservices.cz](http://www.gidservices.cz)

IČ: 27935311

DIČ: CZ27935311

Zapsán do obchodního rejstříku:

Krajský soud v Brně

oddíl C, vložka 57165

26.07.2007

Bankovní spojení:  
Československá obchodní banka,  
a.s.

Číslo účtu: 17837923

Kód banky: 0300

Za správnost a úplnost dokumentace předložené s žádostí včetně jejího souladu s platnými předpisy plně zodpovídá její zpracovatel. Stanovisko nenahrazuje případná další stanoviska k jiným částem stavby.


V případě další korespondence nebo jednání (např. změna stavby) uvádějte naši značku - 5002181518 a datum tohoto stanoviska. Kontakty jsou k dispozici na [www.gridservices.cz](http://www.gridservices.cz) nebo NONSTOP zákaznická linka 800 11 33 55.



GasNet, s.r.o.  
zastoupená společností GridServices, s.r.o., IČ 279 35 311  
Jaroslav Zamazal  
Technik přípoj.a rozv. PZ-Čechy východ2  
Odd. přípoj. a rozvoj PZ-Čechy východ 2  
+420261153510  
[jaroslav.zamazal@gasnet.cz](mailto:jaroslav.zamazal@gasnet.cz)

Přílohy: Ověřená příloha žadatele, Ověřená příloha žadatele

PŮDORYS I.NP - DOMOVNÍ PLYNOVOD

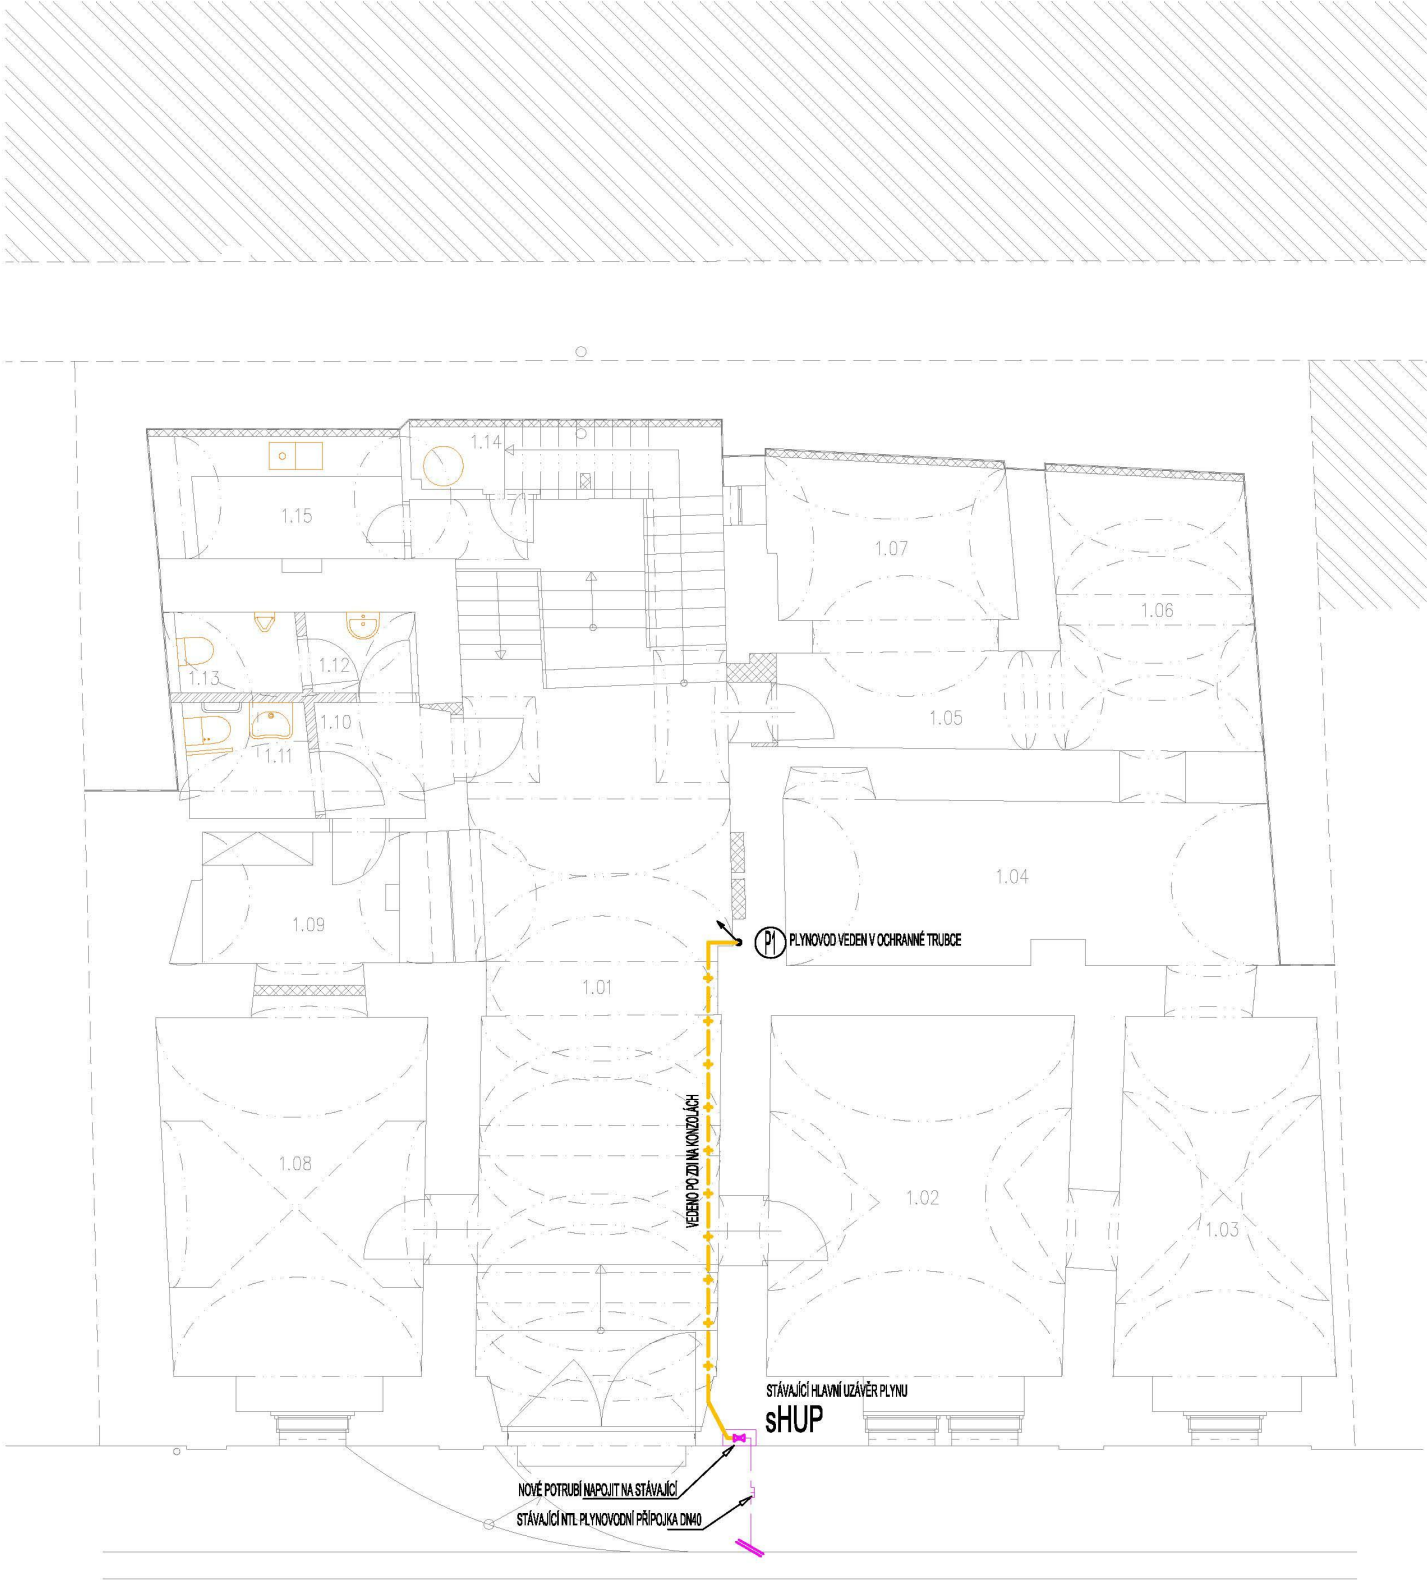

LEGENDA:

ZNAČKA	POPIS	TYP
—♦—♦—♦—	POTRUBÍ VNITŘNÍHO DOMOVNÍHO PLYNOVOD	OCEL. SVAŘ. POTRUBÍ, MĚĎ
POZNÁMKA: - VNITŘNÍ PLYNOVOD BUDE PROVEDEN Z OCELOVÉHO SVAŘOVANÉHO POTRUBÍ (ALT. MĚDĚNÉ POTRUBÍ) - PO PROVEDENÍ MONTÁŽE A PŘED NÁTĚREM ČI ZÁHOZEM POTRUBÍ BUDOU PROVEDENY ZKOUŠKY - PO PROVEDENÍ ZKOUŠEK BUDE POTRUBÍ OPATŘENO ZÁKLADNÍM A KRYCÍM ROZLIŠOVACÍM NÁTĚREM (ŽLUTÉ BARVY) DLE ČSN 13 0072 - MONTÁŽ PLYN. POTRUBÍ BUDE PROVÁDĚNA DLE MONTÁŽNÍCH PŘEDPISŮ VÝROBCŮ POTRUBÍ. - VŠECHNY PROSTUPY PLYNOVODNÍCH POTRUBÍ MEZI POŽÁRNÍMI ÚSEKY BUDOU OPATŘENY PROTIPOŽÁRNÍMI MANŽETAMI .		



HLAVNÍ PROJEKTANT:



**ENERGY  
BENEFIT**  
CENTRE s.r.o.

Energy Benefit Centre o.p.s.  
Tháškurova 531/4, 160 00 Praha 6  
tel.: +420 270 003 300  
e-mail: kontakt@energy-benefit.cz  
internet: www.energy-benefit.cz

ZPRACOVATEL ČÁSTI:

Vypracoval:

T. Balažovič

Zodpovědný projektant:

Ing. R. Vondra



**pridos**  
Na Potace 648, Hradec Králové 11  
tel./fax.: 495539037, IČO:132 07 245  
e-mail: pridoss@mail.cz

razítko a podpis

Zakázkové číslo:

200047

Paré:

Datum:

30.4.2020

Část:

D.1.4

Stupeň:

DSP

Změna:

00

Č.výkr.:

02

Formát:

2 x A4

Měřítko:

1:100

PROJEKT:

Odstranění havarijního stavu, rekonstrukce a zajištění energetických úspor objektu Tylův dům, Tylova č.p. 507, Kutná Hora

STAVEBNÍK:

ČESKÉ MUZEUM STŘÍBRA, p.o.  
Barborská 28, 284 01 Kutná Hora


ČÁST, PROFESE:

D.1.4.f) – PLYNOVÁ ZAŘÍZENÍ

VÝKRES:

PŮDORYS I.NP – DOMOVNÍ PLYNOVOD

PŮDORYS II.NP - DOMOVNÍ PLYNOVOD

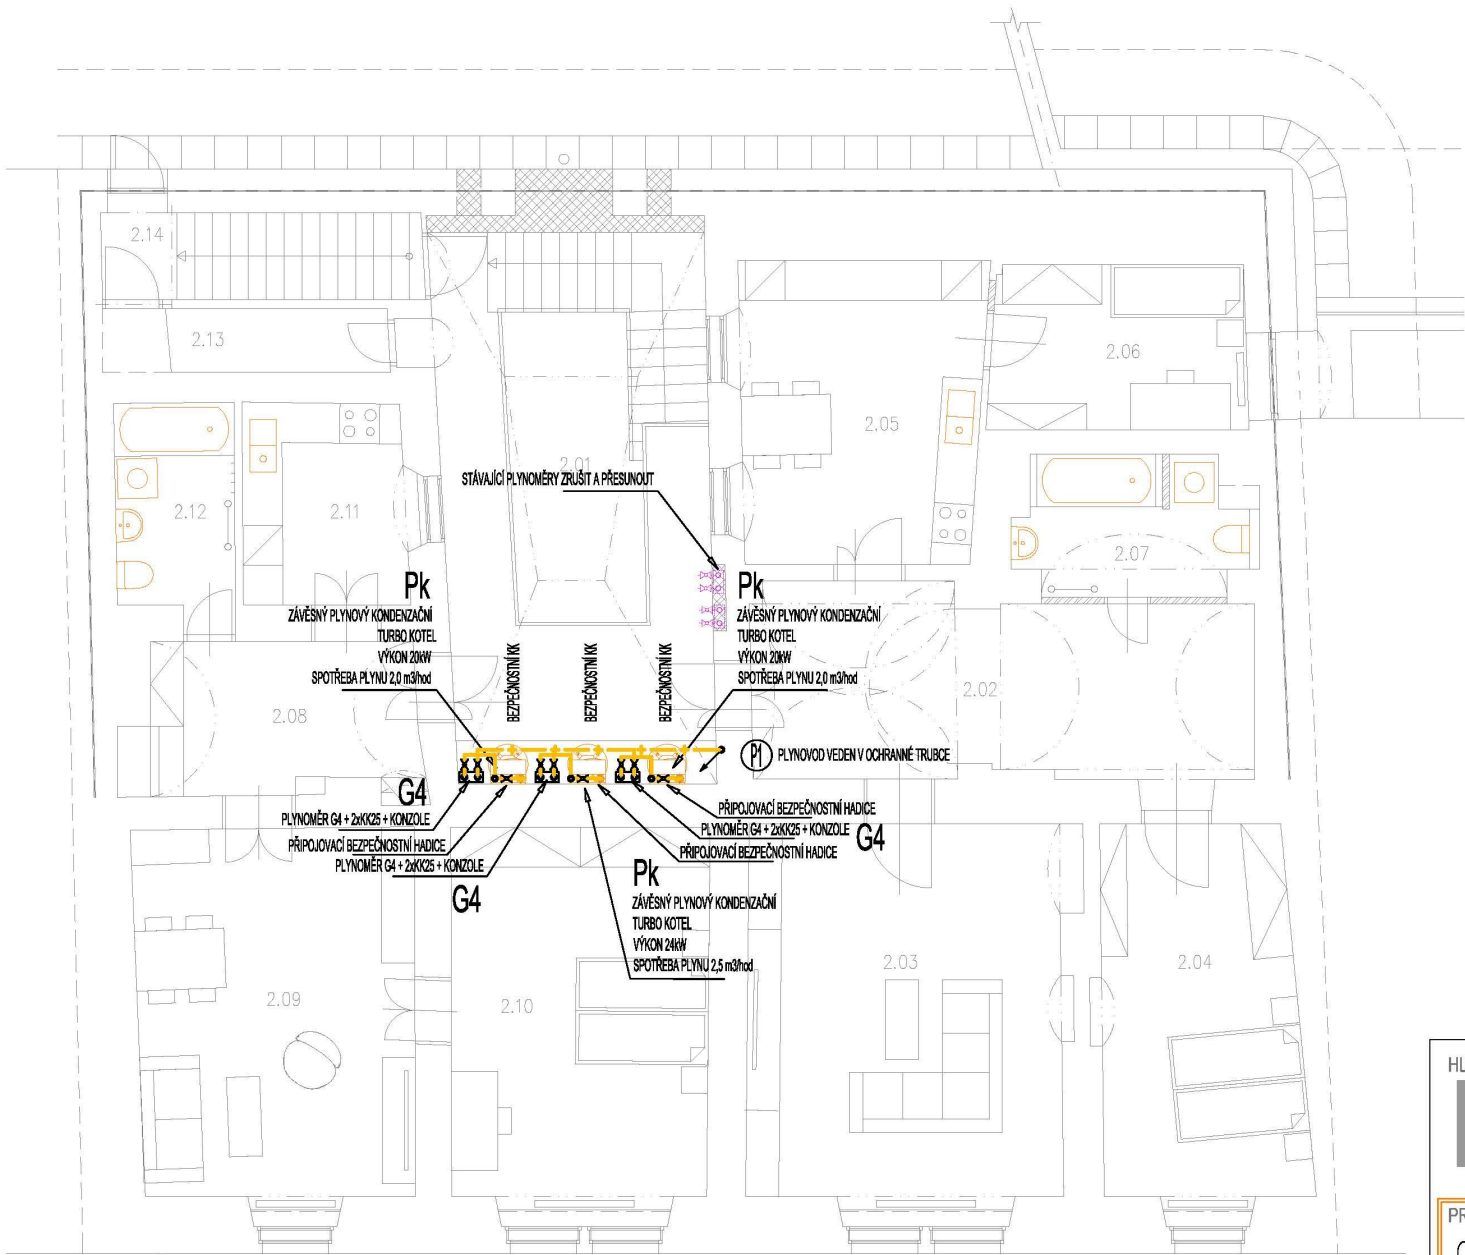

LEGENDA:

ZNAČKA	POPIS	TYP
—♦—♦—♦—	POTRUBÍ VNITŘNÍHO DOMOVNÍHO PLYNOVOD	OCEL. SVAŘ. POTRUBÍ, MĚĎ
POZNÁMKA: - VNITŘNÍ PLYNOVOD BUDE PROVEDEN Z OCELOVÉHO SVAŘOVANÉHO POTRUBÍ (ALT. MĚDĚNÉ POTRUBÍ) - PO PROVEDENÍ MONTÁŽE A PŘED NÁTĚREM ČI ZÁHOZEM POTRUBÍ BUDOU PROVEDENY ZKOUŠKY - PO PROVEDENÍ ZKOUŠEK BUDE POTRUBÍ OPATŘENO ZÁKLADNÍM A KRYCÍM ROZLIŠOVACÍM NÁTĚREM (ŽLUTÉ BARVY) DLE ČSN 13 0072 - MONTÁŽ PLYN. POTRUBÍ BUDE PROVÁDĚNA DLE MONTÁŽNÍCH PŘEDPISŮ VÝROBCŮ POTRUBÍ. - VŠECHNY PROSTUPY PLYNOVODNÍCH POTRUBÍ MEZI POŽÁRNÍMI ÚSEKY BUDOU OPATŘENY PROTIPOŽÁRNÍMI MANŽETAMI .		



HLAVNÍ PROJEKTANT:



**ENERGY  
BENEFIT**  
CENTRUM s.r.o.

Energy Benefit Centre o.p.s.  
Tháškurova 531/4, 160 00 Praha 6  
tel.: +420 270 003 300  
e-mail: kontakt@energy-benefit.cz  
internet: www.energy-benefit.cz

ZPRACOVATEL ČÁSTI:

Vypracoval:

T. Balažovič

Zodpovědný projektant:

Ing. R. Vondra



Na Potace 648, Hradec Králové 11  
tel./fax.: 495539037, IČO:132 07 245  
e-mail: pridos@mail.cz

PROJEKT:

Odstranění havarijního stavu, rekonstrukce a zajištění energetických úspor objektu Tylův dům, Tylova č.p. 507, Kutná Hora

STAVEBNÍK:

ČESKÉ MUZEUM STŘÍBRA, p.o.  
Barborská 28, 284 01 Kutná Hora

ČÁST, PROFESE:

D.1.4.f) – PLYNOVÁ ZAŘÍZENÍ

VÝKRES:

PŮDORYS II.NP – DOMOVNÍ PLYNOVOD

razítko a podpis

Zakázkové číslo:

200047

Paré:

Datum:

30.4.2020

Část:

D.1.4

Stupeň:

DSP

Změna:

00

Č.výkr.:

03

Formát:

2 x A4

Měřítko:

1:100